




PŮDORYS M 1:100

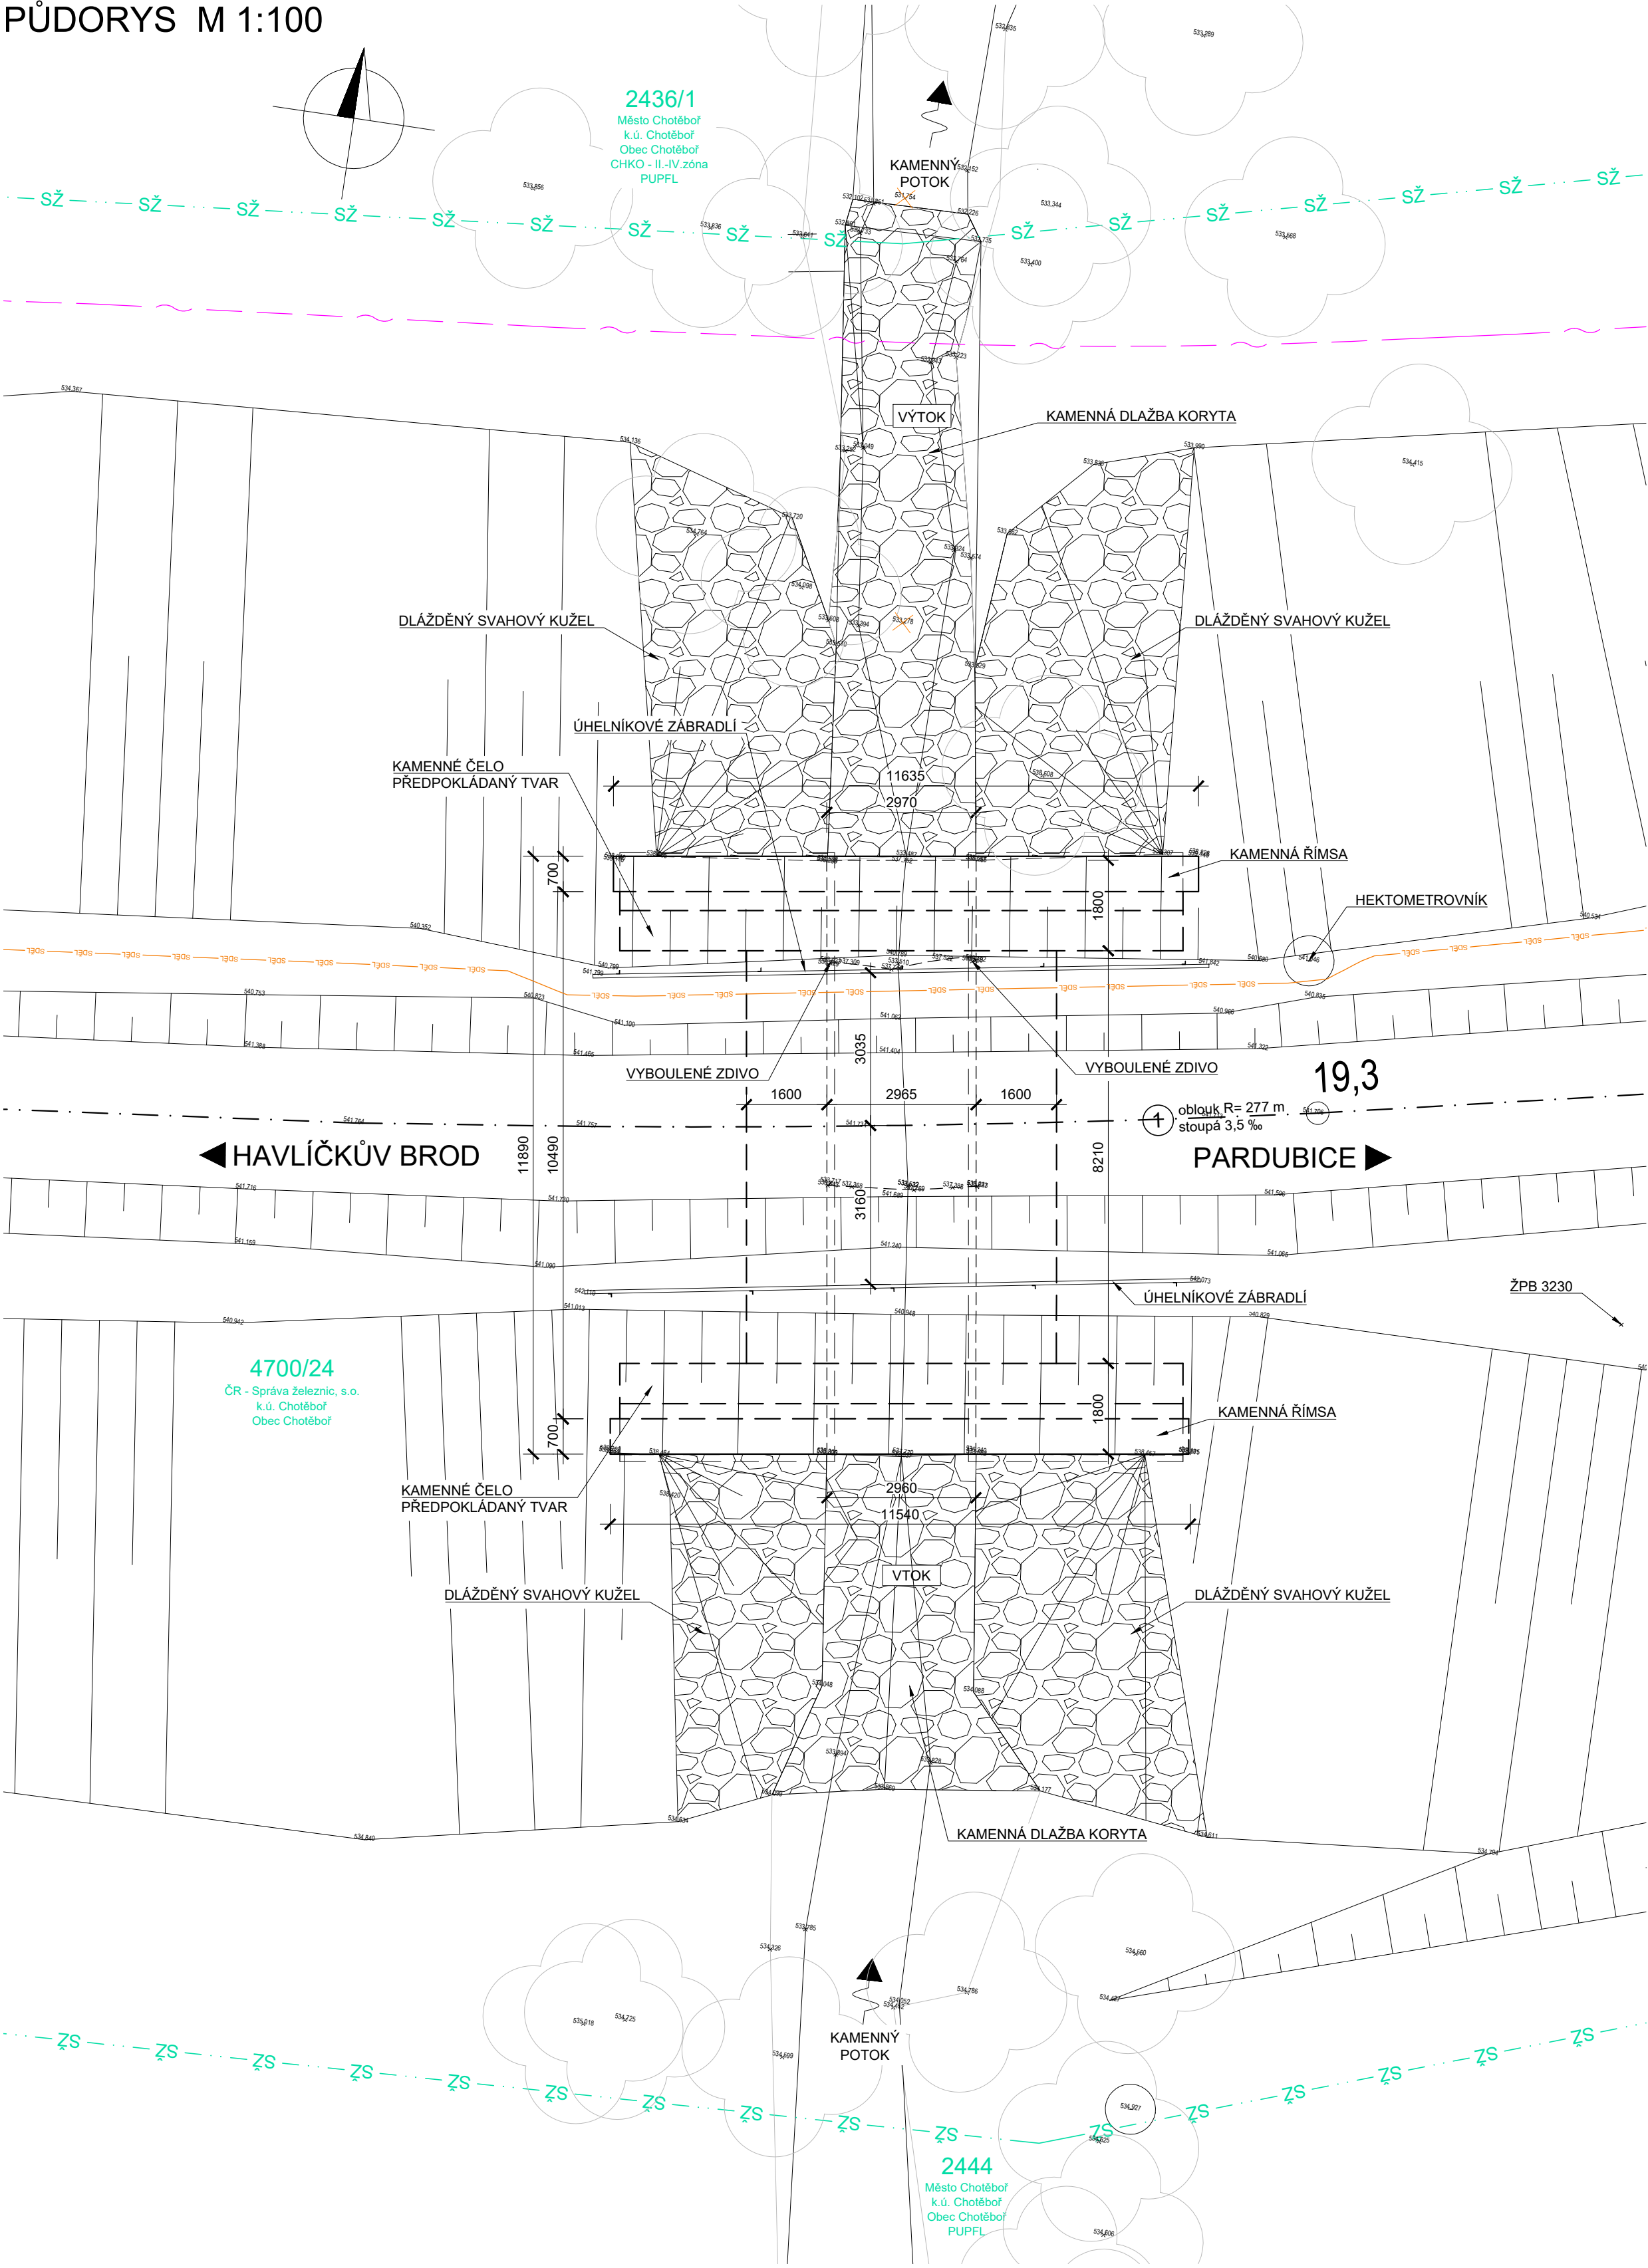


PŘÍČNÝ ŘEZ M 1:100

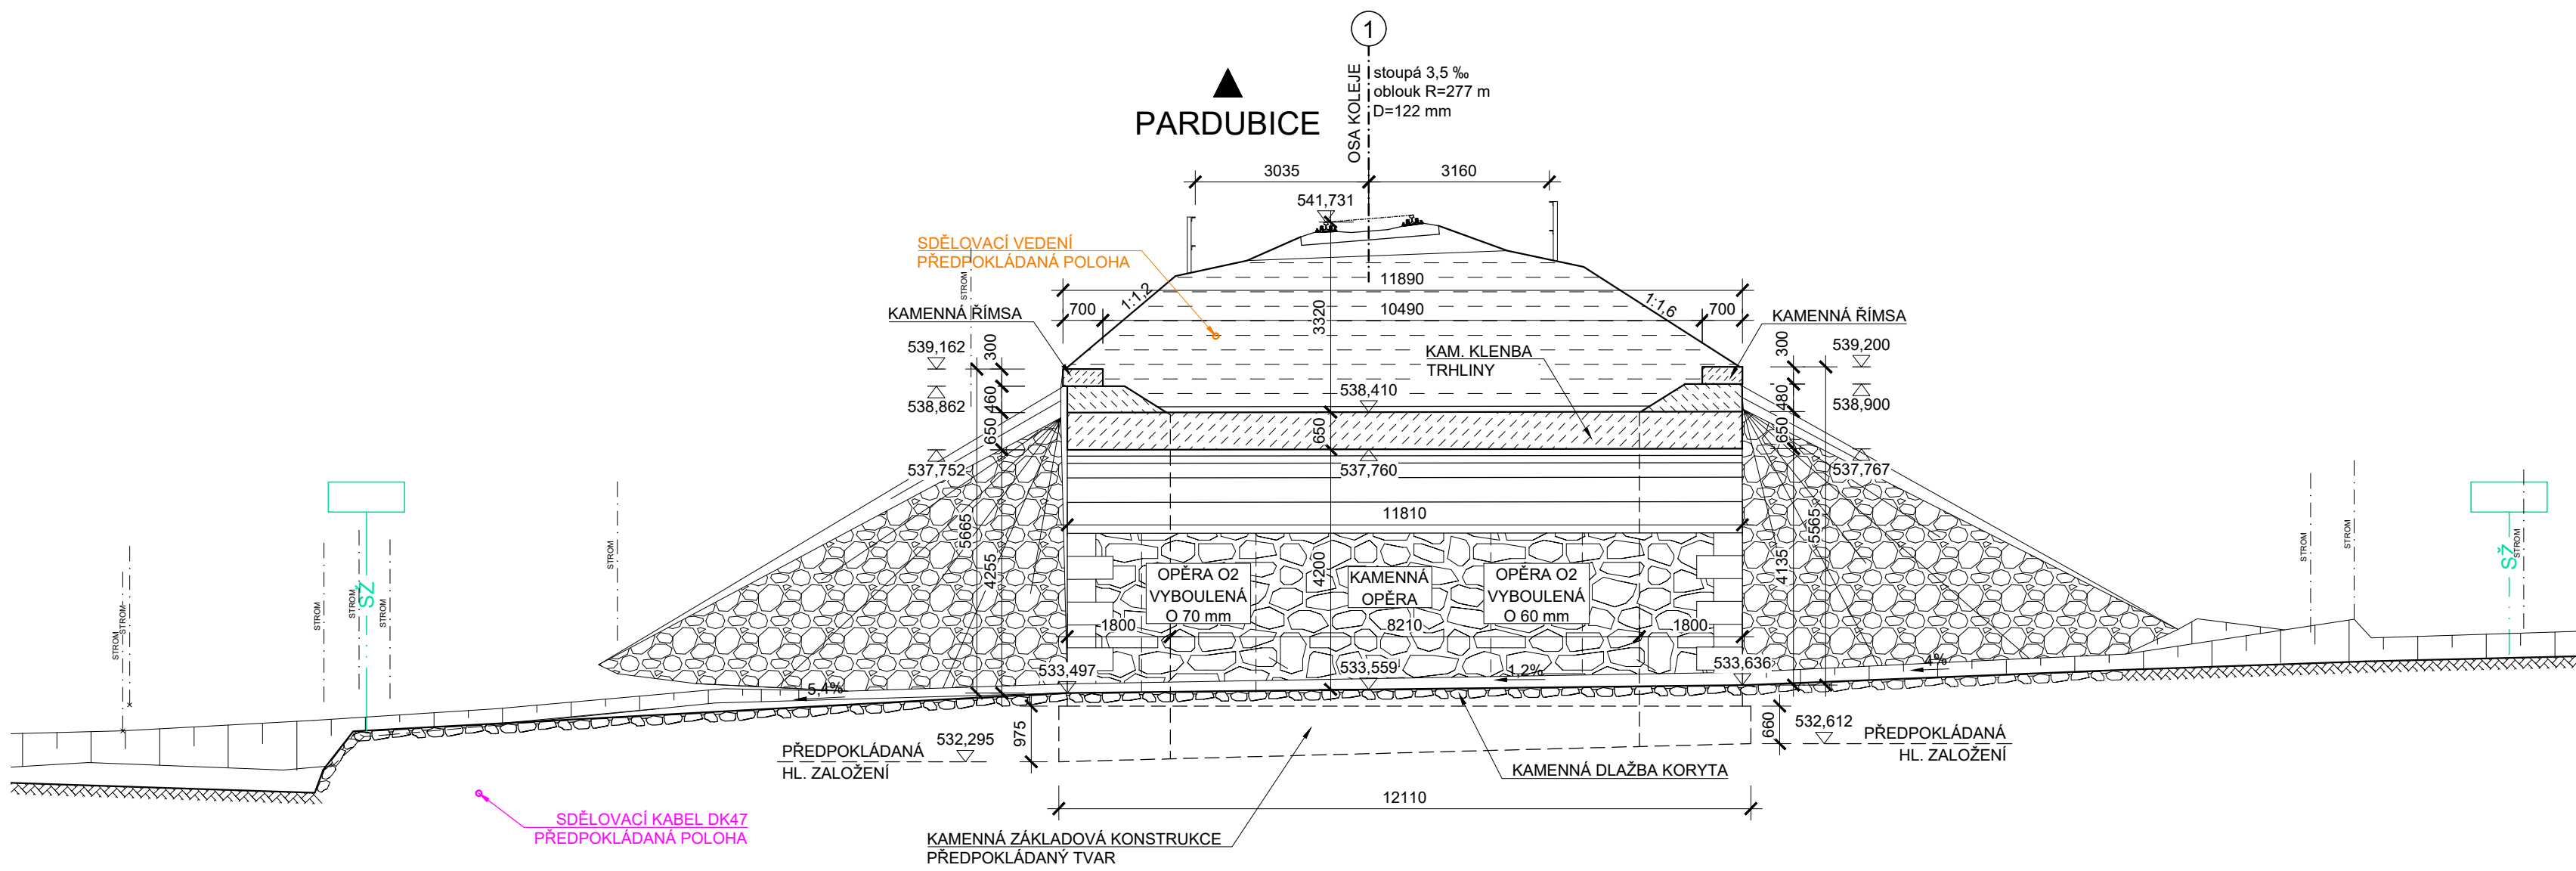


PODÉLNÝ ŘEZ M 1:100

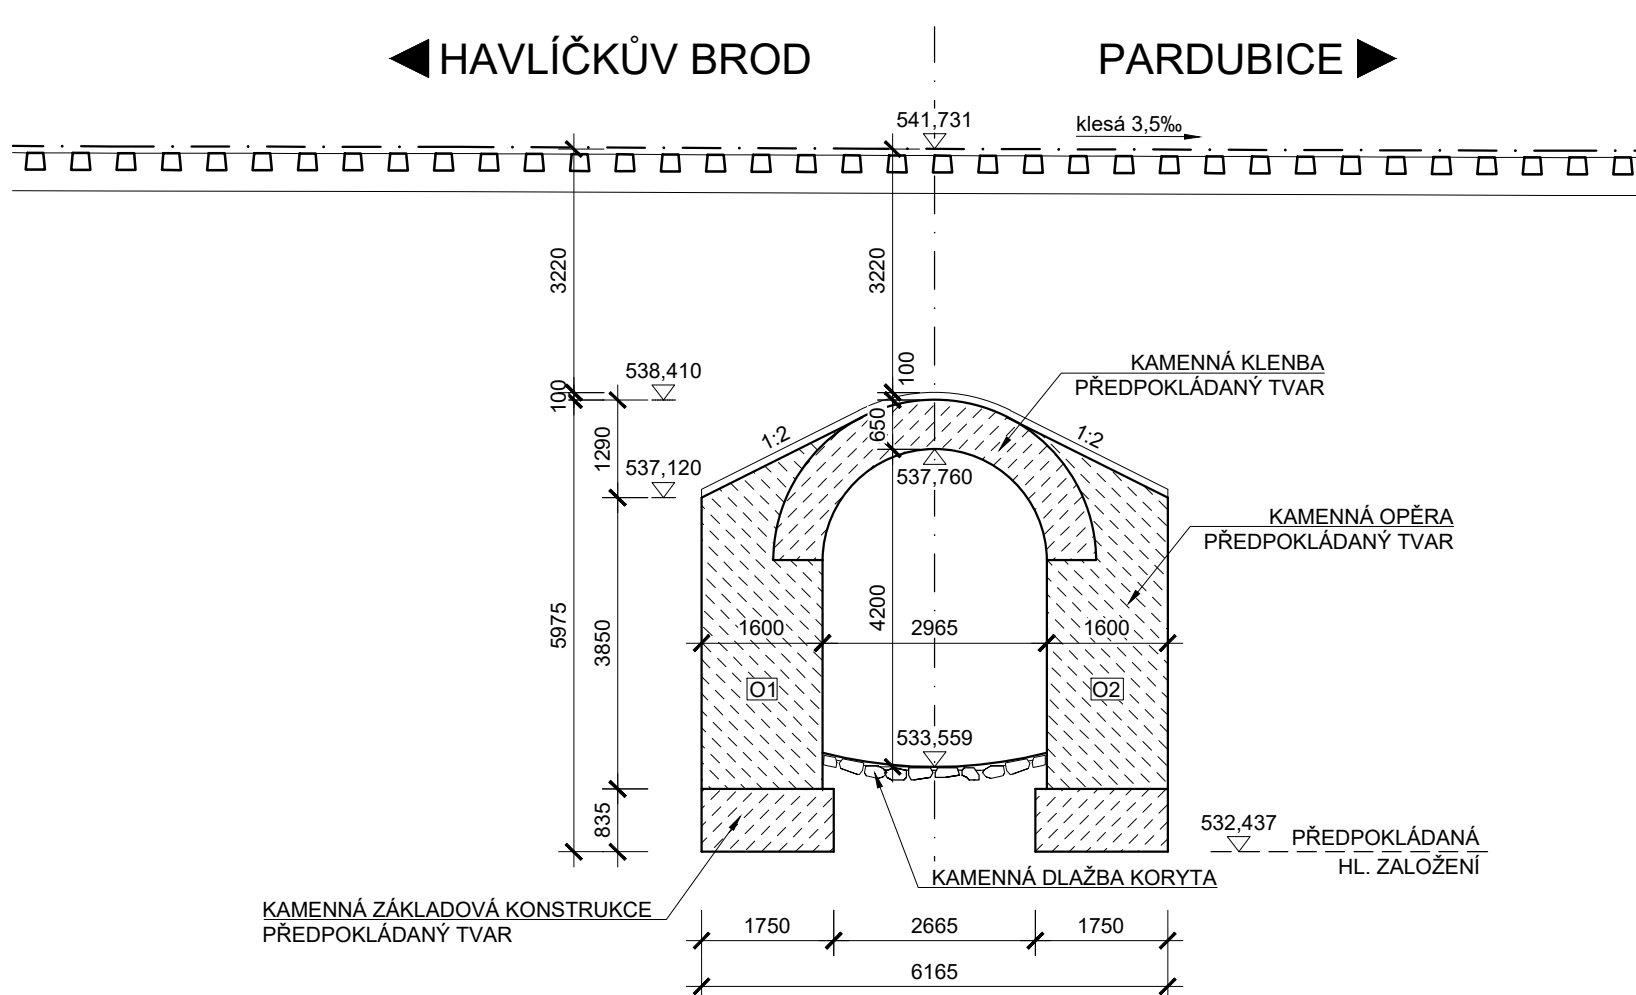

POHLED ZLEVA M 1:100

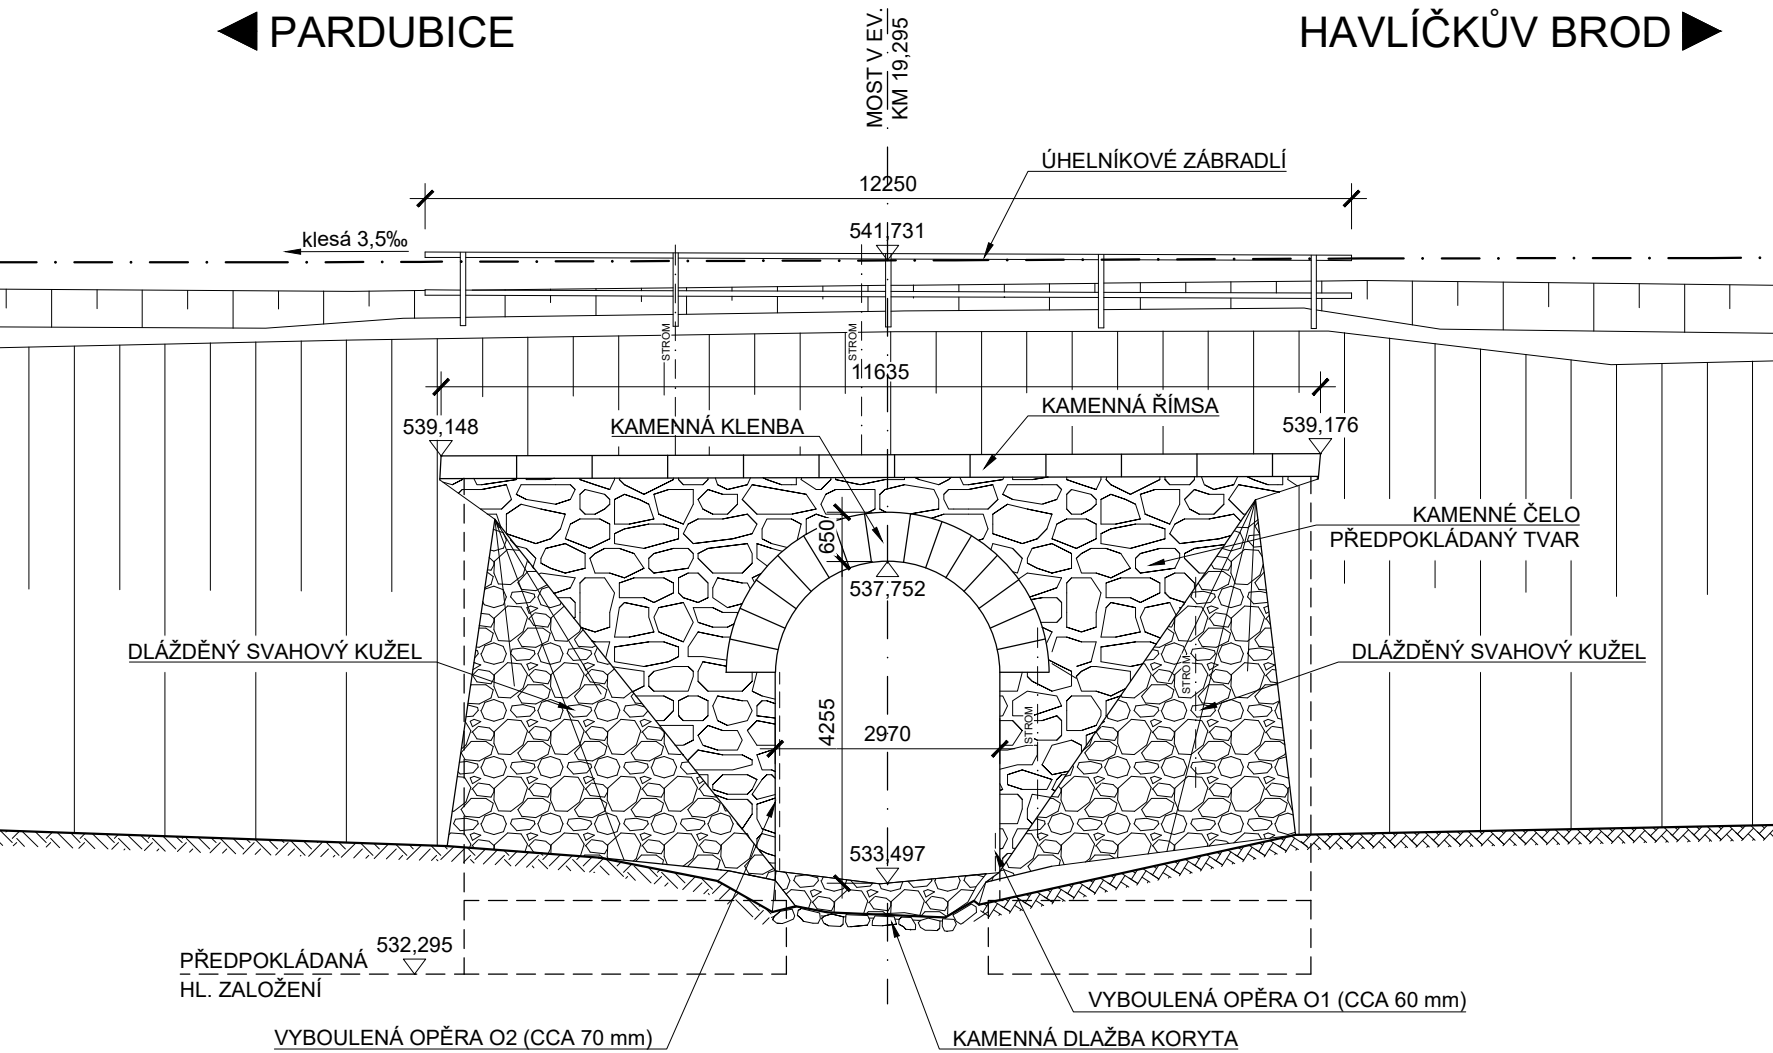

POHLED ZPRAVA M 1:100

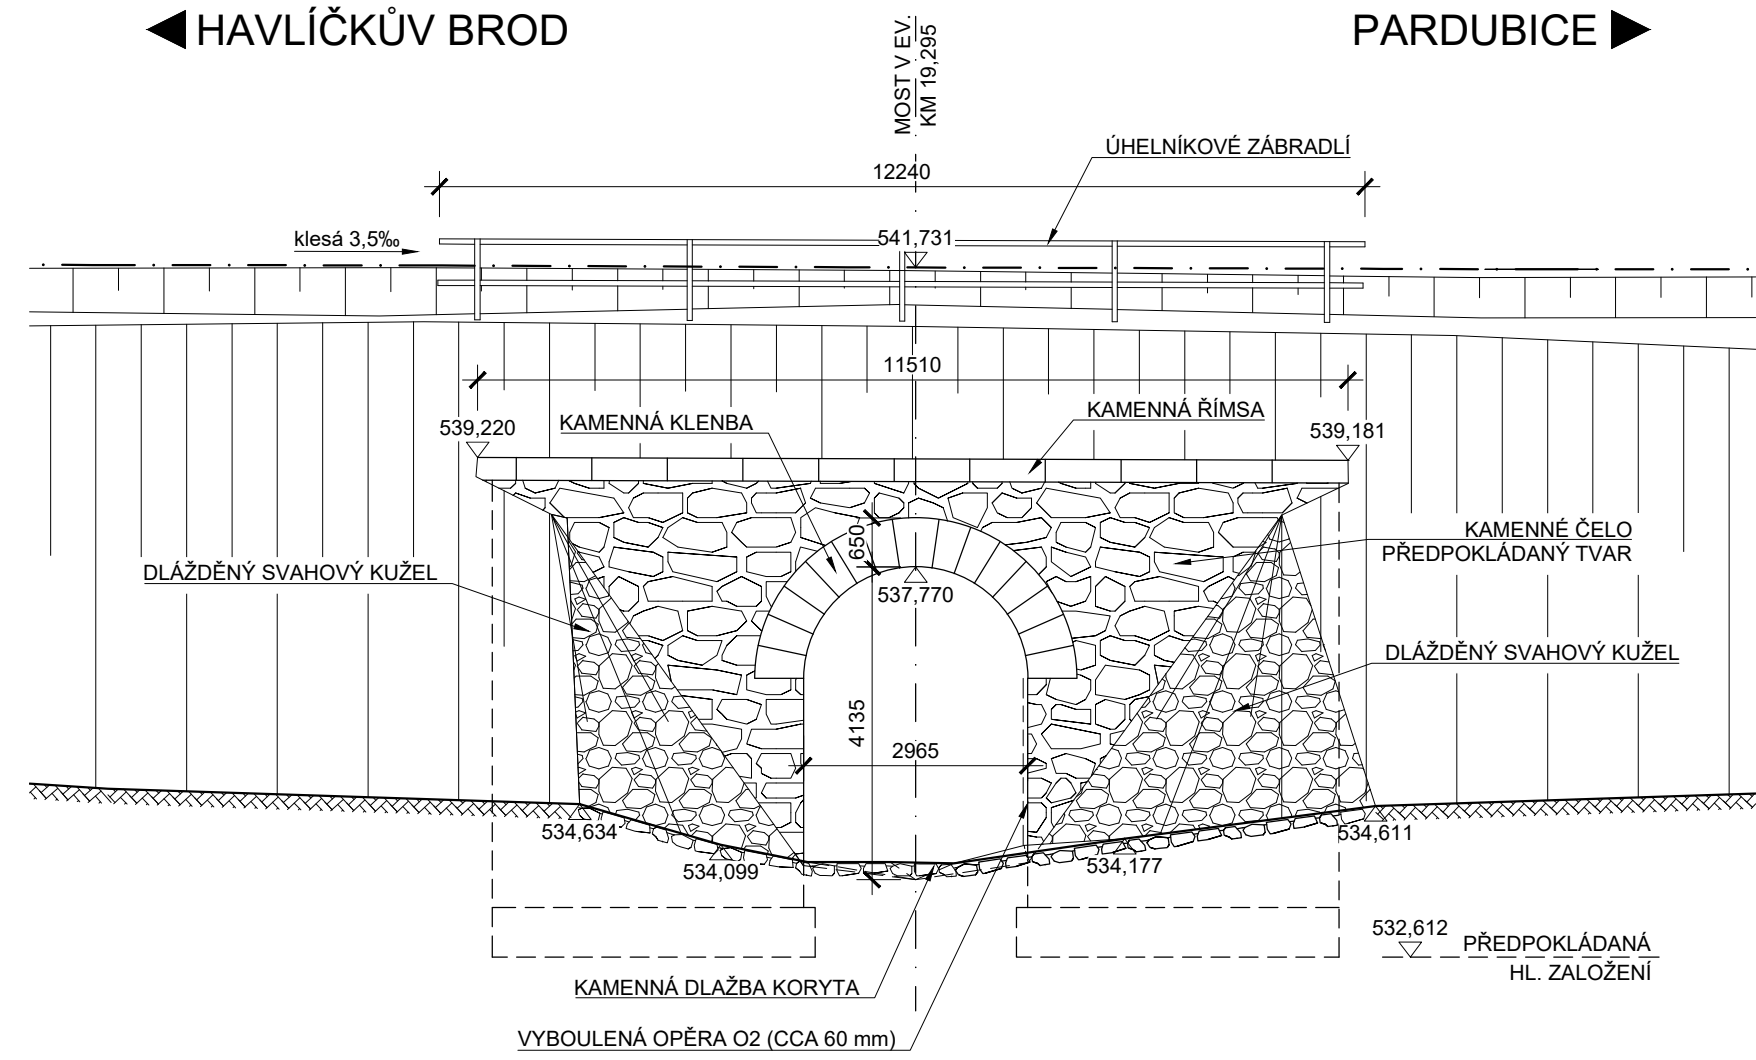

POZNÁMKA:

- STÁVAJÍCÍ STAV JE ZAKRESLEN NA ZÁKLADĚ DODANÉHO GEODETICKÉHO ZAMĚŘENÍ (SŽG 2018/2019), ARCHIVNÍ DOKUMENTACE Z ROKU 1870 A DLE NORMÁLNÍCH PLÁNŮ "ČSD" A "ÚSS"
- U TOHOTO OBJEKTU NEBYL PROVEDEN STAVEBNĚ TECHNICKÝ PRŮZKUM TLOUŠTKY ZDIVA, DIMENZE SKRYTÝCH TVARŮ SPODNÍ STAVBY NEMUSÍ BÝT SHODNÉ SE ZAKRESLENÝM STÁVAJÍCÍM STAVEM
- JEDNA SE O JEDNOKOLEJNOU NEELEKTRIFIKOVANOU TRÁŤ
- PŘEKÁŽKA: STÁLÁ VODOTEČ - KAMENNÝ POTOK
- DLE PLATNÝCH VYJÁDRĚNÍ SE V MÍSTĚ STAVBY NACHÁZÍ INŽENÝRSKÁ ZAŘÍZENÍ
- TRASY INŽENÝRSKÝCH SÍTÍ JSOU ZAKRESLENY ORIENTAČNĚ DLE DODANÝCH ZÁKRESŮ

LEGENDA ČAR:

- KATASTR - HRANICE POZEMKŮ
- KATASTR - HRANICE Správy železnic, s.o.

LEGENDA STÁV. INŽENÝRSKÝCH SÍTÍ

- SDĚLOVACÍ VEDENÍ - kabel 15XN a 2x HDPE - majetek Správy železnic, s.o. - ve správě ČD - Telematika, a.s. Brno
- SDĚLOVACÍ KABEL DK47 - ve správě ČD - Telematika, a.s. Brno

SOUŘADNICOVÝ SYSTÉM: S-JTSK
VÝŠKOVÝ SYSTÉM: Bpv

Oprava mostu v km 19,295
na trati Havlíčkův Brod - Pardubice

Objednatel: Správa železnic, s.o.
Oblastní ředitelství Brno
Kounicova 26
611 43 Brno

DIPONT s.r.o., projektová a inženýrská činnost Klíšská 1452/18, 400 01 Ústí nad Labem, CZ E: dipont@dipont.cz T: 00420 478 201 724	Zakázka: D21005 Účel PD: DSP Měřítko: 1:100 Formát: 10xA4	Datum: 11/2021
ODP. PROJEKTANT SO ING. MARTIN PLŠEK	VYPRACOVAL KARLA HROTKOVÁ, DIS.	TECHNICKÁ KONTROLA ING. PETR NOVÁK
OBJEKT: SO 201 Most v km 19,295	Část: D.2.1.4	Paré:
PRÍLOHA: STÁVAJÍCÍ STAV	Příloha: 2	