


VZOROVÝ ŘEZ KŘÍŽENÍ ŽEL. SVRŠKU
Měřítko: 1:100

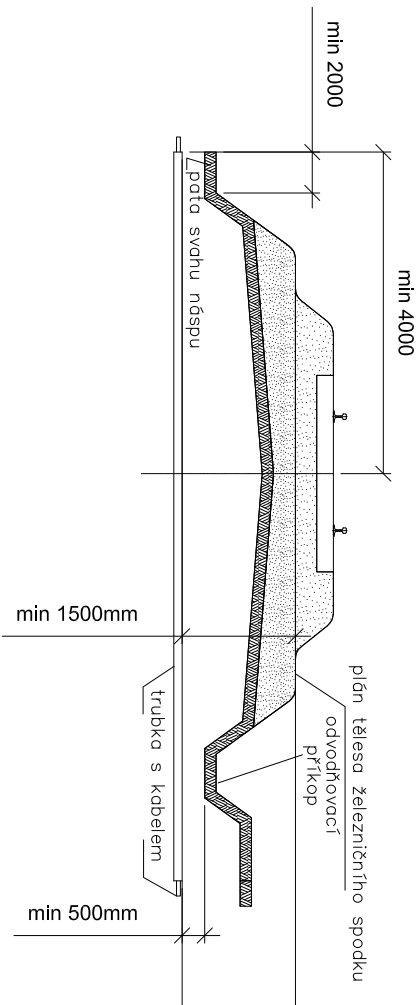

Poznámka 1: Platí i pro více kolejnou trať. Platí vždy větší míra.


Poznámka 2: Na šíře trati se má ukončit chřtánka až za odvodňovacím příkopem. Pokud je plán těžba železničního spodu, neprotrati v oblouku, min. vzdálenost chřtánky se měří od nejhlžší části.

VZOROVÝ ŘEZ KABELOVOU RÝHOU

Měřítka: 1:50

VZOROVÝ ŘEZ KŘÍŽENÍ VOZOVKY

Měřítko: 1:100

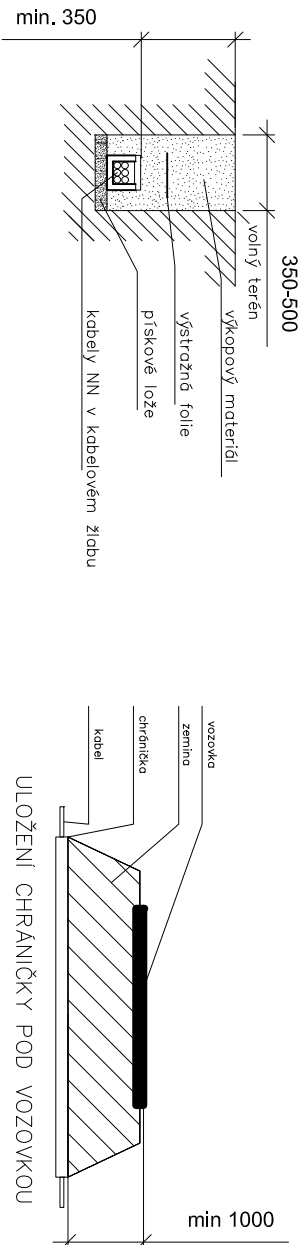

NEJMENŠÍ DOVOLENÉ KRYTÍ PODZEMNÍCH SÍTÍ DLE ČSN 73 6005

MINIMÁLNI KRYTÍ:		
DRUH VEDENÍ	CHODNÍK	VOZOVKA
SÍLOVÉ KABELY DO 1 kV	0,35 m	1,00 m
SÍLOVÉ KABELY DO 10 kV	0,50 m	1,00 m
SÍLOVÉ KABELY DO 35 kV	1,00 m	1,00 m
SÍLOVÉ KABELY DO 220 kV	1,30 m	1,30 m

* v mechanické ochraně





 
POZNÁMKA:

PŘED ZAHÁJENÍM VEŠKERÝCH VÝKOPOVÝCH PRACÍ BUDE PROVEDENO VYTŘČENÍ PODZEMNÍCH INŽENÝRSKÝCH SÍTÍ. PO ULOŽENÍ SAMOTNÉHO VEDENÍ BUDE PŘÍZVÁN KE KONTROLE ODPOVĚDNÝ PRACOVNÍK A KABELOVÁ ŘÍŤA BUDE NÁSLEDNĚ ZAHOZENA NÁSLEDNĚ DOJDE K PŘÍSNÉMU ZANESENÍ TRASY KABELU DO PŘÍSLUŠNÉ SITUACE.

POZNÁMKY

U NOVÝCH SPOJEK KABELŮ BUDOU UMÍSTĚNÝ ČERVENÉ ZAPISOVATELNÉ MARKERY S UVEDENÍM ZÁKLADNÍCH INFORMACÍ O DANÉM ROZVODU

				Číslo soupřavy
č. změny	Zdůvodnění změny	Datum	Podpis	

Investor			
Odpov. projektant PS, SO, částí	Bc. Rudolf Morawitz		
Vypracoval	Bc. Rudolf Morawitz		
Kontroloval	Ing. Marek Vývoda		
Oprava zabezpečovacího zařízení v ŽST Bystřice nad Pernštejnem SO 06-06-01 Bystřice nad Pernštejnem, EOv			
Datum Stupeň Měřítko		6. 2020 DSP -	Část Příloha
Zak. číslo zhotov.		19 - 150 - 30 - 113	
Signal Projekt s.r.o., Brno Vídeňská 55 fax: +420 543 331 046 tel. +420 543 233 962			
D.2.3.d		05	