


STRUKTUROVANÁ KABELÁŽ - JEDNOTNÝ ČAS
1. NADZEMNÍ PODLAŽÍ

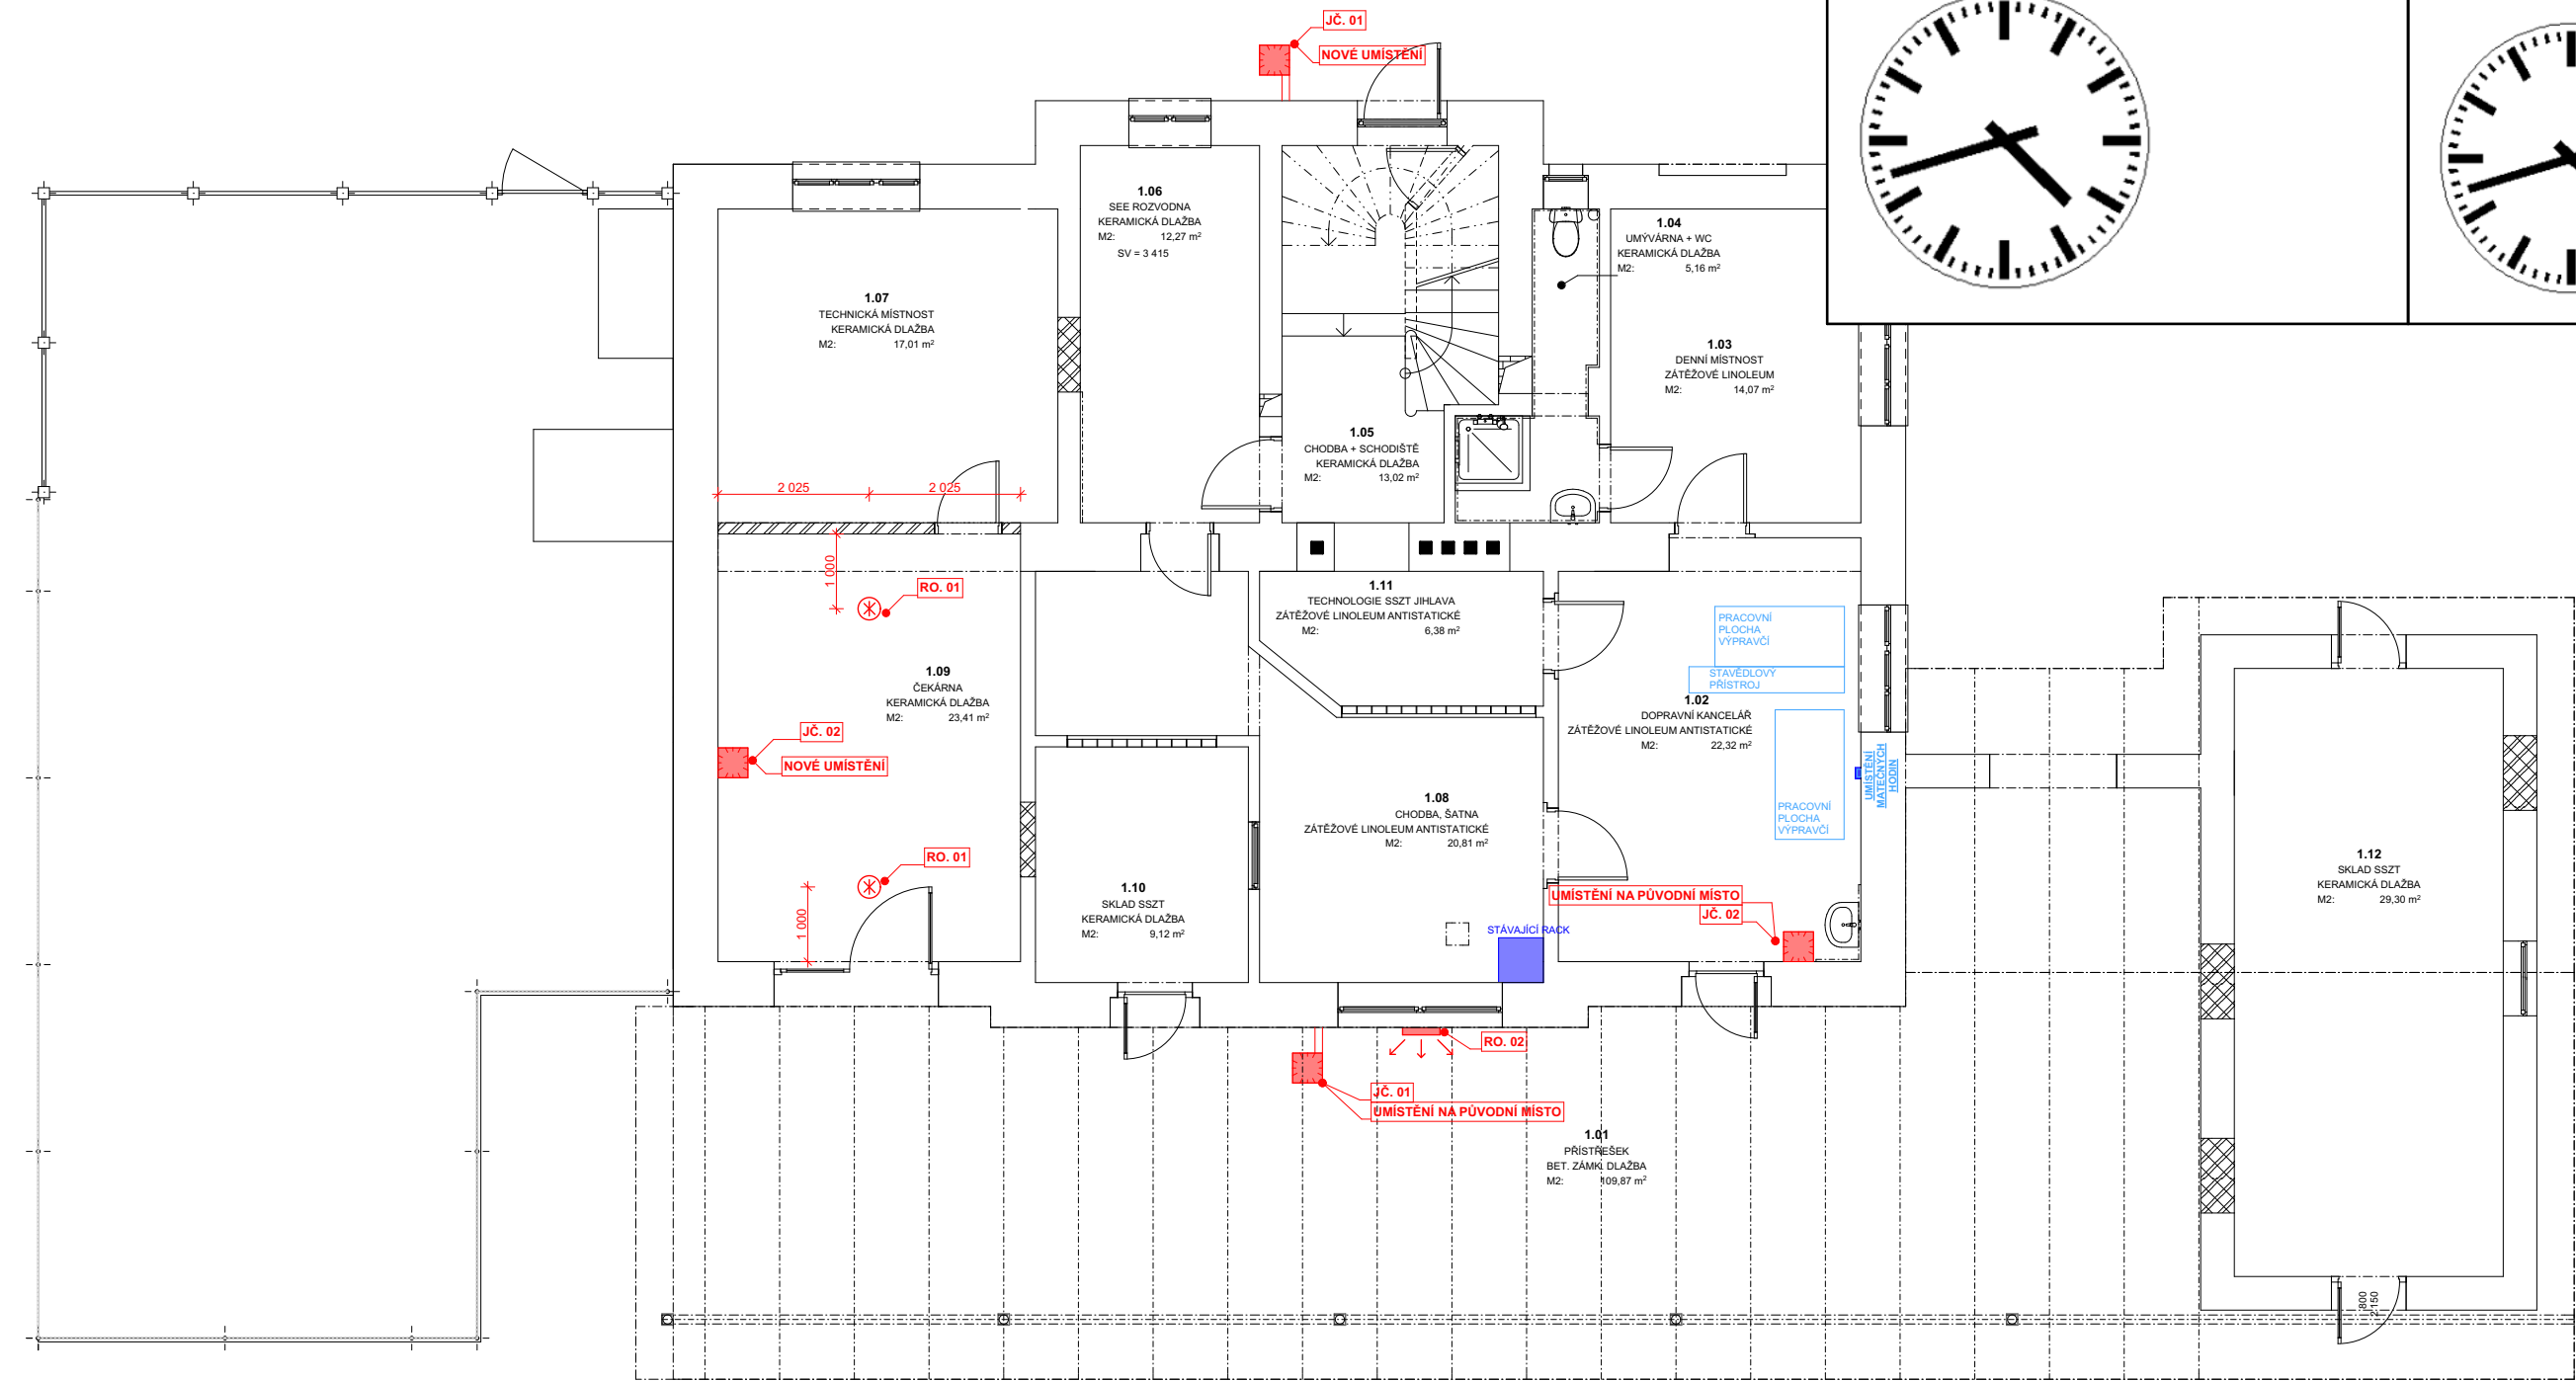

JČ.02

- JEDNOSTRANNÉ INTERIÉROVÉ HODINY
- URČENÉ PRO ZAVĚŠENÍ NA STĚNU
- ŘÍZENÍ POMOCÍ LINKY PODRUŽNÝCH HODIN
- NÁPOJENÍ NA STÁVAJÍCÍ MATEČNÉ HODINY V DOKPRAVNÍ KANCELÁŘI
- PŘIVEĐENA NOVÁ KABELÁŽ
- BUĐE ŘÍZENO POMOCÍ LINKY PODRUŽNÝCH HODIN
- **CELKEM 2 KUSY**
- DODÁVKA VČETNĚ KOTVÍČÍCH PRVKŮ
- PRŮMĚR ČÍSELNÍKU DLE SŽ TS 2/2021-S = 400 MM

- ILUSTRACNÍ OBRÁZEK

- NUTNO VYVYZORKOVAT DODAVATELEM A NECHAT ODSOULASIT INVESTOREM

JČ.01

- DVOUSTRANNÉ EXTERIÉROVÉ HODINY
- URČENÉ PRO ZAVĚŠENÍ NA STĚNU - SOUČÁSTÍ JE I NÁSTĚNNÝ ZÁVĚS
- ŘÍZENÍ POMOCÍ LINKY PODRUŽNÝCH HODIN
- NÁPOJENÍ NA STÁVAJÍCÍ MATEČNÉ HODINY V DOKPRAVNÍ KANCELÁŘI
- PŘIVEĐENA NOVÁ KABELÁŽ
- KOVOVÉ POUZĐRO
- ČÍSELNÍK CHRÁNĚN ČELNÍM SKLEM
- SOUČÁSTÍ JE VNITŘNÍ OSVĚTLENÍ KRUHOVOU ZÁŘIVKOU
- **CELKEM 2 KUSY**
- PRŮMĚR ČÍSELNÍKU DLE SŽ TS 2/2021-S = 500-600 MM

- ILUSTRACNÍ OBRÁZEK

- NUTNO VYVYZORKOVAT DODAVATELEM A NECHAT ODSOULASIT INVESTOREM


LEGENDA - JEDNOTNÝ ČAS
NOVĚ OSAZENÉ KONCOVÉ PRVKY:
JČ. 01 - JEDNOTNÝ ČAS _ OBOUSTRANNÝ _ KOTVENO DO ZDI _ HODINY _ TYPOVÝ PRVEK SŽ. KOTVENO POMOCÍ KONZOLY. HODINY BUDOU OSVĚTLENĚ, OVLÁDÁNÍ POMOCÍ SMOUMRAKOVĚHO ČIDLA.
JČ. 02 - JEDNOTNÝ ČAS _ NÁSTĚNNÝ _ KOTVENO DO ZDI _ HODINY _ TYPOVÝ PRVEK SŽ. KOTVENO POMOCÍ CHEMICKÉ KOTVY A KONZOLY DO ZDIVA.

KABELÁŽ SLP VEDENA ZE STÁVAJÍCÍHO RACKU. STÁVAJÍCÍ KABELÁŽ BUĐE DEMONTOVÁNA (VEDENA PO ZDECH).
NOVÁ SLP KABELÁŽ KE KONCOVÝM PRVKŮM VEDENA SKRYTĚ (POUZE V D.K. BUĐE VEDENO V LIŠTĚ).
K VENKOVNÍM OBOUSTRANNÝM HODINÁM BUĐE DŮVEDEN I SILOVÝ KABEL. VIZ VÝKRES Č. E2.12.1-1

LEGENDA - ROZHLAS
PŘÍPRAVA PRO BUDOUČÍ OSAZENÉ KONCOVÉ PRVKY:
RO. 01 _ PROSTOR PRO OSAZENÍ REPRODUKTORU. VESTAVNÝ V KAZETOVÉM PODHLEDU - PŘÍPRAVA ROZVODU SLP. UKONČENÍ KABELU V PODHLEDU
RO. 02 _ PROSTOR PRO OSAZENÍ NÁSTĚNNÉHO REPRODUKTORU - PŘÍPRAVA ROZVODU SLP. UKONČENÍ KABELU V NÁSTĚNNÉ REVIZNÍ NICE + DVÍŘKA. ROZMĚR 200x200 MM
BUDOUČÍ REPRODUKTOR: S NASTAVITELNOU HLASITOSTÍ

STÁVAJÍCÍ ROZHLAS NENÍ NA OBJEKTU V SOUČASNOSTI V PROVOZU.
BUDOU PROVEDENY KOMPLET NOVĚ ROZVODY - V PVC OHEBNĚ CHRÁNÍČČE. V MÍSTNOSTI 1.08 BUĐE OSAZENÁ BUDOUČÍ ROZHLSOVÁ USTŘEDNA. ODTUD PŮVEĐE NOVÁ KABELÁŽ SLP KE KONCOVÝM PRVKŮM. V MÍSTOSTECH 1.02; 1.03 A 1.10 BUĐE KEBLÁŽ VEDENA V LIŠTÁCH PO ZDI. VE ZBYTKU OBJEKTU BUĐE ZASEKÁNA

POZNÁMKA:
PRO RO.01: PŘÍPRAVA KABELÁŽE (RESPEKTIVE JEJICH KONCE S DOSTATEČNOU REZERVOU) BUDOU UMÍSTĚNY V SDK PODHLEDU V REVIZNÍCH DVÍŘKÁCH (MÍSTNOST 1.08)
V MÍSTNOSTI 1.09 BUDOU KABELY S DOSTATEČNOU REZERVOU VOLNĚ POLOŽENY V MÍSTĚ URČENÍ PRO OSAZENÍ REPRODUKTORŮ.
REPRODUKTORY SE OSAŽOVAT NEBUDOU - TATO PD ŘEŠÍ POUZE PŘÍPRAVU.
PRO RO.02: PLATÍ STEJNĚ JAKO PRO RO.01, NA FASÁĐE BUĐE UKONČENO V INSTALAČNÍ KRABICI A ZAVÍČKOVÁNO.

VYPRACOVAL	KONTROLOVAL	OPRÁVNĚNÁ OSOBA		ČÍSLO VÝTIKU
Pavel Šustr	Bc. Luděk Nedělka	Ing. Milan Oplířtil		
STAVEBNÍK	Správa železnic, státní organizace, Oblastní ředitelství Brno, Správa pozemních staveb, Kounicova 688/26, 611 43, Brno Veveří, IČO: 70994234		DATUM 06/2021	FORMÁT 2xA4 [A3]
NÁZEV AKCE	TŘEŠŤ ON oprava		REVIZE	
NÁZEV ČÁSTI	E.2.12. JEDNOTNÝ ČAS + ROZHLAS		ÚČEL D P S	
OBSAH VÝKRESU	PROVOZNÍ SOUBOR PS-01.01.04		MĚŘÍTKO 1:100	POŘ. ČÍSLO E.2.12.2
	TŘEŠŤ - VÝPRAVNÍ BUDOVA		KÓTY V MM	
	JEDNOTNÝ ČAS + ROZHLAS _ PŮDORYS 1. NP SLABOPROUDÉ ROZVODY		INT. ČÍSLO I23002110	