


SO 03-74-01 žst. Čáslav
zastřešení nástupiště a výstupů z podchodu
SITUACE M 1:1000

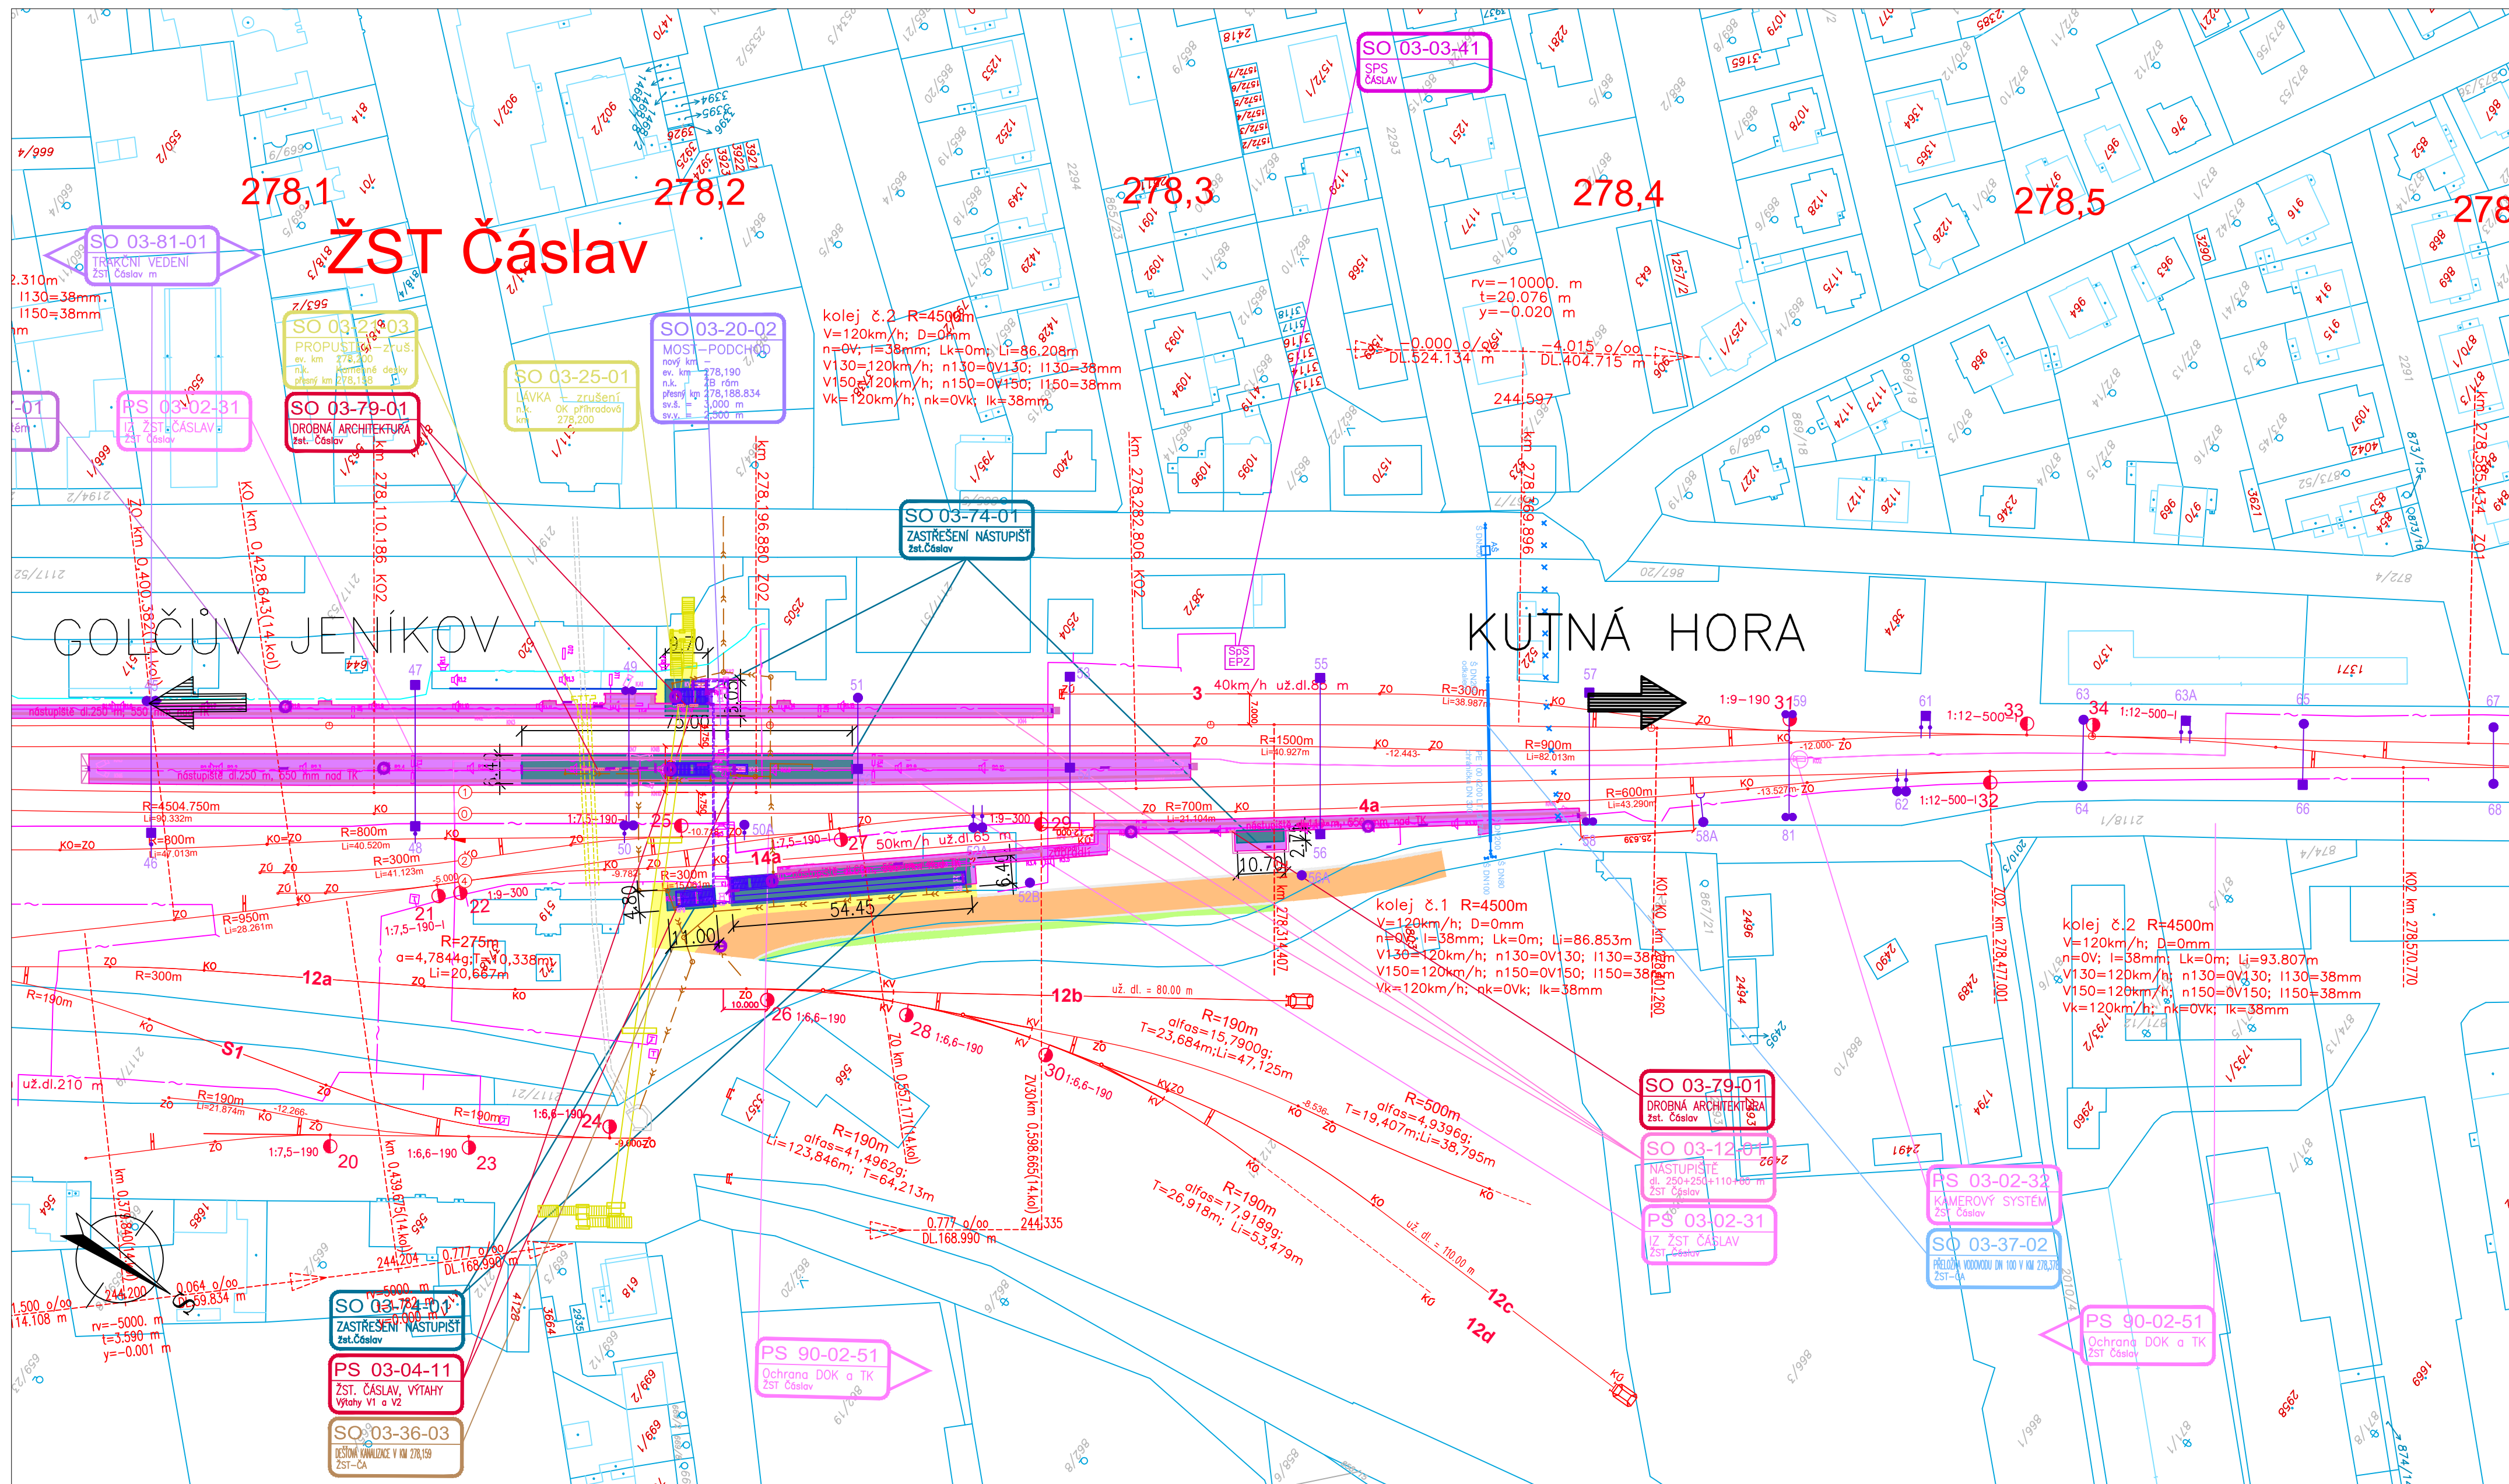

LEGENDA:

STÁVAJÍCÍ STAV
KATASTRÁLNÍ MAPA
HRANICE POZEMKŮ DRAHY
OCHRANNÉ PÁSMA ŽELEZNIČNÍ DRAHY

STÁVAJÍCÍ INŽENÝRSKÉ SÍTĚ
Kabely NN nadzemní, podzemní
Kabely VN nadzemní včetně OP
Kabely VN podzemní
Kabely VN nadzemní včetně OP
Sdlovací kabely nadzemní, podzemní
Kanalizace bez rozlišení
Kanalizace jednotná
Kanalizace dešťová
Kanalizace splošková
Voda pitná
Plyn NTL včetně OP
Plyn STL včetně OP
Plyn VTL včetně OP a BP
Produkty včetně OP
Ropovod včetně OP

NAVŘENÝ STAV
NOVÁ KOLEJ
VÝŠKOVÁ A SMĚROVÁ ÚPRAVA KOLEJE
RUŠENÉ KOLEJE
TRATVOVÉ
STOŽÁRY TRAKCE
ZABEZPEČOVACÍ ZAŘÍZENÍ
MOSTNÍ OBJEKTY
SDĚLOVACÍ KABELY
KABELY ZABEZPEČOVACÍHO ZAŘ.
KABELY NN
KABELY VN
OSVĚTLOVACÍ STOŽÁRY 6m
OSVĚTLOVACÍ VĚŽ 20m
PLYN NTL
PLYN VTL
VODOVOD
PRODUKTOVOD
ROPOVOD
OCHRANA INŽ. SÍTĚ (BARVA DLE BARVY ITÉ)
NÁSTUPIŠTĚ
VOZOVKY
CHODNÍKY
VEGETAČNÍ ÚPRAVY
DEMOLICE

ČISTOPIS 06/2020

Změna: Název změny: Datum: Provedl: Podpis:		Investor, objednatel: SPRÁVA ŽELEZNIC Správa železnic, s. o. Dlážděná 1003/7 110 00 Praha 1 - Nové Město		Korespondenční adresa: Správa železnic, s. o. Stavební správa západ Sokolovská 278/1955 190 00 Praha 9	
Ing. Václav Krivánek tel.: +420 296 154 330 Specialista profese: Ing. Ondřej Nesměrák Stupeň: DUR		METROPROJEKT Ing. Václav Krivánek tel.: +420 296 154 330 gen. ředitel: Ing. David Krása tel.: +420 296 154 105 www.metroprojekt.cz info@metroprojekt.cz		METROPROJEKT Souprava číslo:	
Zpracovatel: Ing. Miroslav KLIMT Vedoucí: Roman Dušek Odpovědný projektant: Ing. Miroslav KLIMT Vypracoval: Ing. Miroslav KLIMT Kontroloval: Ing. Miroslav KLIMT Štátní znak: V20/2041 Počet listů: 7x A4 Měřítko: 1:1000		Název díla: Rekonstrukce žst. Čáslav		Název díla: Stavební část Pozemní stavební objekty Pozemní objekty budov SO 03-74-01 Žst. Čáslav, zastřešení nástupiště	
D.2 D.2.2 D.2.2.2 D.2.2.2.1		Číslo desek: 002		Číslo příl.: 002	