


# LEGENDA :

- SPLAŠKOVÁ KANALIZACE Z TRUB PVC
- PŘIPOJOVACÍ POTRUBÍ

## ZAŘIZOVACÍ PŘEDMĚTY

- U UMYVADLO S OTVOREM PRO BATERII - 1 KS
- WC ODPADNÍ VENTIL A ZÁPACHOVÁ UZÁVĚRKA 6/4"
- SK ZÁCHODOVÁ MÍSA ZÁVĚSNÁ - 1 KS
- AP KOLENO PRO PŘIPOJENÍ ZÁVĚSNÉHO WC
- DŘ SPRCHOVÝ KOUT - 1 KS
- PK ODPADNÍ VENTIL A ZÁPACHOVÁ UZÁVĚRKA 6/4"
- MN AUTOMATICKÁ PRAČKA - 1 KS
- PODOMÍTKOVÁ ODTOKOVÁ SOUPRAVA HL 440 6/4"
- DŘEZ NEREZ DO LINKY - 1 KS
- ODPADNÍ VENTIL A ZÁPACHOVÁ UZÁVĚRKA 6/4"
- PLYN.KOTEL SE ZÁSOBNÍKEM - 1 KS
- PODOMÍTKOVÁ ODTOKOVÁ SOUPRAVA HL 440 6/4"
- AUTOMATICKÁ MYČKA NÁDOBÍ - 1 KS
- NAPOJIT DO SIFONU OD DŘEZU

## SCHEMA BUDOVY

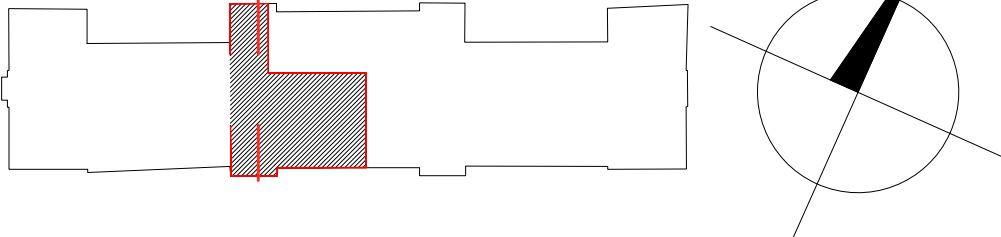

generální dodavatel projektu  
**ENEX GROUP s.r.o.,**  
Thunovská 179/12, 118 00 Praha - Malá Strana, SCHRÁNKA: sd839kg  
IČ:27223663

stavebník <b>SPRÁVA ŽELEZNIC, STÁTNÍ ORGANIZACE,</b> Dlážděná 1003/7, Nové Město (Praha 1), 110 00 Praha IČO:70994234, datová schránka:uccchjm			autor Ing. Petr Legner Ing. arch. Lukáš Střiteský
akce <b>OPRAVY BYTOVÝCH JEDNOTEK OŘ BRNO -</b> <b>VB žst. ROUSÍNŮV č.p. 788,</b> okres Vyškov, Jihomoravský kraj parcelní číslo: 1790 Katastrální území: Rousínov u Vyškova			zodpovědný projektant Jaroslav Bílský
výkres BJ ZDC/64/60410 Rousínov - PŮDORYS KANALIZACE			HIP Ing. arch. Lukáš Střiteský
měřítko 1:75	dokumentace část ZTI	paré	číslo výkresu <b>01</b>
datum červenec20	dokumentace stupeň DPS		
formát A3			