

Číslo vyjádření: 021070163725

Vyřizuje: Vladko Voříšek
Tel.: 469 669 934
Mobil: 702 250 358
E-mail: vladko.vorisek@vschrudim.cz
Datum: 25. 11. 2021

EXprojekt, s. r. o.
Heršpická 758/13
619 00 Brno

Holetín, parc. č. 2281/13, Rekonstrukce mostu v km 42,794 trati Havlíčkův Brod - Pardubice (územní nebo stavební řízení - bez záměru napojení na vodohospodářské sítě)

Investor: Správa železnic, státní organizace, Dlážděná 1003/7, 110 00 Praha

1. V příloze jsou orientačně zakresleny vodohospodářské sítě pro veřejnou potřebu, které v zájmovém území provozuje Vodárenská společnost Chrudim, a. s. (dále VS Chrudim). V situaci nejsou zakresleny všechny vodovodní přípojky, jejich polohu si můžete ověřit dotazem u jejich vlastníků.
2. Projektová dokumentace řeší rekonstrukci mostu v km 42,794 trati Havlíčkův Brod - Pardubice.

3. S realizací souhlasíme při respektování následujících podmínek:


- a. Při souběhu a křížení se stávajícím i plánovaným vodovodem musí být dodržena minimální vzdálenost dle zákona č. 274/2001 Sb. v platném znění, případně dle požadavku provozovatele, a to:
 - I. Mezi půdorysným okrajem potrubí a půdorysným okrajem ostatních sítí **v souběhu 1,0 m** a v křížení dle ČSN 736005.
 - II. Mezi základy a svislými konstrukcemi staveb souvisejících s vodovodními sítěmi (vodovodní armaturní šachty, čerpací a přečerpávací stanice včetně jejich oplocení) a půdorysným okrajem navrhovaných sítí **1,5 m**.
 - III. Mezi základy a svislými konstrukcemi ostatních staveb včetně oplocení a víceletými dřevinami (vyjma keřů) a půdorysným okrajem vodovodního potrubí **1,5 m**.
 - IV. Při výstavbě plotu, který bude křížit trasu vodovodního řadu, je nutné dodržet mezi základy a svislými konstrukcemi oplocení (sloupky) a půdorysným okrajem vodovodního potrubí odstupovou vzdálenost minimálně 1,5 m na každou stranu. V místě křížení je oplocení možné provést pouze ze snadno rozebíratelné konstrukce, a to z důvodu možnosti rozebrání oplocení v případě oprav nebo rekonstrukce vodovodního řadu.
- b. V případě, že bude v průběhu realizace stavby zjištěno, že výše uvedené podmínky nelze dodržet, budou kritická místa souběhů projednána a odsouhlasena s VS Chrudim.
- c. Při přípravě a provádění zemních nebo jiných prací, které mohou stávající vodovodní řad poškodit, je **prováděcí organizace povinna** učinit veškerá opatření, aby k poškození nedošlo, a to:
 - I. Uvědomí zástupce provozu VS Chrudim – pan Josef Dočekal, tel: 603 899 852, e.mail: josef.docekal@vschrudim.cz o zahájení prací, a to nejméně 15 dnů předem.
 - II. Před zahájením stavebních prací požádá pracovníka VS Chrudim o vytýčení vodovodního řadu v naší správě – pan Ladislav Šmahel, tel: 603 899 851, e-mail: ladislav.smahel@vschrudim.cz. (*Umístění vytýčených zařízení požadujeme ověřit vždy ruční sondou, aby nedošlo k jeho poškození*).
 - III. Provede vyznačení polohy vytýčeného vodovodního řadu přímo na staveništi.
 - IV. Pracovníky, kteří budou provádět zemní práce v blízkosti těchto řadů (tohoto řadu), zástupce prováděcí organizace upozorní, aby dbali maximální opatrnosti a ve vzdálenosti nejméně 1,0 m na každou stranu od osy potrubí nepoužívali nevhodné nářadí a těžkou mechanizaci (hloubící a nákladní stroje, sbíječky apod.).
 - V. Obnažený vodovodní řad musí být řádně zabezpečen proti poškození a před jeho záhozem bude zástupce provozu VS Chrudim přizván ke kontrole, zda nedošlo k jeho viditelnému poškození.
 - VI. Každé poškození vodovodního řadu nahlásí prováděcí organizace neprodleně na příslušný provoz VS Chrudim.

4. Toto vyjádření má platnost 2 roky ode dne vydání.



Ing. Sylva Řezníčková
vedoucí zákaznického centra

Přílohy: Mapa_O21070163725.pdf
Provoz: Hlinsko

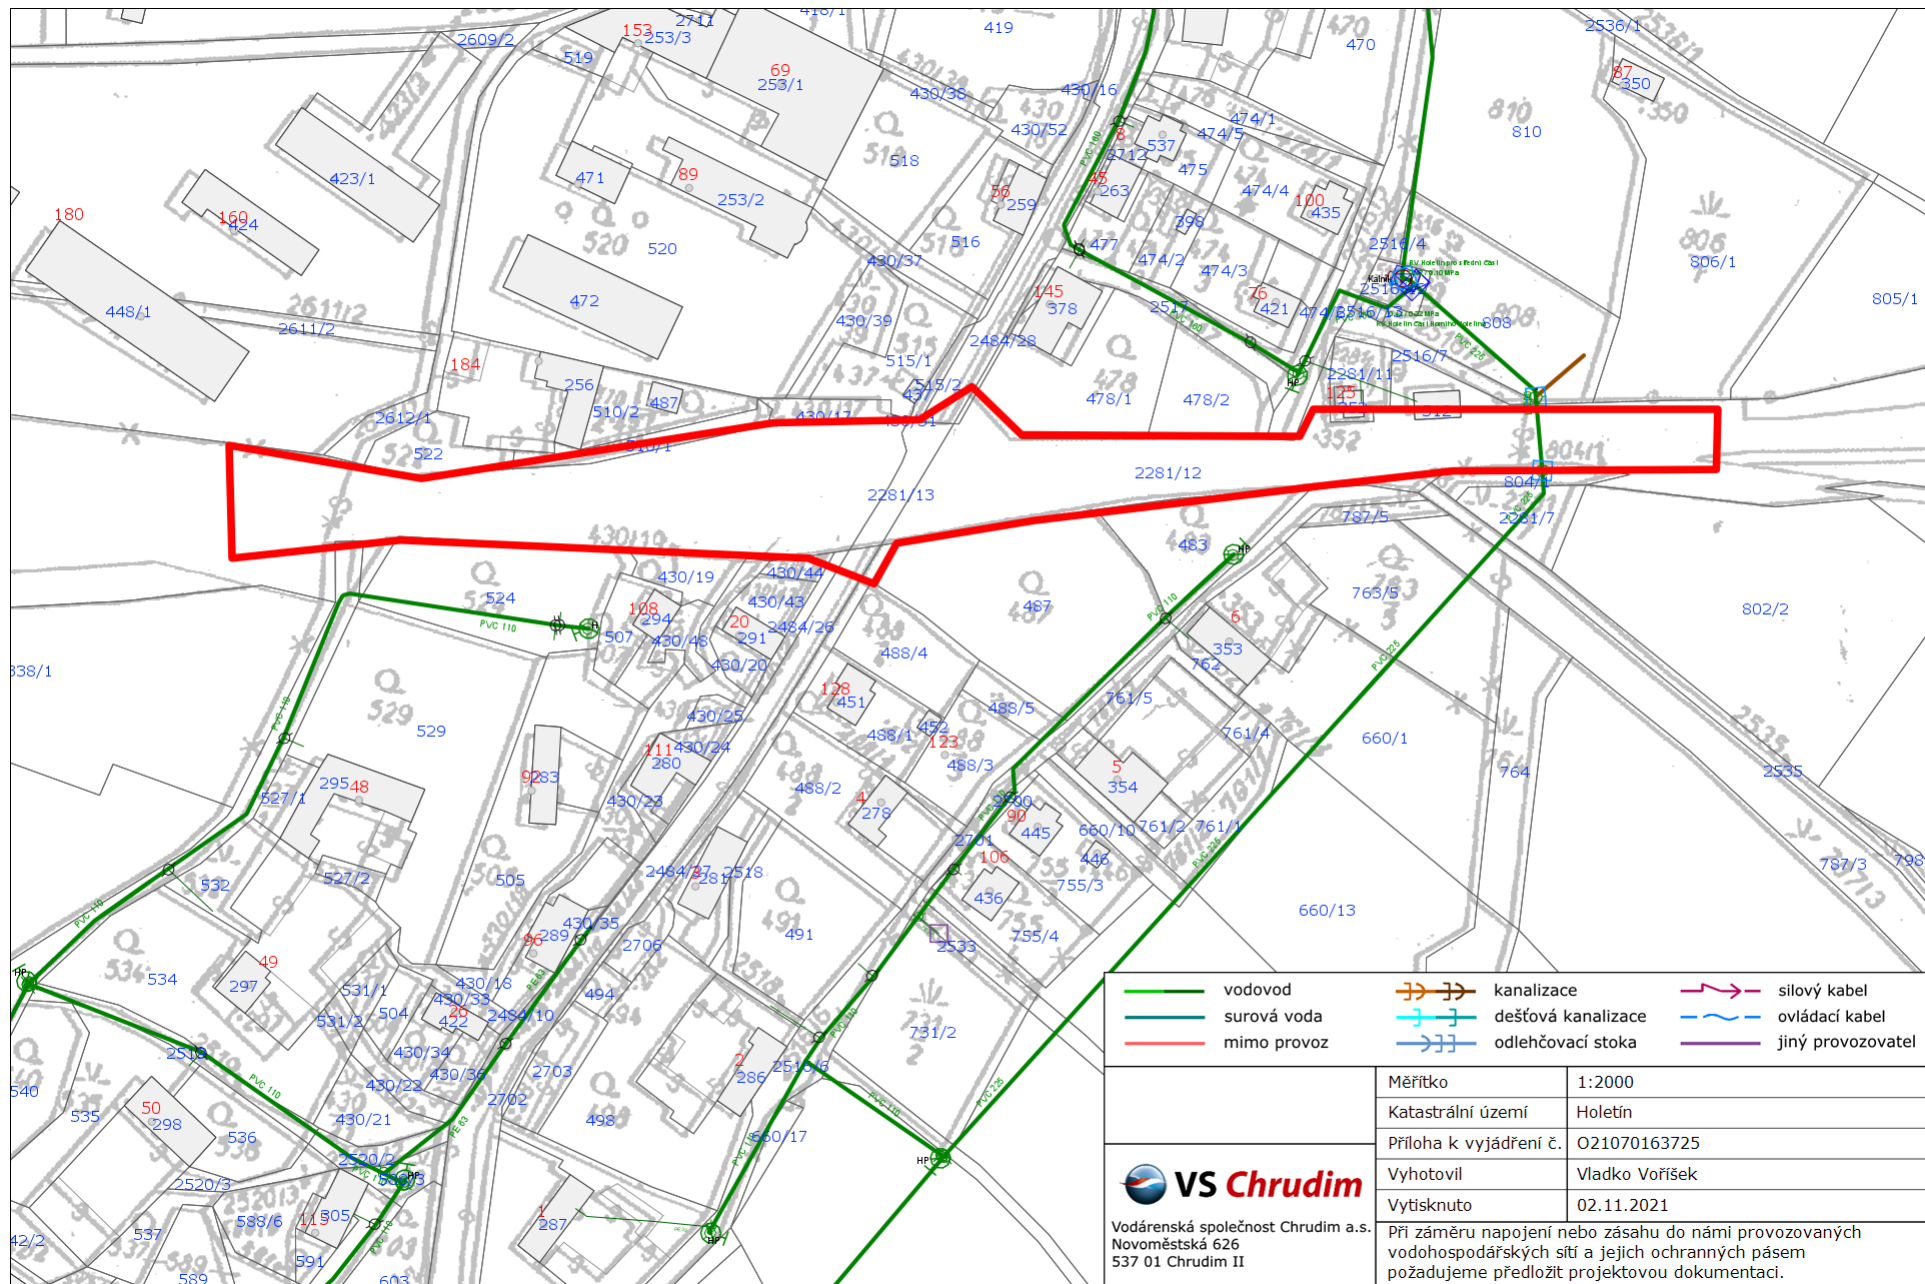

| | | |
|---------------------------------------------------------------------------------------------------------------------------------------------------------------------------------------|------------------------|----------------|
|  VS Chrudim Vodárenská společnost Chrudim a.s. Novoměstská 626 537 01 Chrudim II | Měřítko | 1:2000 |
| | Katastrální území | Holetín |
| | Příloha k vyjádření č. | O21070163725 |
| | Vyhotovil | Vladko Vorišek |
| | Vytisknuto | 02.11.2021 |
| Při záměru napojení nebo zásahu do námi provozovaných vodohospodářských sítí a jejich ochranných pásem požadujeme předložit projektovou dokumentaci. | | |