
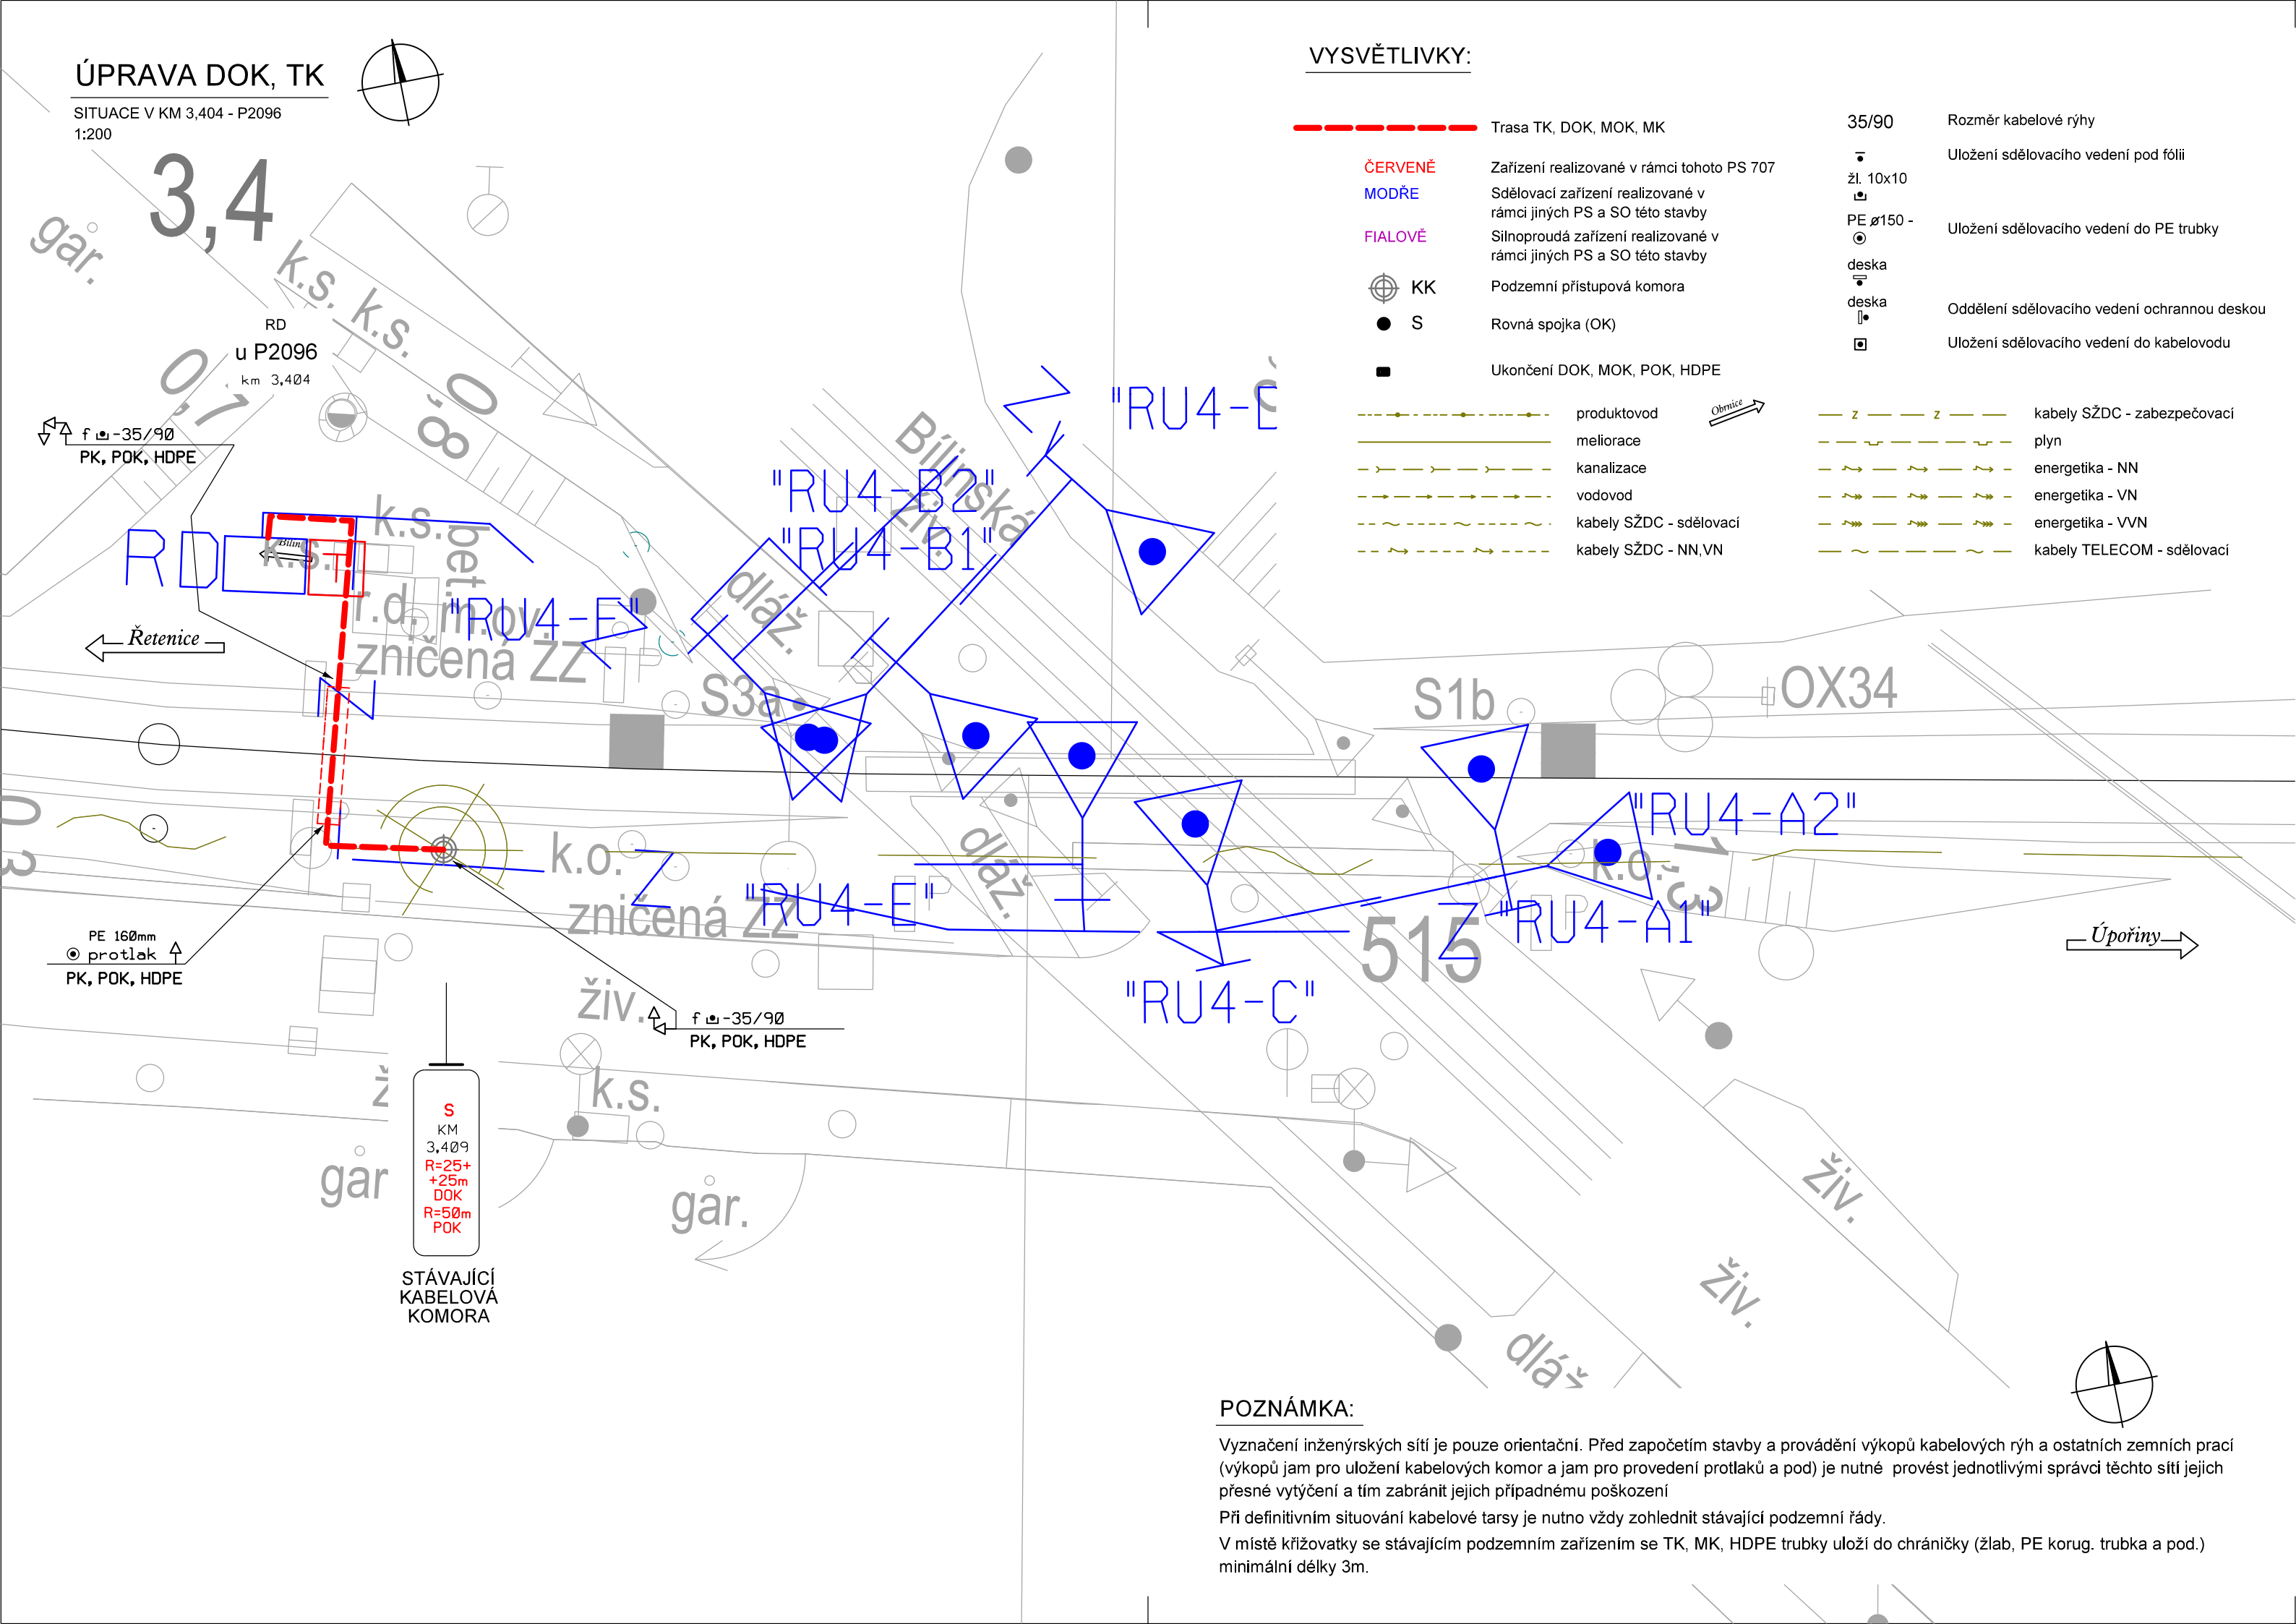


ÚPRAVA DOK, TK

SITUACE V KM 3,404 - P2096  
1:200

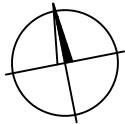

VYSVĚTLIVKY:

- ČERVENÉ

MODŘE

FIALOVÉ

KK

S

Trasa TK, DOK, MOK, MK

Zařízení realizované v rámci tohoto PS 707

Sdělovací zařízení realizované v rámci jiných PS a SO této stavby

Silnoproudá zařízení realizované v rámci jiných PS a SO této stavby

Podzemní přístupová komora

Rovná spojka (OK)

Ukončení DOK, MOK, POK, HDPE

produktovod

meliorace

kanalizace

vodovod

kabely SŽDC - sdělovací

kabely SŽDC - NN, VN

35/90

žl. 10x10

PE Ø150 -

deska

deska

Rozměr kabelové rýhy

Uložení sdělovacího vedení pod fólii

Uložení sdělovacího vedení do PE trubky

Oddělení sdělovacího vedení ochrannou deskou

Uložení sdělovacího vedení do kabelovodu

z

z

kabely SŽDC - zabezpečovací

plyn

energetika - NN

energetika - VN

energetika - VVN

kabely TELECOM - sdělovací
- Paré:
- Orientační schéma: Razítko oprávněné osoby:
- |         |            |                      |              |
|---------|------------|----------------------|--------------|
| Podpis: |            | Datum:               |              |
| Revize: | Datum:     | Popis:               | Kontroloval: |
| 001     | 16.05.2021 | Čistopis dokumentace | ###          |
|         |            |                      |              |
|         |            |                      |              |
- |                       |  |                                     |  |
|-----------------------|--|-------------------------------------|--|
| Stavebník / investor: |  | Správa železnic, státní organizace  |  |
| Adresa:               |  | Dlážděná 1003/7, 110 00 Praha 20    |  |
| Zástupce investora:   |  | Stavební správa západ               |  |
| Adresa:               |  | Sokolovská 1955/278, 190 00 Praha 9 |  |
- |                             |  |   |                                |
|-----------------------------|--|---|--------------------------------|
| Zhotovitel díla:            |  | SUDOP PRAHA a.s.                          |                                |
| Adresa:                     |  | Olšanská 1a, 130 00 Praha 22              |                                |
| Kontakt:                    |  | T: +420 286 094 111<br>E: praha@sudop.cz  |                                |
| Zhotovitel části / objektu: |  | SUDOP PRAHA a.s.                          |                                |
| Adresa:                     |  | Olšanská 1a, 130 00 Praha 14              |                                |
| Kontakt:                    |  | T: +420 420267094111<br>E: praha@sudop.cz |                                |
| Hlavní projektant (HIP):    |  | Ing. Martin Raibr                         | Specialista: Ing. Martin Štrof |
- |                            |  |                                   |                                      |
|----------------------------|--|-----------------------------------|--------------------------------------|
| Název stavby / akce:       | Doplnění závor na přejezdu P2096 trati Řetenice - Lovosice                                       | Označení (S-kód): S631900228      |                                      |
|                            |  | Zakázka: 20-344.208               |                                      |
| Název části:               | Dálkový kabel (DK), dálkový optický kabel (DOK), závěsný optický kabel (ZOK), traťový kabel (TK) | Označení části: D.1.2.5           |                                      |
| Název objektu:             | P2096 Úprava DOK, TK   | Číslo objektu / komplexu: PS 1501 |                                      |
| Název přílohy:             | Situace v km 3,404 - P2096   | Číslo přílohy: 2 . 002            |                                      |
| Název dílčí části přílohy: |  |                                   |                                      |
| Odpovědný projektant:      | Zpracovatel přílohy: Vojtěch Toman   | Měřítko: 1:200                    | Stupeň dokumentace: DUSP             |
| Ing. František Zimmermann  |  | Formáty: 3xA4                     |                                      |
| Kraj: Ústecký              | Katastrální území: Teplice   | TUDU: 67104                       | Smluvní datum zpracování: 16.05.2021 |
- |                     |                     |           |                 |           |          |         |
|---------------------|---------------------|-----------|-----------------|-----------|----------|---------|
| S-kód:              | Stupeň dokumentace: | Část:     | Objekt:         | Podoblet: | Příloha: | Revize: |
| S 6 3 1 9 0 0 2 2 8 | D U S P             | D 1 2 5 X | P S 1 5 0 1 X X | X X       | 2 0 0 2  | 0 0 1   |
- DOKUMENT LZE UŽÍVAT POUZE VE SMYSLU PŘÍSLUŠNÉ SMLOUVY O DÍLO. ŽÁDNÁ JEHO ČÁST NEMŮŽE BYT DLE ZÁKONA č.121/2000 Sb. KOPÍROVÁNA NEBO JINÝM ZPŮSOBEM ROZŠŘŮVÁNA. BEZ SOUHLASU SUDOP PRAHA a.s.
- POZNÁMKA:
- Vyznačení inženýrských sítí je pouze orientační. Před započítáním stavby a provádění výkopů kabelových rýh a ostatních zemních prací (výkopů jam pro uložení kabelových komor a jam pro provedení protlaků a pod) je nutné provést jednotlivými správci těchto sítí jejich přesné vytýčení a tím zabránit jejich případnému poškození.  
Při definitivním situování kabelové tarys je nutno vždy zohlednit stávající podzemní řády.  
V místě křižovatky se stávajícím podzemním zařízením se TK, MK, HDPE trubky uloží do chráničky (žlab, PE korug. trubka a pod.) minimální délky 3m.