

LEGENDA SILNOPROUDU:

- Zásuvka jednoúsbobná 230V/16A
Zásuvka jednoúsbobná 230V/16A, vyšší krytí
Zásuvka jednoúsbobná 230V/16A, s 3. stupněm ochrany proti přepětí
Zásuvka jednoúsbobná 230V/16A, chráněná proti přepětí
Vývod jednofázový/trojfázový (všeobecně)
Tlačítkový spínač / vyšší krytí
Svarka pro vyrovnání potenciálů, dvojnásobná
Napájecí vývod pro ventilátor / VZT klapku se servopohonem
Napájecí vývod pro ohříváč VZT
Tlačítko pro nouzové vypnutí elektroinstalace (TotalSTOP)
Ochranné pospojení
Rozvaděč silnoproudu (dodávka silnoproudu)
Rozvaděč (dodávka technologie)
Sestava pojistková skříň rozpojovací – elektromerový rozvaděč

Zásobkový zdroj el. energie (UPS)

Kabelová trasa silnoproudu – vedeno v kabelovém žlabu:
– mřížovém (šířka x výška)

Kabelová trasa silnoproudu – vedeno v parapetním kanále:
– plastovém (počet komor / šířka x hloubka)

Podružná kabelová trasa silnoproudu
vedena pod omítkou popř. dutinou podhledu

Proudová soustava a napětí:

- 3PEN, 400/230V, 50Hz, TN–C
- 3NPE, 400/230V, 50Hz, TN–S


LEGENDA OSVĚTLENÍ:

- S4: Stropní/nástěnné LED svítidlo 20W, opálový difuzor z PMMA, $\phi=2100\text{lm}$, Tc=4000K, Ra>80, IP65
L1: Vestavné LED svítidlo 28W, mikrosegmentovaná mřížka, $\phi=4000\text{lm}$, Tc=4000K, Ra>80, IP20
L3: Vestavné LED svítidlo 17W, opálový difuzor, $\phi=2190\text{lm}$, Tc=4000K, Ra>80, IP40
T1: Přisazené/závěsné LED svítidlo 55W, opálový kryt z polykarbonátu, $\phi=5600\text{lm}$, Tc=4000K, Ra>80, IP66
K1: Nástěnné LED svítidlo, P=8,3W, $\phi=1000\text{lm}$, Tc=4000K, Ra>80, IP20, elektronický předřadník
P1: Poplachové svítidlo
AN2: LED nouzové svítidlo, koridorová optika, IP20
UN1: LED nouzové svítidlo, s pikrogramem, IP20
Jednopolový vypínač / vyšší krytí
Sériový vypínač
Tlačítkový ovladač s orientační doutnavkou


POZNÁMKY:

- Proudová soustava a napětí:
 - 1NPE, 230V, 50Hz, TN–S
- V případě většího počtu ovladačů v jednom místě budou umísťovány pod sebou do svislého víceraťmečku.
- Výška osazení ovladačů osvětlení: +1,1m nad čistou podlahou (střed přístroje, popř. víceraťmečku).

ZÁSUVKOVÉ A TECHNOL. ROZVODY:

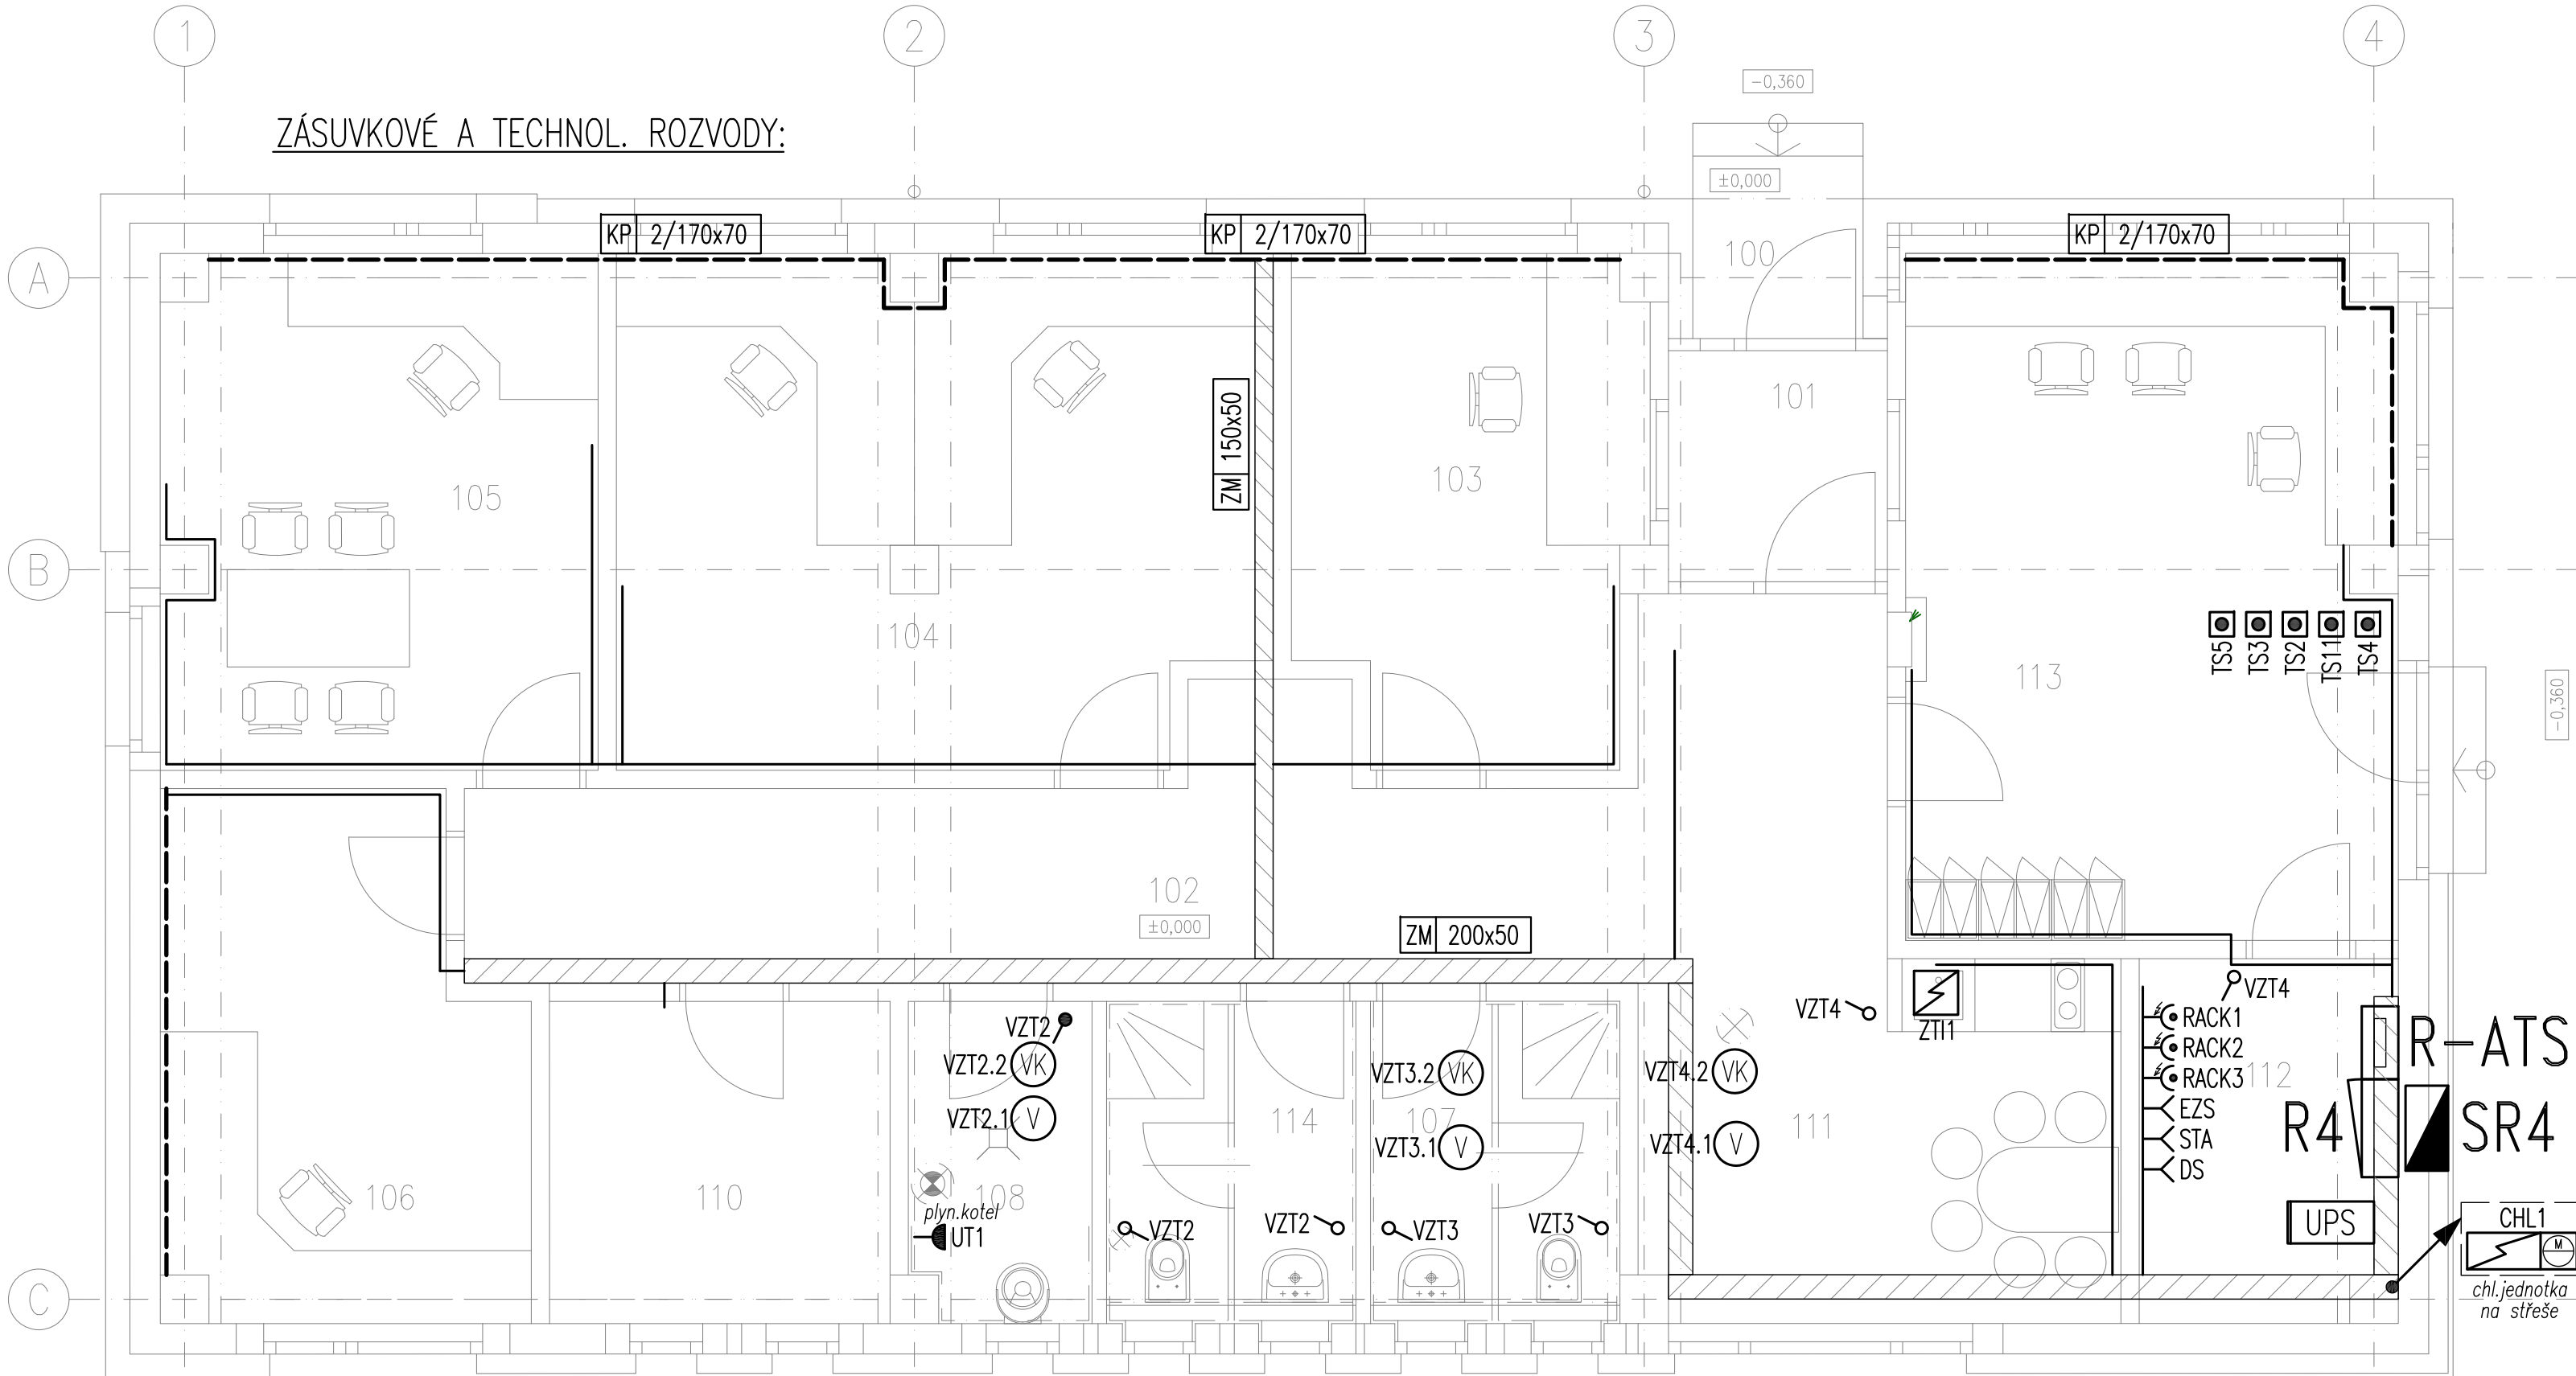

SVĚTELNÉ ROZVODY:

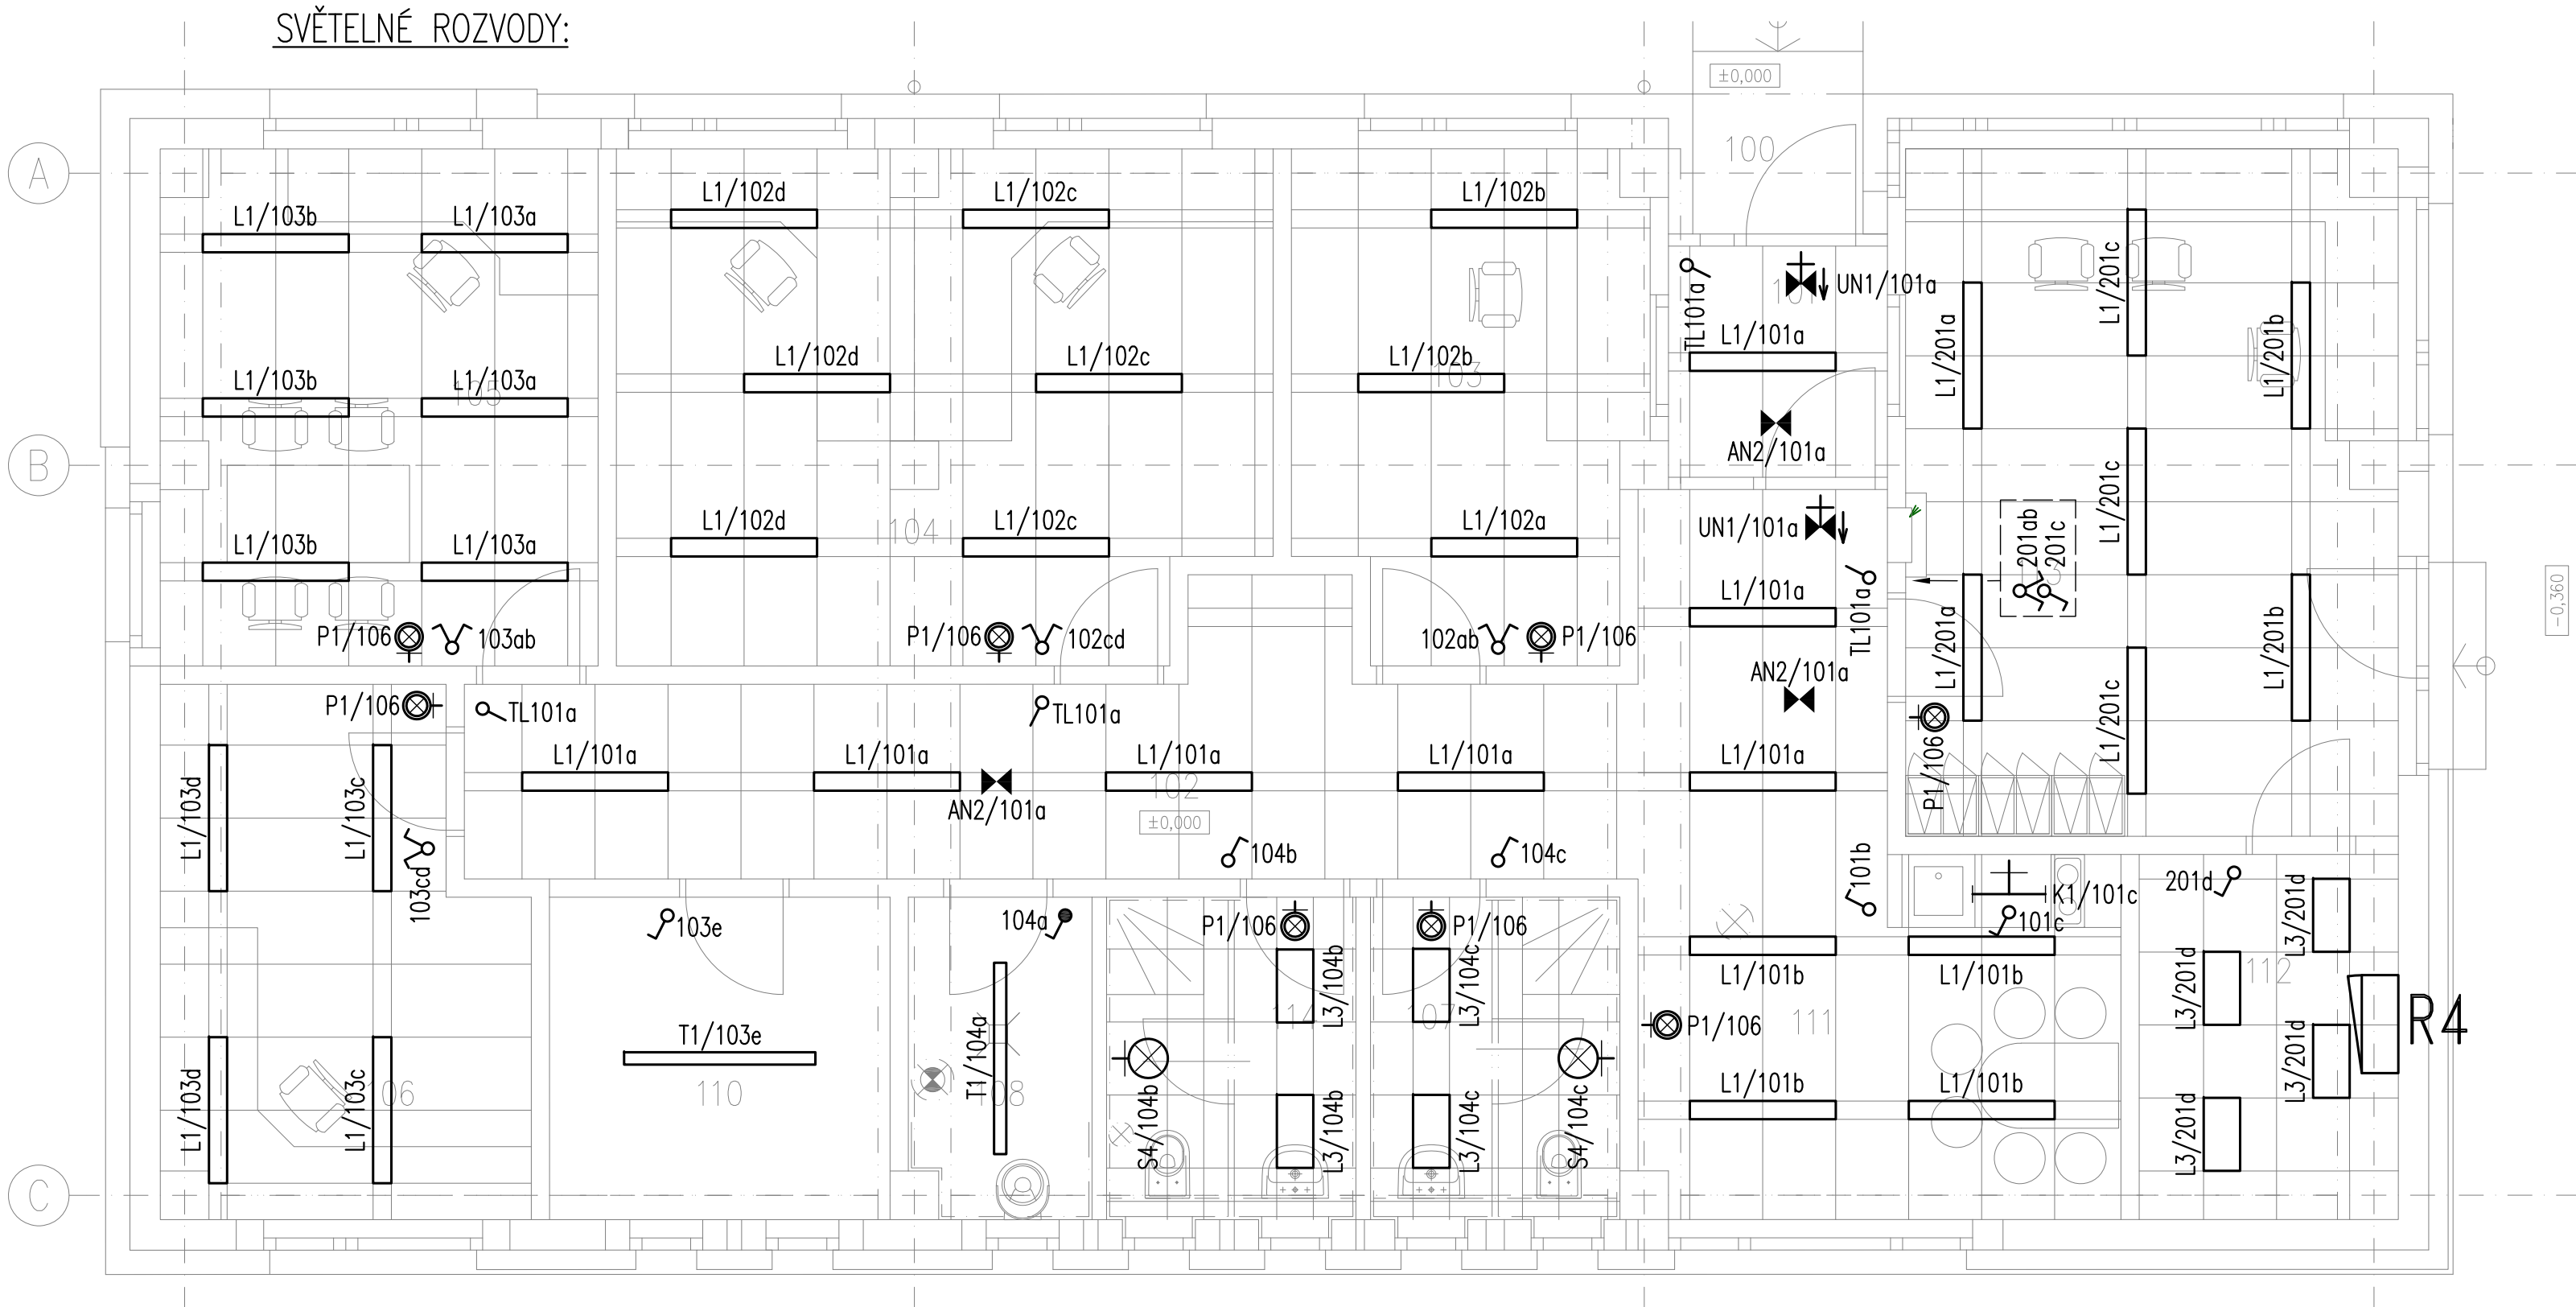

LEGENDA MÍSTNOSTÍ:

Č.M.	NÁZEV MÍSTNOSTI	PLOCHA [m2]	PODLAHA	STĚNY	STROP
100	ZÁVĚTRÍ	1,60	EPOXIDOVÝ NÁTĚR S POSYPEM	OMÍTKA + MALBA	OMÍTKA + MALBA
101	ZÁDVEŘÍ	3,40	KERAMICKÁ DLAŽBA	OMÍTKA + MALBA	RASTROVÝ PODHLED 2,6m
102	CHODBA	23,20	KERAMICKÁ DLAŽBA	OMÍTKA + MALBA	RASTROVÝ PODHLED 2,6m
103	VELITEL SMĚNY	11,40	PVC	OMÍTKA + MALBA	RASTROVÝ PODHLED 2,6m
104	POŽÁRNÍ REFERENT	22,00	PVC	OMÍTKA + MALBA	RASTROVÝ PODHLED 2,6m
105	VELITEL JEDNOTKY	15,00	PVC	OMÍTKA + MALBA	RASTROVÝ PODHLED 2,6m
106	ZÁSTUPCE VELITELE	12,00	PVC	OMÍTKA + MALBA	RASTROVÝ PODHLED 2,6m
107	TOAleta/SPRCHA	5,40	KERAMICKÁ DLAŽBA	KERAMICKÝ OBKLAD	RASTROVÝ PODHLED 2,6m
108	TECHNICKÁ MÍSTNOST	3,90	KERAMICKÁ DLAŽBA	OMÍTKA + MALBA	OMÍTKA + MALBA
109	NEOBSAŽENO	–	–	–	–
110	ARCHIV	7,40	KERAMICKÁ DLAŽBA	OMÍTKA + MALBA	OMÍTKA + MALBA
111	DENNÍ MÍSTNOST	11,30	KERAMICKÁ DLAŽBA	OMÍTKA + MALBA	RASTROVÝ PODHLED 2,6m
112	ROZVODNA+SERVER	6,20	PVC	OMÍTKA + MALBA	RASTROVÝ PODHLED 2,6m
113	OPERAČNÍ MÍSTNOST	22,60	PVC	OMÍTKA + MALBA	RASTROVÝ PODHLED 2,6m
114	TOAleta/SPRCHA	5,40	KERAMICKÁ DLAŽBA	KERAMICKÝ OBKLAD	RASTROVÝ PODHLED 2,6m

Změna:		Název změny:	Datum:	Provedl:	Podpis:
Investor:			Kontaktní adresa:		
 SPRÁVA ŽELEZNIČNÍ DOPRAVNÍ CESTY, s. o. sídlem: Dlážděná 1003 / 7 Praha 1, 186 00 Nové Město			SŽDC s.o. Stavební správa západ Sokolovská 278 / 1955 190 00 Praha 9		
METROPROJEKT Praha a.s. nám. I. P. Pavlova 1786/2 generální ředitel: Ing. David Krása tel.: +420 296 154 105 www.metroprojekt.cz info@metroprojekt.cz			Souprava číslo:		
Hlavní inženýr projektu: Podpis: Ing. arch. Hana VERMACHOVÁ tel.: +420 296 154 303 Stupeň: P			Název a účel díla: Rekonstrukce objektů pro přemístění HZS Č. Budějovice a provozní budova SZDC PROJEKT		
Zpracovatelský útvar: S 71 tel.: +420 296 154 158 Vedoucí útvaru: Podpis: Ing. Jan Kahuda			Název části díla: Stavební část SO 04 KANCELÁŘE HZS Silnoproudé rozvody, hromosvod		E E4
Odpovědný projektant: Podpis: Ing. Radek Procházka Vypracoval: Podpis: David Janura			Název dokumentu: PŮDORYS 1.NP		Změna: - Číslo příl.: 201
Skart. znak: V20/2038 Datum: 05/2018 Počet formátů: 8xA4 Měřítko: 1:50			IČD : 17 7269 002 05 04 05		