




## PŮDORYS 1.NP

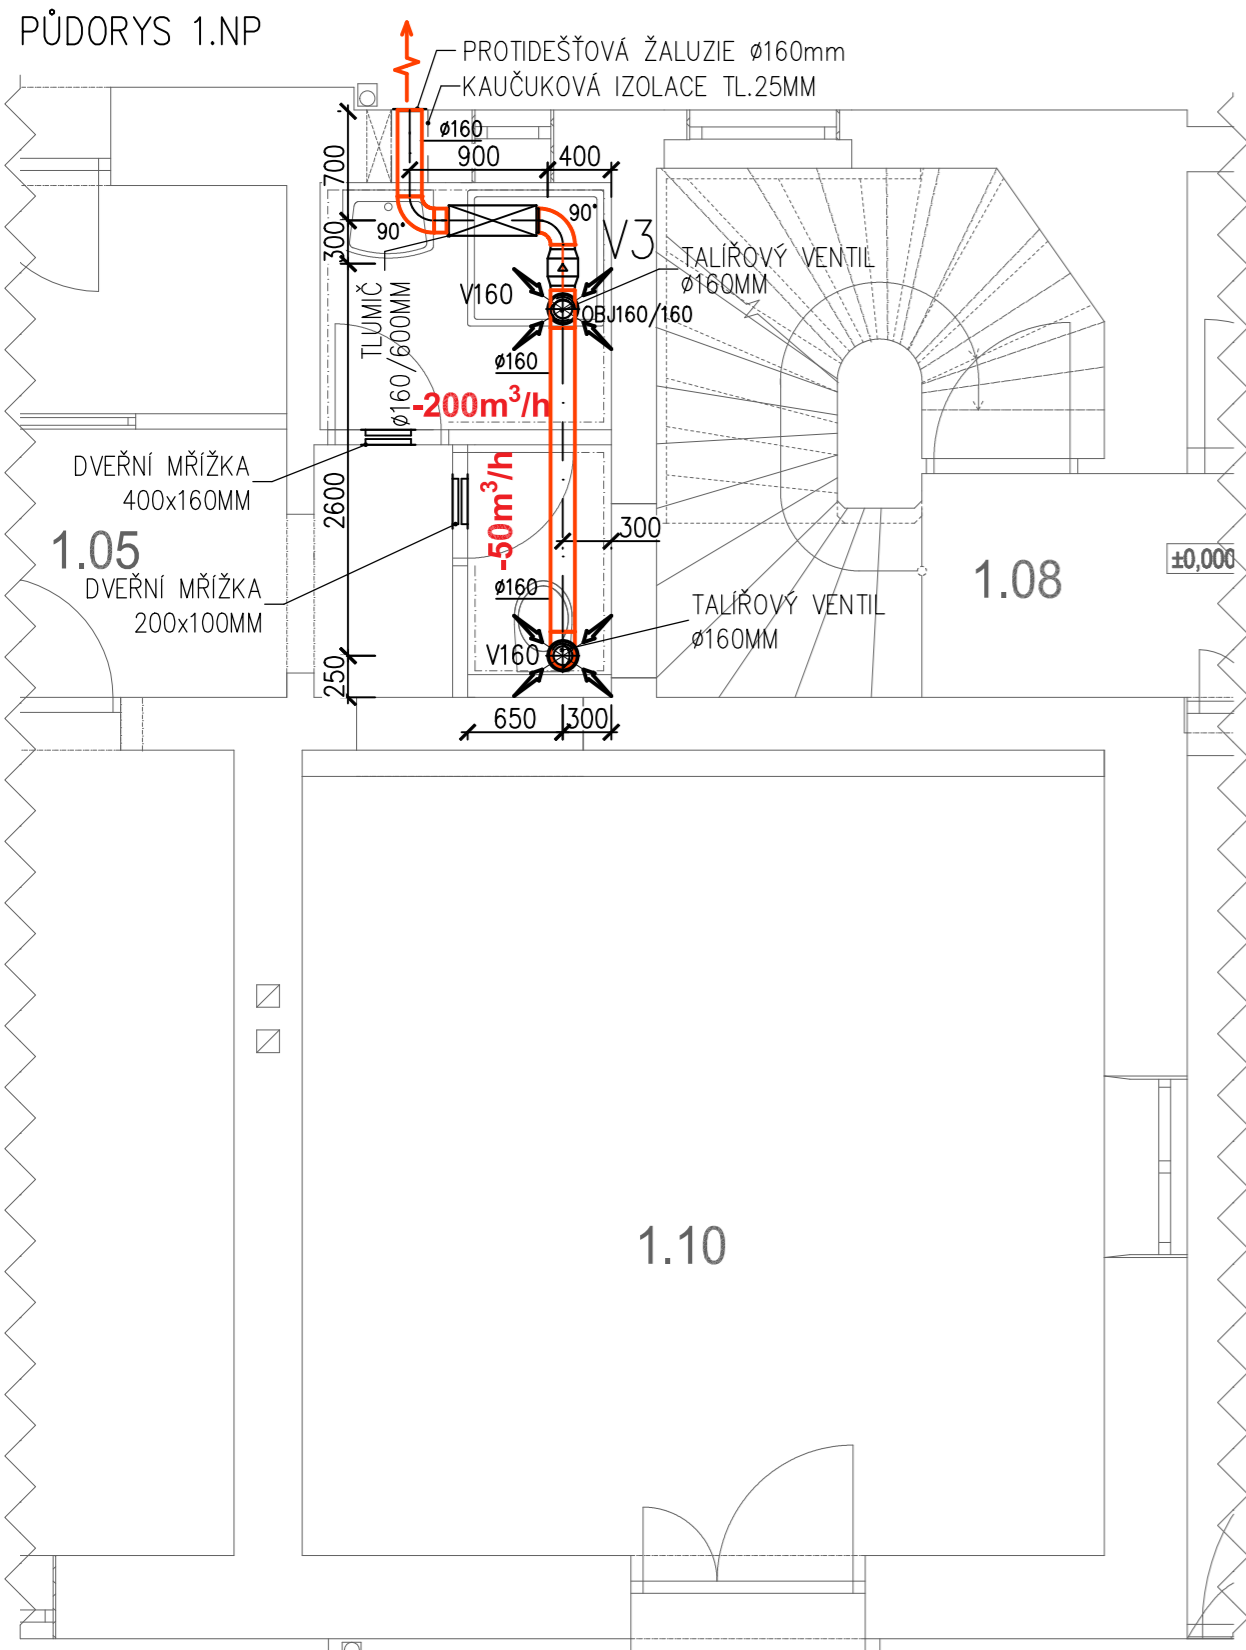

## PŮDORYS 2.NP

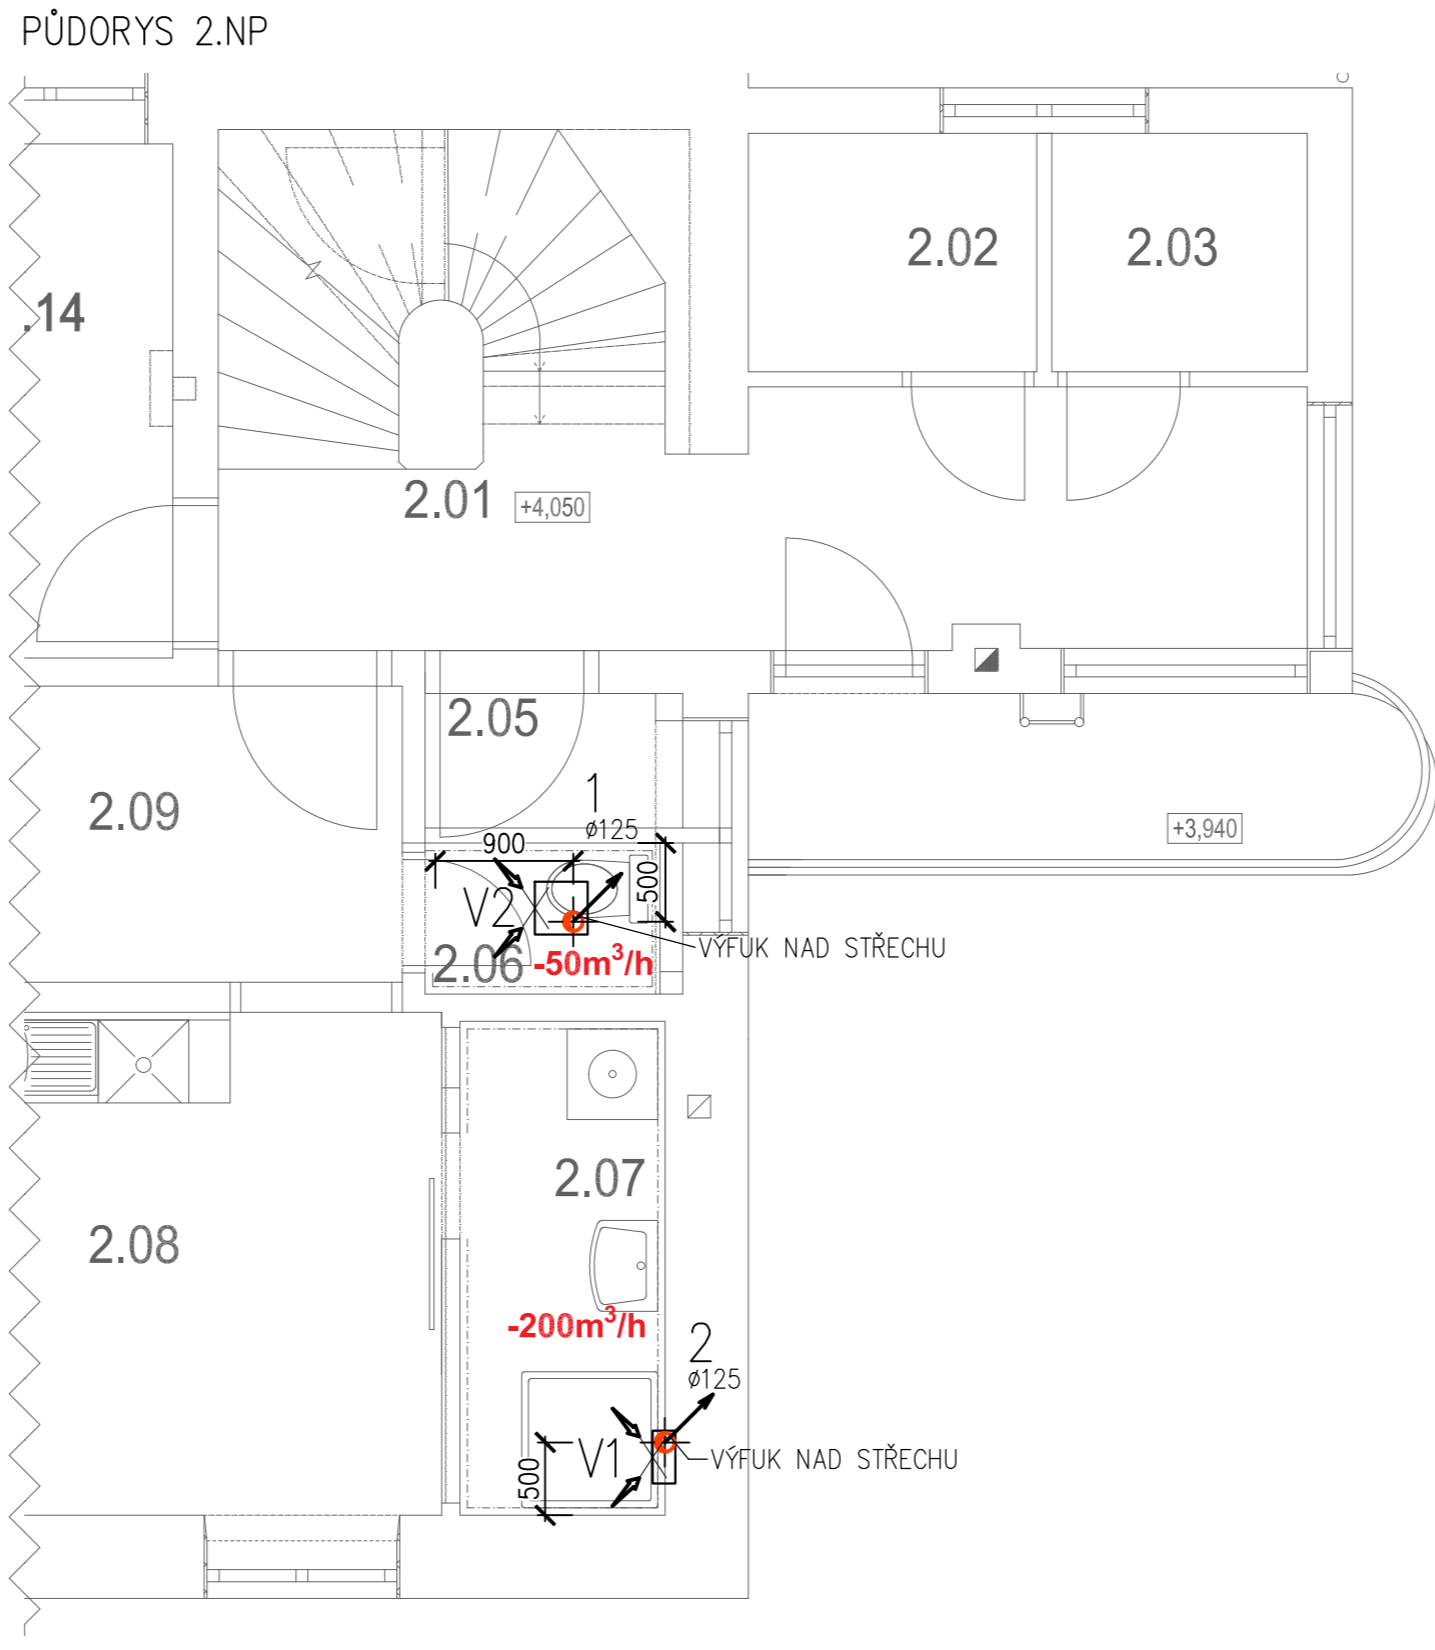

### POHLED NA STŘECHU:

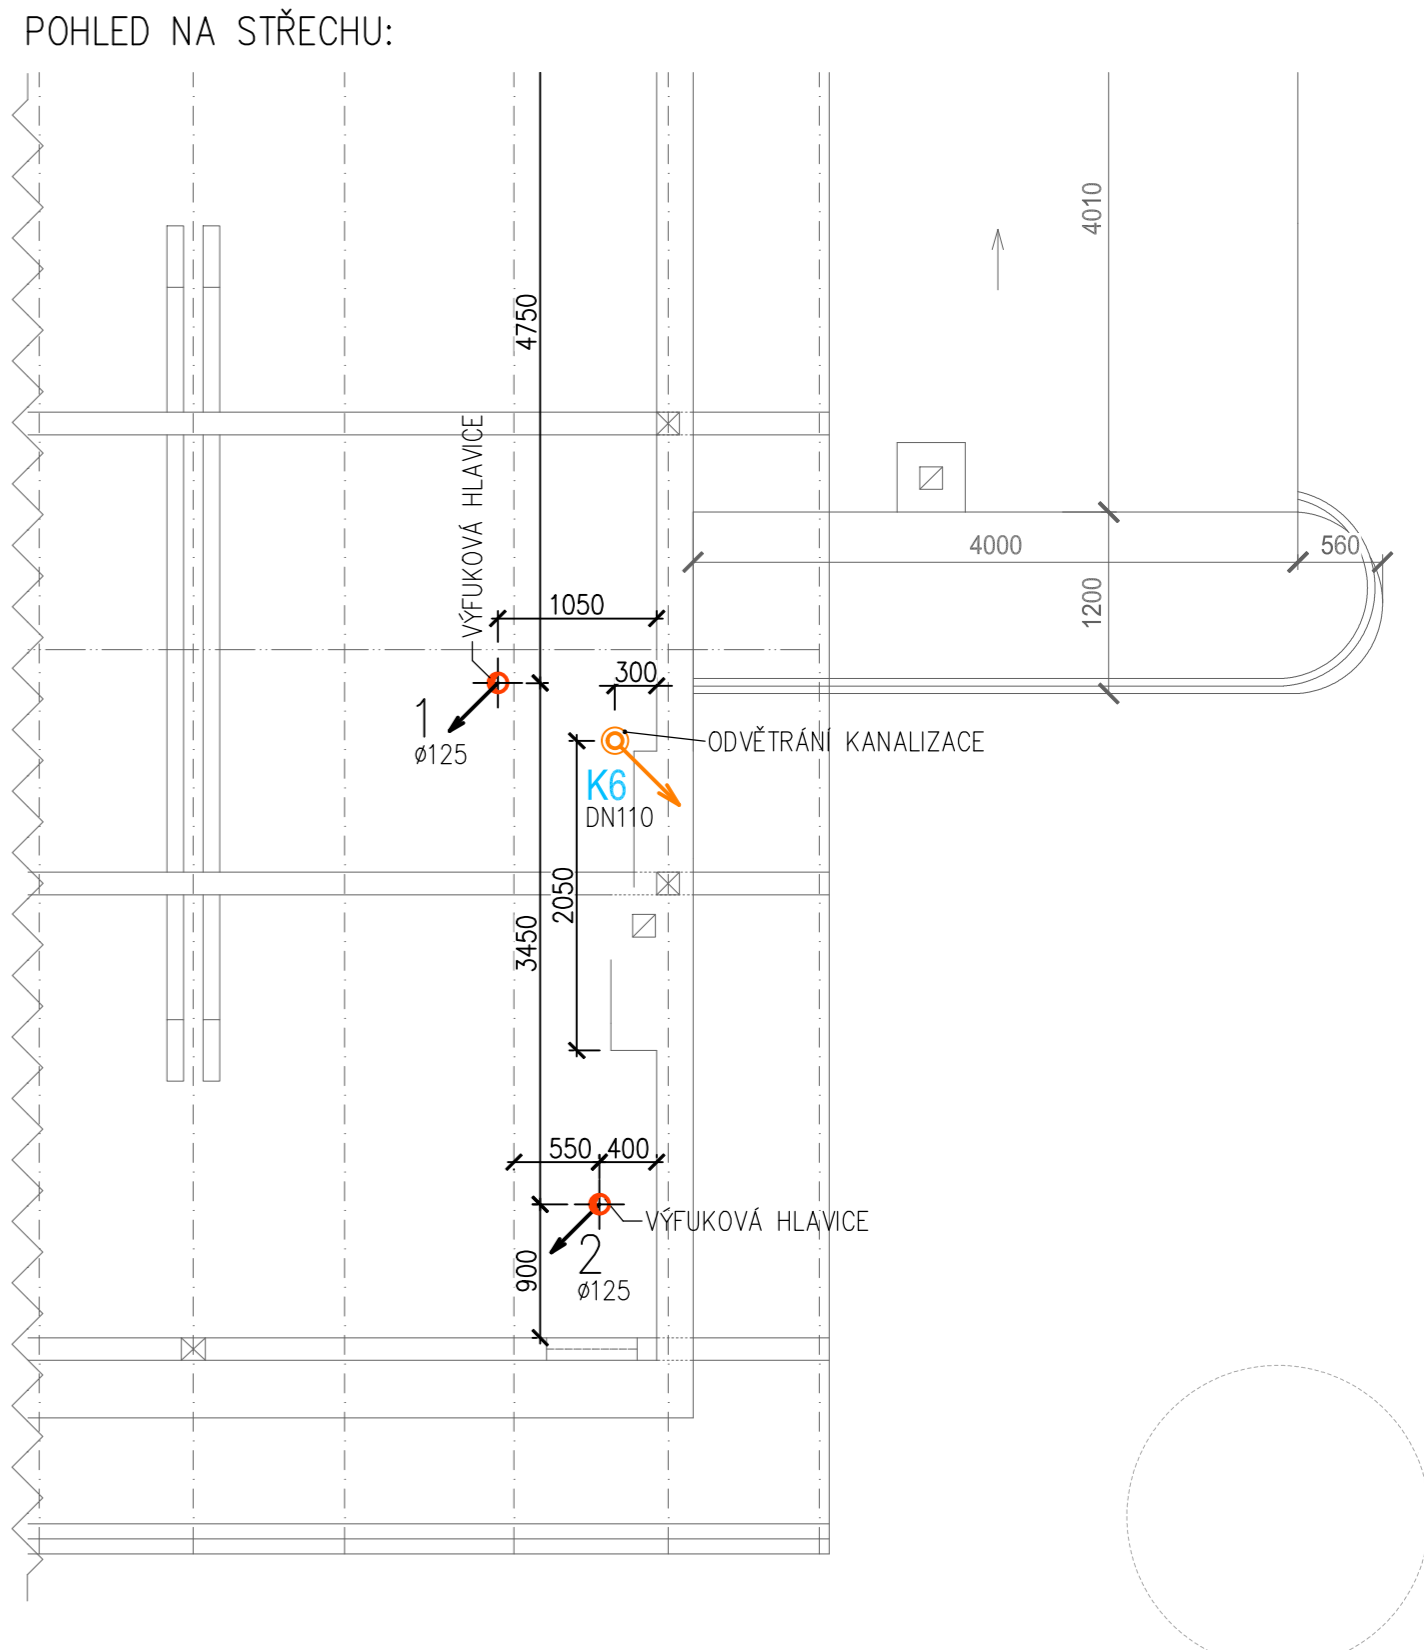

POZNÁMKA:

- POTRUBÍ SPIRO BUDE POD STROPEM ZAVĚŠENO POMOCÍ DVOUŠROUBOVÝCH OBJÍMEK, PŘI PROSTUPU OBVODOVOU STĚNOU NEBO STROPEM BUDE POTRUBÍ V CELÉ TRASE OBALENO KAUKČUKOVOU ISOLACÍ
- VÝFUK VZDUCHU V 1.NP BUDE ŘEŠEN PŘES FASÁDU S PROTIDEŠŤOVOU ŽALUZIÍ S OKAPNÍČKOU
- POTRUBÍ VÝFUKU BUDE SPÁDOVÁNO SMĚREM DO EXTERIÉRU Z DŮVODU ODVODU VZNIKLÉHO KONDENZÁTU
- ROZVODY JSOU VEDENY POD STROPEM
- PŘI PROSTUPU POTRUBÍ STĚNOU BUDE POTRUBÍ OSAZENO DO ISOLACE Z MINERÁLNÍ VATY TL. 30MM
- V KOUPELNÁCH BUDOU OSAZENY BEZPRAHOVÉ DVEŘE (NETĚSNÉ) PRO PŘÍVOD VZDUCHU
- POTRUBNÍ ROZVODY BUDOU PROVEDENY ZE SYSTÉMU S INTEGROVANÝM TĚSNĚNÍM BEZ POUŽITÍ PÁSKY!!!
- OHYBY BUDOU VÝHRADNĚ LISOVANÉ

VENTILÁTORÝ:


- V1 - NÁSTĚNNÝ RADIÁLNÍ VENTILÁTOR, SE ZABUDOVANOU ZPĚTNOU KLAPKOU, PRŮTOK 200m<sup>3</sup>/h PŘI 200Pa, KRYTÍ IPX4, MAX TEPLOTA 50°C, PROVEDENÍ VENTILÁTORU MUSÍ UMOŽŇOVAT OSAZENÍ DO KOUPELNY, PŘÍKON 95W, PROUD 0,48A, HMOTNOST 3,78KG
- V2 - STROPNÍ RADIÁLNÍ VENTILÁTOR, SE ZABUDOVANOU ZPĚTNOU KLAPKOU, PRŮTOK 50m<sup>3</sup>/h PŘI 150Pa, KRYTÍ IPX4, MAX TEPLOTA 50°C, PŘÍKON 27W, PROUD 0,13A, HMOTNOST 1,8KG,
- V3 - DIAGONÁLNÍ VENTILÁTOR DO KRUHOVÉHO POTRUBÍ S DOBĚHEM, VÝKON 53W, PRŮTOK 250m<sup>3</sup>/h PŘI 175Pa, MAX. TEPLOTA 60°C, HMOTNOST 2,7kg, DO POTRUBÍ Ø160mm

LEGENDA POTRUBÍ:

-  ODVODNÍ POTRUBÍ SPIRO

POZNÁMKA:

- V160 – TALÍŘOVÝ VENTIL KOVOVÝ (ODVODNI) 160  
PŽ – PROTIDEŠŤOVÁ ŽALUZIE S OKAPNIČKOU

AUTORIZOVANÝ PROJEKTANT:	HLAVNÍ PROJEKTANT:	VYPRACOVAL:	NADMOŘSKÁ VÝŠKA:	 <b>PASS ARCH</b> www.passarch.cz Naardenská 141, 688 01 Uherský Brod
Ing. Martin Běťák	Ing. Martin Běťák	Ing. Lukáš Gottwald	±0,000 ≈ m n. m. B. p. v.	
INVESTOR: Správa železnic, státní organizace, Dílažďená 1003/7, Nové Město (Praha 1), 110 00 Praha, IČ: 70994234			DATUM: 01/2021	
NÁZEV AKCE: <b>OPRAVA VÝPRAVNÍ BUDOVY V JAROMĚŘICÍCH NAD ROKYTNOU</b> na p. č. st. 419, k. ú. Popovice nad Rokytnou			PARÉ:	
D.1.4.3 - TECHNIKA PROSTŘEDÍ STAVEB - VZDUCHOTECHNIKA			REVIZE:	<b>Popovice nad Rokytnou</b> MĚŘÍTKO: 1:50 ČÍSLO VÝKRESU: 01
NÁZEV VÝKRESU: <b>PŮDORYS 1.NP A 2.NP - VZDUCHOTECHNIKA</b>				