


SITUACE STÁVAJÍCÍCH
INŽENÝRSKÝCH SÍTÍ

M 1:1000
KM 18,1 - 18,7

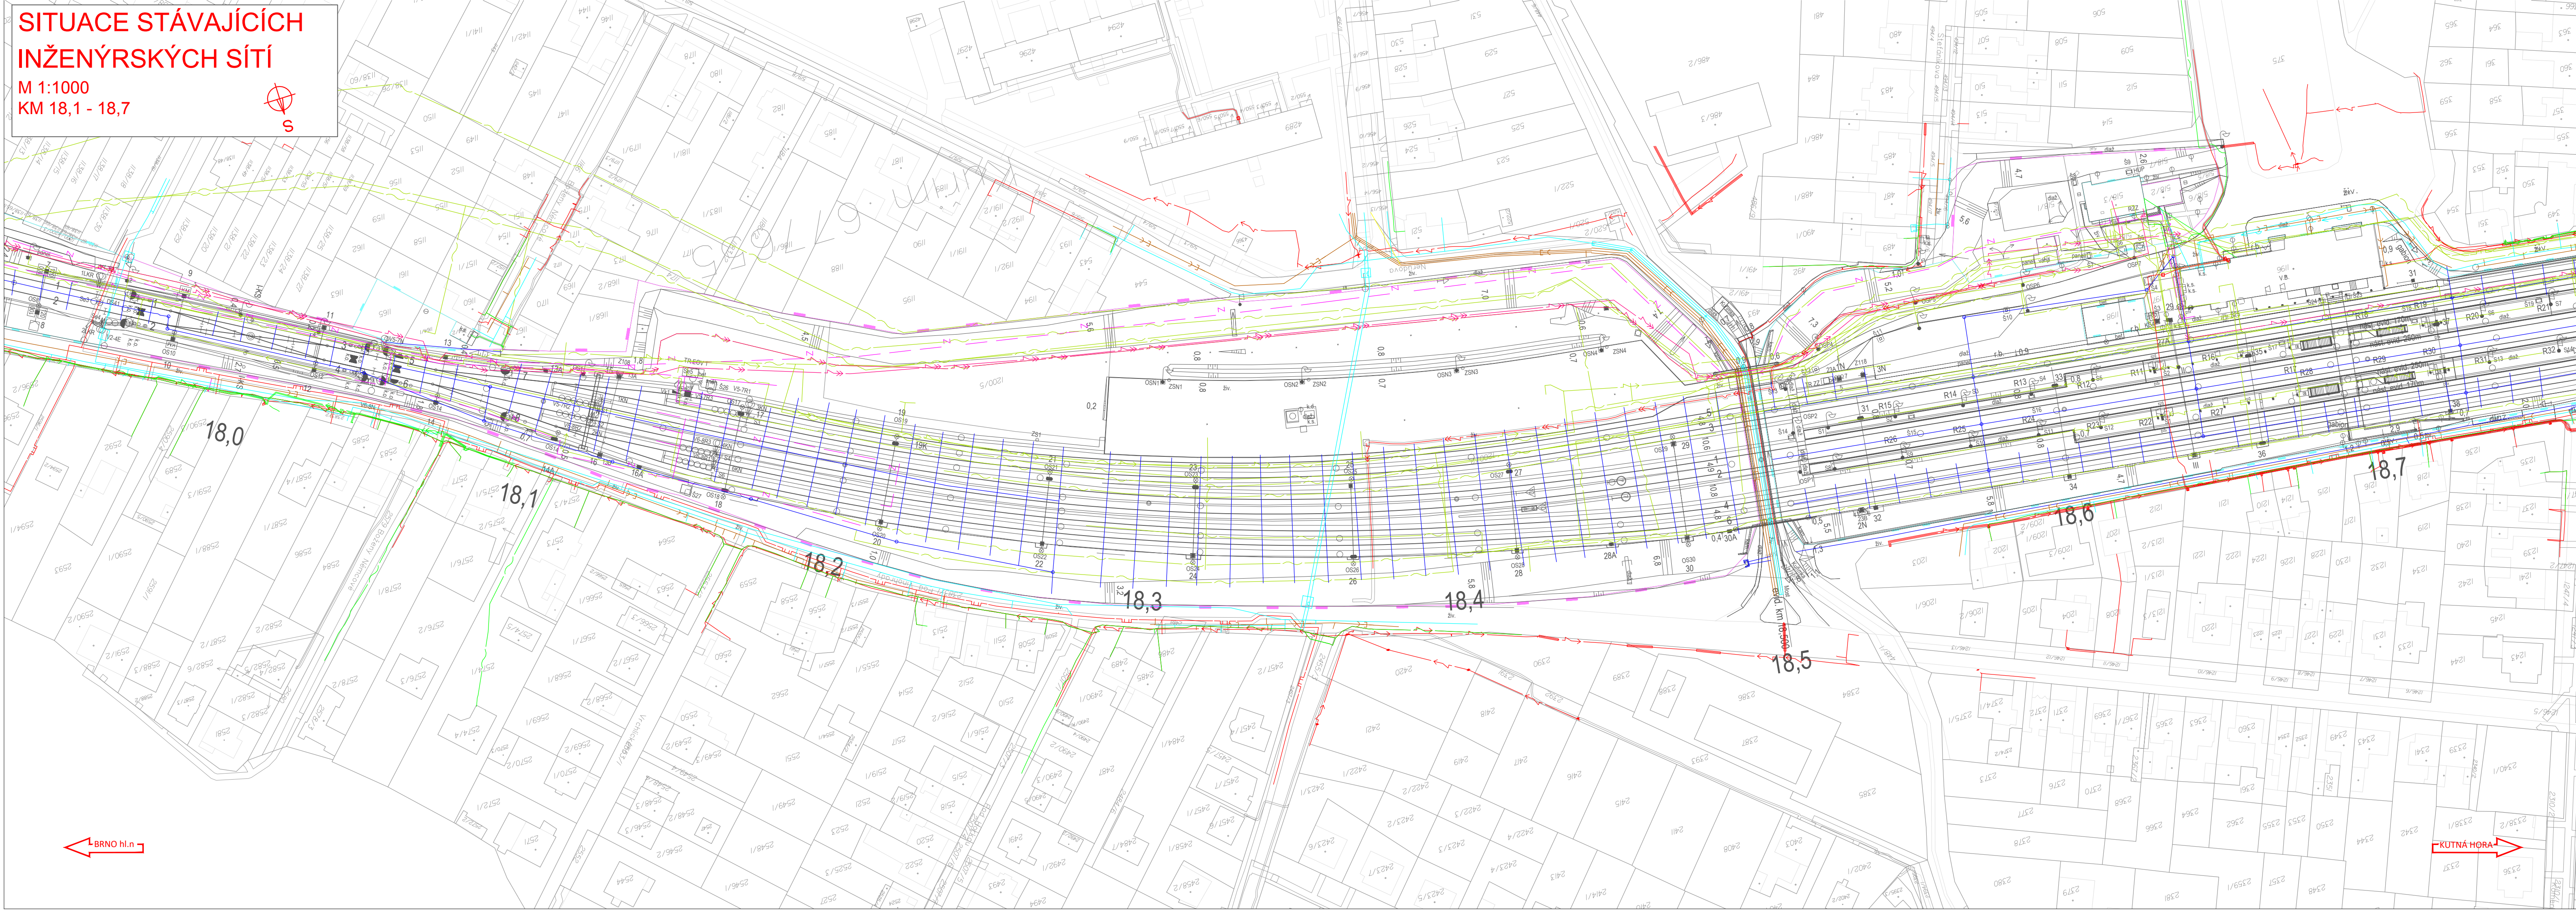

LEGENDA STÁVAJÍCÍCH INŽENÝRSKÝCH SÍTÍ

- BVK, ČD, SŽ - VODOVOD
- BVK, ČD, SŽ, LELEKOVICE - KANALIZACE JEDNOTNÁ
- BVK KANALIZACE DEŠŤOVÁ
- BVK KANALIZACE SPLAŠKOVÁ
- BKOM, CETIN, DPMB - NN KABELY
- TSB, M. KUŘIM - NN KABELY
- M. KUŘIM - NN NADZEMNÍ VEDENÍ
- EG.D NN KABELY
- EG.D NN NADZEMNÍ VEDENÍ
- EG.D VN KABELY
- EG.D VN NADZEMNÍ VEDENÍ
- EG.D VVN NADZEMNÍ VEDENÍ
- GASNET NTL PLYNOVOD
- GASNET STL PLYNOVOD
- GASNET VTL PLYNOVOD
- CETIN SDĚLOVACÍ KABELY
- CETIN SDĚLOVACÍ NADZEMNÍ VEDENÍ
- CETIN RADIOVÉ SÍTĚ
- CABLECOM, EG.D, KAB. TEL.CZ, KME - SDĚLOVACÍ KABELY
- FASTER, DIAL TELECOM, SMARTCOM - SDĚLOVACÍ KABELY
- NETBOX, VODAFONE, T-MOBILE, GTS, TSB - SDĚLOVACÍ KABELY
- EG.D SDĚLOVACÍ NADZEMNÍ VEDENÍ
- SŽ ZABEZPEČOVACÍ KABELY
- TEPLÁRNÍ BRNO HORKOVOD
- TEPLÁRNÍ BRNO TEPOVOD
- SŽ NN KABELY
- SŽ NN NADZEMNÍ VEDENÍ
- SŽ VN KABELY
- ČD NTL PLYNOVOD
- ČD TELEMATIKA, SŽ - SDĚLOVACÍ KABELY
- SŽ ZABEZPEČOVACÍ KABELY
- SŽ PODPOVRCHOVÉ ODVODNĚNÍ



			ČÍSLO SOUPRAVY:
REVIZE Č.	DATUM	ZMĚNA	

Společnost SUDBR-SAGASTA pro DSP+PDPS+AD "Rekonstrukce ŽST Brno - Královo Pole"

Společník 1 (vedoucí společnosti):



SUDOP BRNO

SUDOP BRNO, spol. s r.o.
Kounicova 26
611 36 Brno

Společník 2:



SAGASTA

SAGASTA, s.r.o.
Novodvorská 1010/14
142 00 Praha 4

OBJEDNAVATEL:	Správa železnic, s.o., Dílčedělná 1003/7, 110 00 Praha 1	tel. : +420 972 625 804
PROFESNÍ SKUPINA:	34. INŽENÝRING	E-mail: sudop@sudop-brno.cz
ODPOVĚDNÝ PROJ. ZAKÁZKY	Ing. Kamil Chmela	VEDOUCÍ PROF. SKUPINY
ODPOVĚDNÝ PROJ. PS, SO	Milan Bríza	Ing. Kamil Chmela
KRAJ:	Jihomoravský	POVĚŘENÝ OÚ: Úřad m.č.m. Brno, Brno-Královo Pole
REKONSTRUKCE ŽST. BRNO - KRÁLOVO POLE		STUPEŇ: PDPS
Výkresy stávajících inženýrských sítí		ZAK. ČÍSLO 20062-01-0721
		ARCH. ČÍSLO 2021120001
		MĚŘÍTKO 1 : 1000
		POČET FORMÁTŮ 6 A4
		DATUM:
		06/2022
		ČÁST DOKUM.
		C.4.1
		PŘÍLOHA
		13