

ŽST. LOVOSICE, ÚPRAVA ROZHLASOVÉHO ZAŘÍZENÍ


UMÍSTĚNÍ A VNITŘNÍ INSTALACE RZ V PODCHODU

VYSVĚTLIVKY:

- Reproduktor podchodový
- Elektroinstalační rozvodná krabice
- ČERVENĚ - Zařízení vybudovaná nebo přemísťovaná v rámci tohoto PS
- ORANŽOVĚ - Stávající zařízení demontováno a znova namontováno v rámci tohoto PS
- MODŘE - Zařízení vybudovaná v rámci jiných PS nebo SO
- ČERNĚ - Zařízení stávající

VYSVĚTLIVKY:

KABELOVÁ TRASA ROZHLASOVÝCH ROZVODŮ JE VEDENA V NOVÝCH LIŠTÁCH (FALEŠNÝ ROH) PO STĚNÁCH PODCHODU (V RÁMCI SO PODCHODU).

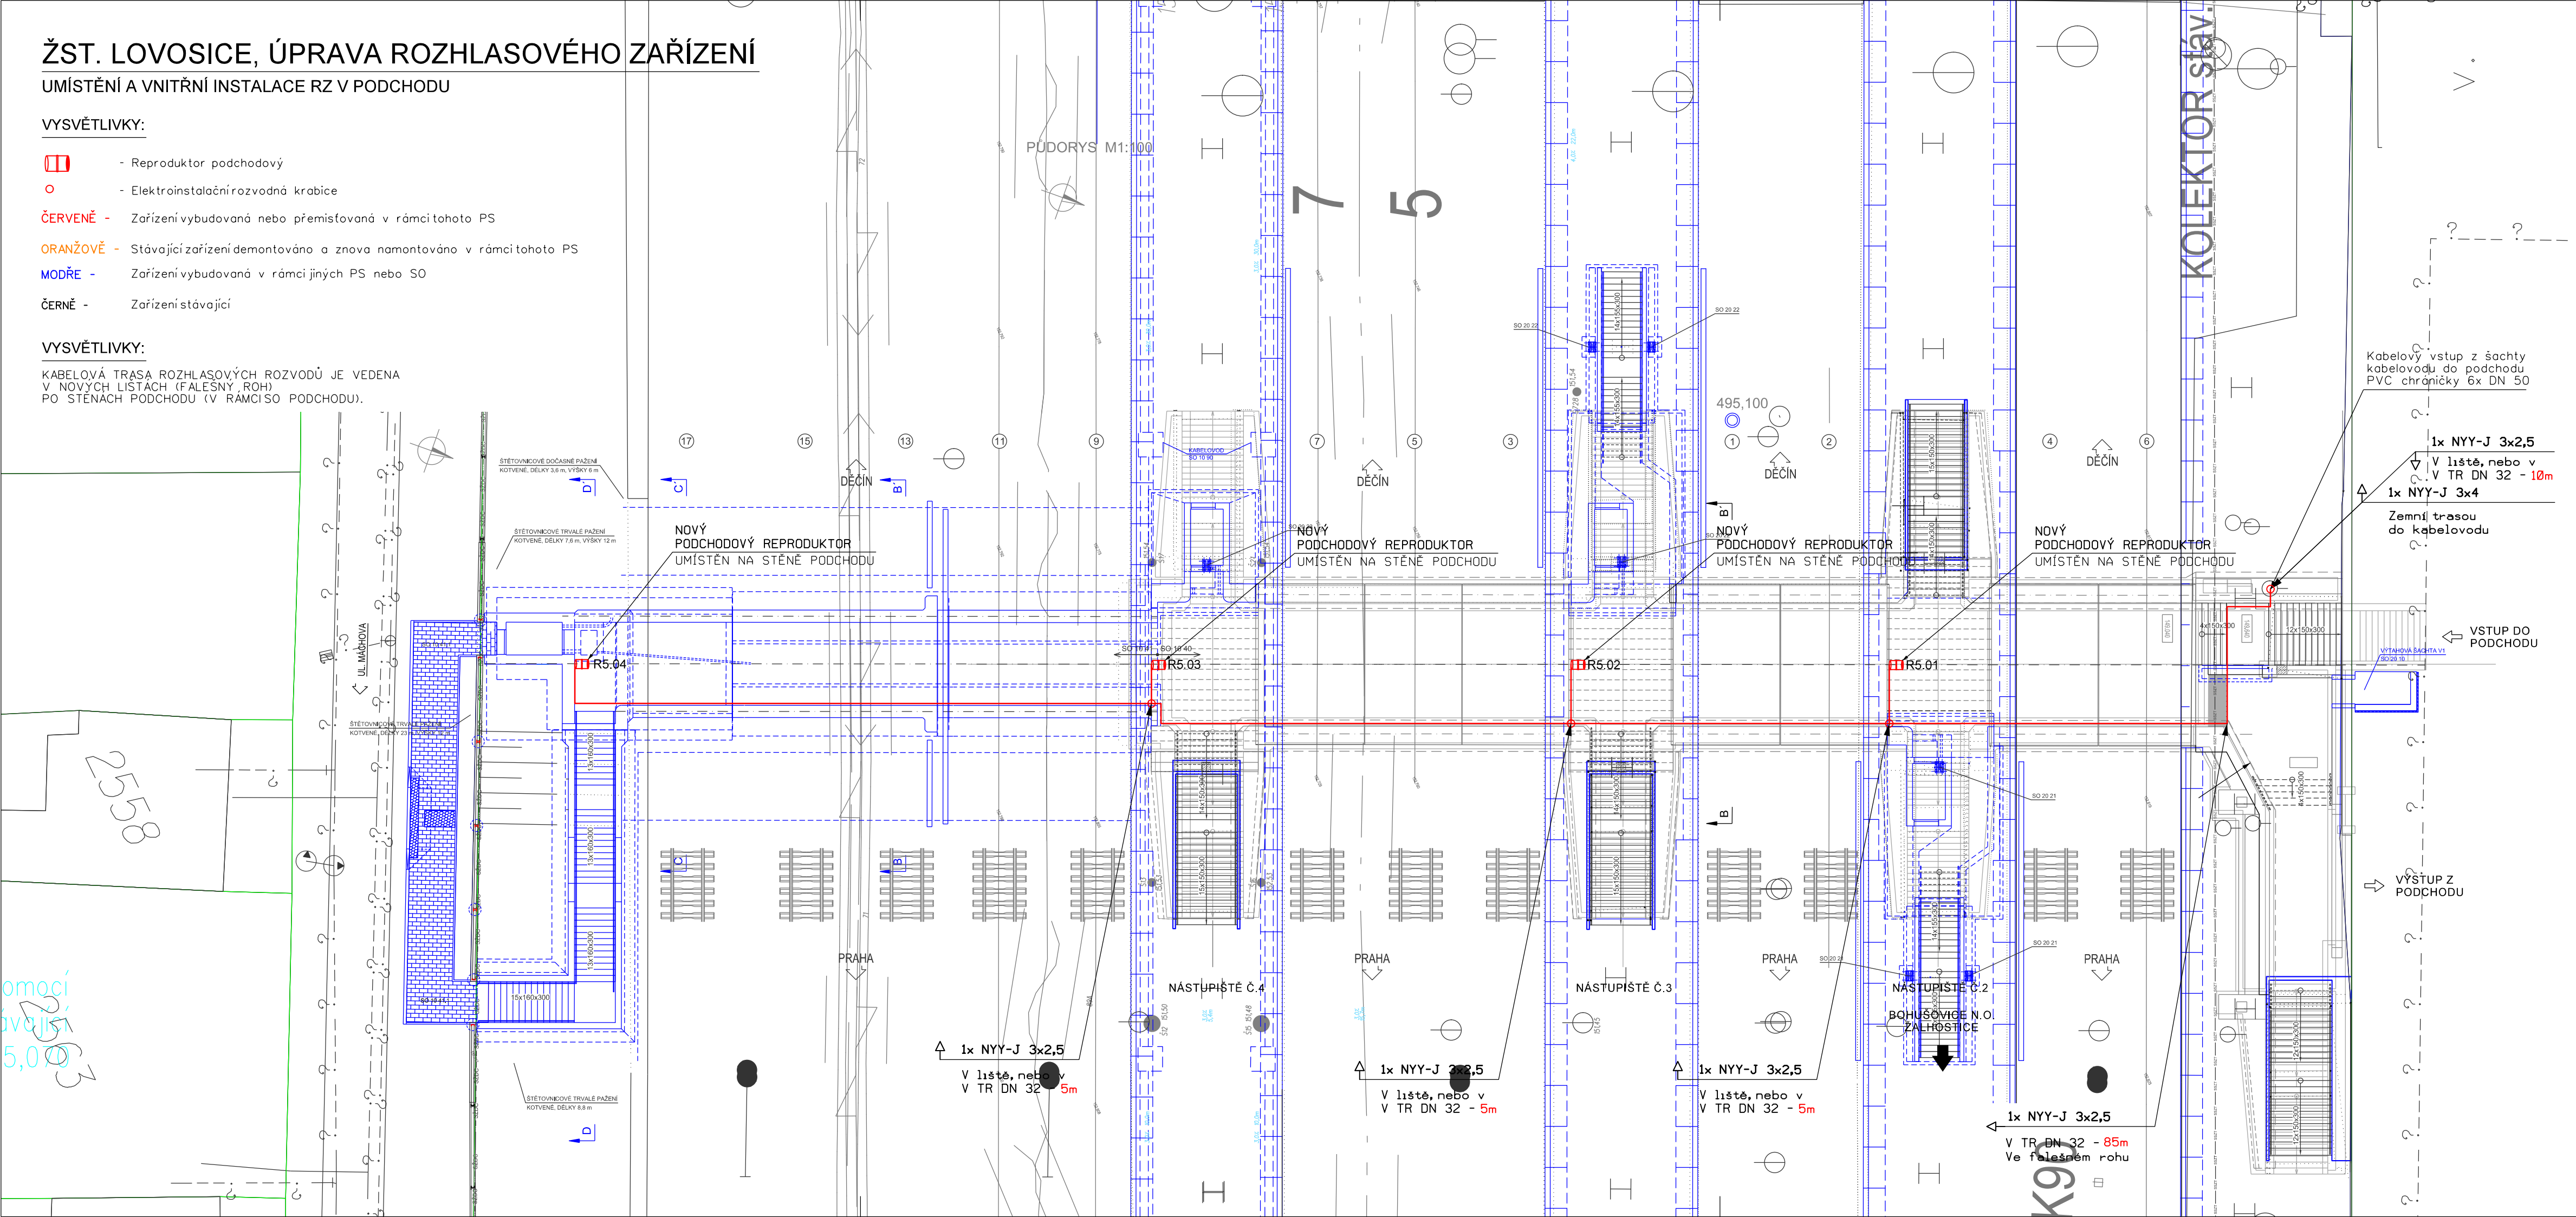

PS 20 30
D.2

VÝŠKOVÝ SYSTÉM BpV SOUŘADNICOVÝ SYSTÉM S-JTSK ±0,000 = xxx,xx m n. m.

| Číslo změny: | Obsah změny: | Datum změny: |
|--------------|--------------|--------------|
| 01 | - | - |
| 02 | - | - |
| 03 | - | - |

| | |
|-------------|---|
| Objednatel: | Správa železniční dopravní cesty, s.o. Dlážděná 1003/7, 110 00 Praha 1 |
| | Stavební správa západ Sokolovská 278/1955, 190 00 Praha 9 |

| | | |
|--|---|---|
| Sdružení: „SPEU + SP ŽST Lovosice_nástupišť_P“ | SUDOP PRAHA a.s. Olšanská 1a, 130 80 Praha Tel.: +420 267 094 111 E-mail: praha@sudop.cz | SUDOP EU a.s. Olšanská 1a, 130 80 Praha Tel.: +420 267 094 305 E-mail: info@sudopeu.cz |
|--|---|---|

| | |
|---|--------------------------|
| Zpracovatel částí: | Hlavní inženýr projektu: |
| SUDOP PRAHA a.s. Olšanská 1a, 130 80 Praha Tel.: +420 267 094 111 E-mail: praha@sudop.cz | ING. STANISLAV JAROŠ |
| | Garant profese: |
| | ING. MARTIN ŠTROF |

| | | | |
|---|----------------------------------|-------------|-------------------|
| Středisko: ELEKTROTECHNIKY, TRAKCE, SDĚLOVACÍ A ZABEZPEČOVACÍ TECHNIKY | | | |
| Vedoucí střediska: | Odpovědný projektant SO, IO, PS: | Vypracoval: | Kontroloval: |
| ING. MARTIN RAIBR | JAN VLK | JAN VLK | ING. OLDŘICH HORA |

| | |
|--|------------------------------|
| Název akce: REKONSTRUKCE NÁSTUPÍŠŤ A ZŘÍZENÍ BEZBARIÉROVÝCH PŘÍSTUPŮ V ŽST. LOVOSICE | Číslo smlouvy: 17-030.640 |
| Název PS/SO: D.2 ŽELEZNIČNÍ SDĚLOVACÍ ZAŘÍZENÍ D.2.2 ROZHLASOVÉ ZAŘÍZENÍ PS 20 30 ŽST. LOVOSICE, ÚPRAVA ROZHLASOVÉHO ZAŘÍZENÍ | Projektový stupeň: DSP |
| Název přílohy: UMÍSTĚNÍ A VNITŘNÍ INSTALACE RZ V PODCHODU | Datum: 04 / 2021 |
| | Číslo části: D.2.3.1 |
| | Měřítko: 1:200 |
| | Počet formátů: 4xA4 |
| | Číslo přílohy: 6 |

DOKUMENT LZE UŽÍVAT POUZE VE SMYSLU PŘÍSLUŠNÉ SMLOUVY O DÍLO, ŽÁDNÁ JEHO ČÁST NEMŮŽE BÝT DLE ZÁKONA č.121/2000 Sb. KOPÍROVÁNA NEBO JINÝM ZPŮSOBEM ROZŠÍŘOVÁNA. BEZ SOUHLASU SUDOP EU a.s.