
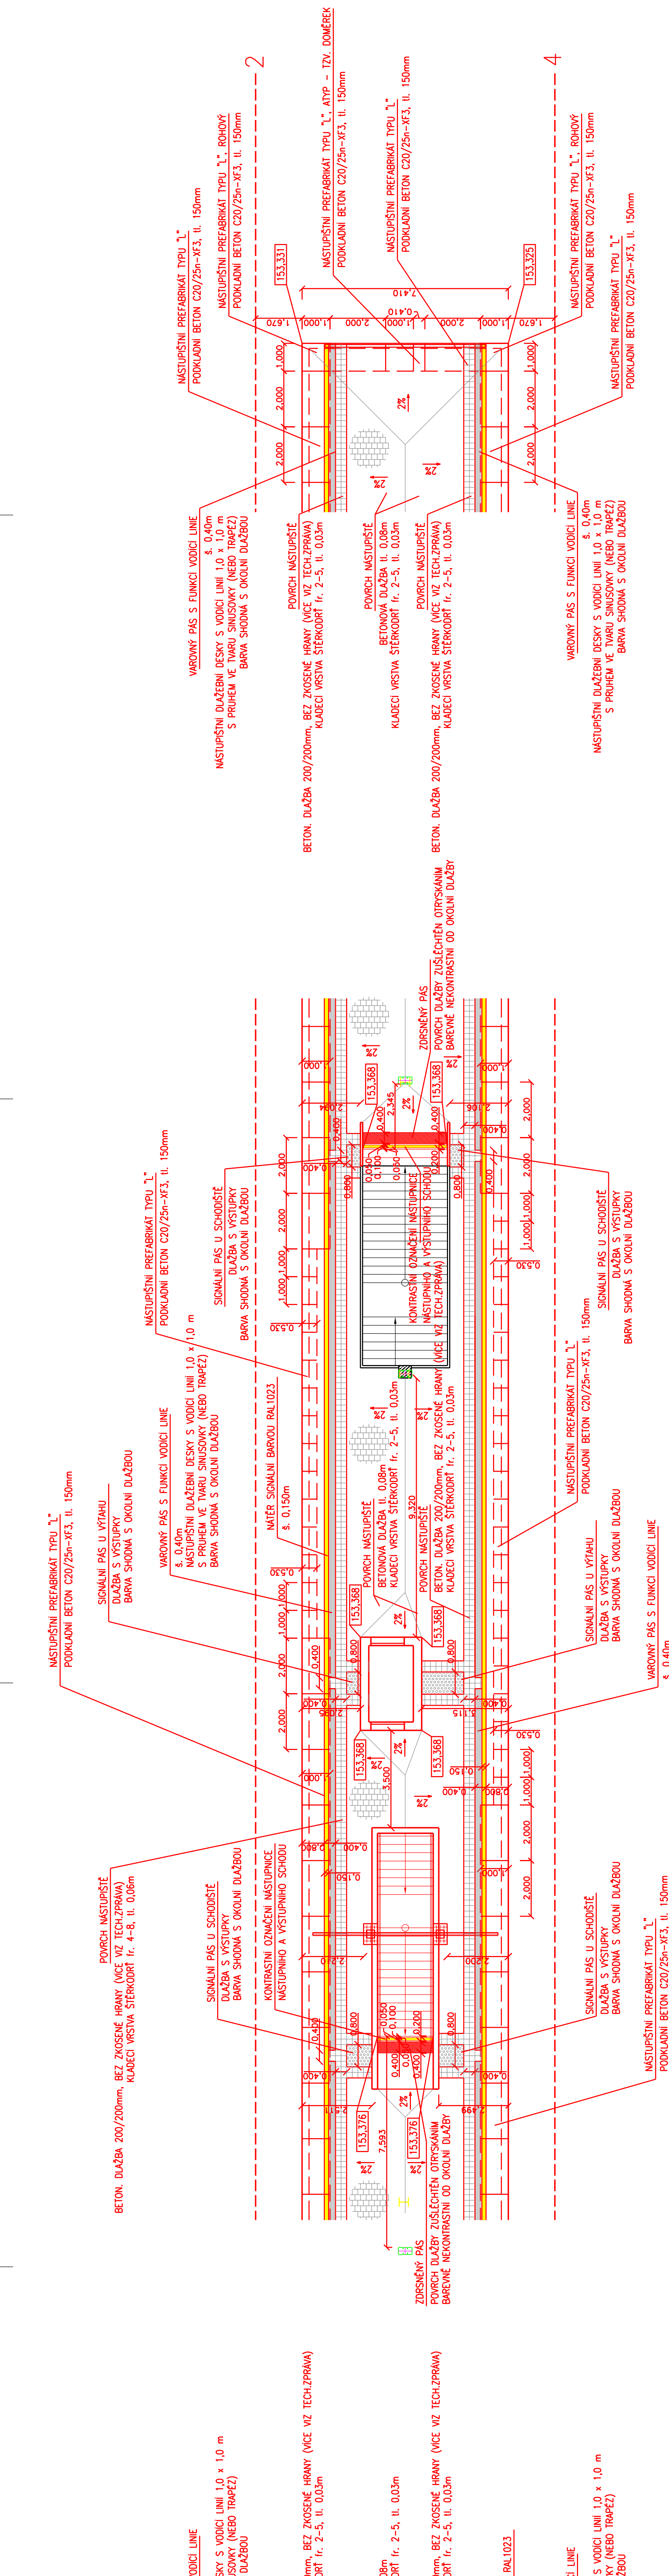


DETAILY UKONČENÍ NÁSTUPIŠTĚ,  
VÝSTUPY Z PODCHODU  
MĚŘÍTKO 1:100

POHLED

PŮDORYS

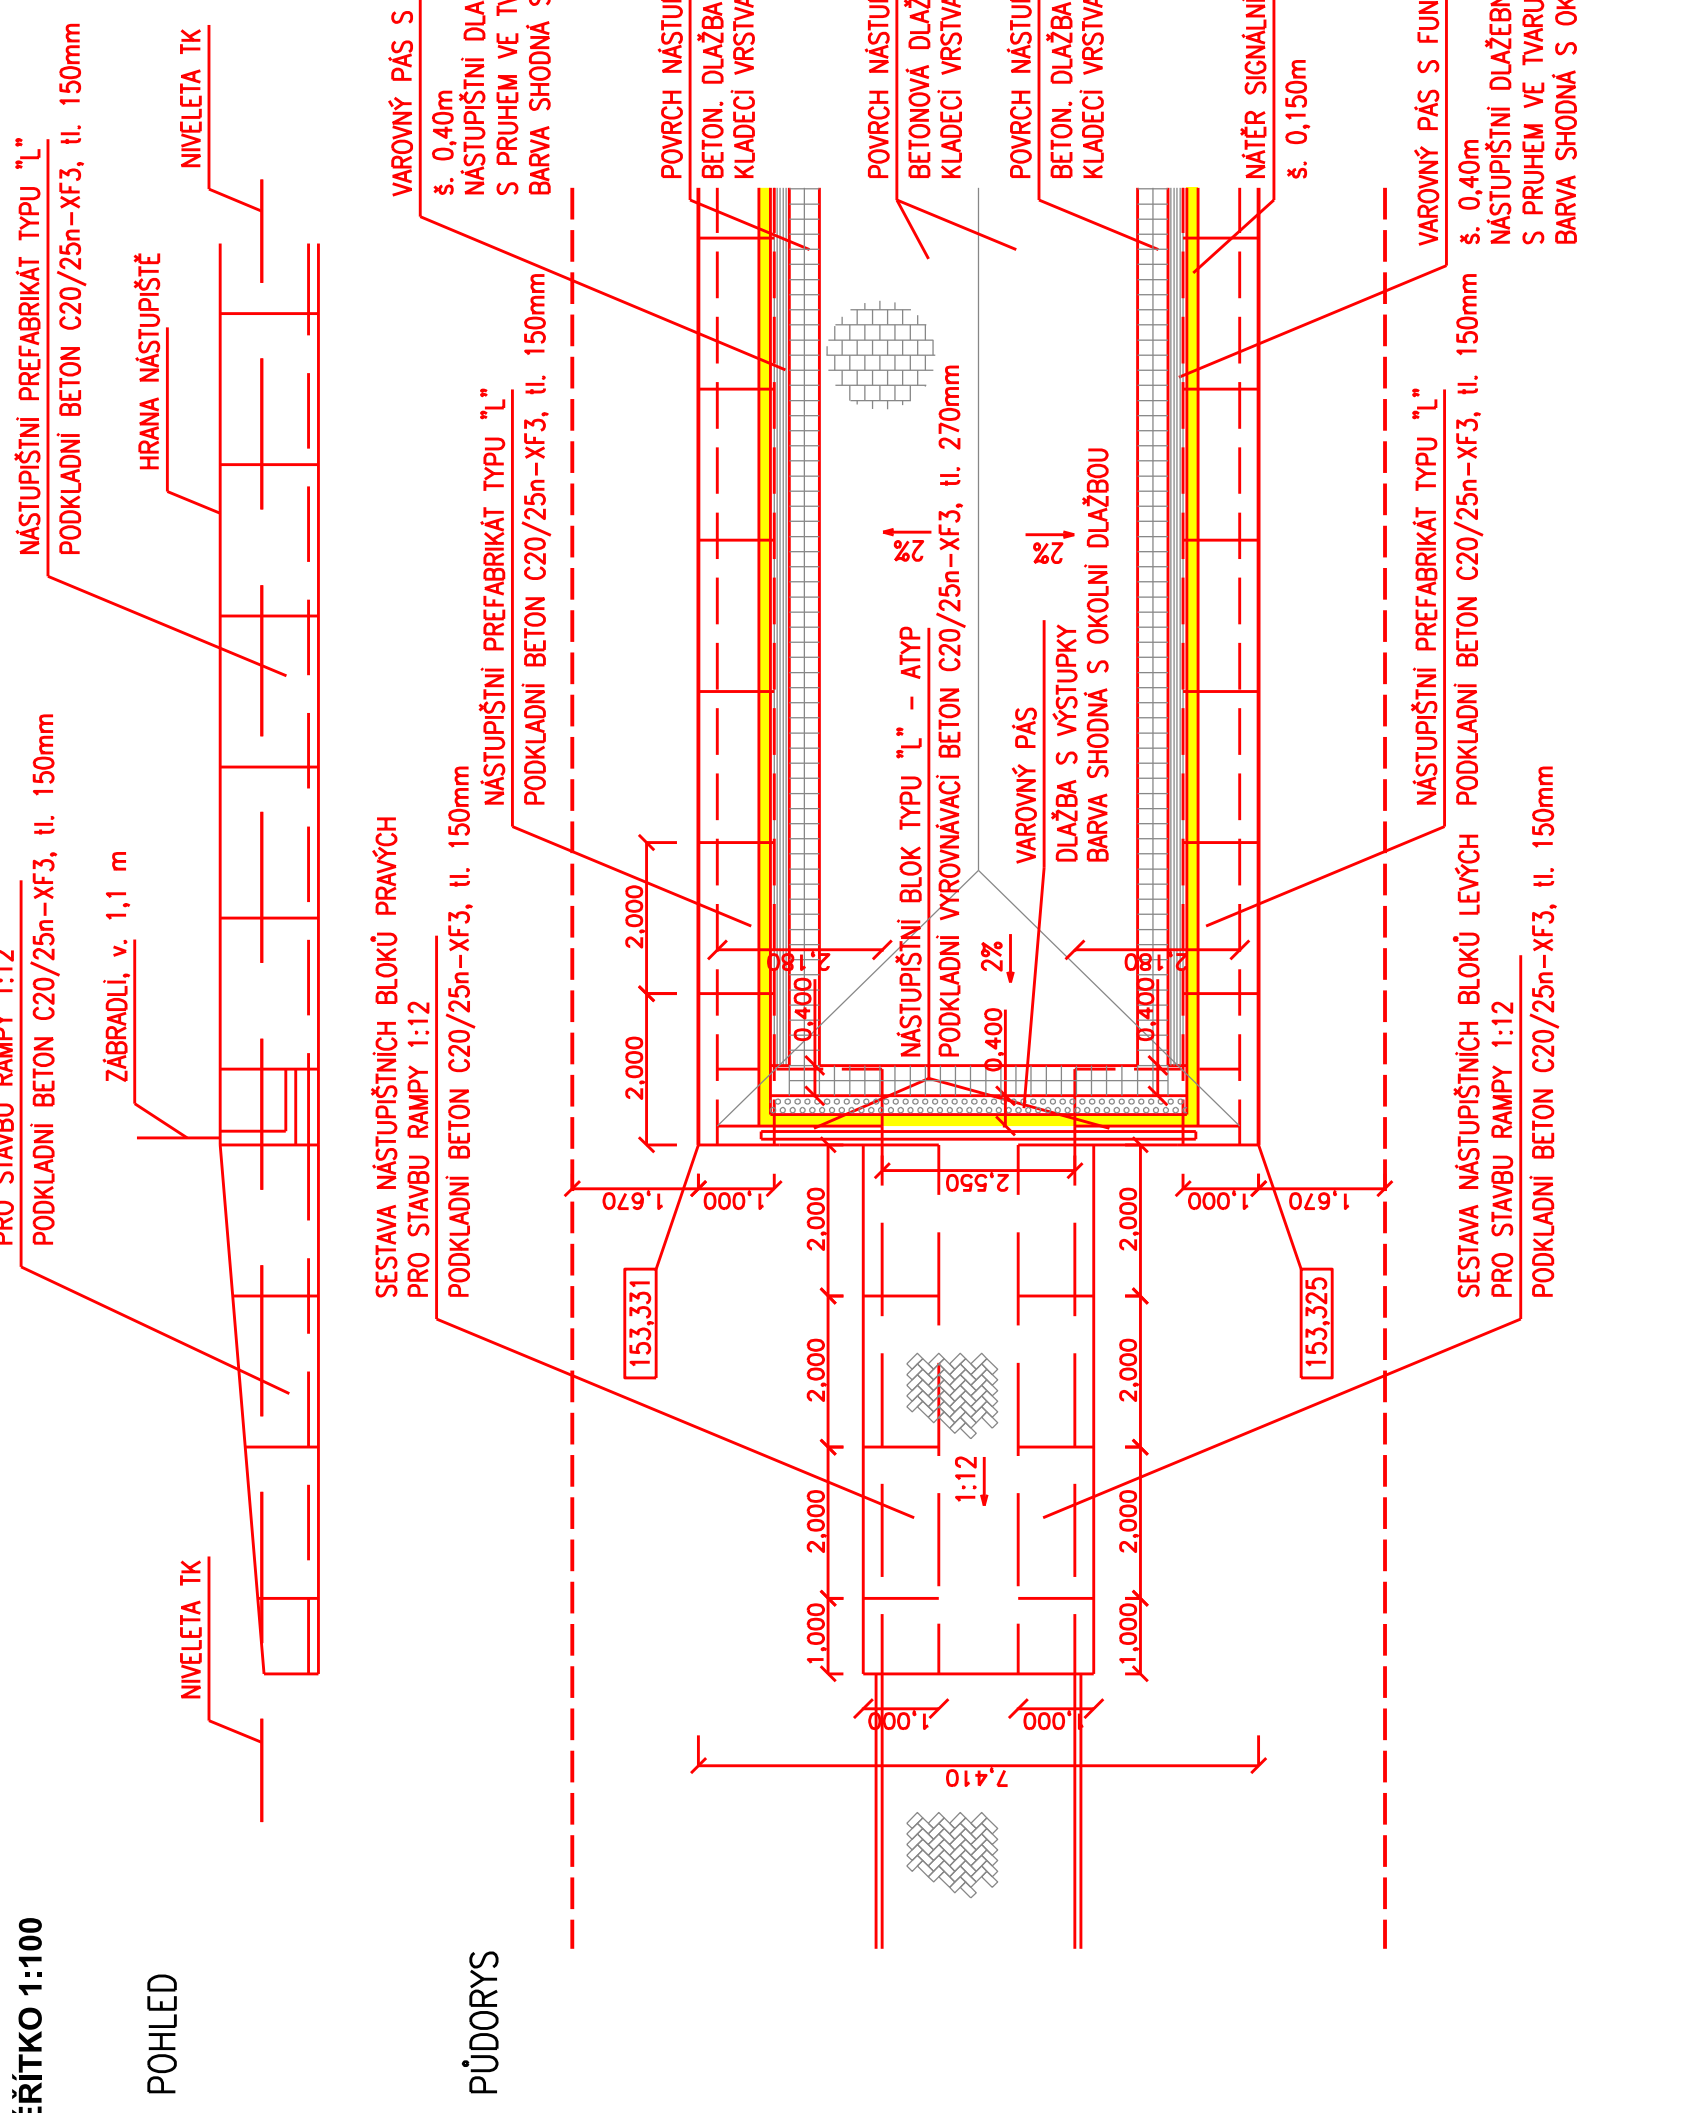

SO 10-21  
ČÁST E.1.2

VÝŠKOVÝ SYSTÉM BpV

Číslo změny	Obsah změny	Datum změny
01	ZAPRACOVÁNÍ PŘÍPOMINEK VÚ2	05 / 2021
02	-	-
03	-	-

**SUDOP PRAHA**  
SUDOP EU a.s.  
Olešanská 1a, 130 80 Praha 1  
Tel.: +420 287 094 305  
E-mail: info@sudop.eu

**SUDOP EU**  
SUDOP EU a.s.  
Olešanská 1a, 130 80 Praha 1  
Tel.: +420 287 094 305  
E-mail: info@sudop.eu

**SUDOP EU**  
SUDOP EU a.s.  
Olešanská 1a, 130 80 Praha 1  
Tel.: +420 287 094 305  
E-mail: info@sudop.eu

**PROJEKTOVÉ STŘEDISKO USTÍ NAD LABEM**  
Vedoucí střediska: *[Signature]*  
ING. PETR VIDLÁK  
Kontrola: *[Signature]*  
ING. JANA PTAČKOVÁ

**REKONSTRUKCE NÁSTUPIŠTĚ A ZŘÍZENÍ BEZBARIÉROVÝCH  
PŘÍSTUPŮ V ŽST. LOVOŠICE**  
Název akce: *[Signature]*  
Číslo smlouvy: 17-030.640  
Projektový stupeň: DSP

**STAVEBNÍ ČÁST - NÁSTUPIŠTĚ**  
SO 10-21 Nástupiště č.2  
Datum: 04 / 2021  
Číslo části: E.1.2

**DETAILY UKONČENÍ NÁSTUPIŠTĚ,  
VÝSTUPY Z PODCHODU**  
Měřítko: 1:100  
Počet příloh: 7 x A4  
Číslo přílohy: 7