
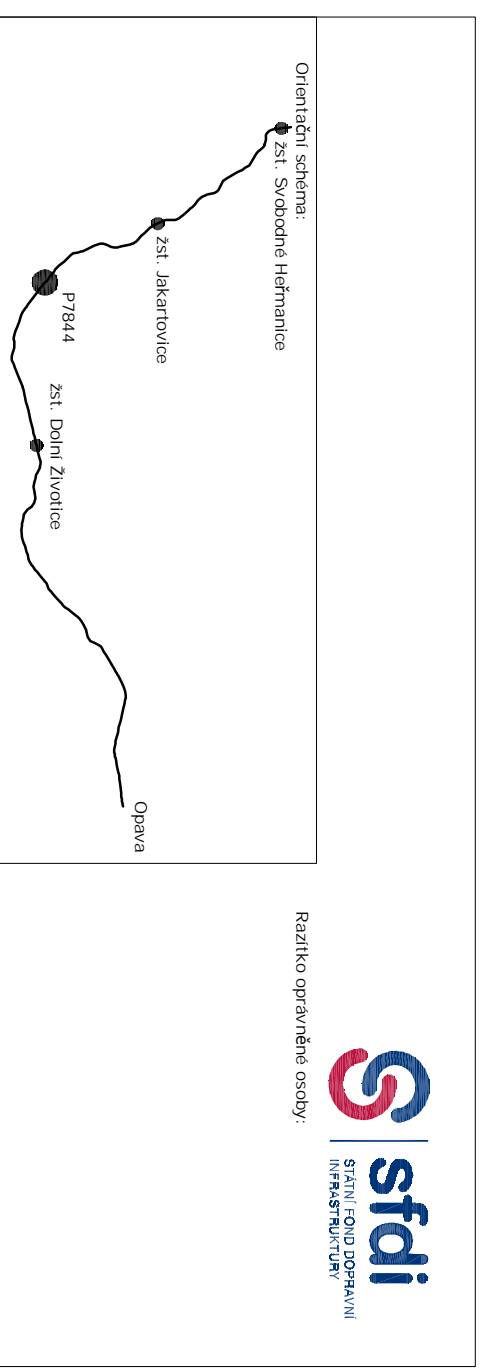



Svodné potrubí odvedení dešťových vod - střecha releového domku

Délka svodného potrubí 41 m ve spadu 1 % zaústěná dle koordinační situace do šachty-číslu objektu šachty je SO 01-13-01

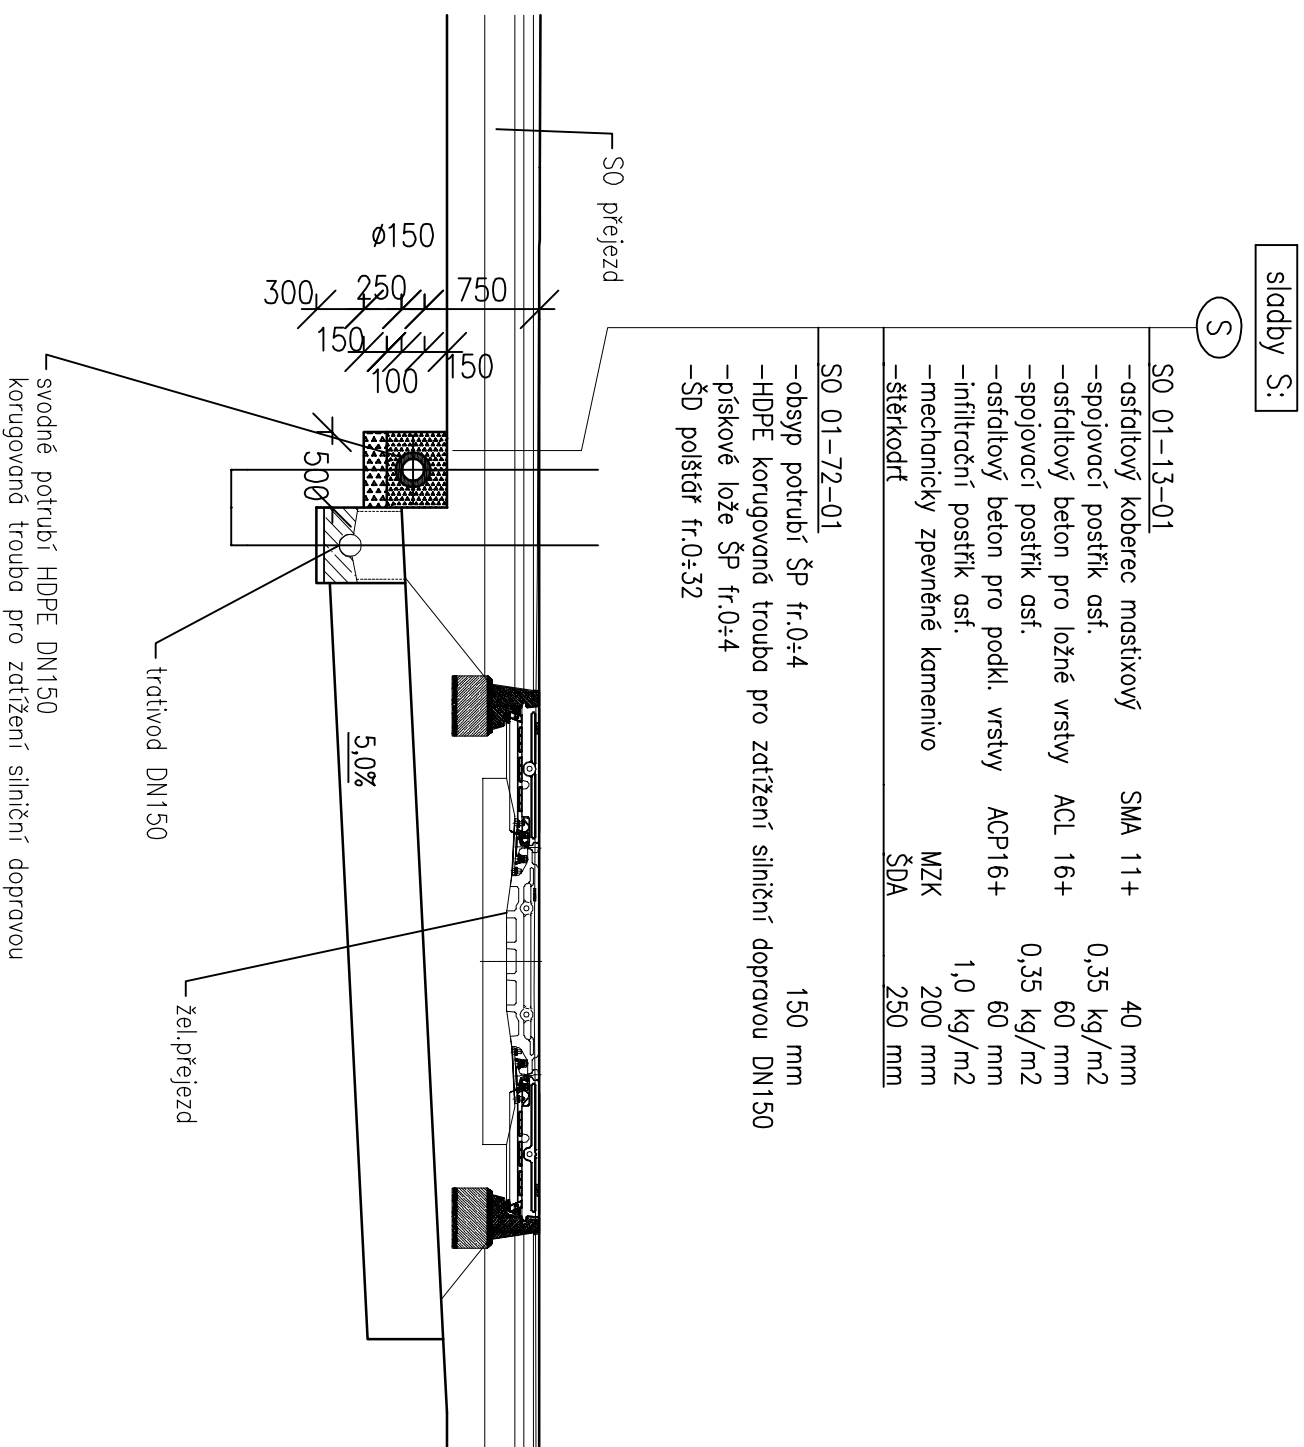

Revize:	Datum:	Popis:	Kontroloval:
000	7/2021	Definitivní odevzdání dokumentace	Ing. Michal Kasaj

Stavebník/Investor:	Správa železnic, státní organizace
Adresa:	Dlážděná 1003/7, 110 00 Praha 1
Zástupce Investora:	Stavební správa východ
Adresa:	Nerudova 1, 779 00 Olomouc



Správa

Železnic

Zhotovitel stavby:	MORAVIA CONSULT Olomouc a.s.		
Adresa:	Legionářská 1085/8, 779 00 Olomouc		
Kontakt:	T: +420 585 570 444 E: moravia@moravia.cz		
Zhotovitel objektu:	MORAVIA CONSULT Olomouc a.s.		
Adresa:	Legionářská 1085/8, 779 00 Olomouc		
Kontakt:	T: +420 585 570 444 E: moravia@moravia.cz		
Hlavní projektant (HIP):	Specialista:	Odpovědný projektant:	Zpracovatel:
Ing. Michal Kasaj	Ing. Michal Kasaj	Ing. Vladimír Vavřín	Ing. Vladimír Vavřín

Název stavby/akce:											Rekonstrukce a doplnění závor na přejezdu P7844 v km 17,407 trati odb. Moravice (mimo) - Svobodné Heřmanice (včetně)														Označení (S-kód): S622000193																	
Název části:											Pozemní objekty budov														Zakázka: 20-084-232-SR																	
Název objektu:											Reliefový domek														Označení části: D.2.2.01																	
Název přílohy:											Svodné potrubí-řez														Označení objektu/komplexu: SO 01-72-01																	
Název dílčí části přílohy:											km 17,386														Číslo přílohy: 2. 105.																	
Kraj:											Katastrální území: Litultovice [686018]														Paré: TUDU: 2271 06																	
Moravskoslezský																																										
Stupeň dokumentace:											Datum zpracování: 7/2021														Formáty: 2xA4				Měřítko: 1:50													
DUSP + PDPS																																										
S-kód											Stupeň dokumentace: Část:														Objekt:				Podobjekt:				Příloha:		Revize:							
5	6	2	2	0	0	0	1	9	3	-	P	D	P	S	-	D	2	2	0	1	-	S	O	0	1	7	2	0	1	-	X	X	-	2	-	1	0	5	-	0	0	0