


KOORDINAČNÍ SITUACE STAVBY
 MĚŘÍTKO 1:500

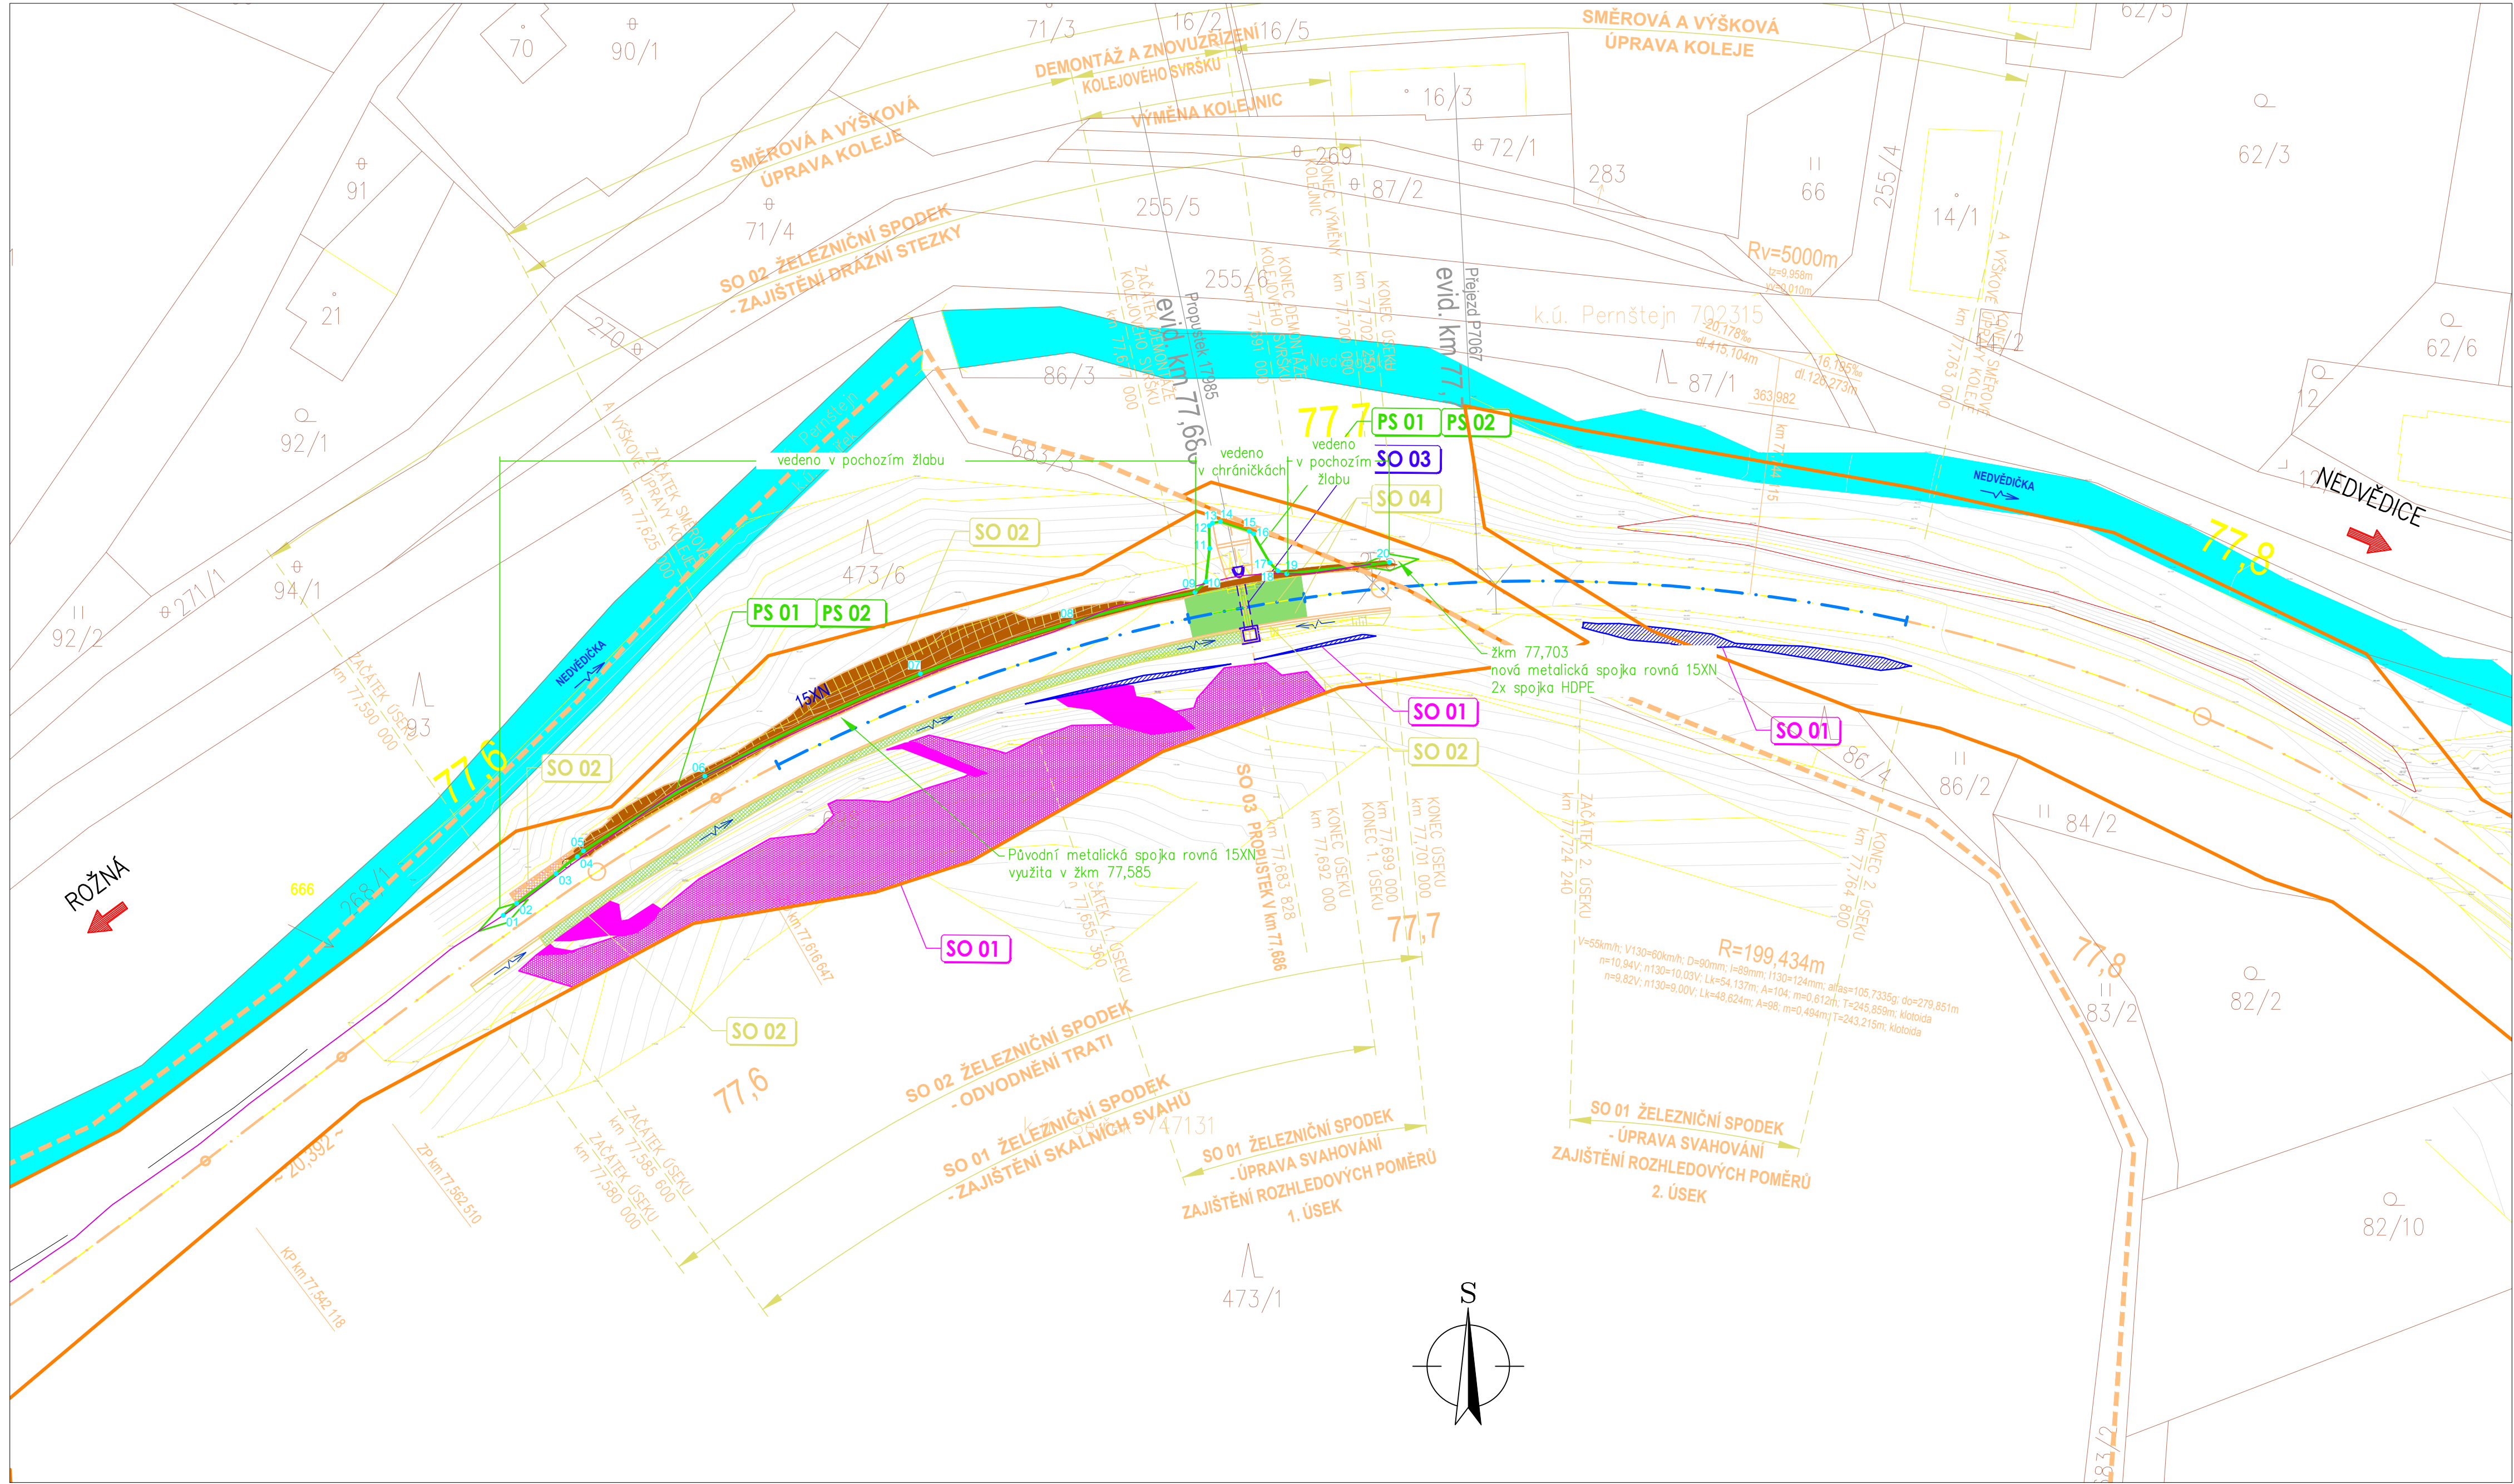

STAVEBNÍ OBJEKTY A PROVOZNÍ SOUBORY STAVBY:

- SO 01

ŽELEZNIČNÍ SPODEK – ZAJIŠTĚNÍ SKALNÍCH SVAHŮ
- SO 02

ŽELEZNIČNÍ SPODEK – ODVODNĚNÍ TRATI, ZAJIŠTĚNÍ DRAŽNÍ STEZKY
- SO 03

PROPUSTEK V KM 77,686
- SO 04

ŽELEZNIČNÍ SVRŠEK
- PS 01

OCHRANA DRAŽNÍCH SDĚLOVACÍCH KABELŮ
- PS 02

OCHRANA DRAŽNÍCH ZABEZPEČOVACÍCH KABELŮ

LEGENDA - NAVRHOVANÉ STAVEBNÍ OBJEKTY A PROVOZNÍ SOUBORY

- SO 01 – ZAJIŠTĚNÍ SKALNÍHO SVAHU POMOCÍ KOTEV A OCELOVÉ SÍTĚ
- SO 01 – ZAJIŠTĚNÍ SKALNÍHO SVAHU KOTVENÝMI BETONOVÝMI BLOKY (PLOMBAMI)
- SO 01 – ÚPRAVA SVAHOVÁNÍ – ZAJIŠTĚNÍ ROZHLEDOVÝCH POMĚRŮ
- SO 02 – VÝKOP – ODTĚŽENÍ SVAHU PRO VYTVOŘENÍ DRAŽNÍ STEZKY
- SO 02 – DRAŽNÍ STEZKA – KONSTRUKCE Z KOMPOZITNÍCH ROŠTŮ
- SO 02 – ZAKRYTÍ ODVODŇOVACÍHO PŘÍKOPU KOMPOZITNÍM ROŠTEM
- SO 02 – PŘÍKOPOVÁ ZIDKA, SKLON DNA ODVODŇOVACÍHO PŘÍKOPU
- SO 03 – REKONSTRUKCE PROPUSTKU
- SO 04 – OSA NOVÉ KOLEJE
- SO 04 – DEMONTÁŽ A ZNOVUZŘÍZENÍ KOLEJOVÉHO SVRŠKU (V MÍSTĚ REKONSTRUKCE PROPUSTKU)
- PS 01, PS 02 – SPOLEČNÁ KABELOVÁ TRASA DRAŽNÍCH SDĚLOVACÍCH A ZABEZPEČOVACÍCH KABELŮ
- PS 01, PS 02 – PŮVODNÍ KABELOVÁ TRASA DRAŽNÍCH SDĚLOVACÍCH A ZABEZPEČOVACÍCH KABELŮ
- VYTYČOVACÍ BOD (SOUPIS VYTYČOVACÍCH BODŮ JE SOUČÁST TZ)

LEGENDA - ZAMĚŘENÍ, STÁVAJÍCÍ STAV


 

 
 
 
- STÁVAJÍCÍ DRAŽNÍ ZABEZPEČOVACÍ A SDĚLOVACÍ KABELY
- STÁVAJÍCÍ OSA KOLEJE
- VRSTEVNICE 6 1 m
- VRSTEVNICE 6 5 m
- VODOTEČ
- STÁVAJÍCÍ PROPUSTEK

LEGENDA - KATASTR NEMOVITOSTÍ

- HRANICE KATASTRÁLNÍHO ÚZEMÍ
- HRANICE PARCELY KN
- 255/6

ČÍSLO PARCELY KN
- HRANICE DRAŽNÍHO POZEMKU



ZHOTOVITEL DOKUMENTACE:		AMBERG ENGINEERING BRNO, a.s.			
VEDOUČÍ PROJEKTU	ING. JAROSLAV LACINA				
ZODPOVĚDNÝ PROJEKTANT	ING. PETR TOMÁŠEK				
VYPRACOVAL	ING. PETR TOMÁŠEK				
KONTROLOVAL	ING. JOSEF NANIŠTA				
KRAJ: VYSOČINA	OBEK: ŽDÁR NAD SÁZAVOU		DATUM	10/2020	
INVESTOR (ZADAVATEL): SPRÁVA ŽELEZNIC, státní organizace			ZMĚNA		
NÁZEV			FORMÁT		
SANACE SKAL V KM 77,600 - 77,700 V ÚSEKU ROŽNÁ - NEDVĚDICE			8x A4		
			MĚŘÍTKO		
ČÁST, OBJEKT			1:500		
			STUPEŇ		
PS 01 OCHRANA DRAŽNÍCH SDĚLOVACÍCH KABELŮ			DUSP/PDPS		
			ČÍS. ZAKÁZKY		
PŘÍLOHA			B 268-4/1		
			ARCHIVNÍ ČÍS.		
Situace			298		
			ČÍS. SOUPRAVY		
Situace			ČÍS. PŘÍLOHY		
			D.1.1.3		