
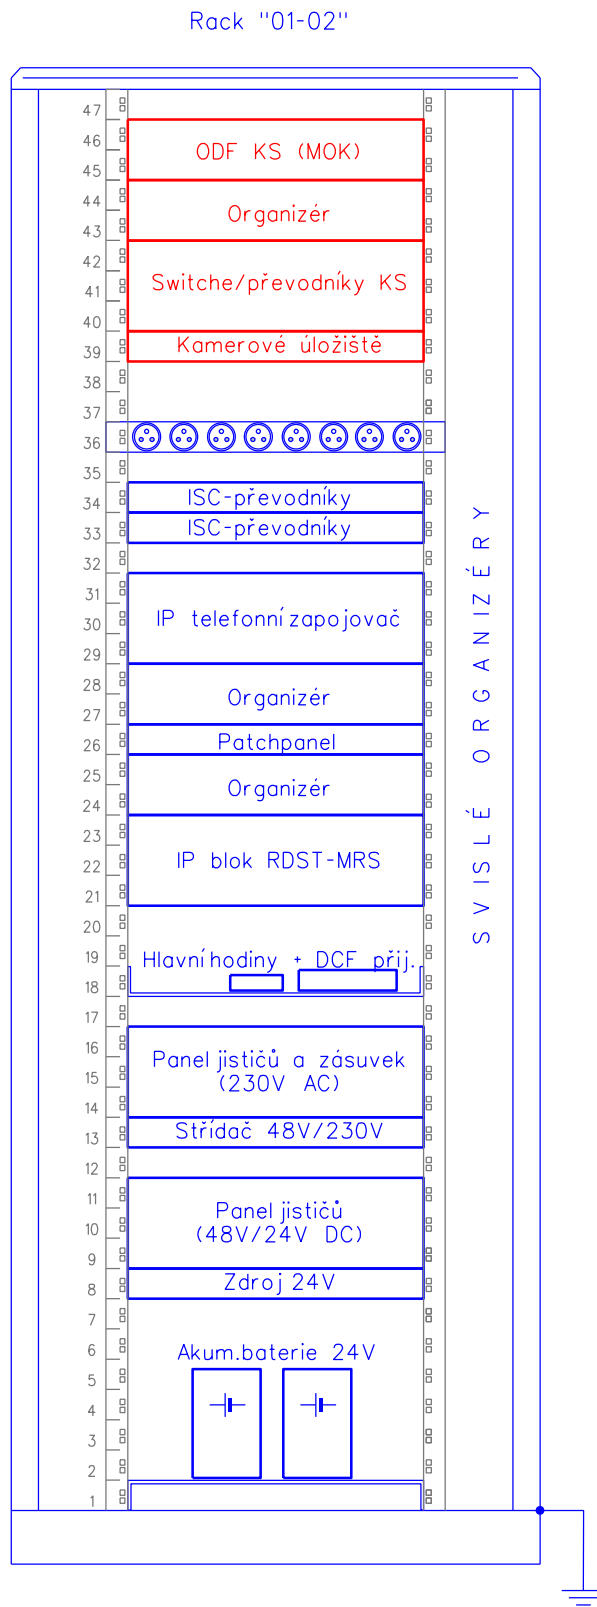


PS 02-24-01 ŽST ŘETENICE, KAMEROVÝ SYSTÉM

UMÍSTĚNÍ A VNITŘNÍ INSTALACE KS V TB

PŮDORYS 1.NP M1:50

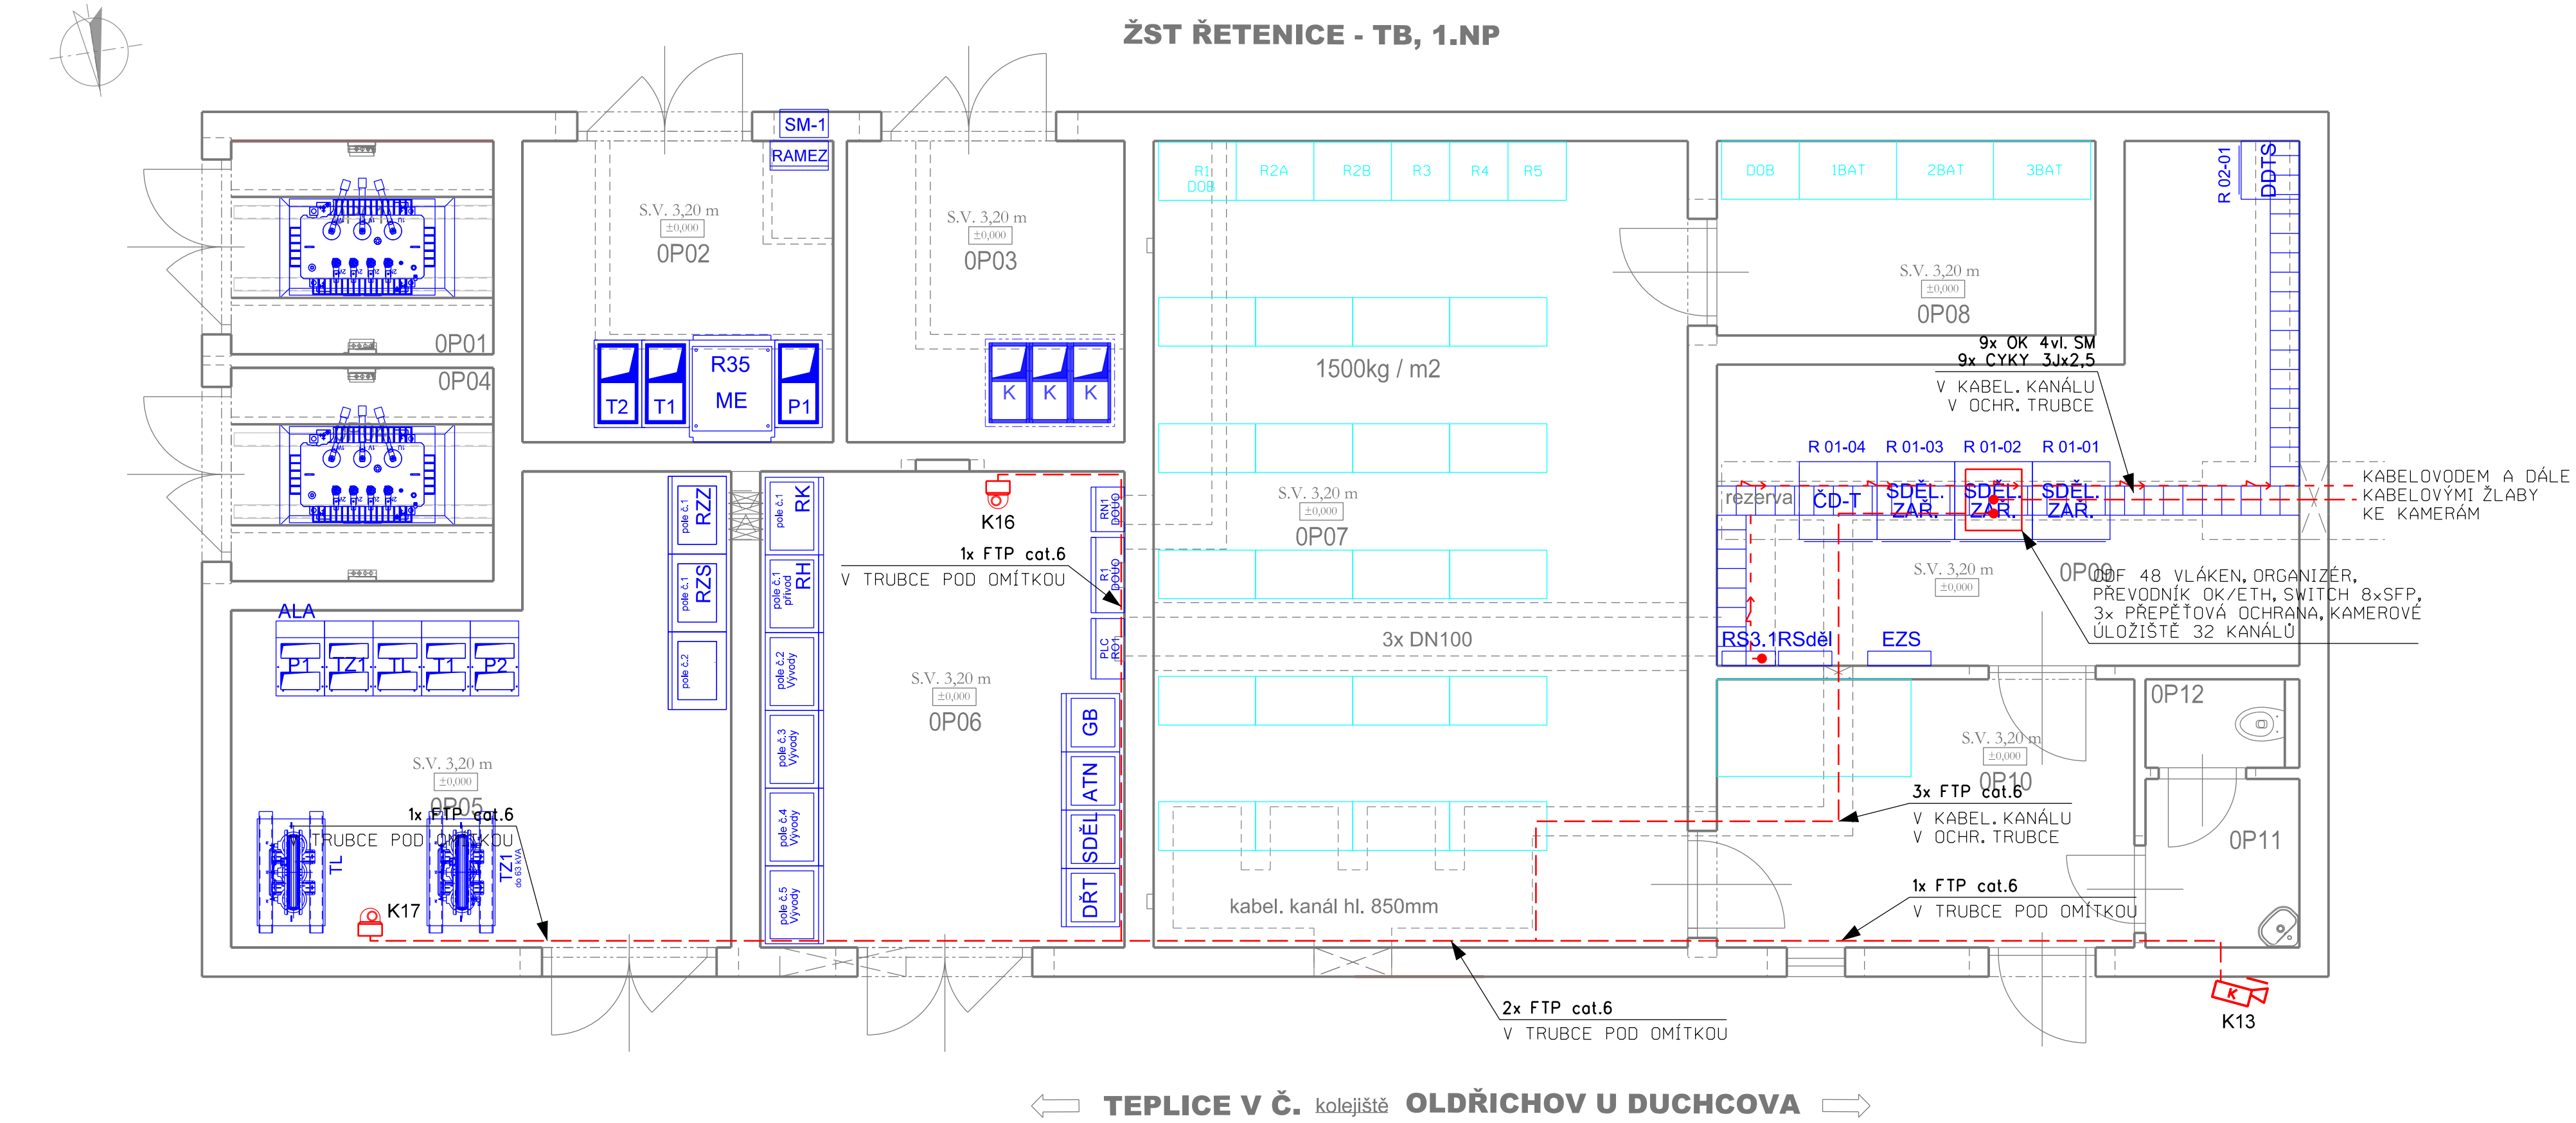

VYSVĚTLIVKY:

- ČERVENÉ** - Zařízení vybudovaná nebo přemísťovaná v rámci tohoto PS
- MODŘE** - Zařízení vybudovaná v rámci jiných PS nebo SO
- ČERNÉ** - Stávající zařízení
- FTP cat.6
- Pevná IP kamera venkovní v povětrnostním krytu
- Pevná IP kamera DOME

LEGENDA MÍSTNOSTÍ						
OZN.	NÁZEV	m	PODLAHA	STĚNY	STROP	POZ.
OP01	STS 6kV	29,44	epoxidový nátěr	nová omítka, nová omyvatelná malba		
OP02	ROZVODNA VN ČÁST SZDC	25,57	epoxidový nátěr	nová omítka, nová omyvatelná malba		
OP03	ROZVODNA VN ČÁST ČEZ	6,67	epoxidový nátěr	nová omítka, nová omyvatelná malba		
OP04	STS 6kV	9,17	epoxidový nátěr	nová omítka, nová omyvatelná malba		
OP05	ROZVODNA 6kV	6,87	dvojitá podlaha, dielektrický koberec	nová omítka, nová omyvatelná malba		
OP06	ROZVODNA NN	6,87	dvojitá podlaha, dielektrický koberec	nová omítka, nová omyvatelná malba		
OP07	STAVĚLOVÁ ÚSTŘEDNA	2,49	antistatické PVC	nová omítka, nová omyvatelná malba		
OP08	BATERIE	7,25	antistatické PVC	nová omítka, nová omyvatelná malba		
OP09	SDĚLOVACÍ ZAŘÍZENÍ	24,00	kanálky v podlaze, antistatické PVC	nová omítka, nová omyvatelná malba		
OP10	DOPRAVNÍ KANCELÁŘ	22,20	epoxidový nátěr	nová omítka, nová omyvatelná malba		
OP11	UMÝVÁRNA	23,82	dlažba	nová omítka, nová omyvatelná malba		
OP12	WC	9,90	dlažba	nová omítka, nová omyvatelná malba		

ČISTOPIS

Číslo změny:	Obsah změny:	Datum změny:
01	-	-
02	-	-
03	-	-

Objednatel:

SZDC, s.o.
Dlážděná 1003/7, 110 00 Praha 3
tel.: +420 222 335 777
e-mail: szdc@szdc.cz

Generální projektant:

SUDOP PRAHA a.s.
Olšanská 1a, 130 80 Praha 3
tel.: +420 267 094 111
e-mail: praha@sudop.cz

Hlavní inženýr projektu:

ING. MARTIN RAIBR

Garant profese:

ING. MARTIN ŠTROF

Středisko:

ELEKTROTECHNIKY, TRAKCE, SDĚLOVACÍ A ZABEZPEČOVACÍ TECHNIKY

Vedoucí střediska:

ING. MARTIN RAIBR

Odpovědný projektant SO, IO, PS:

ING. PAVEL VÍŠEK

Vypracoval:

ING. PAVEL VÍŠEK

Kontroloval:

ING. MARTIN ŠTROF

Název akce:

REKONSTRUKCE ŽST ŘETENICE

Číslo smlouvy:

17-022.208

Projektový stupeň:

DSP

Část:

ŽELEZNIČNÍ SDĚLOVACÍ ZAŘÍZENÍ
ELEKTRICKÁ POŽÁRNÍ A ZABEZPEČOVACÍ SIGNALIZACE (EPS, EZS)
PS 02-24-01 ŽST ŘETENICE, KAMEROVÝ SYSTÉM

Datum:

12/2017

Číslo části:

D.2.4.1

Název přílohy:

UMÍSTĚNÍ A VNITŘNÍ INSTALACE KS V TB

Měřítko:

1:50

Počet formátů:

5xA4

Číslo přílohy:

5