


DETAIL VEDENÍ PLYNU V PODHLEDU PODÉL ZDI:

1:50

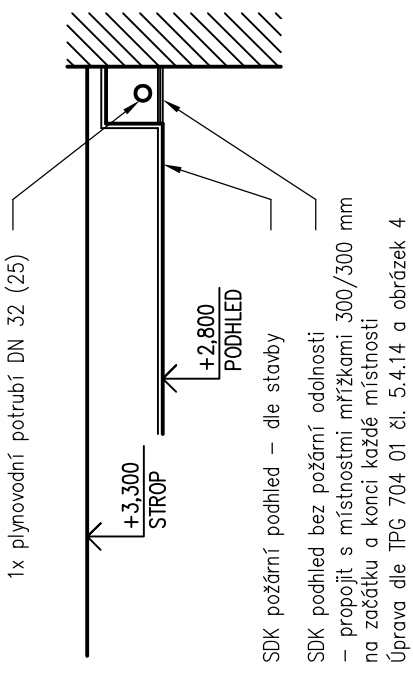

Legenda:

- stávající STL plynovodní přípočka
- navržený plynovod – ocel – ořez zemní plyn
- navržený plynovod uložený v ochranné trubce, propojeném těsněním v ochranné trubce – ochranná trubka

Legenda plynových spotřebičů viz technická zpráva

±0,000=455,750

Generální projektant:

PROJIN a.s.
Dělnická 2745
530 02 Pardubice

www.projin.cz
tel: 25225161
fax: 25225161

Zpracovatel dílčí části dokumentace: Souřadnicový systém S-JTSK, výškový systém Bpv

Vypracoval: Ing. P. Zahradník
Zpracoval: Ing. P. Zahradník
Kontrola: Ing. P. Zahradník
Liberecký
Nové Město pod Smrkem
Správa železnic s.o., Diážděná 1003/7, Praha 1, Nové Město 110 00
Řešení: 3x A4

Formát: 3x A4
Datum: 04/2021
Účel: DPS
Č. zakázky: 3110-20-141
Změna: 1. kopia
Měřítko: 1:50

Část dokumentace: Č. výkresu
Půdorys 1.NP

