


BRNO MALOMĚŘICE , DIESELCENTRÁLA
PŮDORYS 1.PP - STÁVAJÍCÍ STAV - STAVEBNÍ ÚPRAVY, M 1 : 50

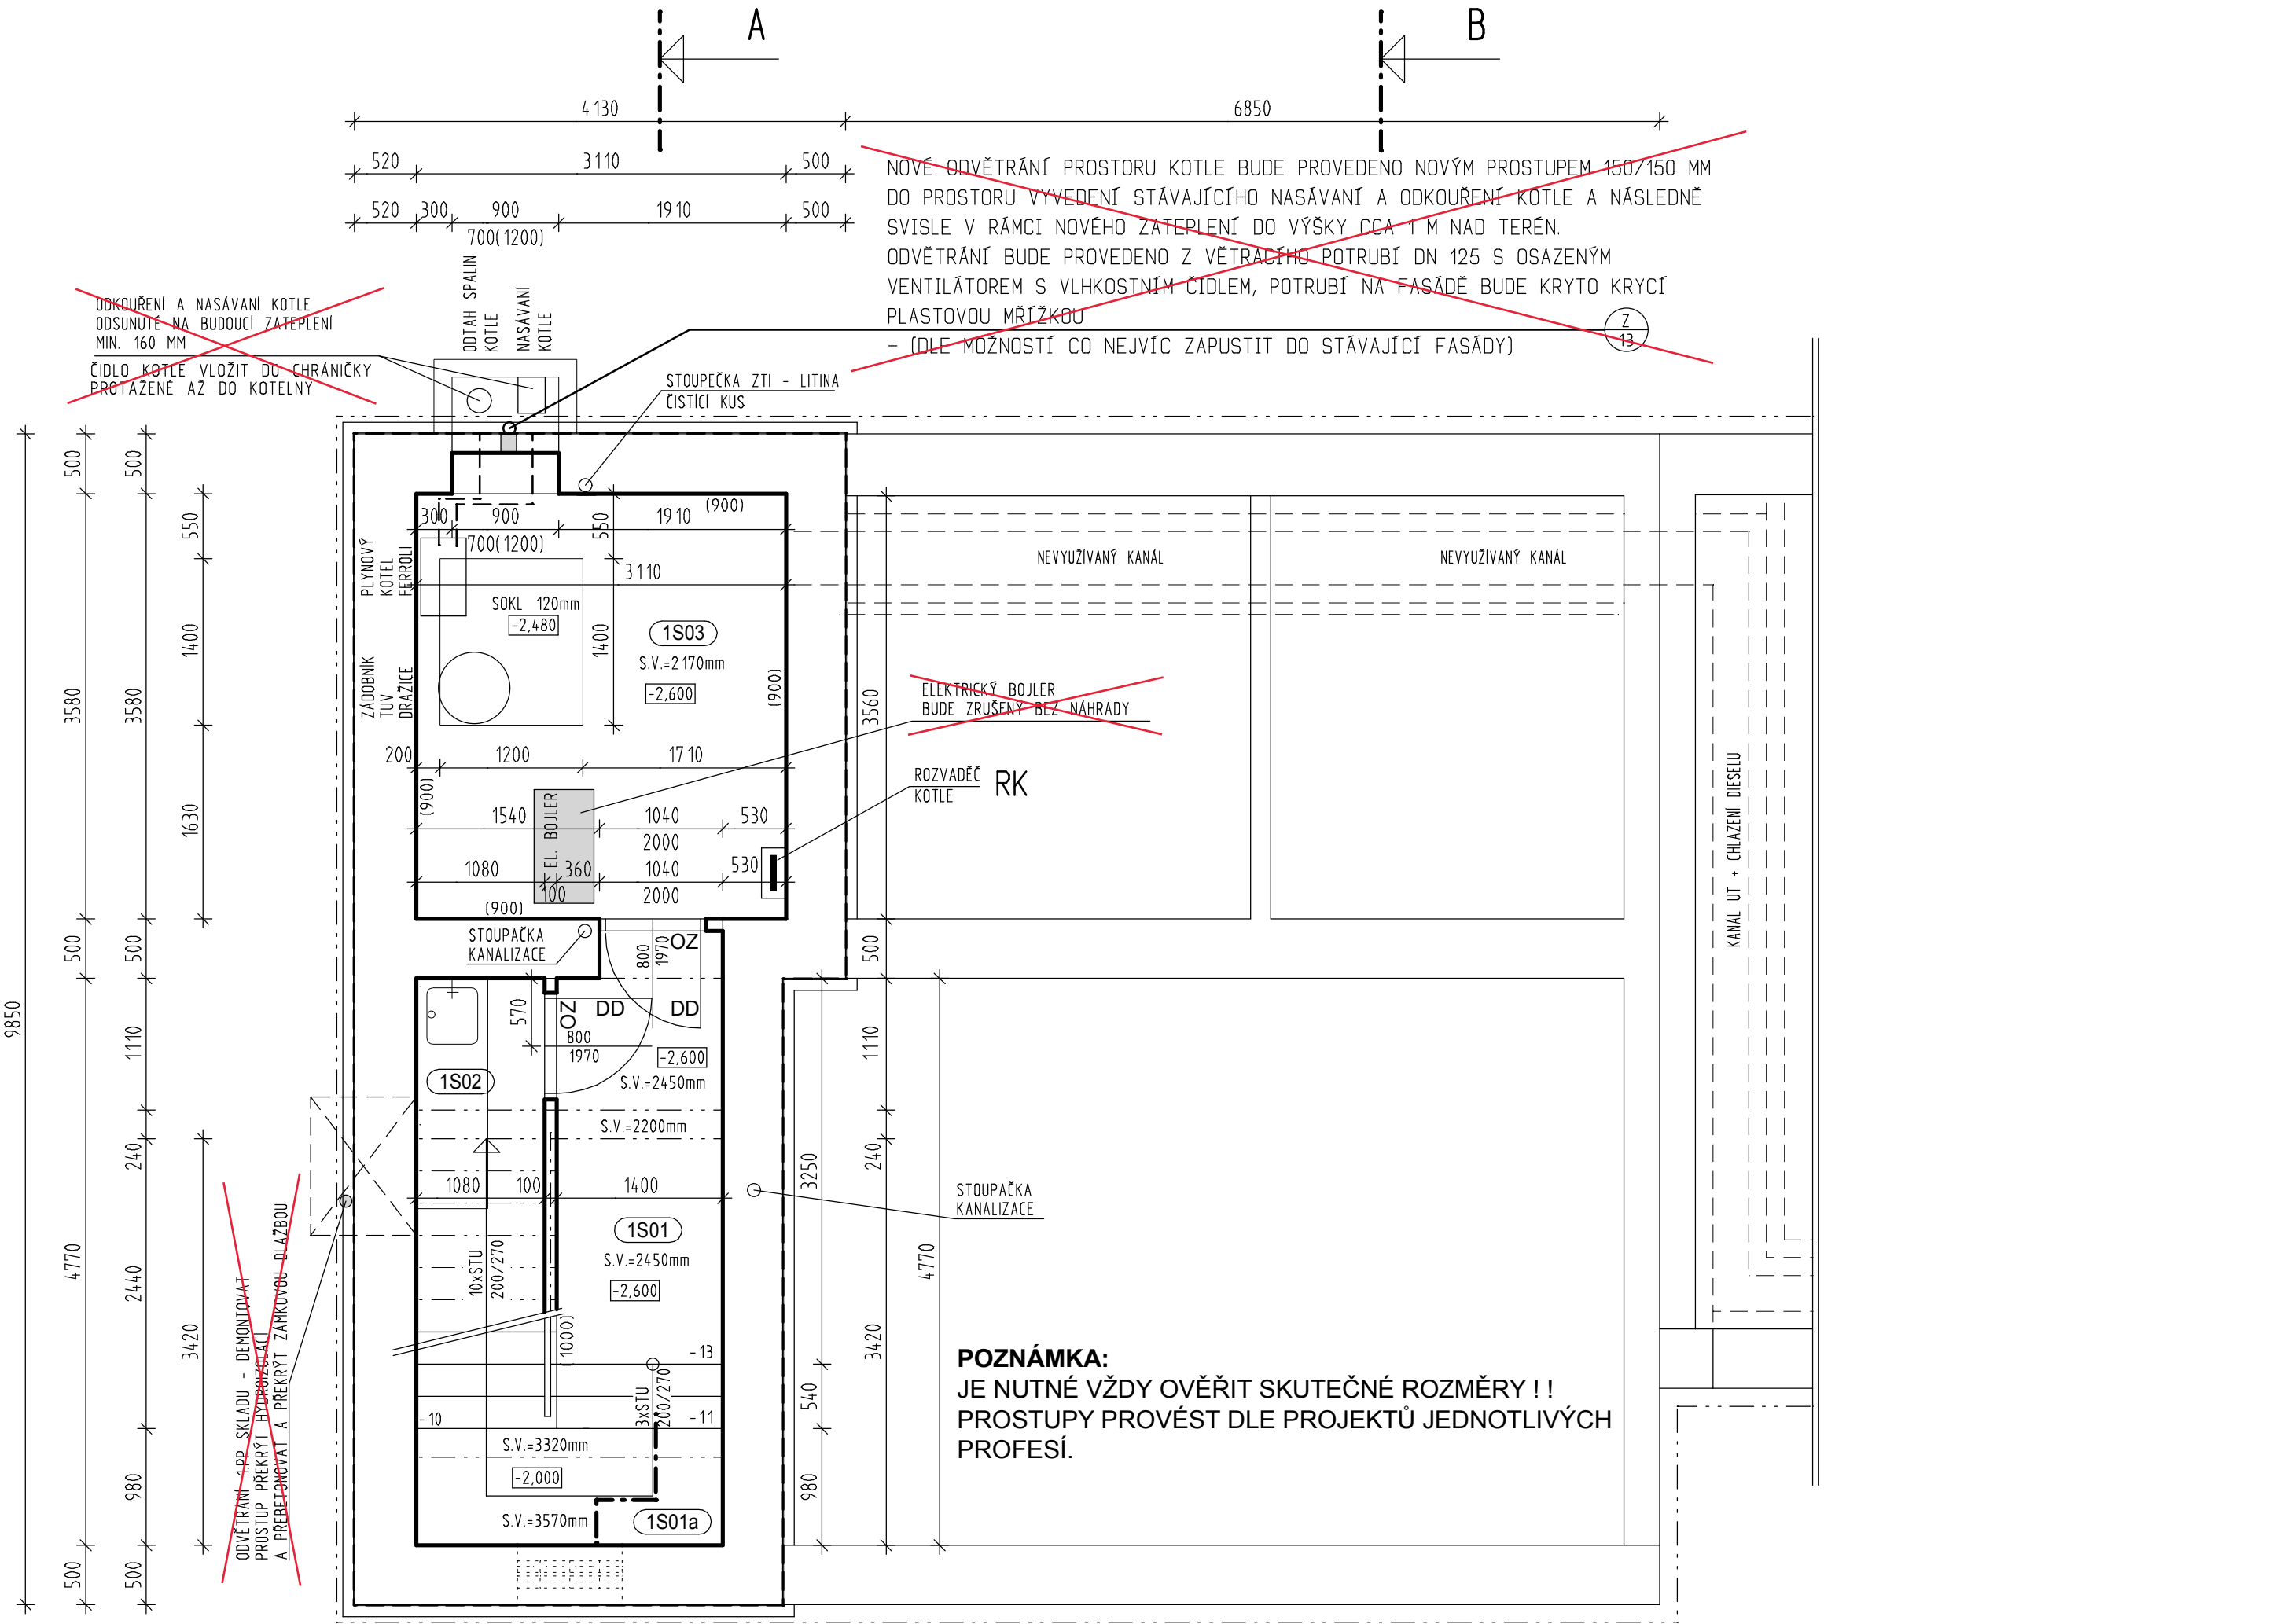

LEGENDA MÍSTNOSTÍ

ČÍSLO	NÁZEV MÍSTNOSTI	PLOCHA	PODLAHA	STĚNA	LIŠTA	STROP	POZNÁMKA
1S01	CHODBA	4.97	TERACO - LITÉ - S1	OMÍTKA	TERACO - SOKL	OMÍTKA	
1S01a	SCHODIŠTĚ	6.18	TERACO - LITÉ - S1	OMÍTKA	TERACO - SOKL	OMÍTKA	
1S02	SKLAD - TEMNÁ KOMORA	3.80	TERACO - LITÉ - S1	OMÍTKA		OMÍTKA	
1S03	KOTELNA	11.13	BETON - S2	OMÍTKA		OMÍTKA	OLEJOVÝ NÁTĚR 900 mm

PLOCHA MÍSTNOSTÍ CELKEM: 26.08

POPIS ÚPRAV - BOURÁNÍ - 1. PP

- ODVĚTRÁNÍ 1.PP SKLADU - DEMONTOVAT, PROSTUP PŘEKRÝT HYDROIZOLACÍ A PŘEBETONOVAT A PŘEKRÝT ZÁMKOVOU DLAŽBOU
- NOVÉ ODVĚTRÁNÍ PROSTORU KOTLE BUDE PROVEDENO NOVÝM PROSTUPEM 150/150 MM DO PROSTORU VYVEDENÍ STÁVAJÍCÍHO NASÁVÁNÍ A ODKOURENÍ KOTLE A NÁSLEDNĚ SVISLE V RÁMCI NOVÉHO ZATEPLENÍ DO VÝŠKY CCA 1 M NAD TERÉN. ODVĚTRÁNÍ BUDE PROVEDENO Z VĚTRACÍHO POTRUBÍ DN 100 S OSAZENÝM VENTILÁTOREM S VLHKOSTNÍM ČIDLEM, POTRUBÍ NA FASÁDĚ BUDE KRYTO KRYCÍ PLASTOVOU MŘÍŽKOU (DLE MOŽNOSTÍ CO NEJVÍC ZAPUSTIT DO STÁVAJÍCÍ FASÁDY)
- ODKOURENÍ A NASÁVÁNÍ KOTLE BUDE ODSUNUTÉ NA ODSUP BUDOUCÍHO ZATEPLENÍ MIN. 170 MM
- VNĚJŠÍ ČIDLO KOTLE BUDE VLOŽENO DO CHRÁNIČKY PROTAŽENÉ AŽ DO KOTELNY
- ELEKTRICKÝ BOJLER BUDE ZRUŠENÝ BEZ NÁHRADY
- POŠKOZENÉ OMÍTKY V 1.PP BUDOU OPRÁVENY ZE 30 %
- PO OPRAVĚ OMÍTEK BUDE OPRÁVEN OLEJOVÝ NÁTĚR V KOTELNĚ DO VÝŠKY 900 MM
- STÁVAJÍCÍ TERACOVÉ PODLAHY BUDOU PONECHÁNY A OČIŠTĚNY
- BETONOVÁ PODLAHA KOTELNY BUDE PONECHÁNA, OČIŠTĚNA A OPATŘENA NOVÝM OLEJOVÝM NÁTĚREM
- BUDOU KOMPLETNĚ DEMONTOVÁNY STÁVAJÍCÍ ROZVODY ZTI OBJEKTU DLE SAMOSTATNÉHO PROJEKTU NOVÝCH ZDRAVOTNICKÝCH INSTALACÍ.
- BUDE KOMPLETNĚ DEMONTOVÁNO STÁVAJÍCÍ ÚSTŘEDNÍ VYTÁPĚNÍ OBJEKTU DLE SAMOSTATNÉHO PROJEKTU ÚT.
- BUDOU DEMONTOVÁNA STÁVAJÍCÍ SVÍTIDLA A BUDE PROVEDENA ÚPRAVA ROZVODU DLE SAMOSTATNÉHO PROJEKTU ELEKTROINSTALACE.

POZNÁMKA

- ZAKRESLENO DLE POSKYTNUTÝCH VÝKRESOVÝCH PODKLADŮ A VLASTNÍHO DOMĚŘENÍ

+/- 0,000=212,520 - STÁVAJÍCÍ - NEMĚNÍ SE

GENERÁLNÍ PROJEKTANT PROJEKT 505, spol. s r.o. Jižní svahy 12, 621 00 Brno - Ivanovice Ing. Vladimír Res +420 608 966 283 Ing. arch. Dalibor Res +420 606 575 025	PROJEKTANT ČÁSTI PD PROJEKT 505, spol. s r.o. Jižní svahy 12, 621 00 Brno - Ivanovice Ing. Vladimír Res +420 608 966 283 Ing. arch. Dalibor Res +420 606 575 025	AUTORIZAČNÍ RAZÍTKO	
INVESTOR SPRÁVA ŽELEZNIČNÍ DOPRAVNÍ CESTY STÁTNÍ ORGANIZACE Dlážděná 1003/7 110 00 Praha 1 - Nové Město	ZODPOVĚDNÝ PROJEKTANT Ing. Vladimír Res +420 608 966 283 e-mail: r.vladimir@volny.cz VYPRACOVAL Ing. Vladimír Res +420 608 966 283 e-mail: r.vladimir@volny.cz	DATUM 12 / 2018	
ČÁST PD D1 - ARCHITEKTONICKO-STAVEBNÍ ŘEŠENÍ	NÁZEV STAVBY BRNO MALOMĚŘICE , DIESELCENTRÁLA CELKOVÁ OPRAVA PARC.Č 1897/52, K.Ú. BRNO - MALOMĚŘICE INVENTÁRNÍ ČÍSLO: IC6000318599	STUPĚŇ PD DPS	FORMÁT 4 A 4
OBJEKT SO-01	BRNO MALOMĚŘICE - DIESELCENTRÁLA PARC.Č 1897/52, K.Ú. BRNO - MALOMĚŘICE INVENTÁRNÍ ČÍSLO: IC6000318599	ČÍSLO ZAKÁZKY 18/639200303	MĚŘÍTKO 1 : 50
NÁZEV PŘÍLOHY PŮDORYS 1.PP - STÁVAJÍCÍ STAV - STAVEBNÍ ÚPRAVY		ČÍSLO PŘÍLOHY D 05	