




MOST V EV KM 123,362
VÝKRES VÝKOPŮ – PŮDORYS
M 1:50

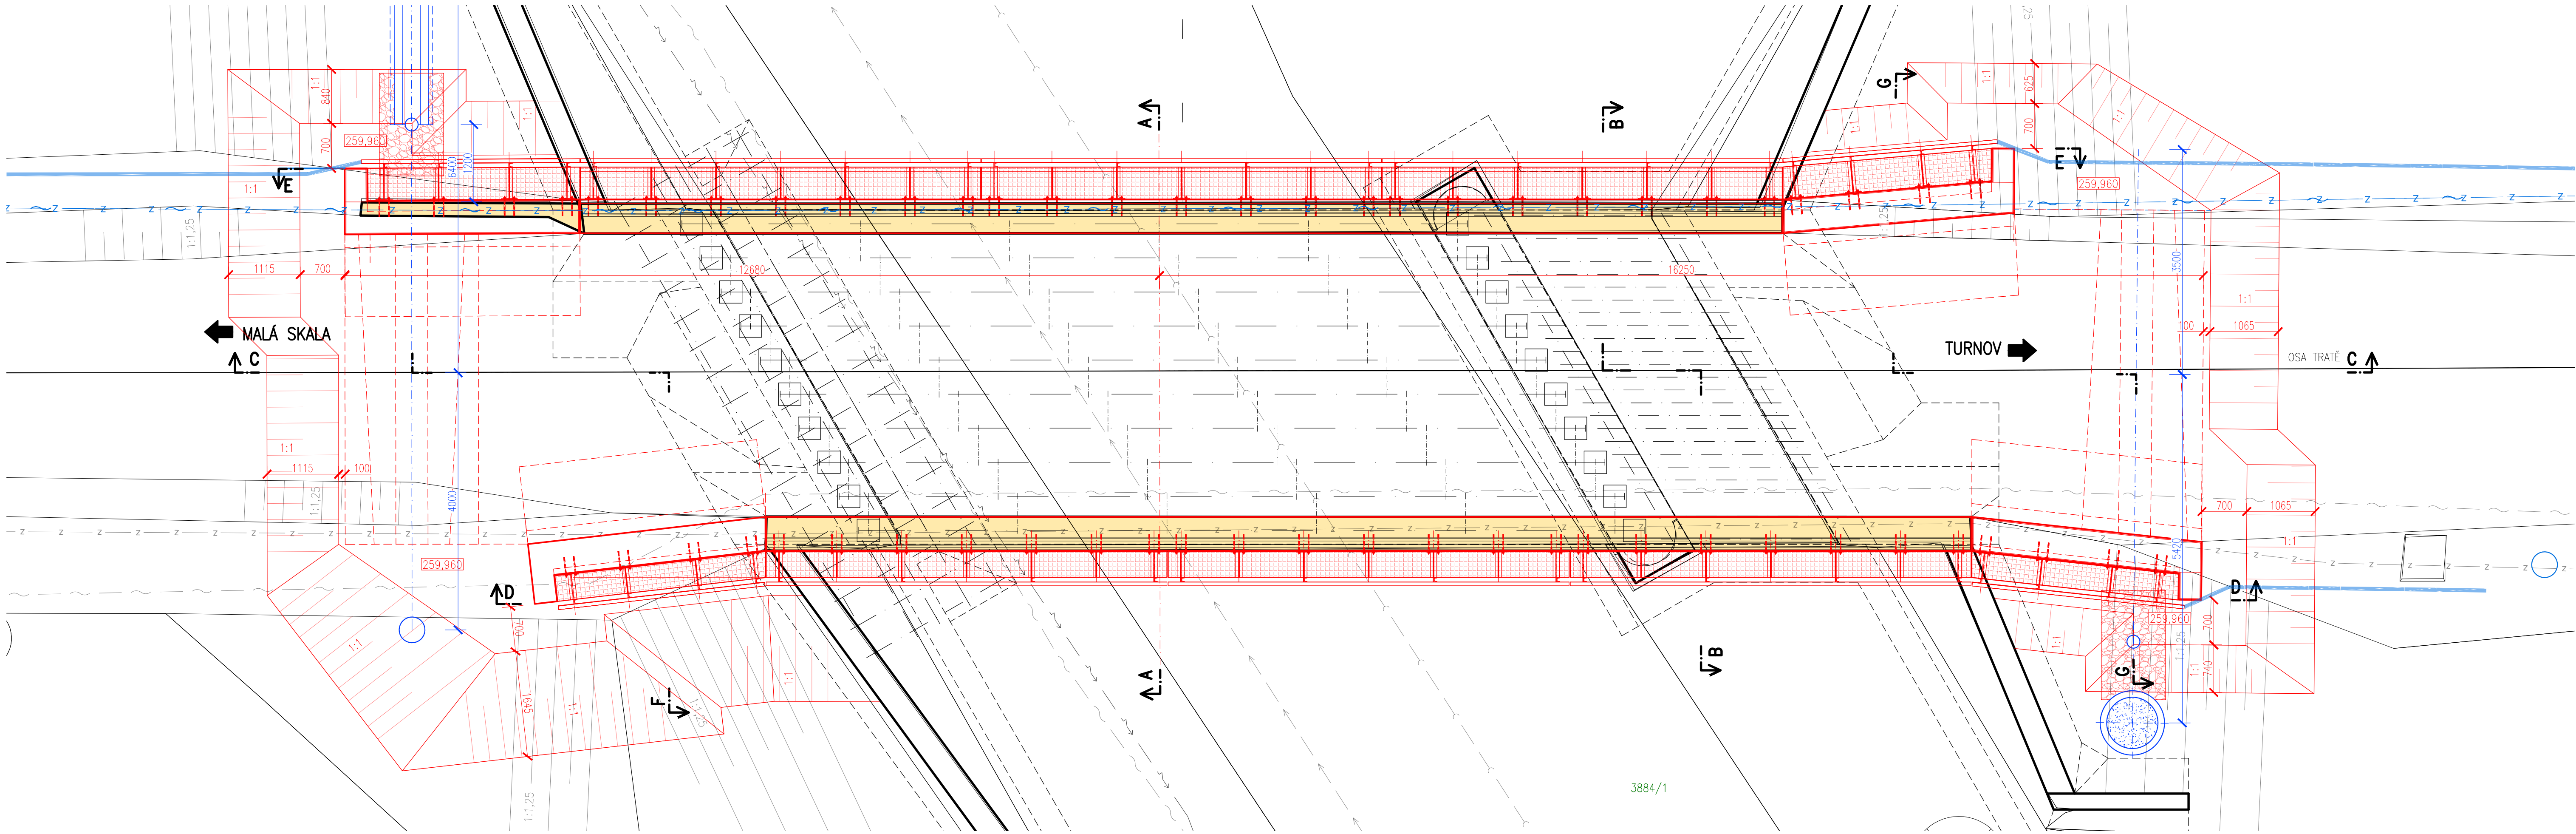


MOST V EV KM 123,362
VÝKRES VÝKOPŮ
M 1:50
ŘEZ C-C

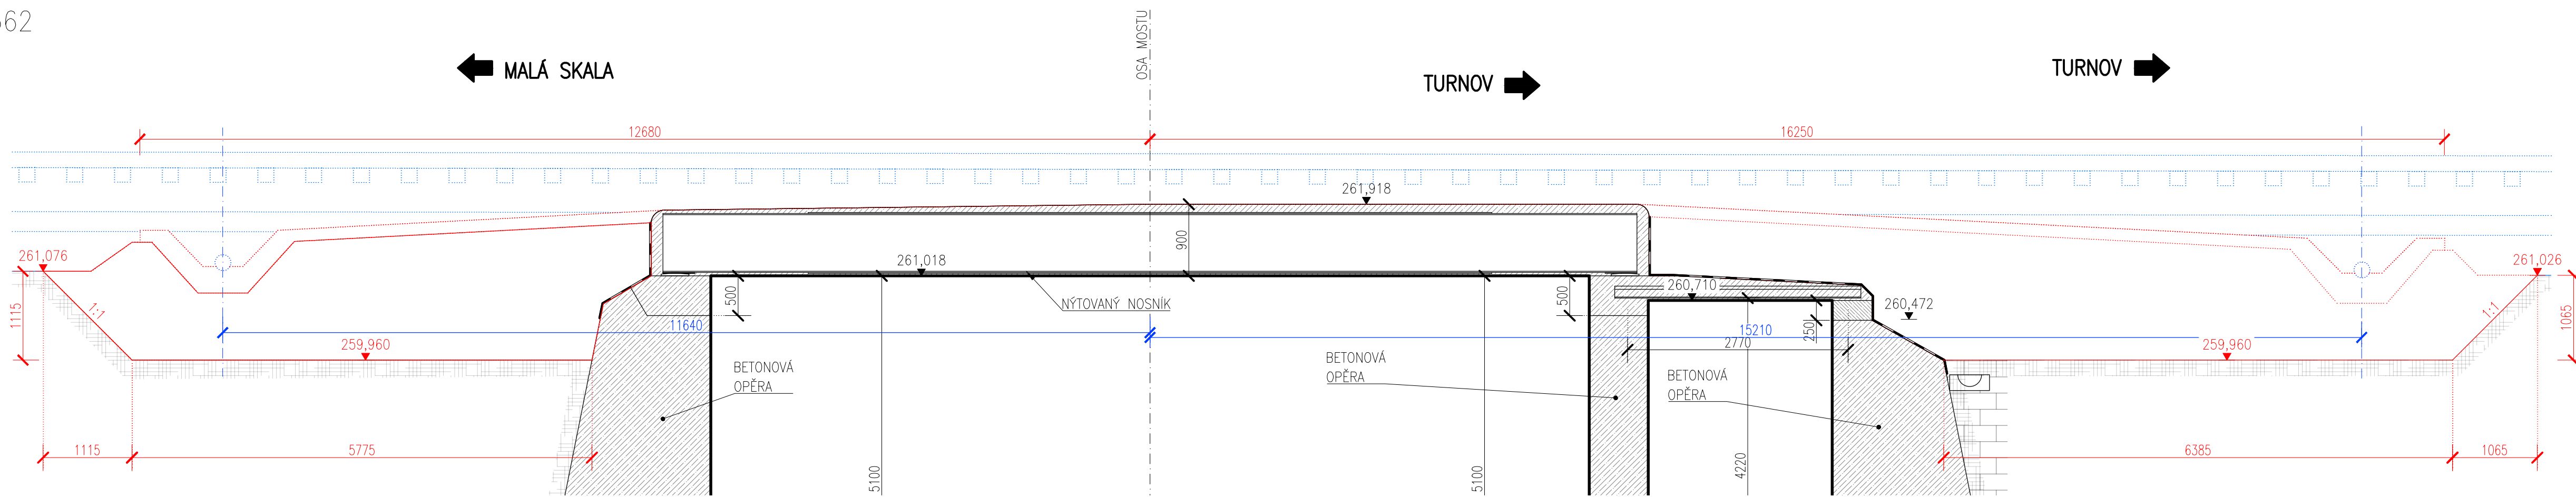

MOST V EV KM 123,362
VÝKRES VÝKOPŮ
M 1:50
ŘEZ F-F

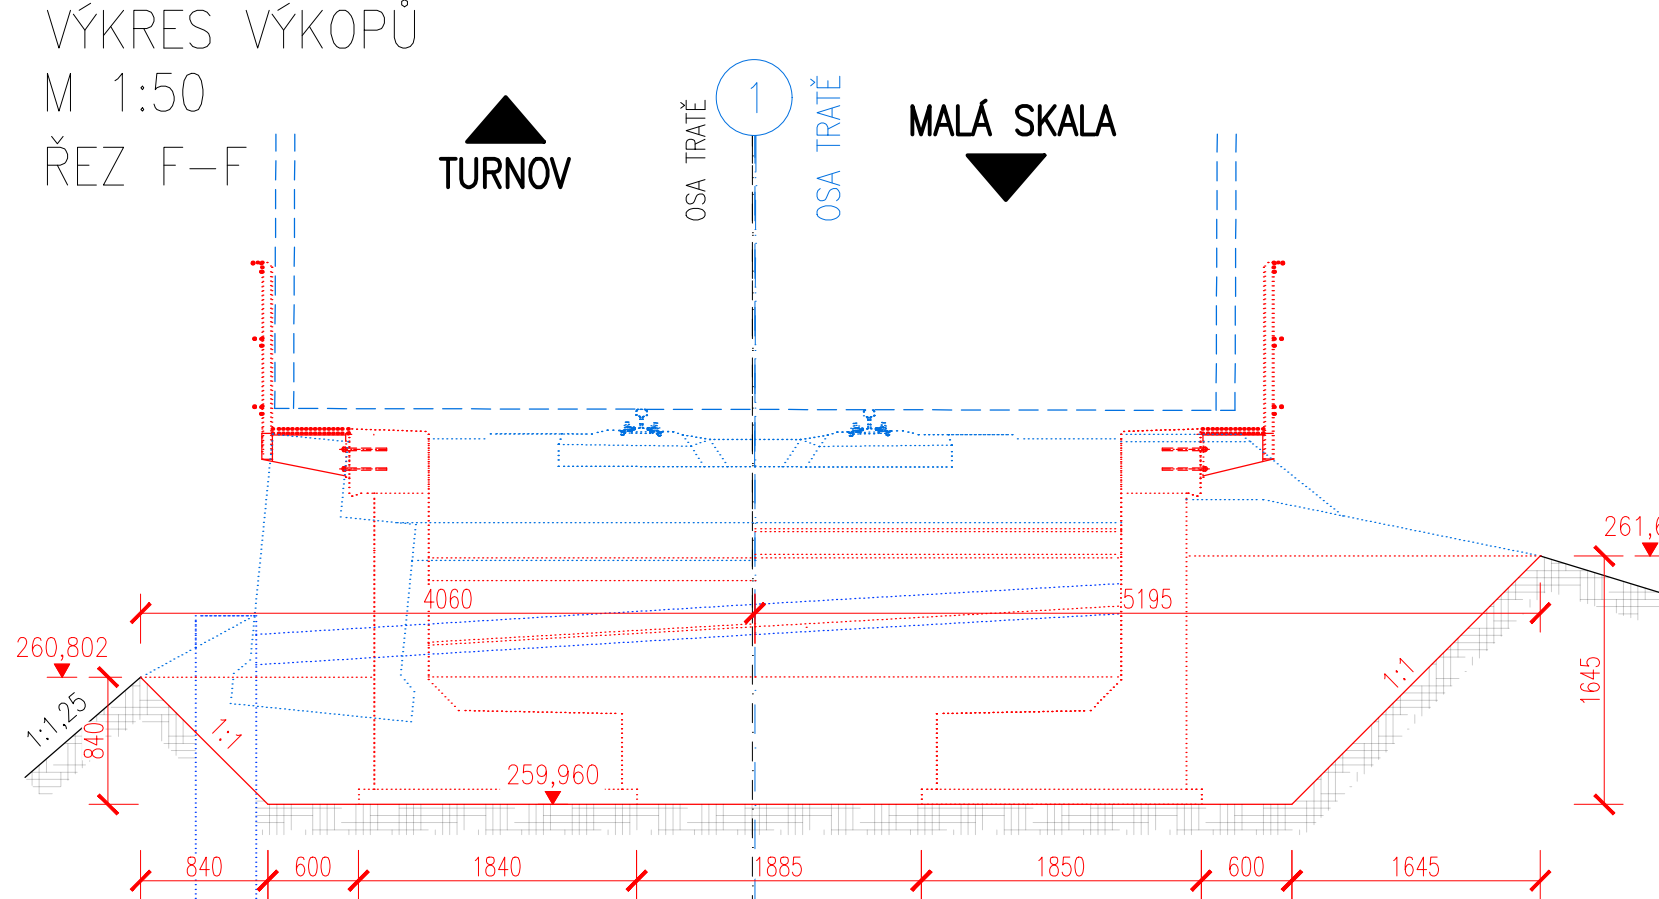

MOST V EV KM 123,362
VÝKRES VÝKOPŮ
M 1:50
ŘEZ G-G

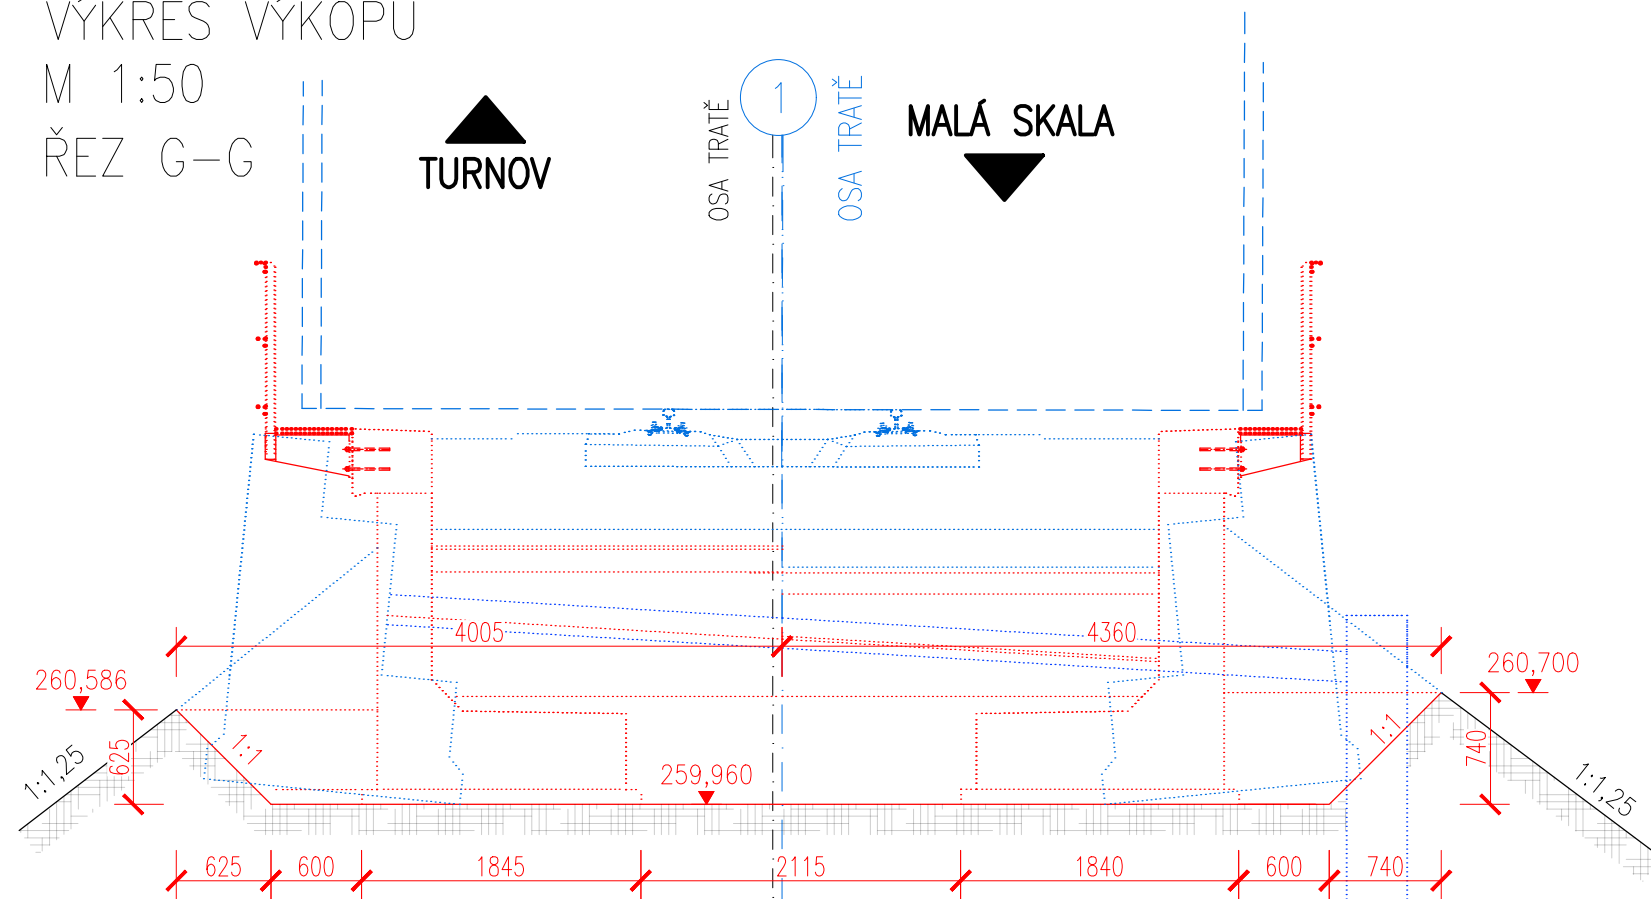

VÝKAZ MATERIÁLU			
MOST V EV. KM 123,362			
	m ³	kg/m ³	t
VÝKOPY	307,84	2000	615,7
ZÁSYP - NAKOUPENÝ MATERIÁL	155,40	2000	310,8

Ministerstvo dopravy Státní fond dopravní infrastruktury			
Jméno ověřen:		Pard:	
Orientační schéma:		Razítko oprávněné osoby:	
Přesnost vytváření dle ČSN 73 0420-1 a ČSN 73 0420-2 Souřadnicový systém: S-JTSK Výškový systém: Bpv			
Revizce:	Datum:	Podpis:	Datum:
-	-	-	-
-	-	-	-
-	-	-	-
-	-	-	-
000	30.11.2022	Dokumentace pro územní řízení k žadostiu	Ing. Marie Peterková
Stavebník/Investor: Adresa: Zápisnice investora: Adresa:		Správa železnic, státní organizace Dlážděná 1003/7, 110 00 Praha 1 Stavební správa západ Sokolovská 1995/278, 190 00 Praha 9	
		 SPRÁVA ŽELEZNIC	
Zhotovitel díla: Adresa: Kontakt:		PROJEKT servis spol. s r.o. U Elektrky 830/2b, 198 00 Praha 9 T: +420 281 090 860 E: firma@projekt-servis.cz	
		 PROJEKT servis	
Zhotovitel objektu: Adresa: Kontakt:		DIPONT s.r.o. Libouchec č.p. 505, 403 35 Libouchec T: +420 475 201 640 E: dipont@dipont.cz	
		 dipont	
Hlavní projektant (HIP):		Ing. Martin Koudeřka	
Specialista:		Ing. Martin Pišek	
Název stavby/akce: Název části: Název objektu/dílní části: Název přílohy: Název dílní části přílohy: Odpovědný projektant: Ing. Martin Pišek Kraj: Liberecký		Rekonstrukce žst. Turnov Mosty, propustky a zdi Železniční most v ev. km 123,362 Výkres výkopů - Zpracovatel přílohy: Ing. Matej Potančák Katastrální území: Turnov [771601]	
		Měřítko: 1:50 Formáty: 10xA4 TUDU: 1051	
Ověření investora:		Ověření objektu/komplexu: Číslo přílohy:	
		Ověření investora: 5631700077 Ověření zhotovitele: ZAK-2021-13 Ověření části: D.2.1.4 Ověření objektu/komplexu: SO 11-20-01 Číslo přílohy: 2. 00A	
Stupeň dokumentace:		Stupeň dokumentace: DUR Smluvní datum zpracování: 30.11.2022	