




Situace - Kanalizace - ochrana SČVK
Traťový úsek 041 Hradec Králové hl. n. - Turnov
km 26,328
M 1:100

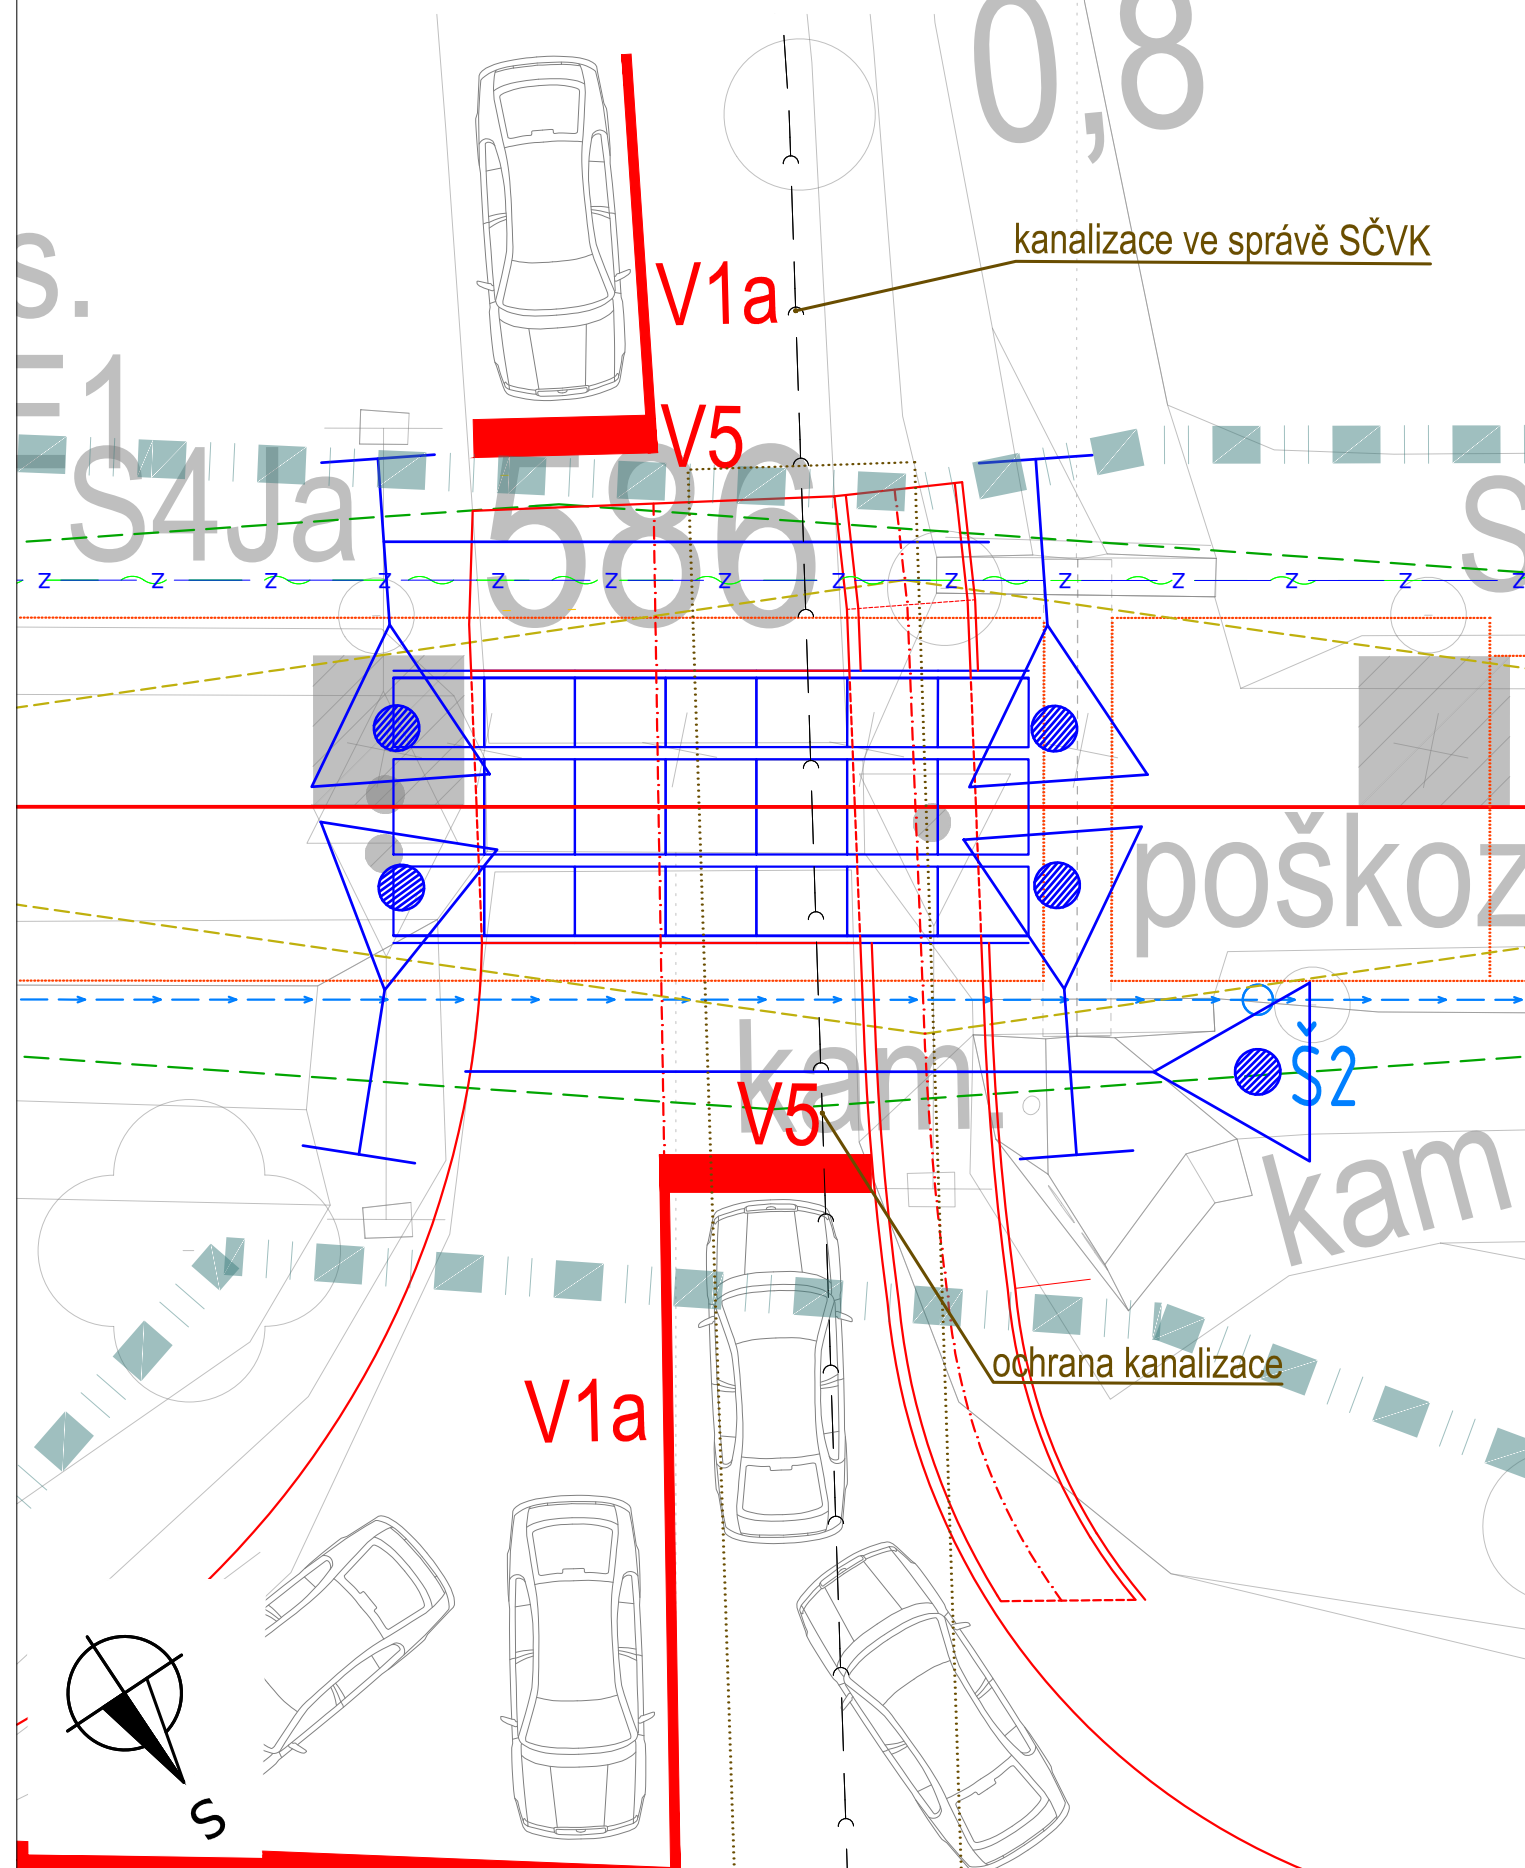


Situace - Kanalizace - ochrana SČVK
Traťový úsek 041 Hradec Králové hl. n. - Turnov:
km 27,104
M 1:100

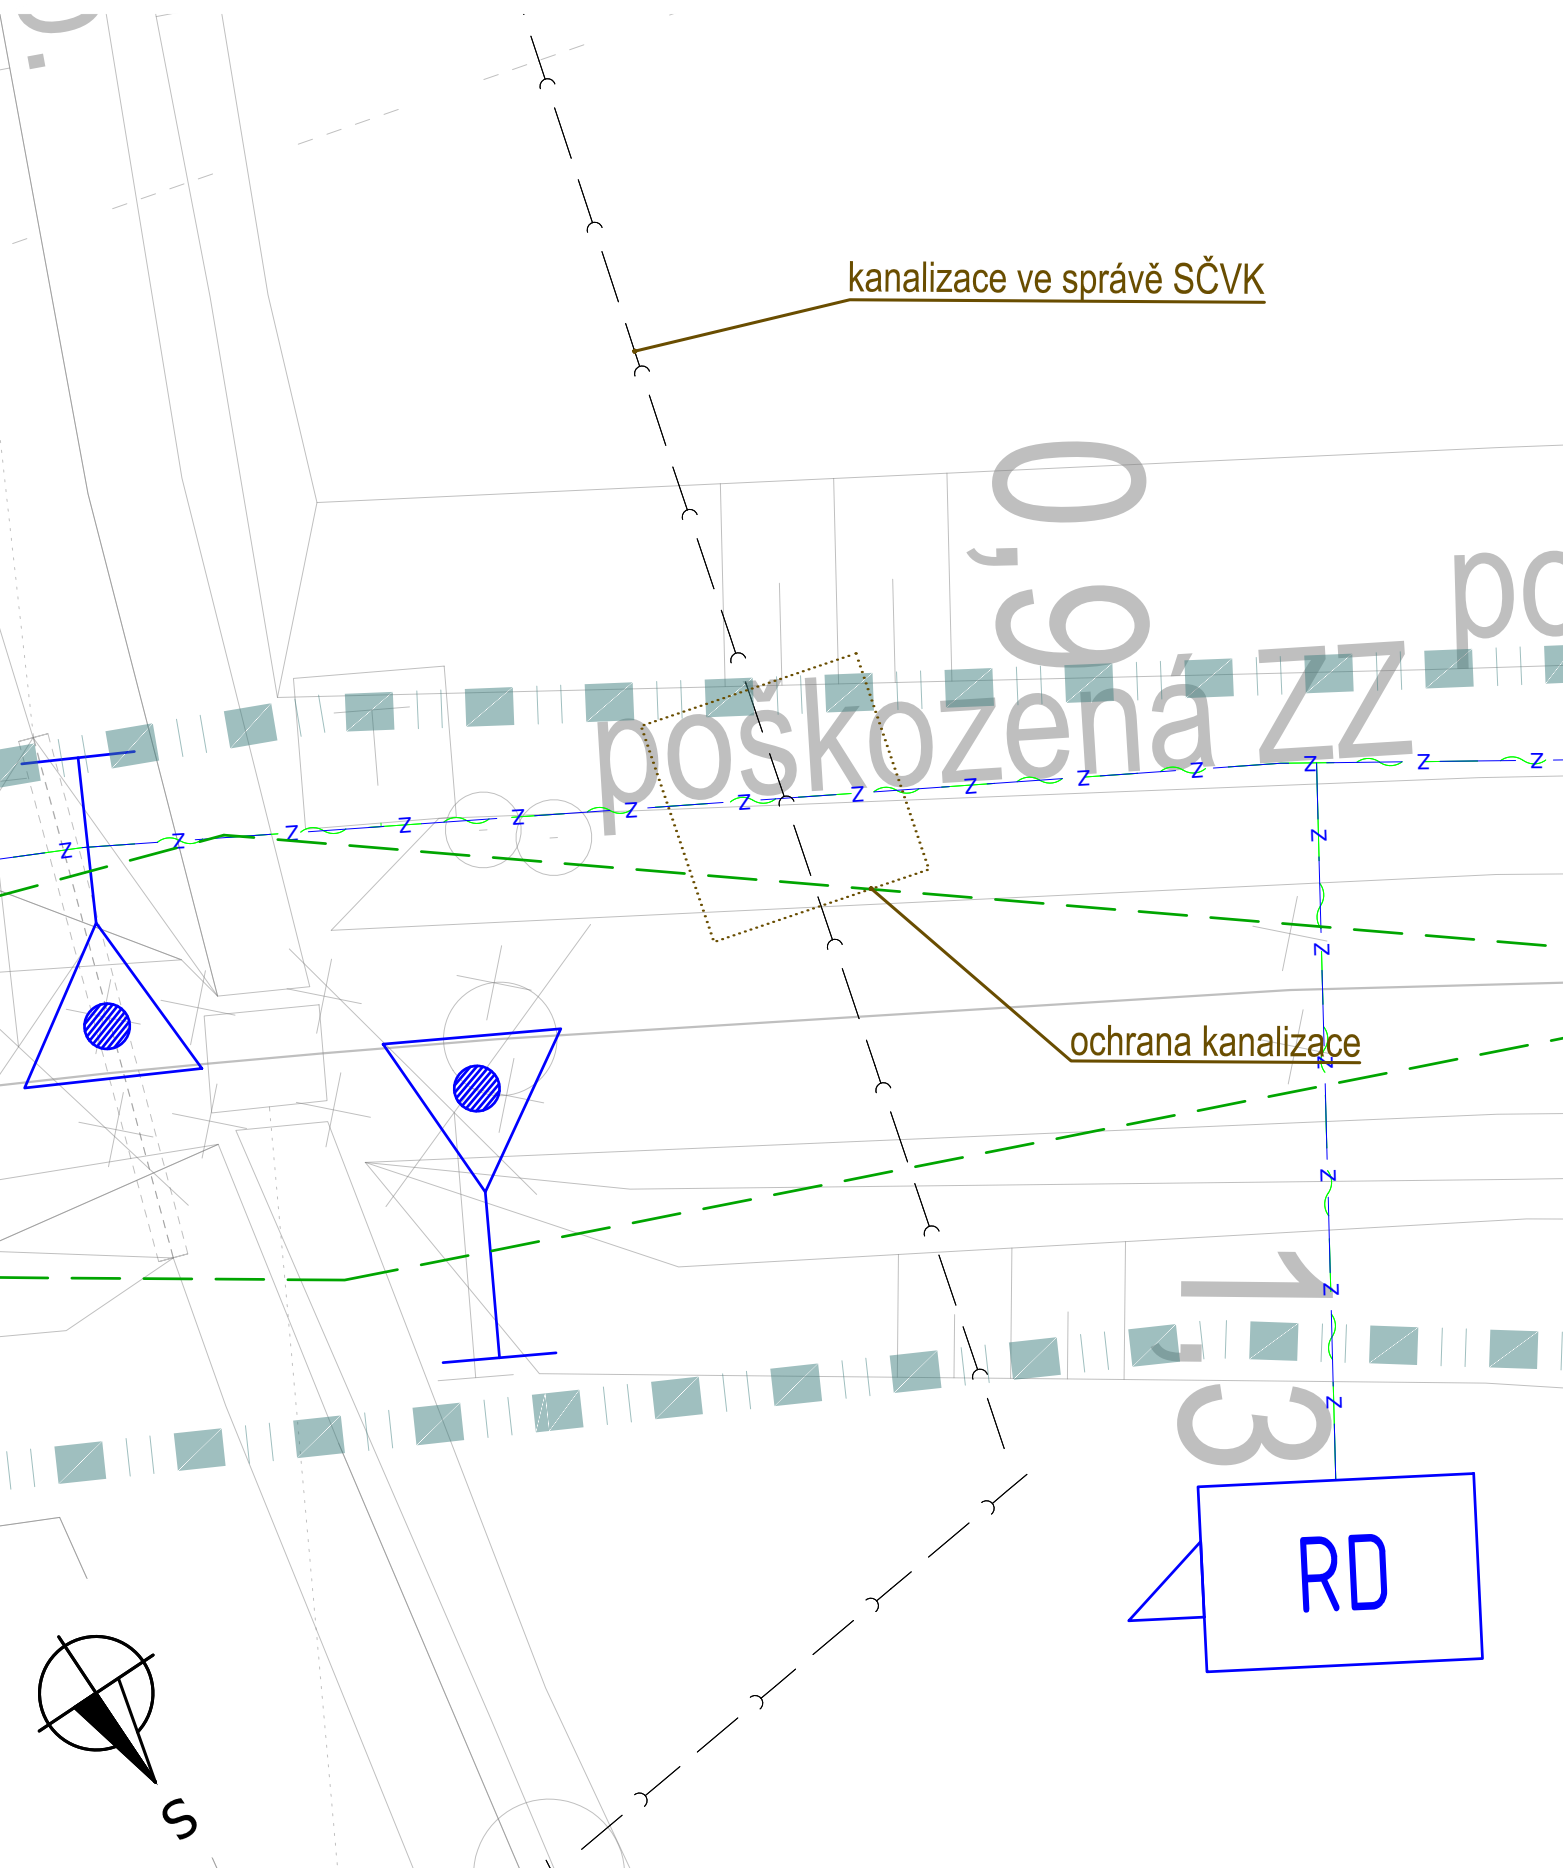

Situace - Kanalizace - ochrana SČVK
Traťový úsek 041 Hradec Králové hl. n. - Turnov:
km 28,165
M 1:100

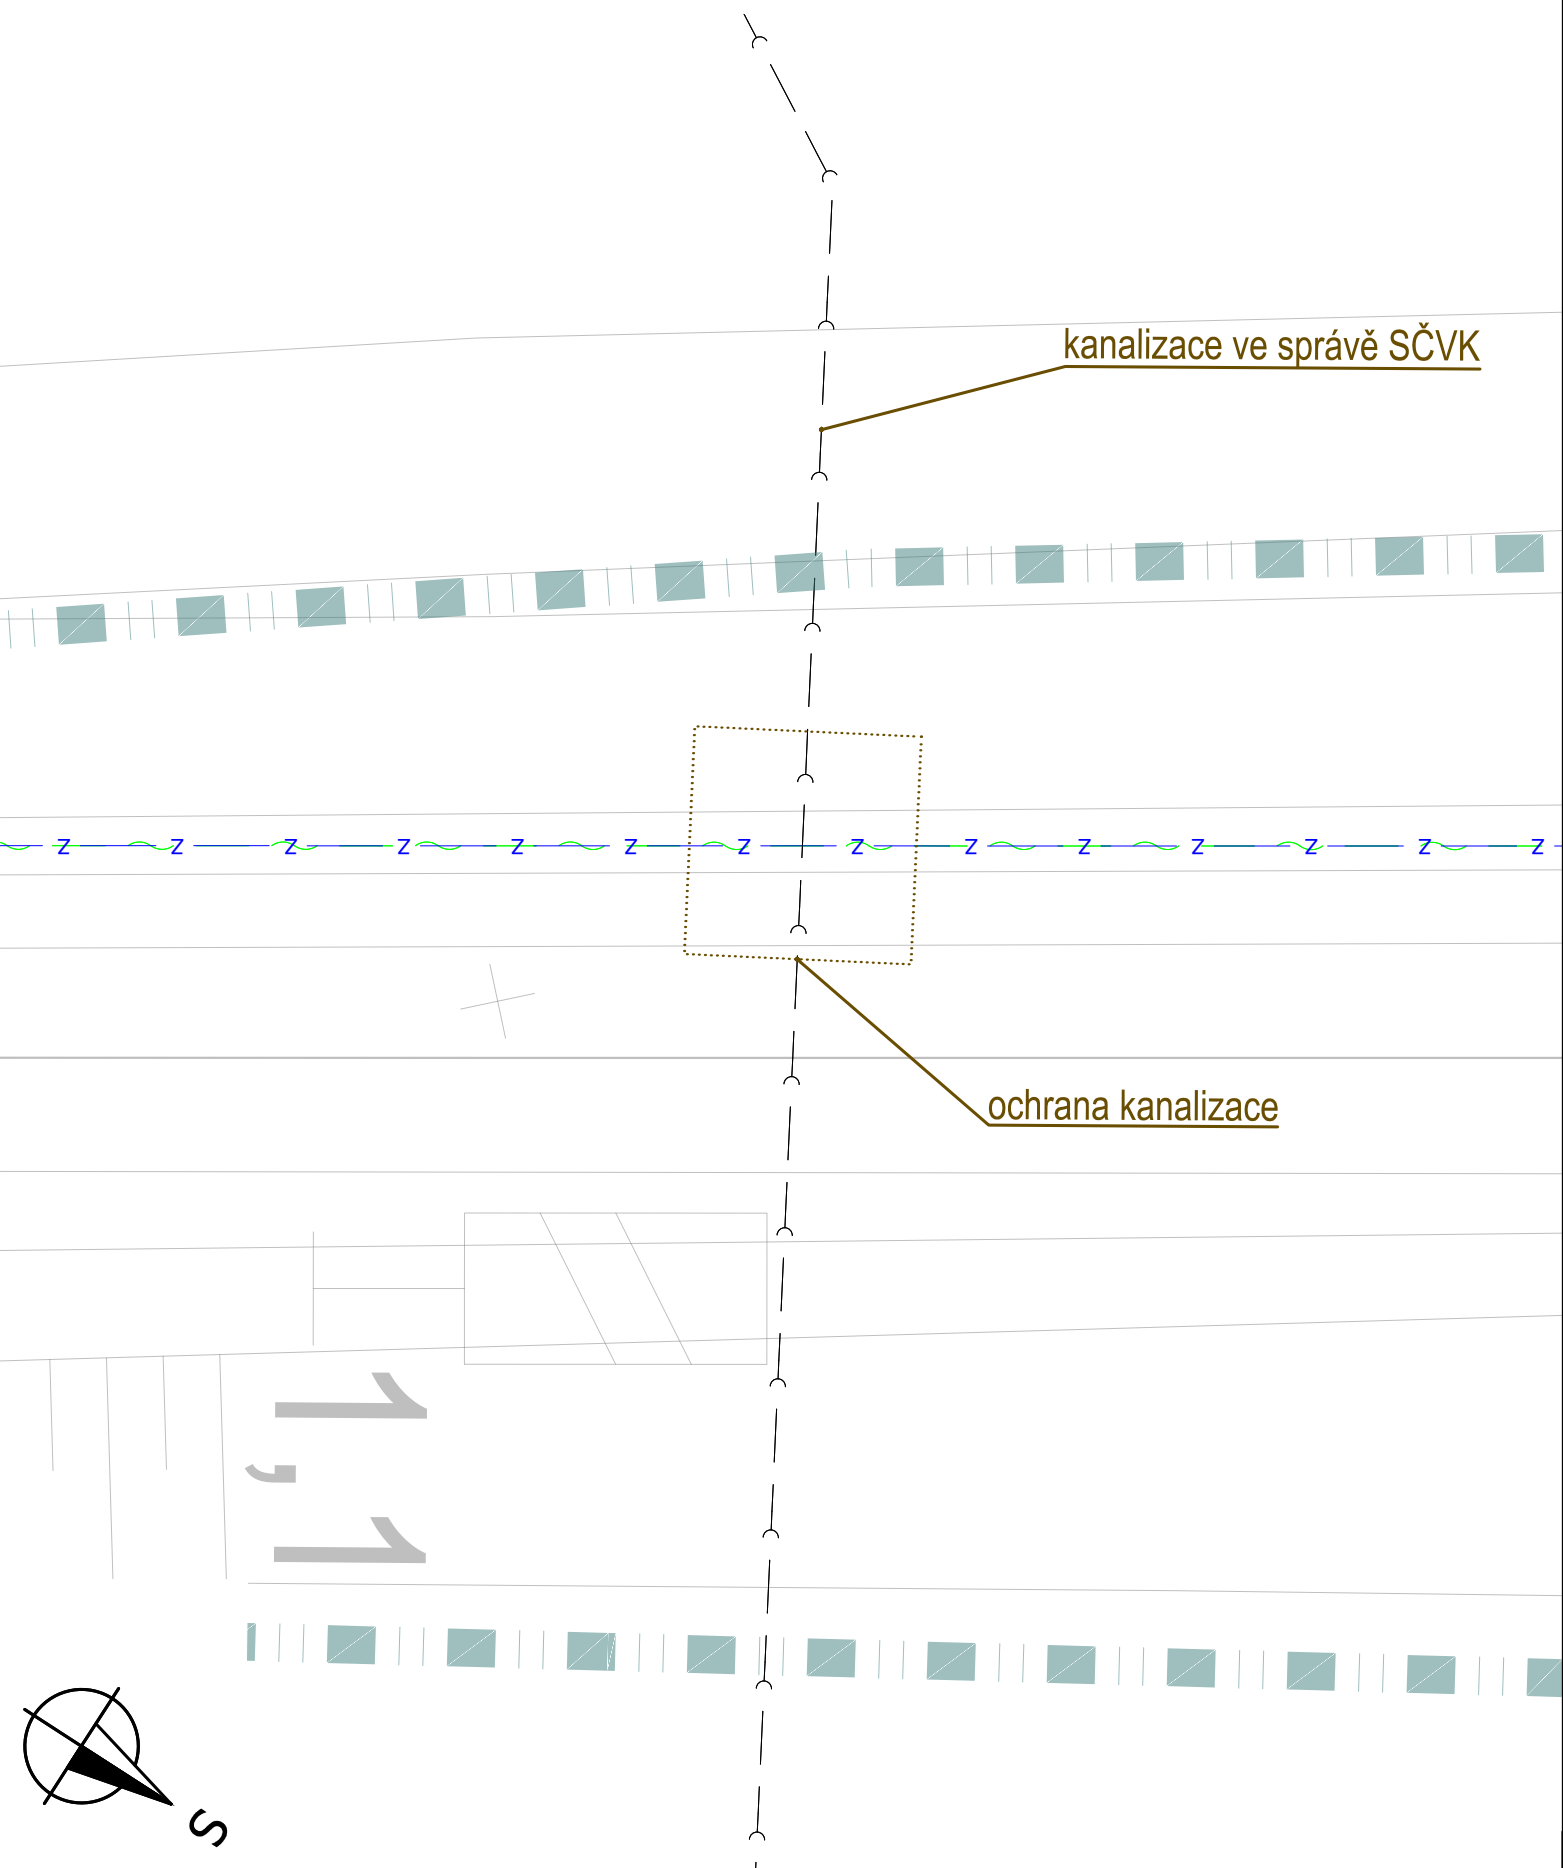

Situace - Kanalizace - ochrana SČVK
Traťový úsek 070 Praha - Turnov:
km 102,439
M 1:100

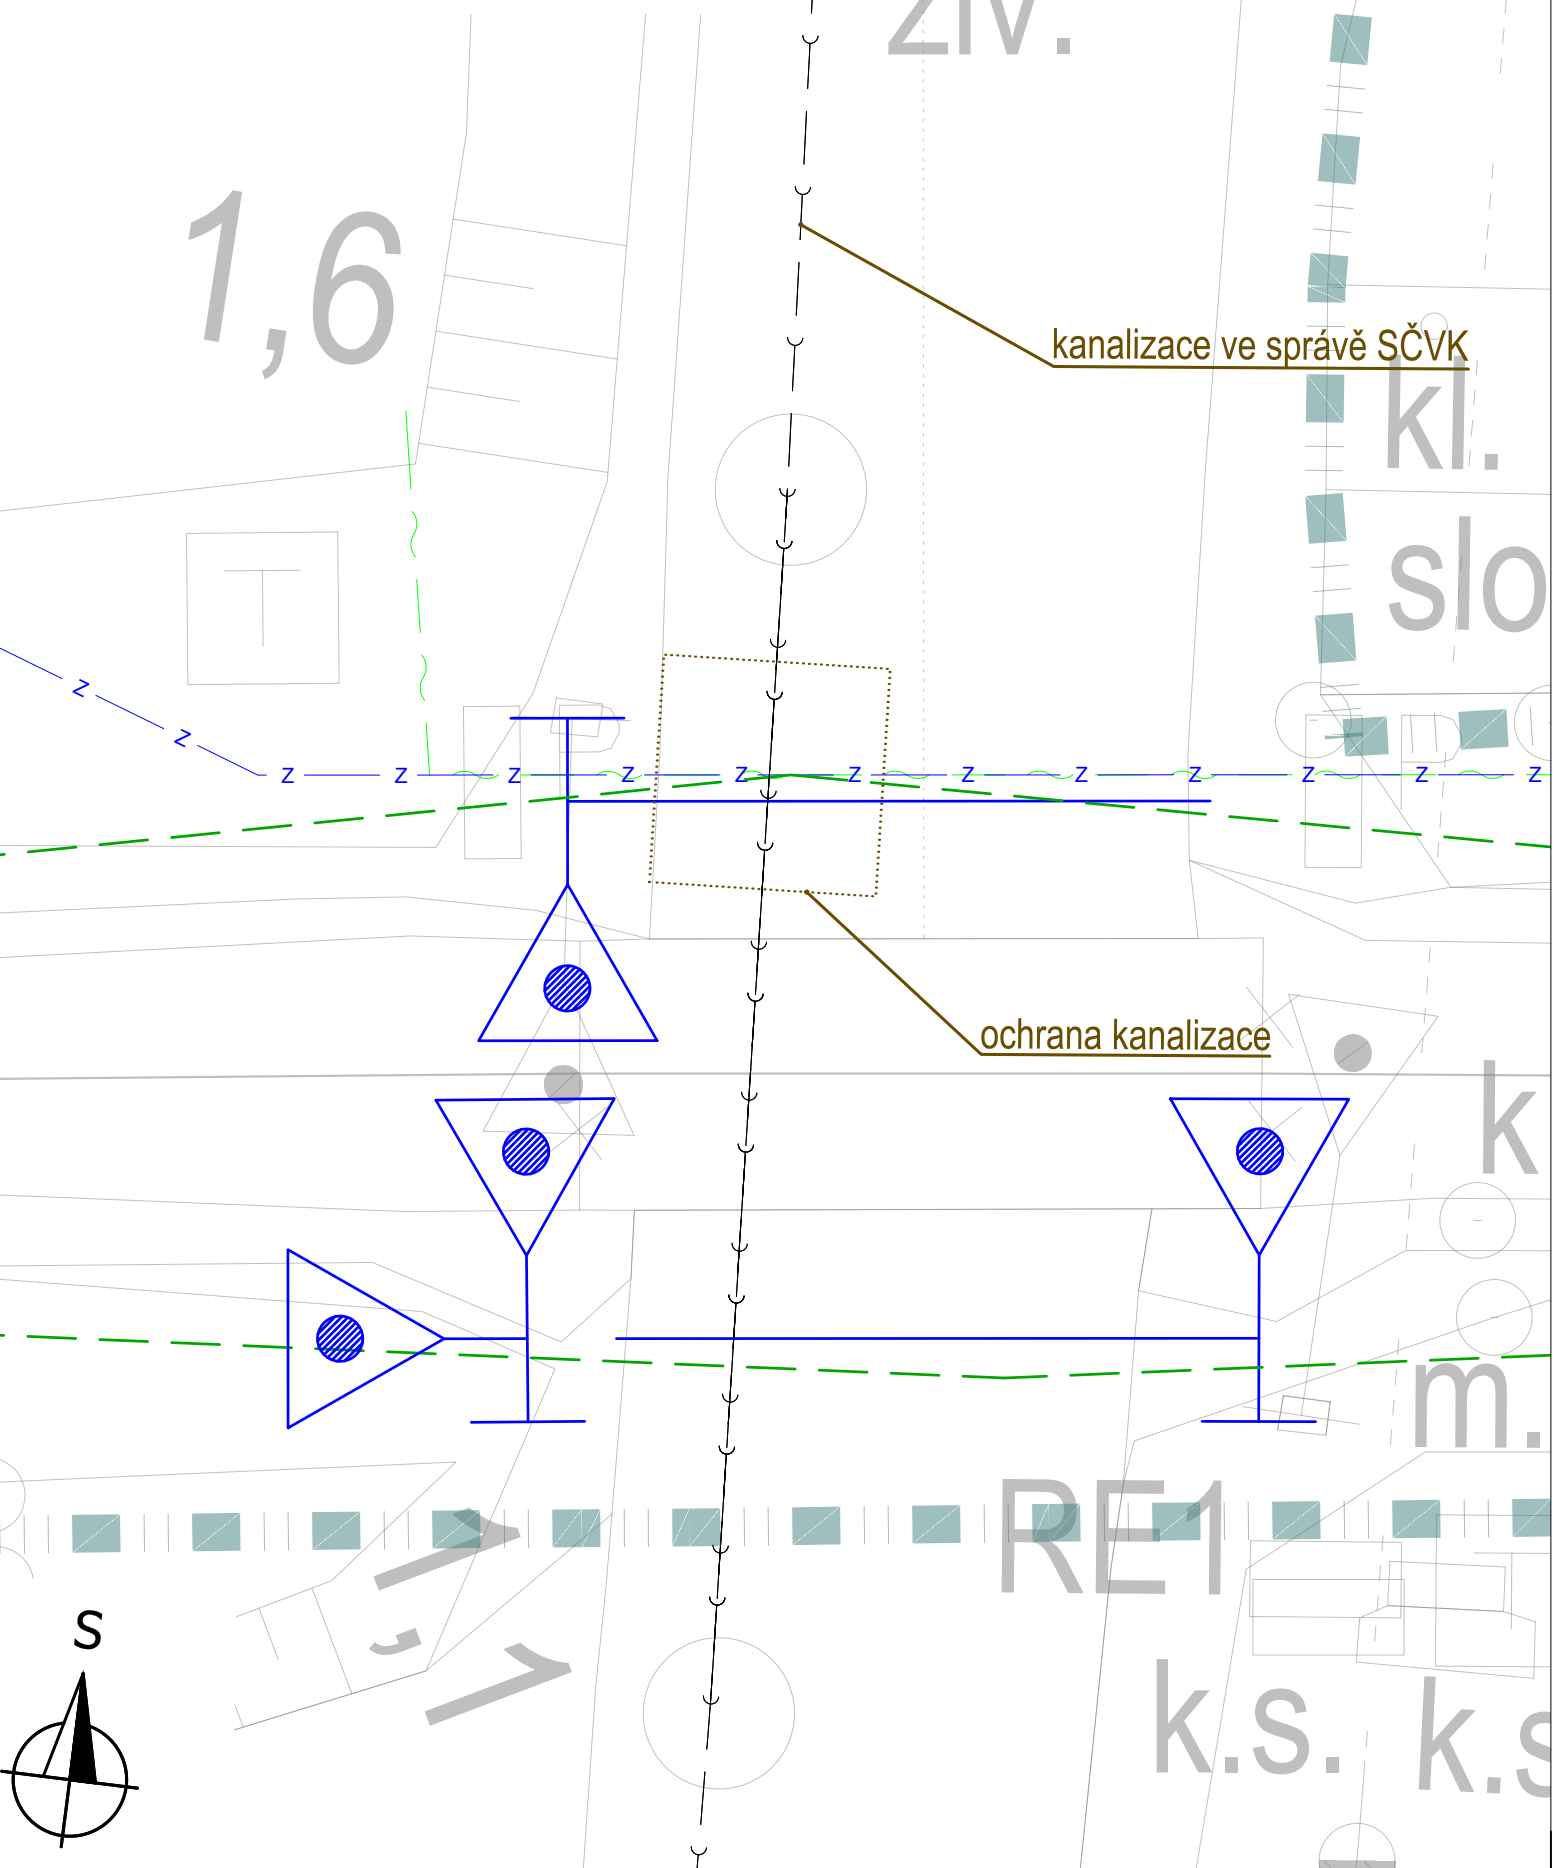

LEGENDA

LEGENDA STÁVAJÍCÍ SITUACE:

- STÁVAJÍCÍ KOLEJE
STÁVAJÍCÍ (STAV) SITUACE
HRANICE DRAŽNÍHO POZEMKU BEZ ROZLIŠENÍ
STÁVAJÍCÍ HRANICE OCHRANNÉHO PÁSMO DRÁHY
STÁVAJÍCÍ BODY ZAMĚŘENÍ

LEGENDA NOVÁ SITUACE:

- | | |
|-----------|-------------------------------------------------|
| — — — — — | NOVÝ ŽELEZNIČNÍ SVRŠEK |
| — — — — — | SMĚROVÁ A VÝŠKOVÁ ÚPRAVA KOLEJE |
| — — — — — | POZEMNÍ KOMUNIKACE, HRANY DRAŽNÍCH OBJEKTŮ atd. |
| — — — — — | OSY POZEMNÍCH KOMUNIKACÍ A DALŠÍCH OBJEKTŮ |
| — — — — — | HRANY NOVÉHO TERÉNU |
| — — — — — | NOVÝ ŽELEZNIČNÍ SPODEK-SANACE |
| — — — — — | PŘEJEZDOVÁ KONSTRUKCE |
| — — — — — | ROZHLÉDOVÉ POMĚRY NA PŘEJEZDU |
| — — — — — | TRATIVODY |
| — — — — — | KANALIZACE - OCHRANA |


LEGENDA STÁVAJÍCÍCH INŽENÝRSKÝCH SÍTÍ:

- KANALIZACIJA

LEGENDA NOVÝCH INŽENÝRSKÝCH SÍTÍ:

- z — ZABEZPEČOVACÍ KABEL - PODZEMNÍ
— ~ — SĐĚLOVACÍ KABEL - PODZEMNÍ

LEGENDA NOVÁ - TECHNOLOGICKÉ PRVKY SITUACE:

-  VÝSTRAŽNÍK SE ZÁVOROU/BEZ ZÁVORY
RD RELÉOVÝ DOMEK/TECHNOLOGICKÉ OBJEKTY

Jiná ověření:		Paré:	
Orientační schéma:		Razítko oprávněné osoby:	
Podpis:		Datum:	

Revize:	Datum:	Popis:	Kontroloval:
-	-	-	-
-	-	-	-
-	-	-	-
000	30.11.2022	Dokumentace pro územní řízení k žstopisu	Ing. Milan Diblík

Stavebník/Investor:	Správa železnic, státní organizace Dlážděná 1003/7, 110 00 Praha 1 Stavební správa západ Sokolovská 1995/278, 190 00 Praha 9		SPRÁVA ŽELEZNIC
---------------------	----------------------------------------------------------------------------------------------------------------------------------------------	--	----------------------------

Zhotovitel díla:	PROJEKT servis spol. s r.o. U Elektrý 830/2b, 198 00 Praha 9 T: +420 281 090 860 E: firma@projekt-servis.cz		PROJEKT servis
------------------	-----------------------------------------------------------------------------------------------------------------------------	--	-----------------------

Zhotovitel objektu:	PROJEKT servis spol. s r.o. U Elektrý 830/2b, 198 00 Praha 9 T: +420 281 090 860 E: firma@projekt-servis.cz		PROJEKT servis
---------------------	-----------------------------------------------------------------------------------------------------------------------------	--	-----------------------

Hlavní projektant (HIP): Ing. Martin Koudełka	Specialista: Ing. Martin Koudełka
-----------------------------------------------	-----------------------------------

Název stavby/akce:	Rekonstrukce žst. Turnov	Označení investora: S631700077
		Označení zhotovitele: ZAK-2021-13
Název části:	Potrubní vedení (kanalizace, vodovod, plynovod)	Označení části: D.2.1.6
Název objektu/díleč části:	Kanalizace - úprava/ochrana/přeložka	Označení objektu/komplexu: SO 00-31-01
Název přílohy:	Situace - Kanalizace - ochrana SČVK	Číslo přílohy: 2. 001
Název díleč části přílohy:	-	Stupeň dokumentace: DUR
Odpovědný projektant:	Zpracovatel přílohy:	Smluvní datum zpracování: 30.11.2022
Ing. Martin Koudełka	Bc. Michal Munzar Katastrální území: viz textová část	
Kraj:	Měřítko: 1:100	
Liberecký	Formáty: 6 x A4	
	TUDU:	
	viz textová část	

Ověření investice:	Ověření dokumentace:	Ověření:	Přidělení:	Přijetí:	Revize:
S 6 3 1 7 0 0 0 7 7	0 2 1 0 6	S 0 0 0 3 1 0 1	X X	2 1 0 0 1	0 0 0 0

(Prostor pro další informace)