



SO 07-32-01 Zastávka Pardubice centrum, nové ostrovní nástupiště
MONOLITICKÁ ZÍDKA "A"


PŮDORYS ZÍDKY "A"

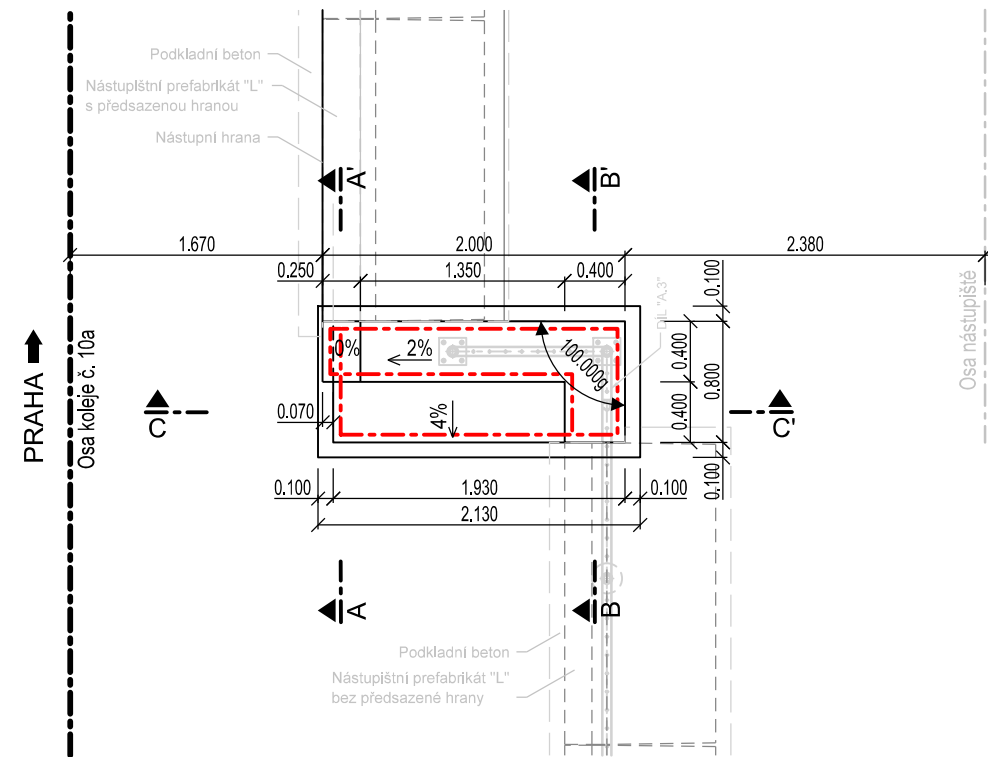


AXONOMETRICKÝ POHLED ZÍDKY "A"

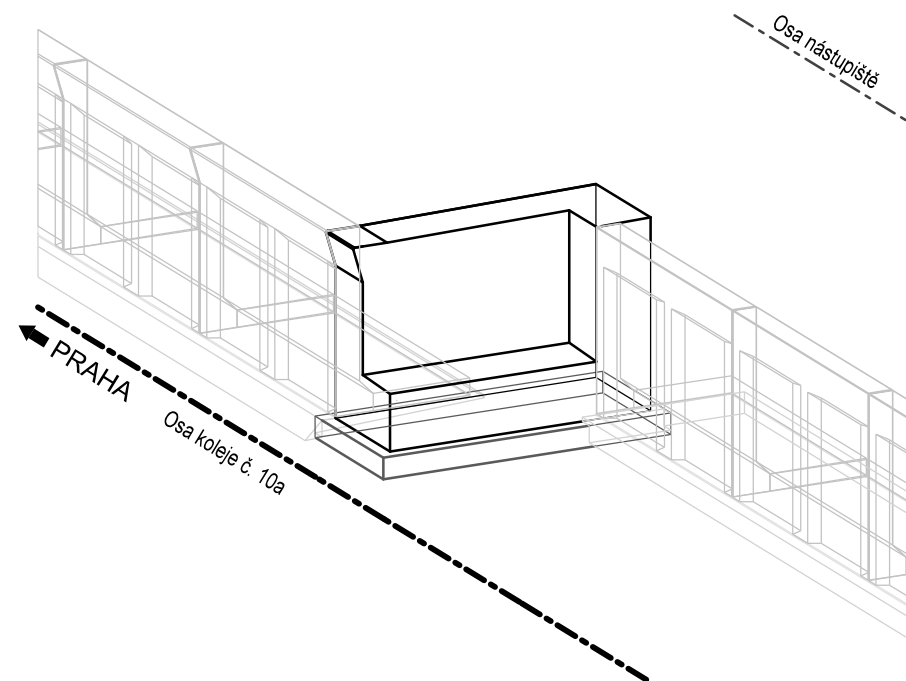


ŘEZ A - A'

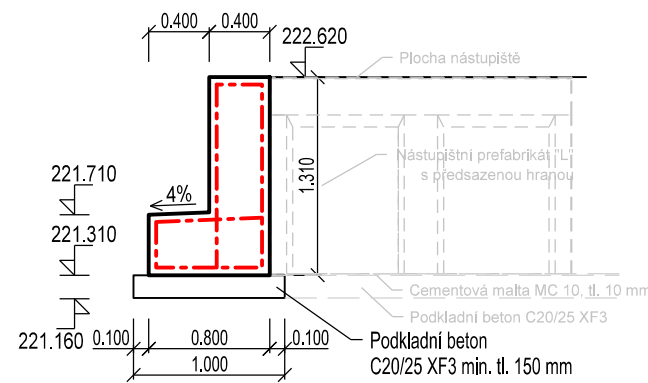


ŘEZ C - C'

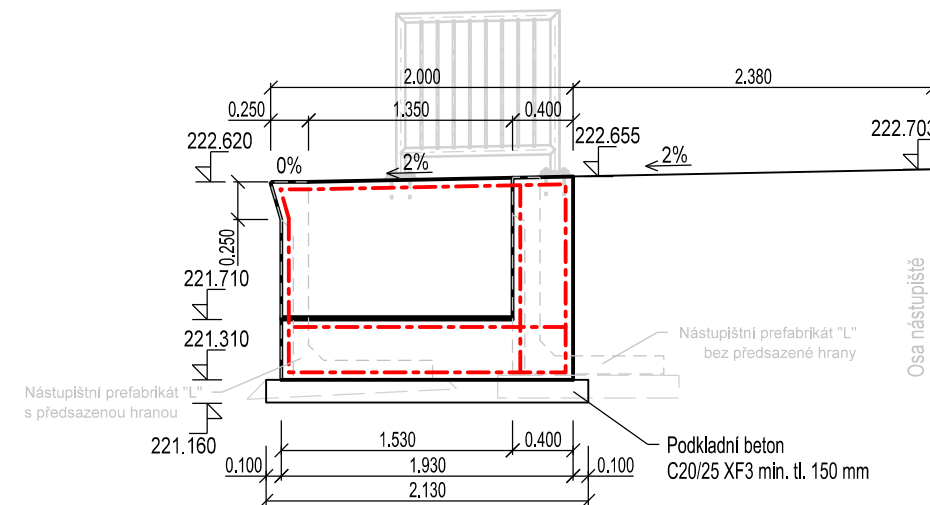

ŘEZ B - B'

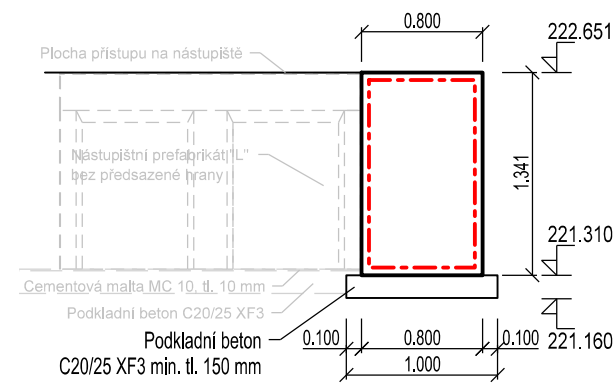

Orientační schéma:

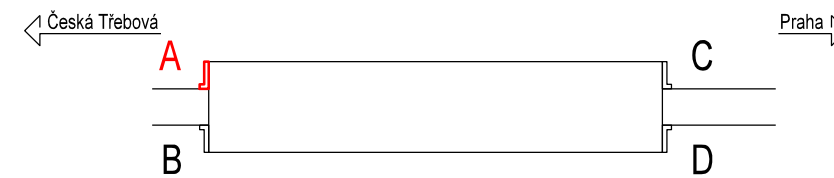

Paré:



Razítko oprávněné osoby:

Podpis:

Datum:

Revize:	Datum:	Popis:	Kontroloval:
000	21.03.2022	Definitivní odevzdání dokumentace	-

Stavebník / Investor:	Správa železnic, státní organizace	 SPRÁVA ŽELEZNIC
Adresa:	Dlážděná 1003/7, 110 00 Praha 1	
Zástupce investora:	Stavební správa východ	
Adresa:	Nerudova 1, 779 00 Olomouc	

Zhotovitel díla:	SUDOP PRAHA a.s.		
Adresa:	Olšanská 2643/1a, 130 00 Praha 3		
Kontakt:	T: +420 605 229 020 E: praha@sudop.cz		
Zhotovitel části / objektu:	SUDOP PRAHA a.s.		
Adresa:	Olšanská 2643/1a, 130 00 Praha 3		
Kontakt:	T: +420 605 229 020 E: praha@sudop.cz		
Hlavní projektant (HIP):	ING. DANIEL FILIP	Specialista:	ING. VLADIMÍR FÍŠAR

Název stavby / akce:		VÝSTAVBA ŽELEZNIČNÍ ZASTÁVKY PARDUBICE CENTRUM	Označení (S-kód):	S622000607
			Zakázka:	21-180.250
Název části:	Nástupišťe		Označení části:	D.2.1.2
Název objektu / dílčí části:	Zastávka Pardubice centrum, nové ostrovní nástupišťe		Číslo objektu / komplexu:	SO 07-32-01
Název přílohy:	Monolitická zídka		Číslo přílohy:	2 . 081
Název dílčí části přílohy:	Monolitická zídka "A"			
Odpovědný projektant:	Zpracovatel přílohy:	Měřítko: 1:50	Stupeň dokumentace:	DUSP + PDPS
ING. MICHAL CHLUBNA	ING. MICHAL CHLUBNA	Formáty: 3x4		
Kraj:	Katastrální území:	TUDU:	Smluvní datum zpracování:	21/07/2022
Pardubický	Pardubice [717657]	viz textová část		

S-kód:										Stupeň dokumentace:					Část:					Objekt:										Podobjekt:					Příloha:					Revize:				
S	6	2	2	0	0	0	6	0	7	-	P	D	P	S	-	D	2	1	0	2	-	S	0	0	7	3	2	0	1	-	X	X	-	2	-	0	8	1	-	0	0	0		

DOKUMENT LZE UŽÍVAT POUZE VE SMYSLU PŘÍSLUŠNÉ SMLOUVY O DÍLO. ŽÁDNÁ JEHO ČÁST NEMŮŽE BÝT DLE ZÁKONA č. 121/2000 Sb. KOPÍROVÁNA NEBO JINÝM ZPŮSOBEM ROZŠÍŘOVÁNA BEZ SOUHLASU SUDOP PRAHA a.s.