

Popis:




- nový kabelový rozvod nn - osvětlení
- LED svítidlo 28,4W typu downlight přisazené na spodní stranu konstrukce lávky
- osvětlovací stožár 4m s LED svítidlem 57W
- LED svítidlo 57W na výložníku
- svítidla na výložníku na spodní stranu konstrukce lávky

Souřadnicový systém: S - JTSK  
Výškový systém: Bp  
Přesnost vytyčení: ČSN 73 0420-1, ČSN 73 0420-2  
Pro vytyčení bude použita platná a ověřená vytyčovací síť stavby.

Upozornění:

V situaci nejsou uvedeny žádné stávající sítě. Přizjišťování jejich uložení je nutno vycházet z koordinační situace stavby (zářez stávajících sítí)!

Trasy nových kabelových vedení souvisejících SO a PS jsou uvedeny v koordinační situaci stavby

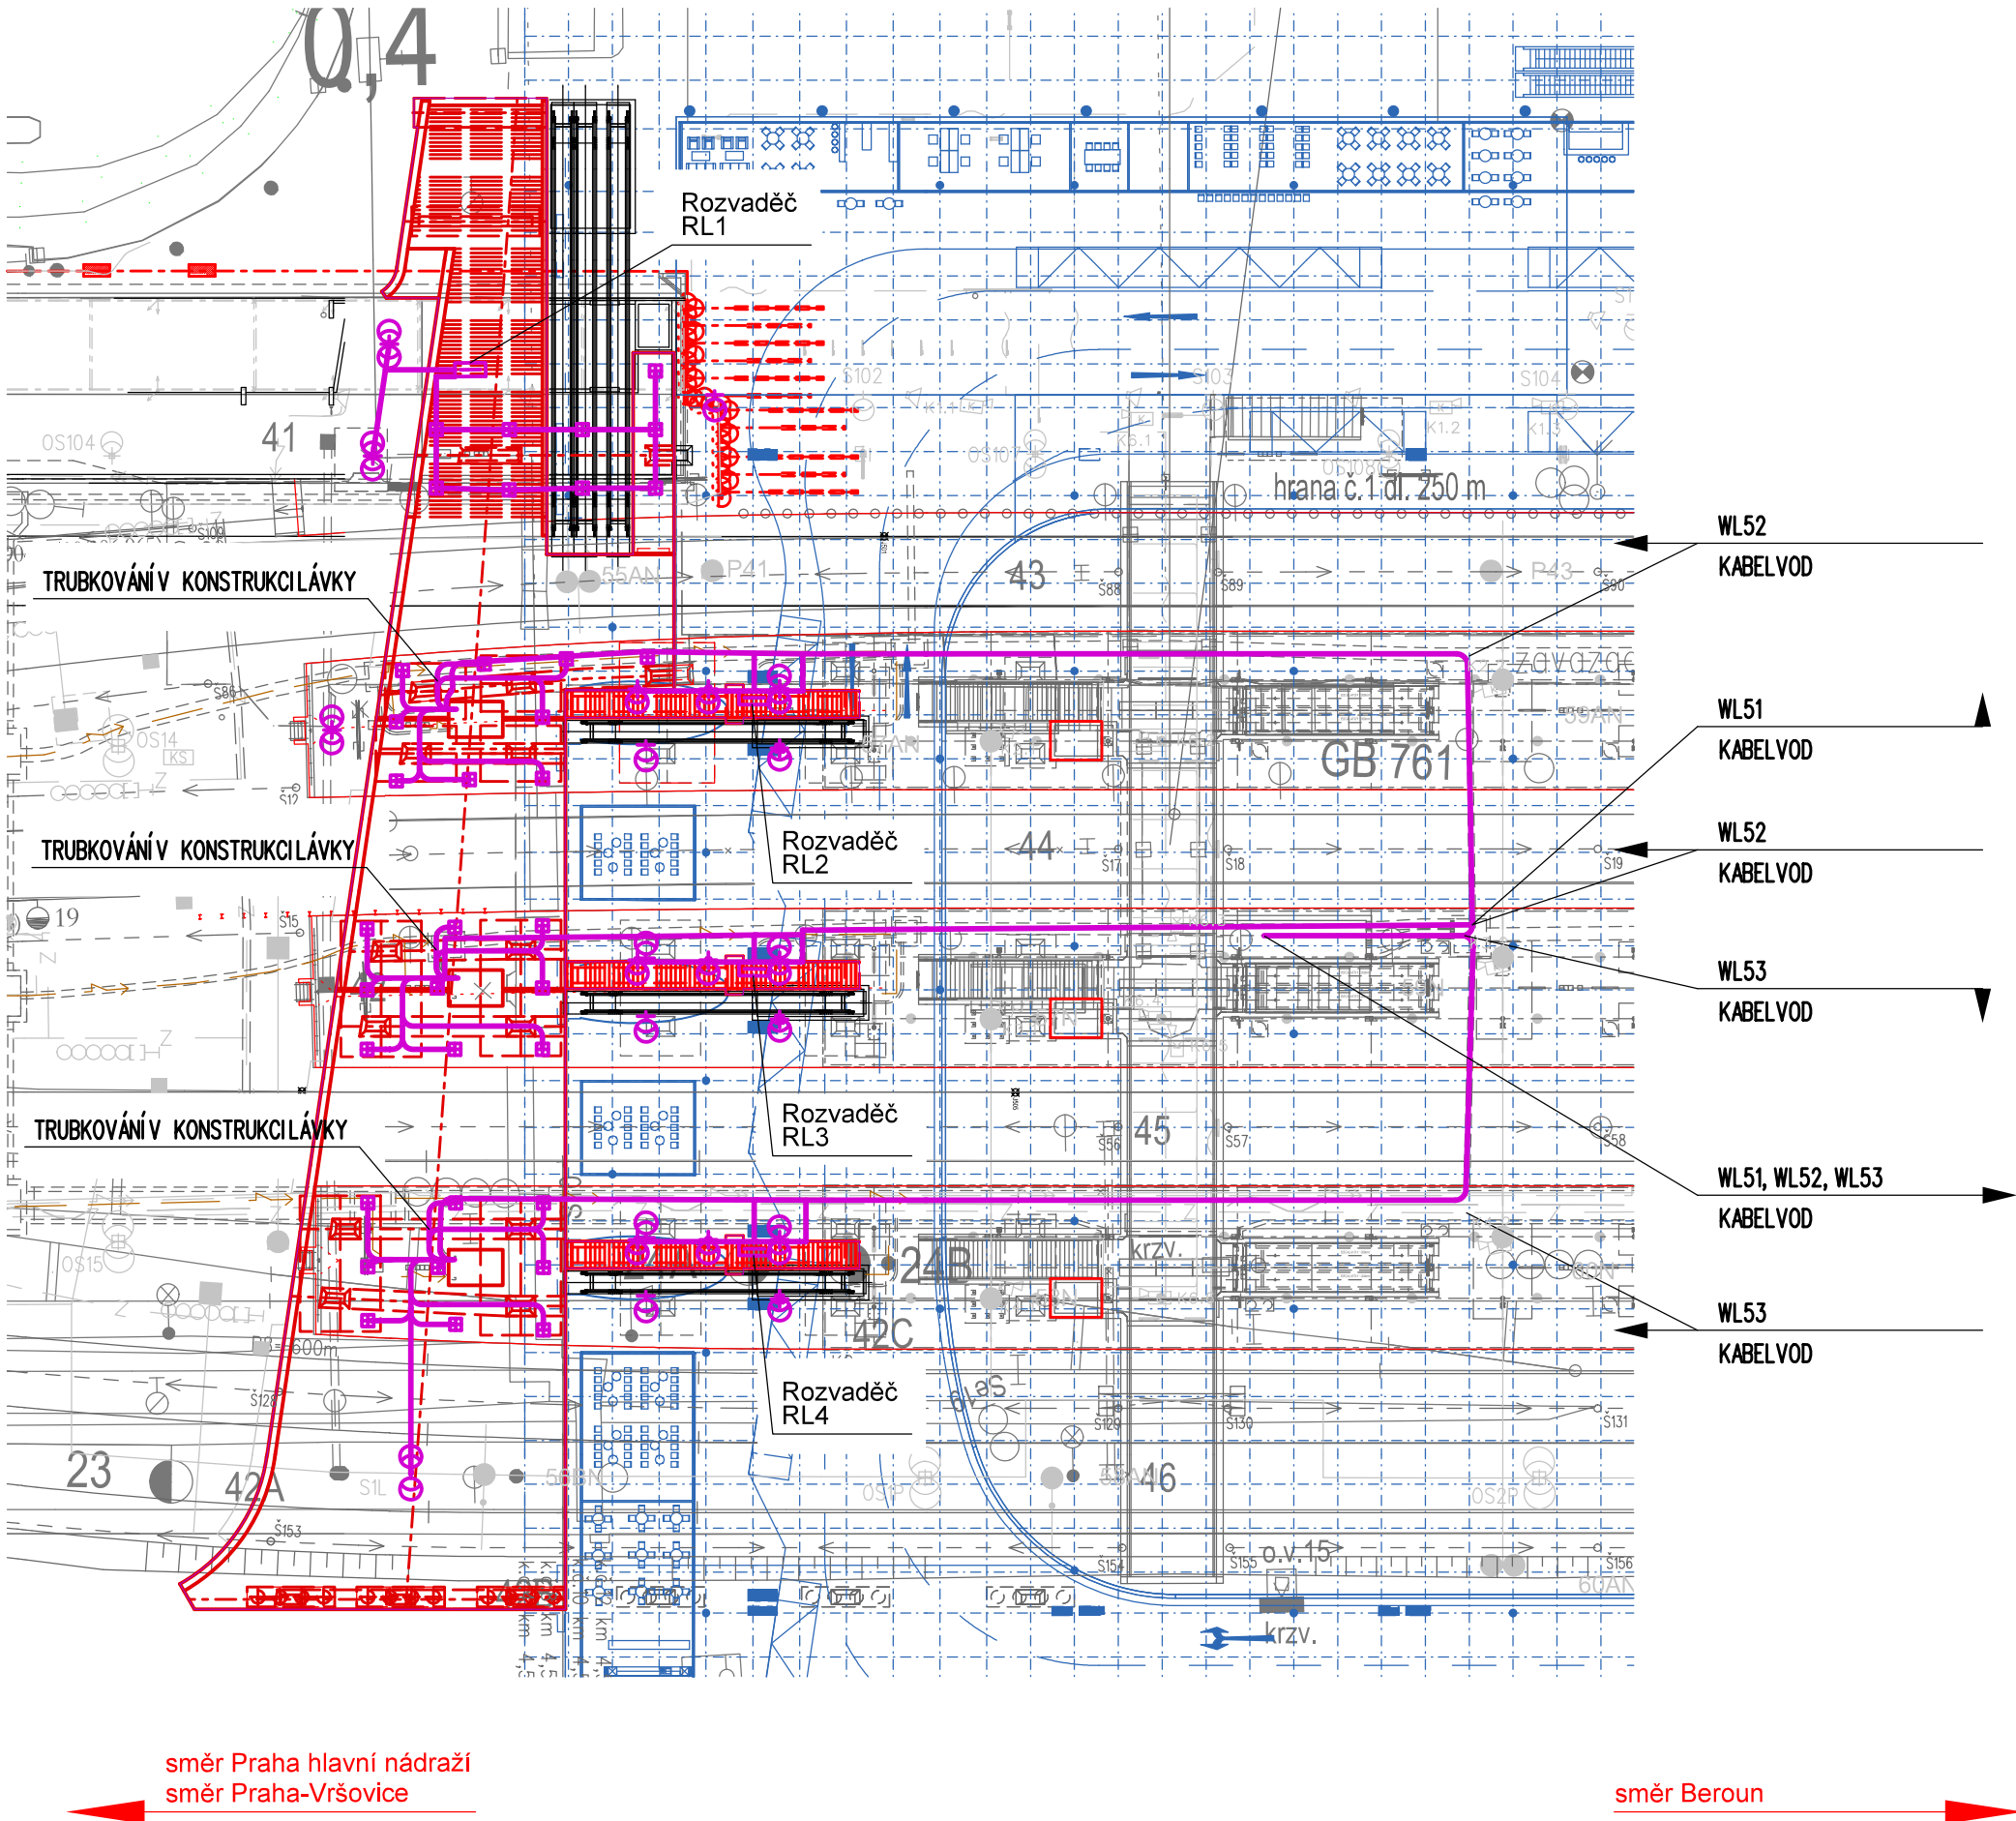



Paré:

Orientační schéma:

Razítko oprávněné osoby:

Podpis:		Datum:	
Revize:	Datum:	Popis:	Kontroloval:
P01	3.10.2021	Dokumentace PDPS k připomínkám	Ing. Karel Košar

<b>Stavebník / investor:</b>	<b>Správa železnic, státní organizace</b>	
Adresa:	Dlážděná 1003/7, 110 00 Praha 1	
Zástupce investora:	Stavební správa západ	
Adresa:	Sokolovská 278/1955, 190 00 Praha 9	

<b>Zhotovitel díla:</b>	<b>SUDOP PRAHA a.s.</b>	
Adresa:	Olšanská 1a, 130 00 Praha 3	
Kontakt:	T: +420 605 229 020 E: praha@sudop.cz	
<b>Zhotovitel části / objektu:</b>	<b>SUDOP PRAHA a.s.</b>	
Adresa:	Olšanská 1a, 130 00 Praha 3	
Kontakt:	T: +420 605 229 020 E: praha@sudop.cz	
Hlavní projektant (HIP):	Ing. Tomáš Martínek	Specialista: Ing. Miroslav Nežkusil

<b>Název stavby / akce:</b>	<b>VÝSTAVBA LÁVKY V ŽST. PRAHA - SMÍCHOV</b>	Označení (S-kód): <b>S631700316</b>
		Zakázka: <b>20-303.209</b>
Název části:	Rozvody vn, nn, osvětlení a dálkové ovládání odpojovačů	Označení části: <b>D.2.3.6</b>
Název objektu:	<b>Lávka v ŽST Praha - Smíchov, osvětlení v majetku Správy železnic</b>	Číslo objektu / komplexu: <b>SO 30-76-15</b>
Název přílohy:	Situace	Číslo přílohy: <b>2 . 001</b>
Název dílčí části přílohy:	X	
Odpovědný projektant:	Zpracovatel přílohy: Ing. Eduard Košťál	Měřítko: 1:500
Kraj:	Katastrální území: Smíchov	Formáty: 4xA4
HL. město Praha		TUDU: viz textová část
		Smluvní datum zpracování: 12/2021
S-kód: Stupeň dokumentace: Část: Objekt: Podobjekt: Příloha: Revize:		
S631700316_PDP_S_D236X_SO307615_X_X_2_001_P01		