



VZOROVÝ PŘÍČNÝ ŘEZ

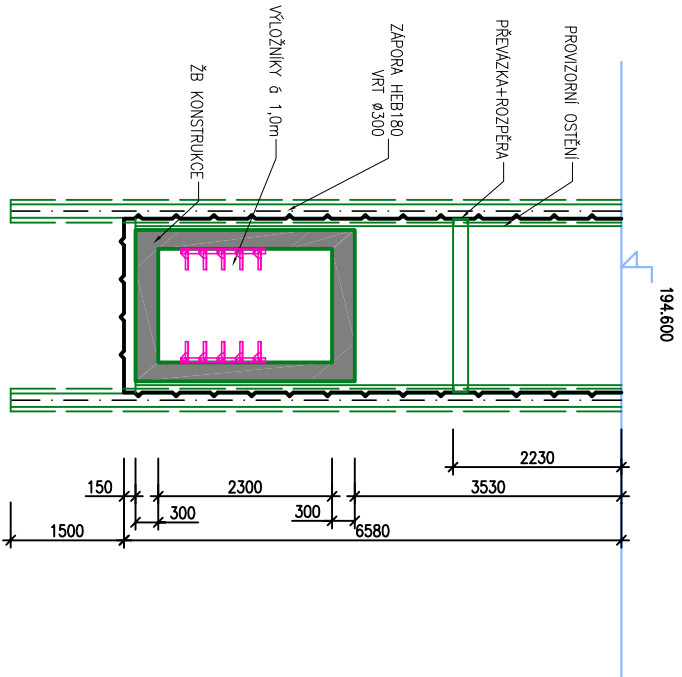

VZOROVÝ PŮDORYS

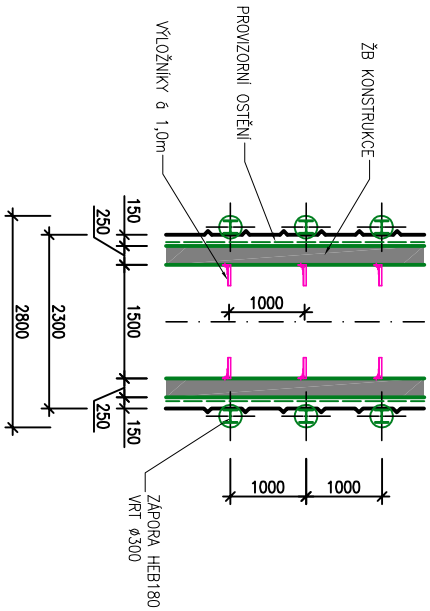

Paré:

Razítko oprávněné osoby:

Revize:	Datum:	Popis:	Podpis:	Datum:	Kontroloval:
000	31.05.2022	Definitivní odevzdání dokumentace			-

<b>Stavebník / investor:</b>	<b>Správa železnic, státní organizace</b>
Adresa:	Dlažďena 1003/7, 110 00 Praha 1
Zástupce investora:	Stavební správa západ
Adresa:	Sokolovská 1956/278, 190 00 Praha 9



<b>Zhotovitel díla:</b>	<b>Účastníci Společnosti "SP + SEU_Masarykovo nádraží_DSP, BIM"</b>
Adresa:	Olšanská 2643/1a, 130 00 Praha 3 - Žižkov
Kontakt:	T: +420 267 094 111 E: praha@sudop.cz
Zhotovitel částí / objektu:	<b>IKOZ CZ, s.r.o.</b>
Adresa:	Lhotecká 962, 252 10 Mníšek pod Brdy
Kontakt:	T: +420 731 006 612 E: nenadal@ikoz.cz
Hlavní projektant (HIP):	Ing. arch. David Šabata
	Specialista:
	Ing. Robert Zlka



<b>Název stavby / akce:</b>	<b>Modernizace a dostavba ŽST Praha Masarykovo nádraží</b>	
	Označení (S-kód):	<b>S631500649</b>
Název části:	Kabelovody, kolektory	Zakázka: <b>20-309.230</b>
Název objektu/dílní části:	<b>ŽST Praha Masarykovo nádraží, kabelový kolektor CETIN</b>	Označení části: <b>D.2.1.09</b>
Název přílohy:	Vzorový příčný řez a půdorys trasy	Číslo přílohy: <b>SO 11-60-02</b>
Název dílní části přílohy:	-	Měřítko: 1:100
Odpovědný projektant:	Zpracovatel přílohy: Ing. David Kuplík	Formáty: 2xA4
Kraj:	Katastrální území: Praha	Smluvní datum zpracování: 31.05.2022
	Nové Město [727181]	1501
S-kód:	Stupeň dokumentace:	Část:
S 6 3 1 5 0 0 6 4 9	D S P X	D 2 1 0 9
		S O 1 1 6 0 0 2
		X X
		2
		0 0 4
		0 0 0