


Legenda místností 1.NP

Č.M.	NÁZEV MÍSTNOSTI
101	CHODBA+SCHODIŠTĚ
102	KANCELÁŘ
103	CHODBA
104	CHODBA
105	VSTUPNÍ CHODBA
106	SKLAD
107	SKLAD
108	CHODBA

Napojení nového kabelu:
napojení se provede ve stávající KS z volného vývodu,
který se osadí pojistkami 160A gG
z KS1 bude smyčkově ("natvrdo") napojena KS2


Změna jištění stávajícího přívodu do SR skříně:
stávající jistič 100A/400V bude nahrazen hodnotou 200A/400V

podrobnosti se upřesní při místním šetření oslovených zhotovitelů
pro zpracování nabídkové ceny pro výběrové řízení
za účelem získání upřesňujících podkladů

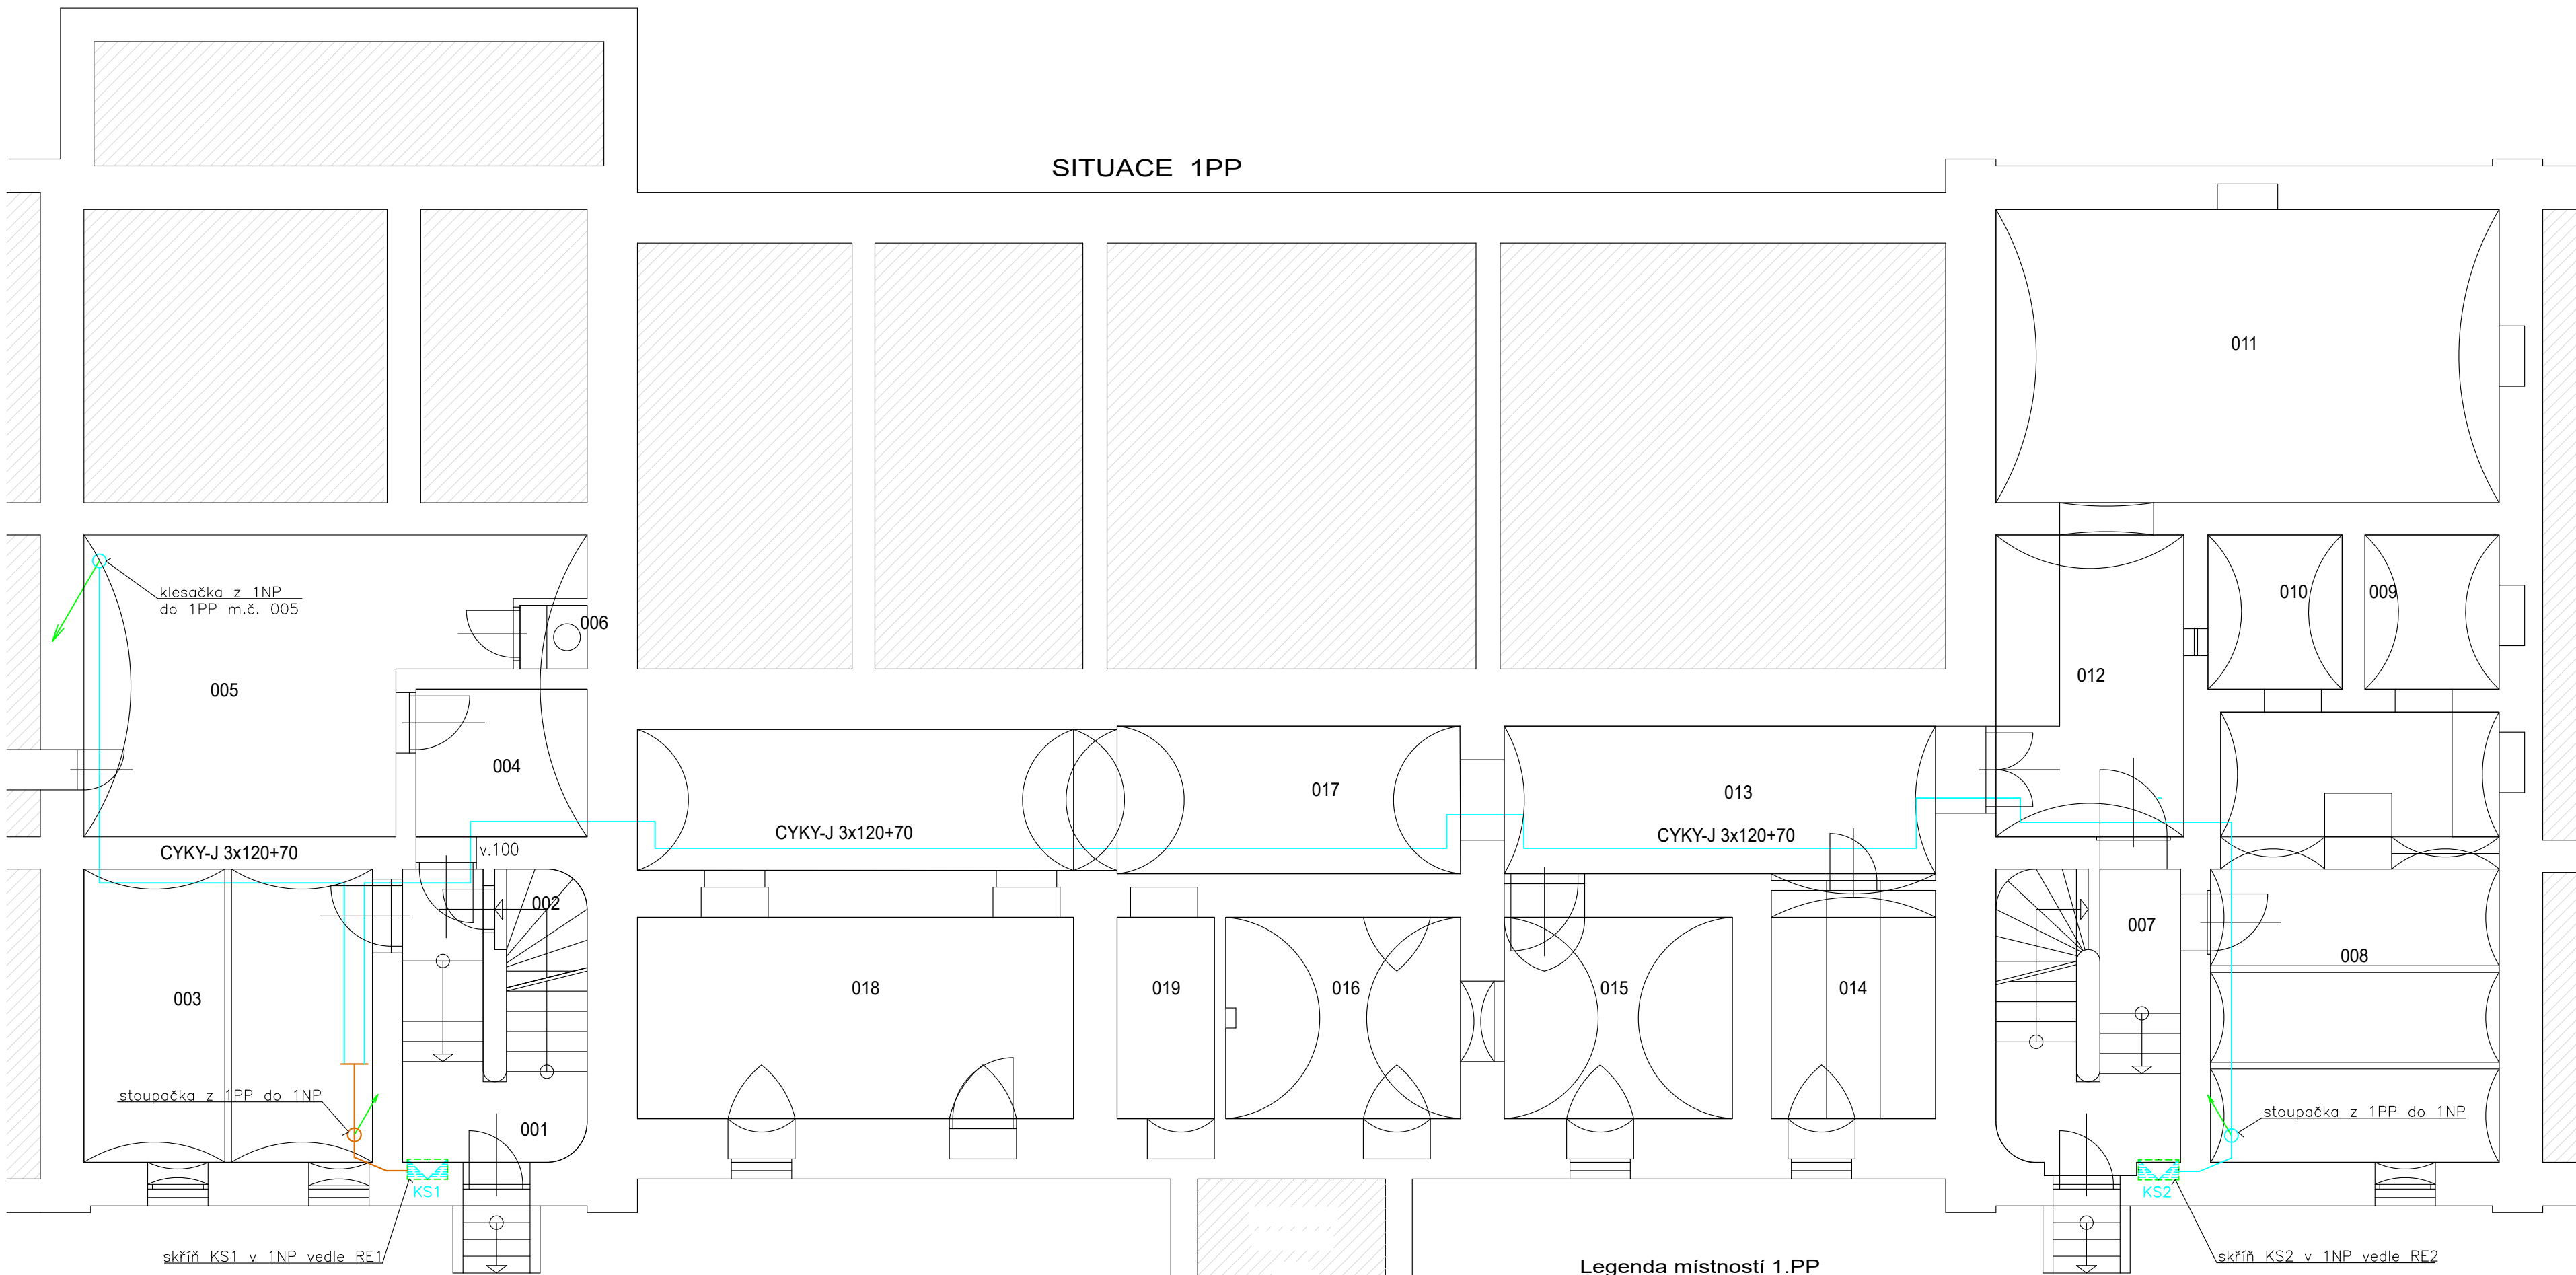

Legenda místností 1.PP

Č.M.	NÁZEV MÍSTNOSTI
001	CHODBA + SCHODIŠTĚ
002	SKLEP
003	SKLEP
004	KRYT CO – VSTUP
005	KRYT CO
006	KRYT CO – WC
007	CHODBA + SCHODIŠTĚ
008	SKLEP
009	SKLEP
010	SKLEP
011	SKLEP
012	CHODBA + SKLEP
013	CHODBA
014	SKLEP
015	SKLEP
016	SKLEP
017	CHODBA
018	SKLEP – NEPŘÍSTUPNO
019	SKLEP – NEPŘÍSTUPNO

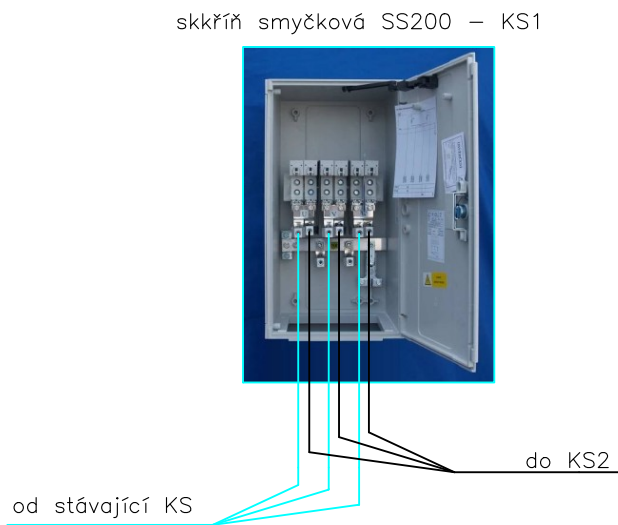

NÁZEV AKCE:		OPRAVA ELEKTROINSTALACE		STUPEŇ DOKUMENTACE: DSP	
MÍSTO STAVBY:		žst. Zdice - výpravní budova - byty 2NP			
STAVEBNÍK:		Správa železnic, státní organizace Oblastní ředitelství Praha, Partyzánská 24, 170 00 Praha 7			
ZODPOVĚDNÝ PROJEKTANT:		Karel Zamrazil ZAMEX Kralupy s.r.o., Kuzminova 462/20, 27801 Kralupy n/Vl, tel.: +420 603 214 191, mail: zamex.kralupy@email.cz			
PROJEKTANT ČÁSTI:		Karel Zamrazil, tel.: +420 603 214 191, mail: zamex.kralupy@email.cz		MĚŘÍTKO: 1 : 100	DATUM: 07 / 2023
NÁZEV VÝKRESU:		situace napájecího kabelu pro KS1 a KS2 - 1PP			ČÍSLO VÝKRESU: E-16