


LEGENDA:

- VODOVOD PITNÁ VODA
- VODOVOD UŽITKOVÁ VODA
- VODOVOD OBEČNĚ
- KANALIZACE DEŠŤOVÁ
- KANALIZACE SPLAŠKOVÁ
- KANALIZACE STOKA
- PLYNOVOD NTL
- PLYNOVOD STL
- PLYNOVOD VTL
- ROPOVOD
- MIKROVLNNÉ (MW) SPOJE
- NADZEMNÍ VEDENÍ NN
- NADZEMNÍ VEDENÍ VN
- NADZEMNÍ VEDENÍ VVN
- PODZEMNÍ VEDENÍ NN
- PODZEMNÍ VEDENÍ VN
- PODZEMNÍ VEDENÍ VVN
- SDĚLOVACÍ VEDENÍ
- ZABEZPEČOVACÍ VEDENÍ
- PODZEMNÍ VEDENÍ OPTICKÉ SÍTĚ
- PODZEMNÍ VEDENÍ VEŘEJNÉHO OSVĚTLENÍ
- NADZEMNÍ VEDENÍ VEŘEJNÉHO OSVĚTLENÍ
- NADZEMNÍ VEDENÍ HORKOVODU

SOUVISEJÍCÍ OBJEKTY:

- PS 12-21-01 Přibyslav - Pohled, TZZ
- PS 12-22-11 Přibyslav - Pohled, TK a DOK
- SO 12-10-01 Přibyslav - Pohled, železniční svršek
- SO 12-11-01 Přibyslav - Pohled, železniční spodek
- SO 14-15-01 Přibyslav - Pohled, výstroj a značení trati
- SO 14-83-01 Přibyslav - Přibyslav - Pohled, kácení a náhradní výsadba
- SO 12-60-01 Přibyslav - Pohled, úprava TV
- SO 12-61-01 Přibyslav - Pohled, ukolejení vodivých konstrukcí
- SO 12-63-03 Přibyslav - Pohled, úprava rozvodu 6kV, 75Hz
- SO 14-73-01 Přibyslav - Pohled, přeložka ZOK ČD Telematika - definitivní

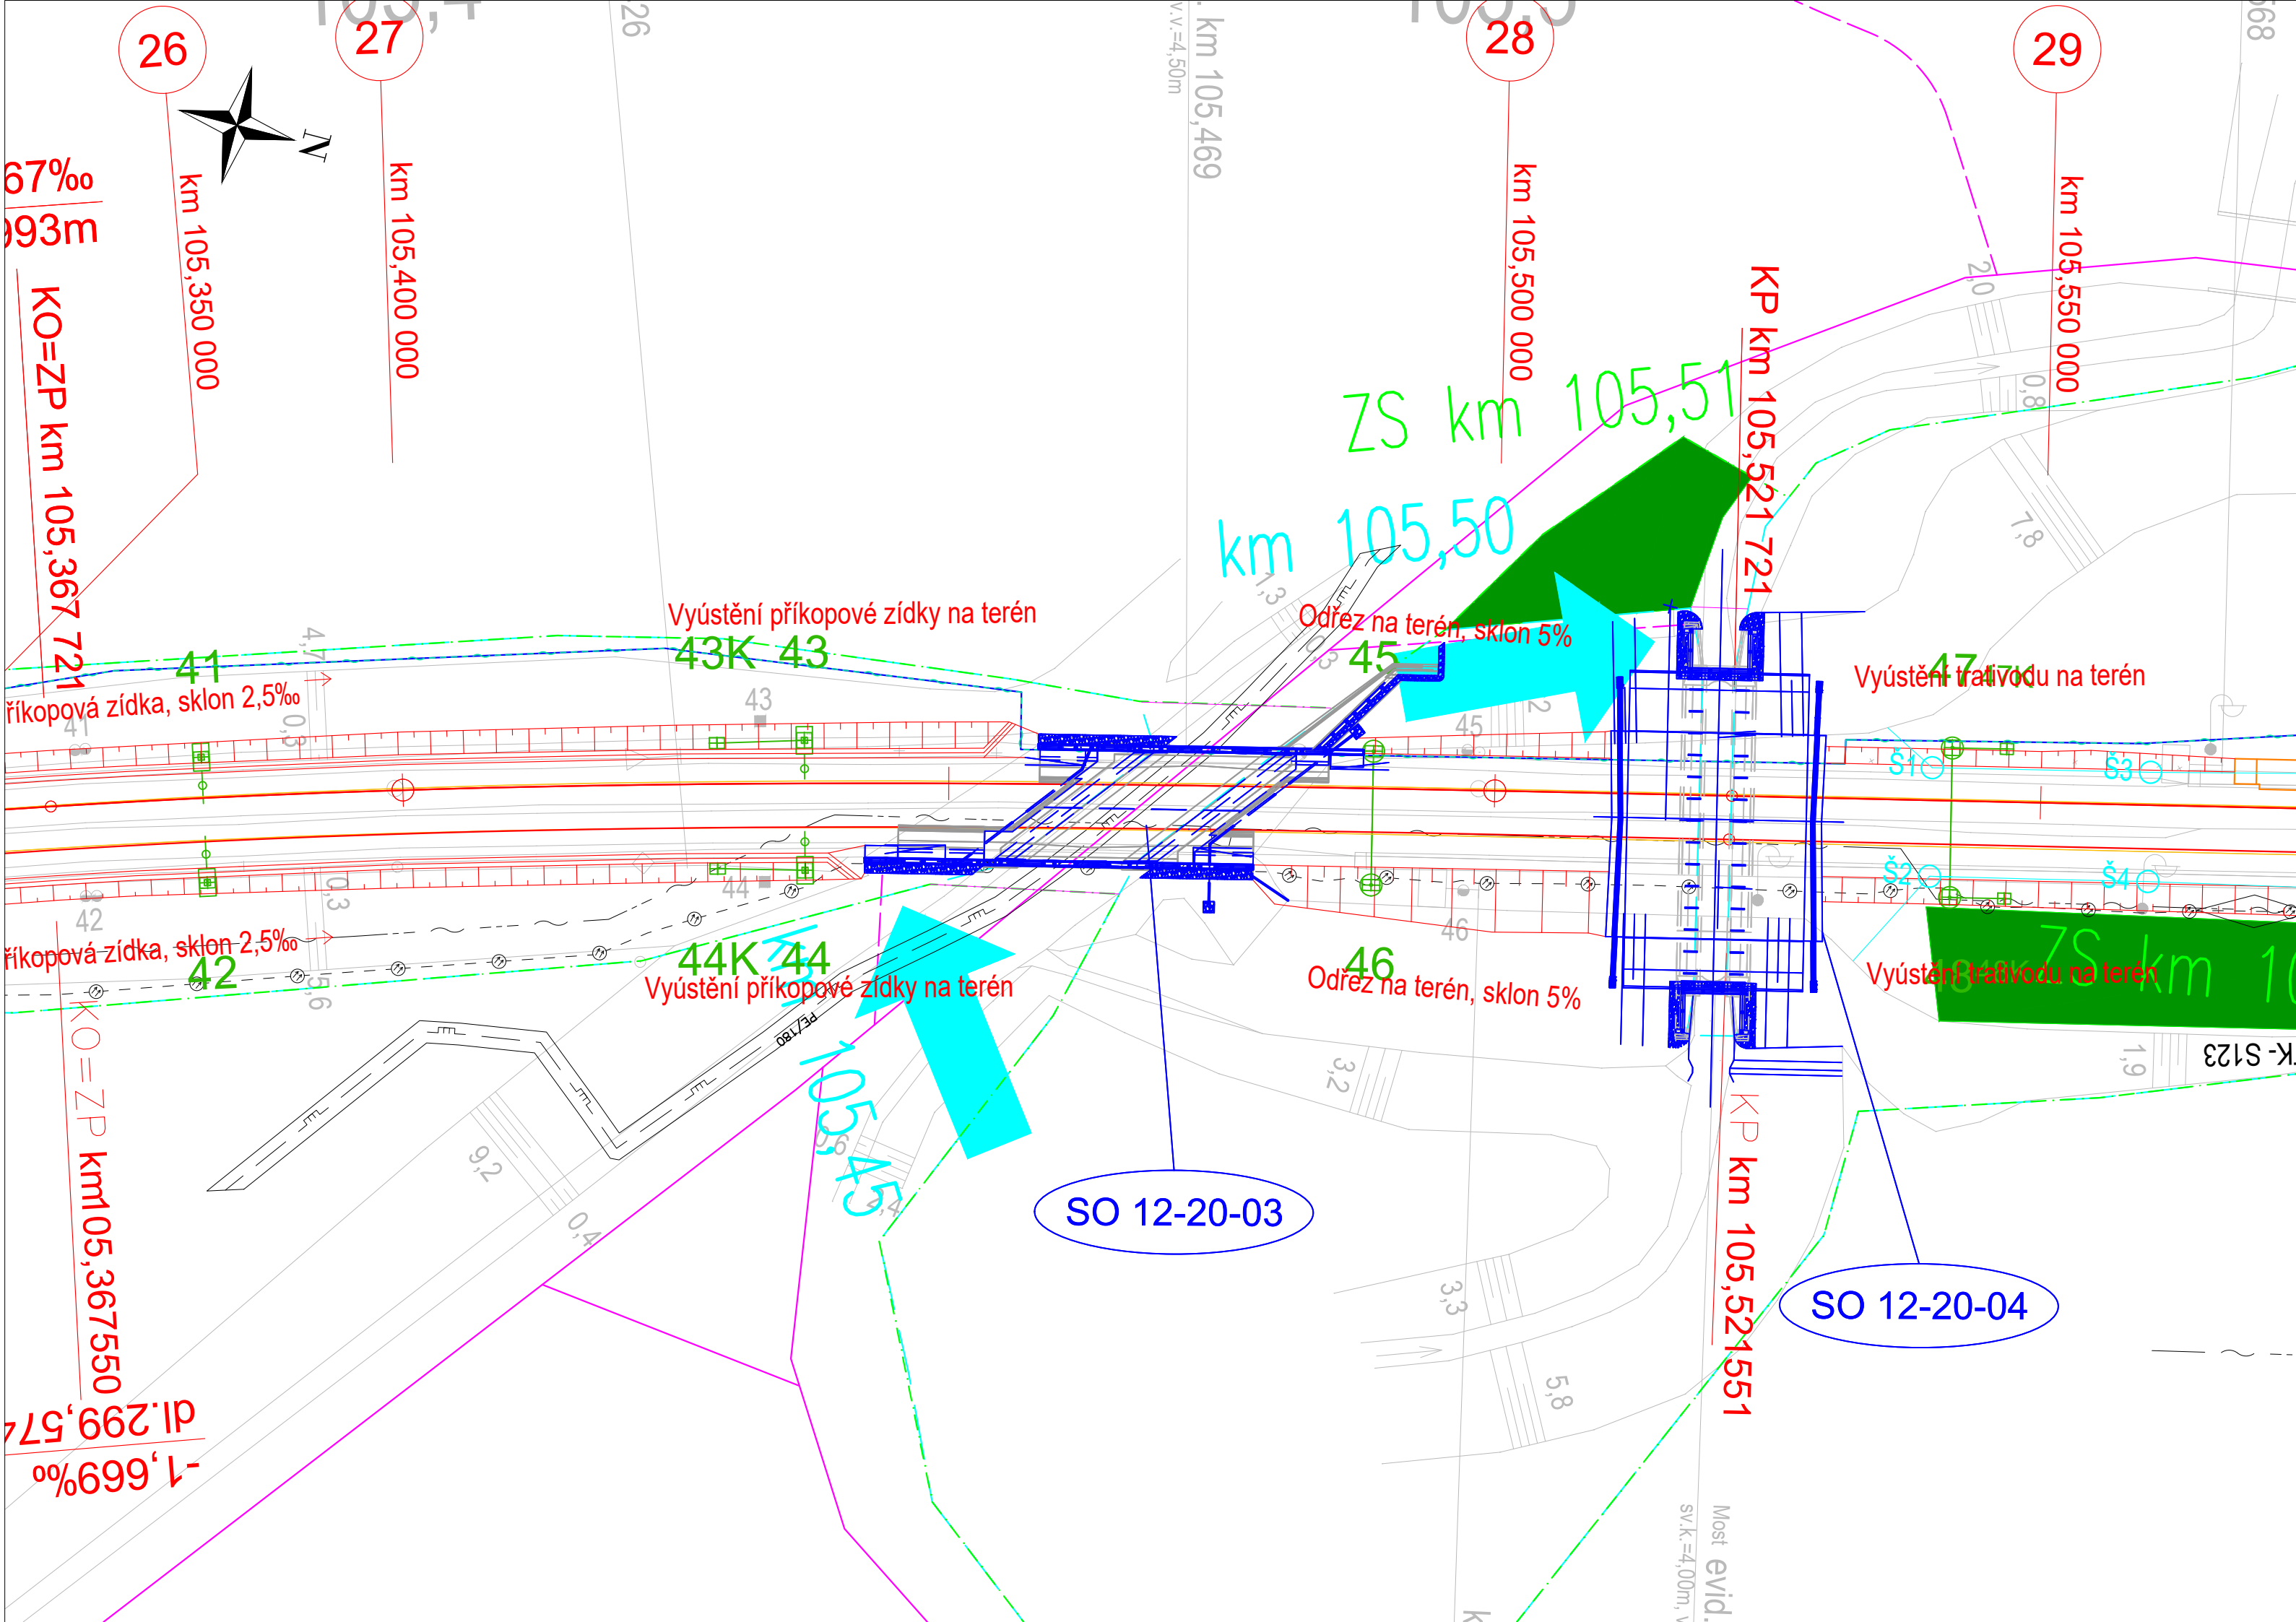

EVROPSKÁ UNIE
Evropské strukturální a investiční fondy
Operační program Doprava

Ministerstvo dopravy
Státní fond dopravní infrastruktury

Orientační schéma:

Razítko oprávněné osoby:

Podpis:

Datum:

Revize:	Datum:	Popis:	Kontroloval:
001	11 / 2021	První dílčí odevzdání	Ing. Emil Špaček
002	03 / 2022	DSP po zpracování připomínek složek Správy železnic, státní organizace	Ing. Emil Špaček
003	04 / 2022	PDPS k připomínkovému řízení složek Správy železnic, státní organizace	Ing. Emil Špaček
004	05 / 2022	PDPS po zpracování připomínek složek Správy železnic, státní organizace	Ing. Emil Špaček

Stavebník/Investor:

Adresa:

Zástupce investora:

Adresa:

Správa železnic, státní organizace

Dlážděná 1003/7, 110 00 Praha 1

Stavební správa východ

Nerudova 773/1, 779 00 Olomouc

Zhotovitel stavby:

Adresa:

Kontakt:

SAGASTA s.r.o.

Novodvorská 1010/14, 142 00, Praha 4 - Lhotka

T: +420 261 344 100
E: info@sagasta.cz

Zhotovitel objektu:

Adresa:

Kontakt:

SAGASTA s.r.o.

Novodvorská 1010/14, 142 00, Praha 4 - Lhotka

T: +420 261 344 100
E: info@sagasta.cz

Hlavní projektant (HIP):

Specialista:

Odpovědný projektant:

Zpracovatel:

Ing. Emil Špaček

Ing. Martin Knytl

Ing. Vojtěch Zvěřina

Luděk Holstein

Název stavby/akce:

Název části:

Název objektu:

Název přílohy:

Název dílčí části přílohy:

Kraj:

Vysočina:

Stupeň dokumentace:

DSP

**Rekonstrukce traťového úseku
Přibyslav - Pohled**

Mosty, propustky, zdi

Železniční most v ev. km 105,469

Situace

Katastrální území:

viz. textová část

Datum zpracování:

11 / 2021

Formáty:

3,5 x A4

Měřítko:

1: 500

Označení (S-kód):

S621500627

Označení zhotovitele:

120 076

Označení části:

D 2.1.4

Označení objektu/komplexu:

SO 12-20-03

Číslo přílohy:

2.001

Paré:

S-kód:

5 6 2 1 5 0 0 6 2 7

Stupeň dokumentace:

D S P

Část:

D 2 1 4

Objekt:

S 0 2 1 2 2 0 0 3

Příloha:

X X

Revize:

2 0 0 1 0 0 4

DOKUMENTACI LZE UŽÍVAT POUZE VE SMYSLU PŘÍSLUŠNÉ SMLOUVY O DÍLO. VÝKRES, ČI JEHO ČÁST, MŮŽE BÝT KOPÍROVÁN NEBO JINÝM ZPŮSOBEM ROZŠÍŘOVÁN POUZE PO PŘEDCHOZÍM SOUHLASU SAGASTA, s.r.o.