
 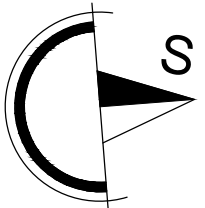


PŮDORYS I. PODLAŽÍ

1:50

PODRUŽNÁ VODOMĚRNÁ SESTAVA



POZNÁMKA

- ROZVODY V ŠEDÉ BARVĚ JIŽ PROVEDENY (NEJSOU PŘEDMĚTEM ŘEŠENÍ)
- PŘEDMĚTEM ŘEŠENÍ JSOU ROZVODY V MÍSTNOSTI OP09 A OP10
- PŘI ZMĚNÁCH, PŘI NEPŘEDVIDANÝCH OKOLNOSTECH, PŘI NEJASNOSTECH PŘIZVAT PROJEKTANTA K UPŘESNĚNÍ ŘEŠENÍ!
- PŘED REALIZACÍ NUTNO NEJPRVE OVĚRIT VÝŠKOVÉ A POLOHOVÉ UMÍSTĚNÍ STÁVAJÍCÍCH ROZVODŮ VODY V MÍSTECH NÁPOJENÍ!!! A DIMENZÍ STAV.POTRUBÍ V MÍSTECH NÁPOJENÍ!!!
- VEŠKERÉ ROZMĚRY OVĚRIT PŘI REALIZACI
- ROZVODY A NÁPOJENÍ NUTNO PŘIZPŮSOBIT TYPŮM ZAŘÍZOVACÍCH PŘEDMĚTŮ DLE VÝBĚRU INVESTORA
- VEŠKERÉ ROZVODY SV, TUV A CIRCULACE BUDOU VEDENY VE ZDIVU POD OMÍTKOU
- ROZVOD VODY BUDE OPATŘEN TEPELNOU IZOLACÍ
- IZOLACE POTRUBÍ BUDOU PROVEDENY DLE PLATNÝCH ČSN A DLE PLATNÝCH VÝHLÁŠEK
- PŘI REALIZACI NUTNO DODRŽOVAT VEŠKERÉ TECHNOLOGICKÉ POKYNY JEDNOTLIVÝCH DODAVATELŮ MATERIÁLŮ, POUŽITÉ MATERIÁLY MUSÍ ODPVÍDAT VÝHL. 37/2001 Sb. – HYGIENICKÉ POŽADAVKY NA VÝROBKY VE STAVEBNICTVÍ
- PŘI PROVÁDĚNÍ NUTNO DODRŽOVAT ZÁSADY BEZPEČNOSTI A OCHRANY ZDRAVÍ
- NEDÍLNOU SOULADNOST VÝKRESU JSOU OSTATNÍ VÝKRESY JEDNOTLIVÝCH PROFESÍ, TECHNICKÉ ZPRÁVA A DALŠÍ DOKUMENTACE DLE SEZNAMU PŘÍLOH. PŘI PROVÁDĚNÍ JE NUTNÉ PROVĚST ŘÁDNOU KOORDINACI STAVEBNÍ ČÁSTI SE STAVEBNÍMI ÚPRAVAMI JEDNOTLIVÝCH PROFESÍ.
- PŘI PROVÁDĚNÍ JE NUTNÉ PROVĚST ŘÁDNOU KOORDINACI STAVEBNÍ ČÁSTI SE STAVEBNÍMI ÚPRAVAMI JEDNOTLIVÝCH PROFESÍ.
- VOD. POTRUBÍ V PROSTUPECH SKRZ ZDIVO BUDOU ULOŽENA V DVOJITÝCH IZOLACÍCH
- NÁPOJENÍ ZDROJE TEPLA A ZÁSOBNÍKU TUV NA STUDENOU VODU BUDE PROVEDENO VČ. KUL.UZÁVĚRŮ, ZPĚTNÉ KLA PKY, POJISTNÉHO VENTILU VČ. VŠECH BEZPEČNOSTNÍCH ARMATUR DLE PŘÍSLUŠNÝCH ČSN!
- NÁPOJENÍ BUDE PROVEDENO DLE POŽADAVKŮ DODAVATELE ZÁSOBNÍKU A KOTLE!
- STÁVAJÍCÍ ROZVODY PRO NEREŠENÉ SOCIÁLNÍ ZAŘÍZENÍ PRO CESTUJÍCÍ ZŮSTANOU ZACHOVÁNY, NEJSOU ŘEŠENY TÍMTO PROJEKTEM.

±0,000 = PODLAHA 1. PODLAŽÍ

Veškerá práva vyhrazena. Tento výkres a detail je majetkem projektanta a nesmí být použit celý ani z části bez písemného souhlasu.

VYPRACOVAL M.KYŇCLOVÁ	ZODP.PROJEKTANT M.KYŇCLOVÁ	GENERÁLNÍ PROJEKTANT <b>TAPA</b> projekt TAPA projekt s.r.o. Waldhauserova 948, 580 01 Havlíčkův Brod IČO: 25 92 93 13, tel.: +420 569 333 273 e-mail: posta@tapa-p.cz	
OBEC: DAČICE	KRAJ: JIHOČESKÝ	PROJEKTANT ČÁSTI <b>MARTA KYŇCLOVÁ</b> LUČICE 188, 582 35 LUČICE IČO: 86 67 9597, ČKAIF 0700977	
INVESTOR: SPRÁVA ŽELEZNIC, státní organizace PRAHA 1 - NOVÉ MĚSTO, DLÁŽDĚNÁ 1003/7, 110 00		DATUM 10/2020	Č.KOPIE
DAČICE ON -TLAKOVÁ KANALIZACE, WC PRO INVALIDY TEPELNÉ ČERPADLO, ZATEPLENÍ		ÚČEL PD	
D.2.2.a.3 ZDRAVOTNĚ TECHNICKÁ INSTALACE k.ú. Dačice par.č. stavby 1428		ZAK.Č. 20006	
NÁZEV VÝKRESU: I. PODLAŽÍ - VODOVOD		MĚŘÍTKO 1:50	
		Č.V. D.2.2.a.3-02	