


- LEGENDA BAREVNÉHO ROZLIŠENÍ OBJEKTŮ:**
- STÁVAJÍCÍ KOLEJE A JINÉ STÁVAJÍCÍ OBJEKTY
 - KATASTRÁLNÍ MAPA
 - NOVÉ KOLEJE, NÁSTUPÍŠTĚ, KOMUNIKACE A POZEMNÍ STAVBY
 - KABELOVODY
 - PROTIHLUKOVÉ STĚNY, IPO
 - ODVODNĚNÍ KOLEJISTÉ
 - PROVIZORNÍ OBJEKTY A TRASY
 - SANACE MOSTNÍHO OBJEKTU
 - TRAKČNÍ VEDENÍ, MOSTNÍ OBJEKTY, ODVODNĚNÍ KOMUNIKACÍ
 - VODOVODY
 - TEPLOVODY
 - KANALIZACE
 - PLYNOVODY
 - ZABEZPEČOVACÍ ZAŘÍZENÍ
 - SILNOPROUD
 - SĐELOVACÍ ZAŘÍZENÍ - NOVE
 - SĐELOVACÍ ZAŘÍZENÍ - STÁVAJÍCÍ CHRÁNIČKA
 - HLAVNÍ KABELOVÁ TRASA
 - ZAŘÍZENÍ STAVENÍŠTĚ
 - BUDOVA S ČÍSLEM POPISNÝM - ÚPRAVY
 - HURBĚ TERÉNNÍ ÚPRAVY
 - ENERGETICKÉ ROZVODY
 - DEMOLICE A DEMONTÁŽE
 - HRANICE KATASTRŮ
 - DOPRAVNÍ TRASY
 - HRANICE OBVODU DRAHY - POZEMEK SŽ
 - HRANICE OBVODU DRAHY - POZEMEK ČD
- LEGENDA STÁVAJÍCÍCH INŽENÝRSKÝCH SÍTÍ**
- VODOVOD PITNÁ VODA
 - VODOVOD UŽÍTKOVÁ VODA
 - KANALIZACE
 - KANALIZACE JEDNOTNÁ
 - KANALIZACE DEŠŤOVÁ
 - KANALIZACE SPLÁŠKOVÁ
 - NN KABELY
 - NN NADZEMNÍ VEDENÍ
 - VN KABELY
 - VN NADZEMNÍ VEDENÍ
 - VVN KABELY
 - VVN NADZEMNÍ VEDENÍ
 - NTL PLYNOVOD
 - STL PLYNOVOD
 - VTL PLYNOVOD
 - SĐELOVACÍ KABELY
 - SĐELOVACÍ NADZEMNÍ VEDENÍ
 - RADIOVÉ SÍTĚ
 - ZABEZPEČOVACÍ KABELY
 - HORKOVOD
 - PAROVOD
 - TEPLOVOD

KLAD LISTŮ KOORDINAČNÍ SITUACE:

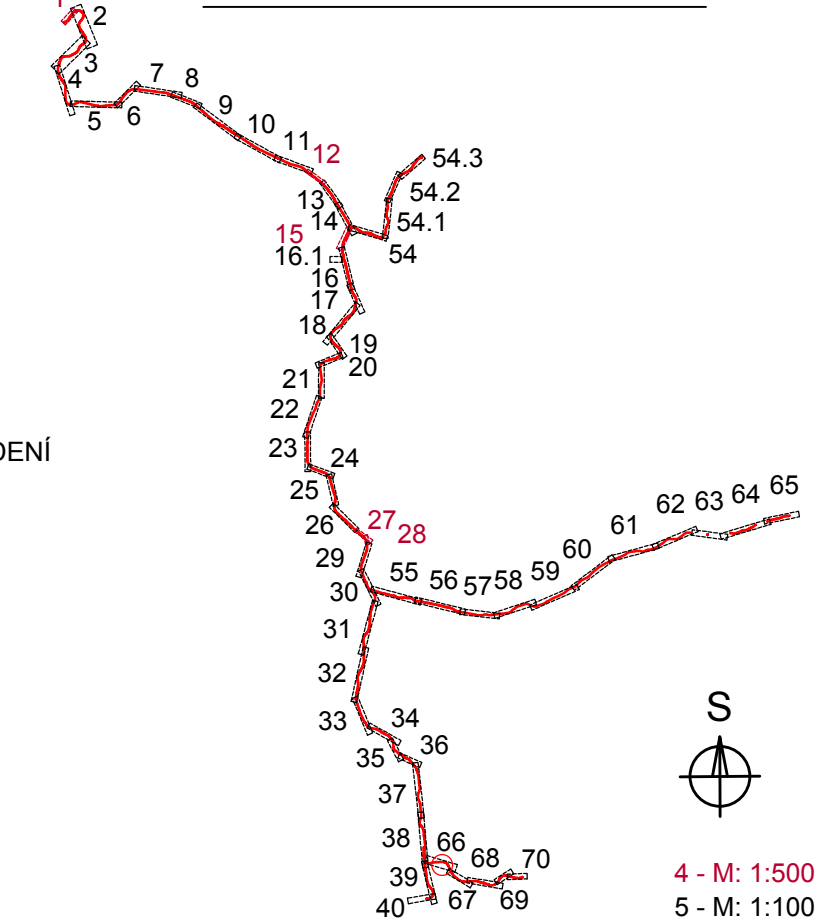

Jiná ověření:	Paré:			
Orientační schéma:	Rozloha oprávněné osady:			
Revize:	Datum:	Popis:	Podpis:	Datum:
000	03.11.2023	Definitivní odevzdání dokumentace	Ing. Zdeněk Španěl	
Stavebník/Investor: Správa železnic, státní organizace				
Adresa: Dištná 1003/7, 110 00 Praha 1				
Stavovatel investora: Stavovatel správy železnic				
Adresa: Koňkova 1955/278, 190 00 Praha 9				
Zhotovitel díla: Společnost SUBO-SipPro pro ZP+DÚR				
Adresa: Kounicova 688/26, 611 36 Brno				
Kontakt: T: +420 972 625 804				
E: subo@suboproj-brno.cz				
Zhotovitel objektu: SUDOP Brno, spol. s r.o.				
Adresa: Kounicova 688/26, 611 36 Brno				
Kontakt: T: +420 972 625 804				
E: subo@suboproj-brno.cz				
Hlavní projektant (HIP): Ing. Narožila Josef				
Specialista:				
Název stavby/jakce:	GSM-R+ETCS Hranice na Moravě - Horní Lideč - Střelná, I. etapa			Označení investora: 5631500709
Název části:	-			Označení zhotovitele: 20140-01-0123
Název objektu/dílo části:	-			Označení objektu/komplexu:
Název přílohy:	Situace v 1:2M			Číslo přílohy: 377
Název dílo části přílohy:	Část 66			Stupeň dokumentace: ZDS2
Odpovědný projektant:	Zpracovatel přílohy:	Měřítko: 1:1000	Formát: 18x A4	
Ing. Josef Narožila	Radim Tužek			
Kraj:	Katastrální území:	TUDU:		
Olomoucký, Zlínský	viz textová část			
Datum: 11/2023				