


SITUACE
M 1:1000

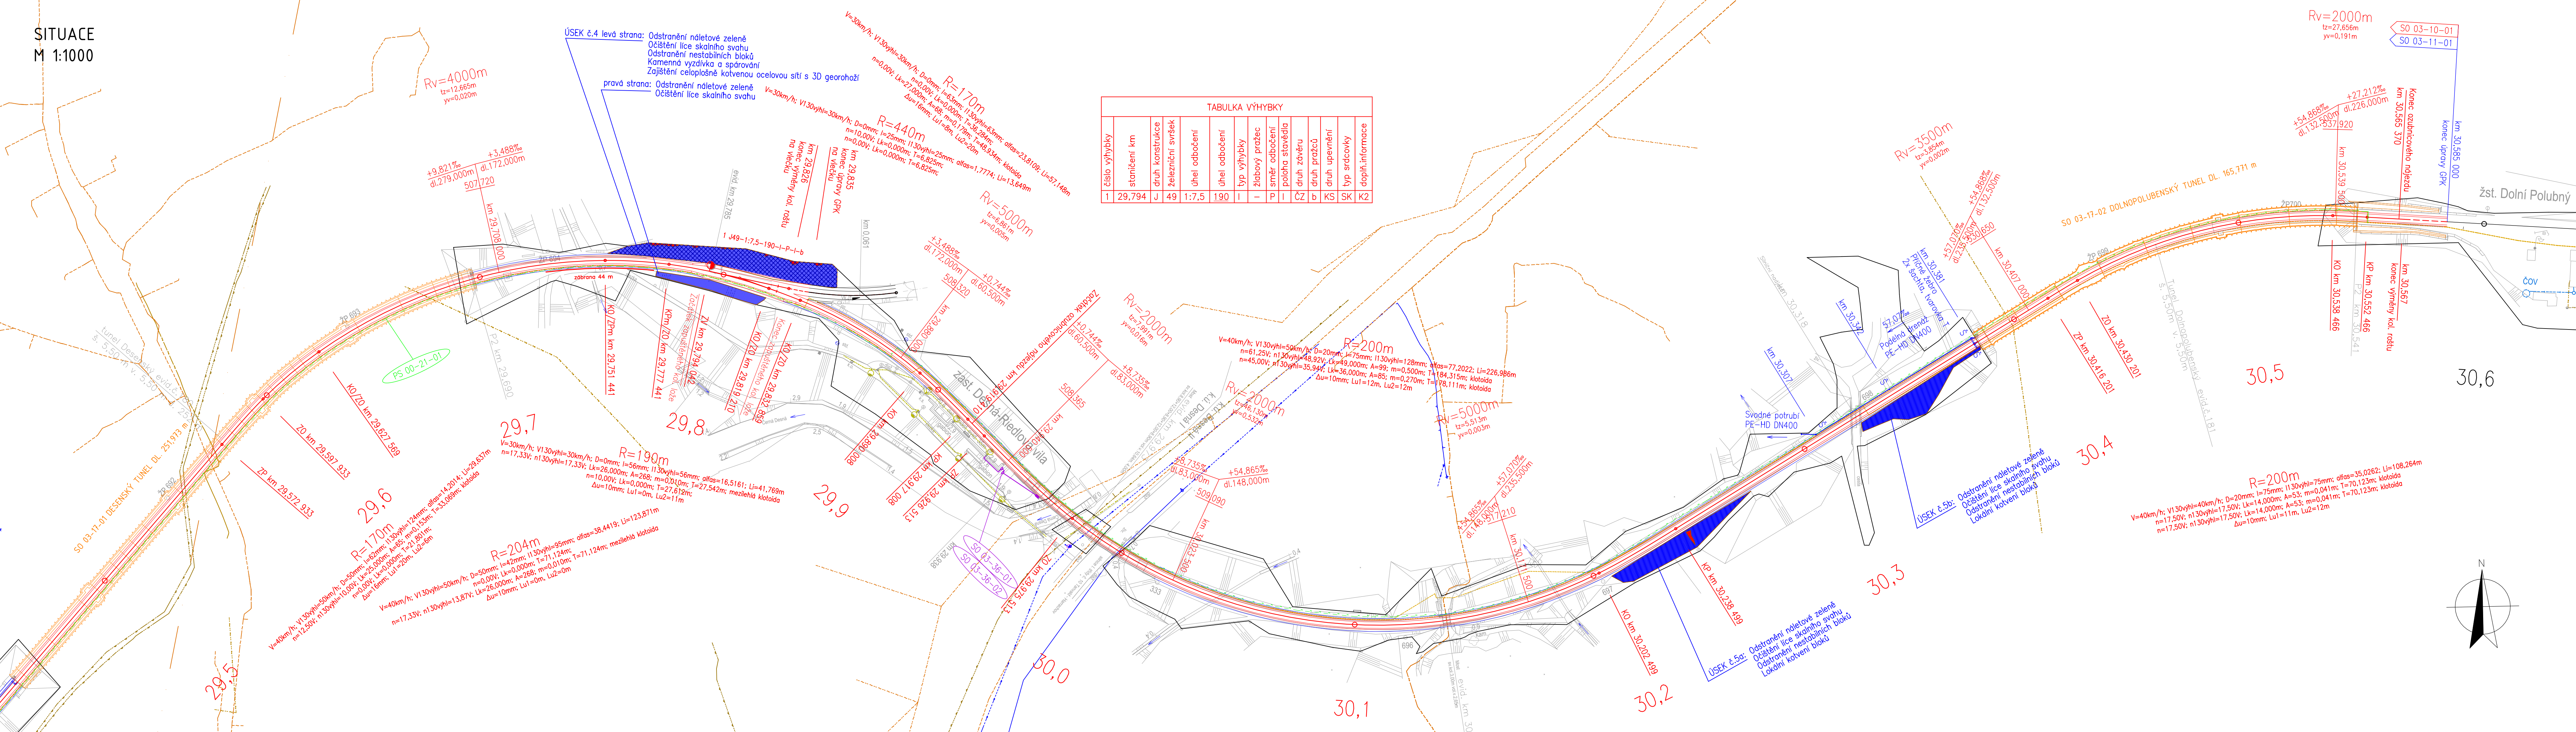

LEGENDA STÁVAJÍCÍCH SÍTÍ:

— — — — —	kanalizace
— — — — —	zabezpečovací kabel - pozemní
— — — — —	sčítací kabel - pozemní
— — — — —	sčítací kabel - nadzemní
— — — — —	silnoproudý kabel vn - pozemní
— — — — —	silnoproudý kabel vn - nadzemní
— — — — —	silnoproudý kabel nn - pozemní
— — — — —	silnoproudý kabel nn - nadzemní
— — — — —	plynovod
— — — — —	vodovod

Výškový systém Bpv

Číslo změny:	Obsah změny:	Datum změny:
01	Po připomínkách	10/2021
02	-	-
03	-	-

Souřadnicový systém S-JTSK

Generální projektant: TÝM/SAGASTA - Tanvald - Kořenov

Zpracovatel dílčí části dokumentace:

Vypracoval: Ondřej Václavíček	Zodp. projektant: Ing. Miroslav Rykl	Kontroloval: Ing. Jakub Rentka
Kraj: Liberecký	Traťový úsek/Obec: 1671 Liberec - Harrachov st.hr.	
Investor: Správa železnic, státní organizace; Dlážděná 1003/7; 110 00 Praha 1		
Akce: Oprava trati v úseku Tanvald - Kořenov		
Formát: 6x A4	Datum: 11/2021	
Účel: DSP+PDPS	Č. zakázky: 64020136	
Změna: Č. kopie:		
Měřítko: 1:1000	Část dokumentace: E.1.1.3	
Obsah dokumentace: SITUACE KM 29,700 - 30,585		