

KAMEROVÝ SYSTÉM CCTV

R


ROZVADĚČ 19"

KAMERA VNITŘNÍ

KAMERA VENKOVNÍ

U/UTP 4x2x0,5 CAT.6

POZNÁMKA:
KABELOVÉ TRASY BUDOU VEDENY V POHLEDU KDE BUDOU KABELY
PŘÍCHYCENY SVAZKOVÝMI DRŽÁKY. SVODY Z POHLEDU KE KAMERÁM BUDOU V
OHEBNÝCH TRUBKÁCH POD OMÍTKOU. V MÍSTNOSTECH BEZ POHLEDU BUDOU
KABELY VEDENY V OHEBNÝCH TRUBKÁCH POD OMÍTKOU.

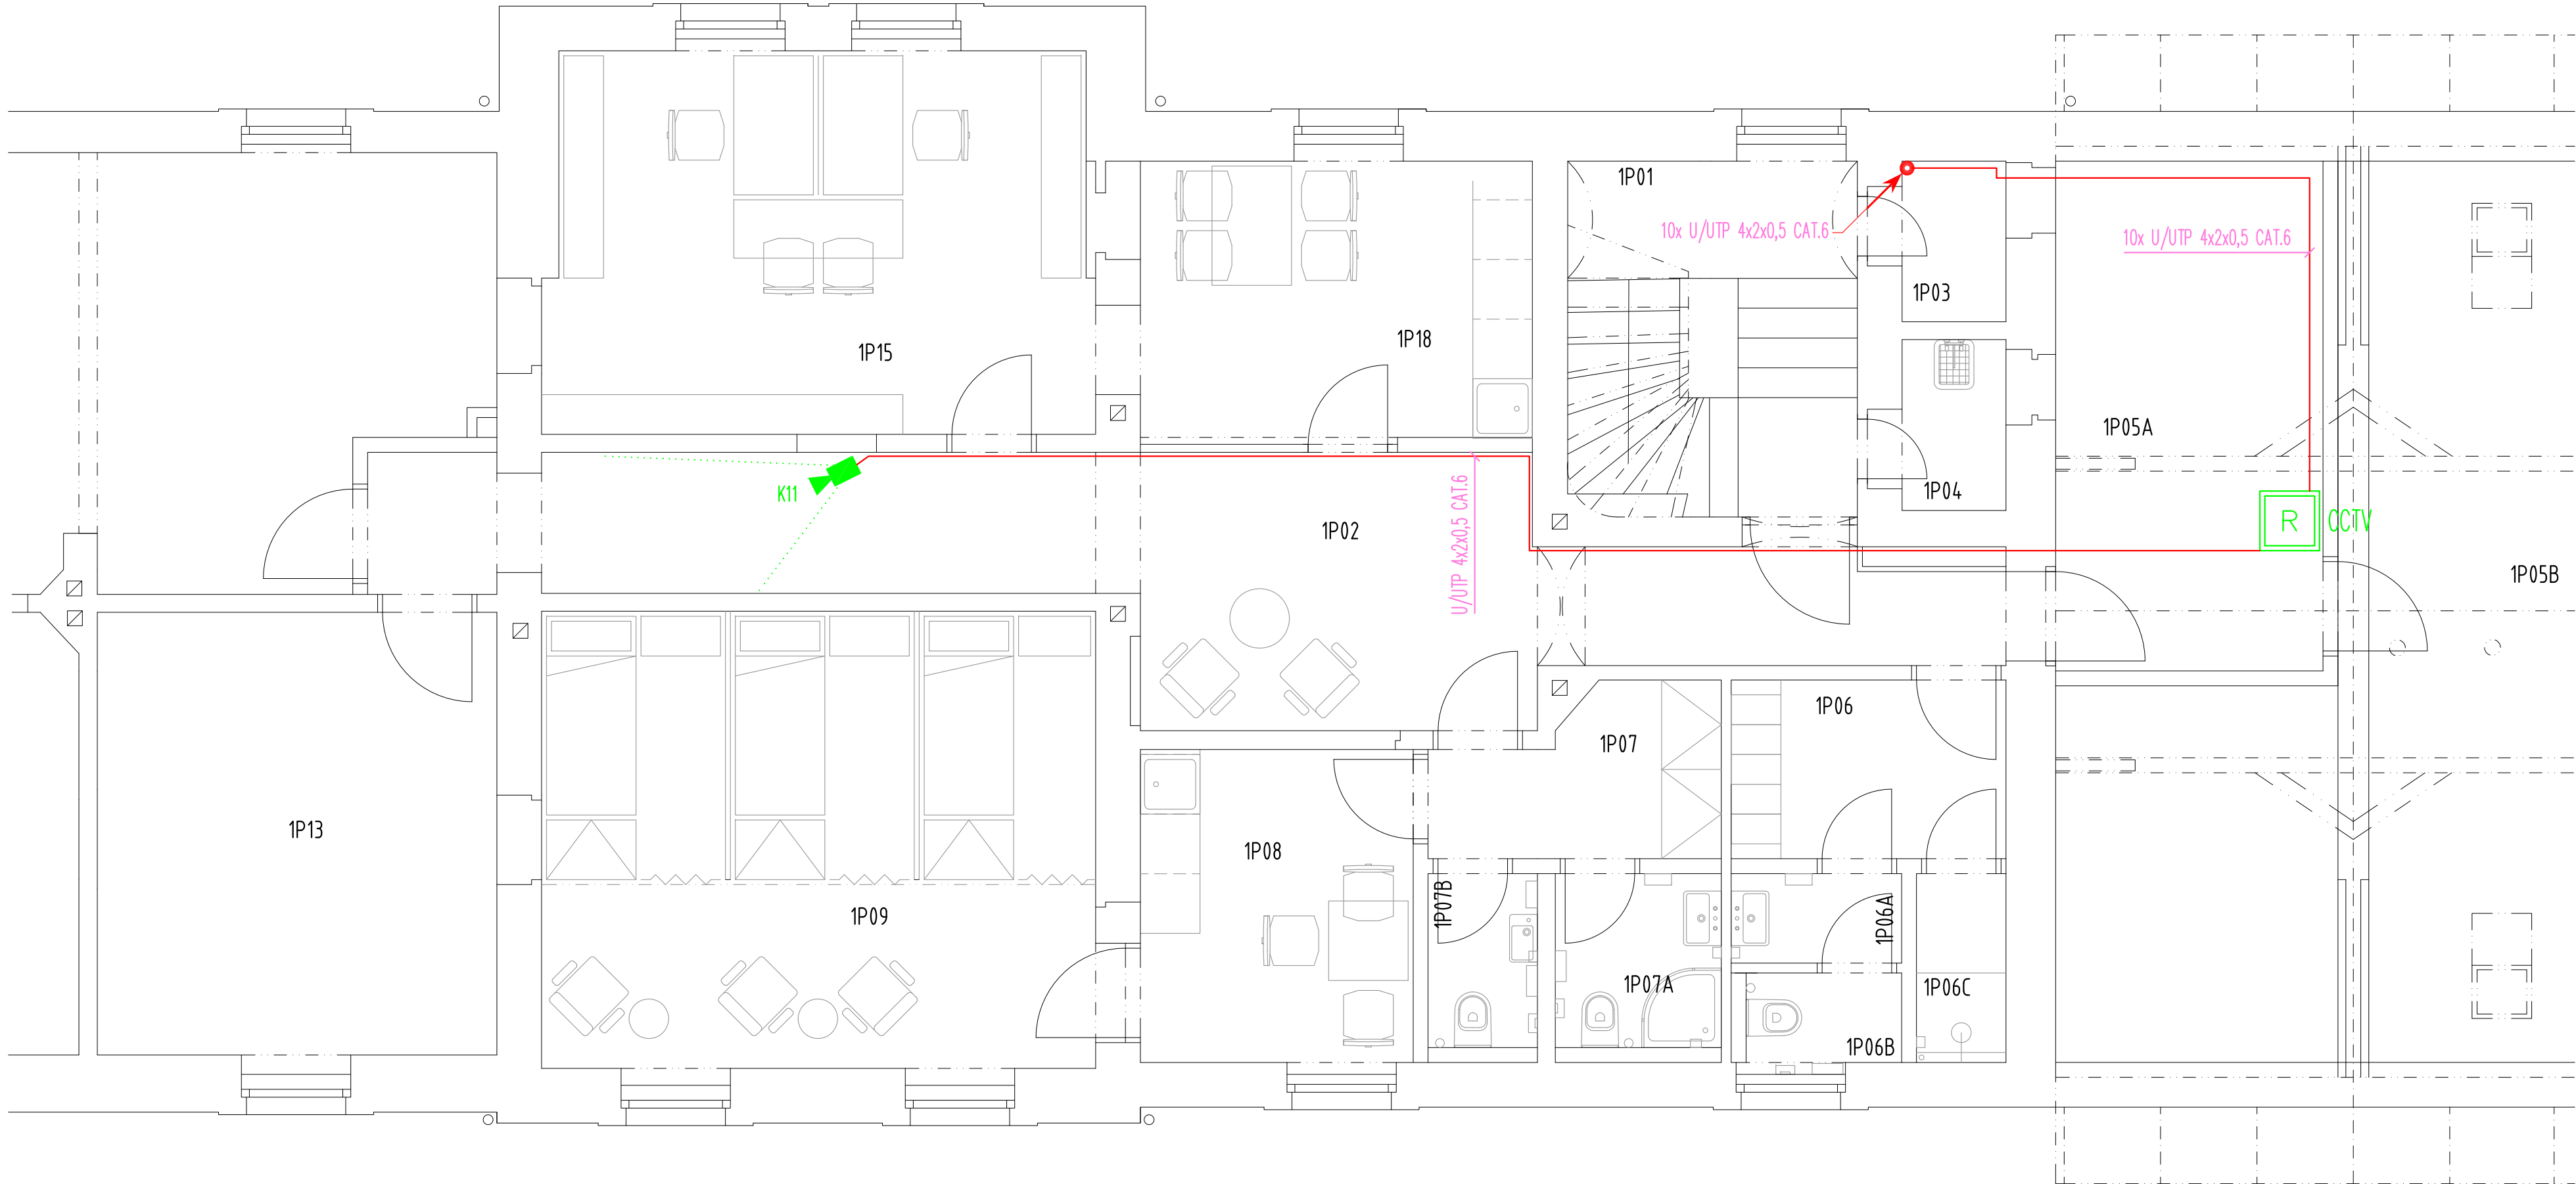

<div>Ministerstvo dopravy Státní fond dopravní infrastruktury</div>			
Jiná ověření:		Paré:	
Orientační schéma:		Razítko oprávněné osoby:	
		Podpis: Datum:	
Revize:	Datum:	Popis:	Kontroloval:
01	06/2022	Odstranění vnitřního zateplení obvodových stěn	Ing. Vojtěch Hejl
02	01/2023	Snížení nákladů na realizaci - zjednodušení konstrukčních a materiálových řešení	Ing. Vojtěch Hejl
Stavebník/Investor:		Správa železnic, státní organizace	
Adresa:		Dlážděná 1003/7, 110 00 Praha 1	
Zástupce investora:		Stavební správa západ	
Adresa:		Sokolovská 1995/278, 190 00 Praha 9	
Zhotovitel díla:		APRIS 3MP s.r.o.	
Adresa:		Baarova 231/36, 140 00 Praha 4	
Kontakt:		T: +420 261 260 358 E: apris@apris.cz	
Zhotovitel objektu:		Michal Eibich	
Adresa:		Pod Radinama 166, 257 22 Čerčany	
Kontakt:		T: +420 775 361 200 E: info@eibich.cz	
Hlavní projektant (HIP):		Ing. Vojtěch Hejl	
		Specialista: -	
Název stavby/akce:		REKONSTRUKCE VÝPRavní BUDOVY V ŽST. ČÁSLAV	
		Označení investora: S631900086	
		Označení zhotovitele: 2021026	
Název části:		Sdělovací zařízení	
		Označení části: D.1.2.1	
Název objektu/díle části:		Místní kabelizace (SK, STA, DOT, VSS)	
		Označení objektu/komplexu: PS 04-02-11	
Název přílohy:		Kameový systém VSS	
Název díle části přílohy:		Půdorys 2.NP	
Odpovědný projektant:		Zpracovatel přílohy:	
Michal Eibich		Michal Eibich	
Kraj:		Katastrální území:	
Středočeský		Čáslav	
		Měřítko: 1:50	
		Formáty: 5x44	
		TUDU: 1201X1	
		Smluvní datum zpracování: 28.2.2023	
Označení investora: S 6 3 1 9 0 0 0 8 6 - P 0 P S - D 1 2 1 1 - P S 0 4 0 2 1 1 - 0 0 - 2 - 2 1 2 - 0 0 2			
Stupeň dokumentace: Část: Objekt: Příloha: Revize: 2			