




Optimalizace traťového úseku Mstětice (mimo) - Praha-Vysočany (včetně) SO 06-73-27

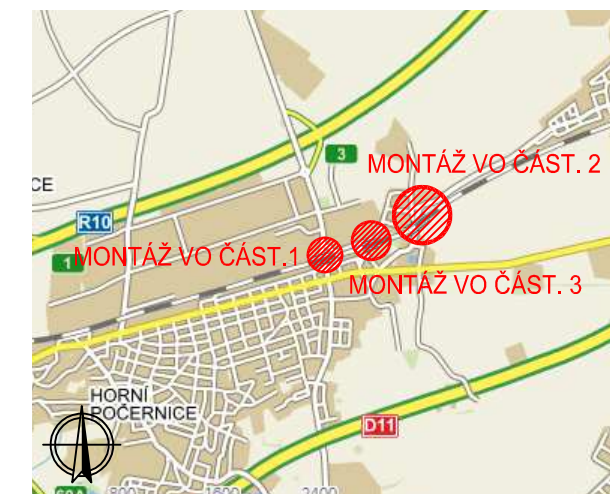


MONTÁŽ VO ČÁST. 1

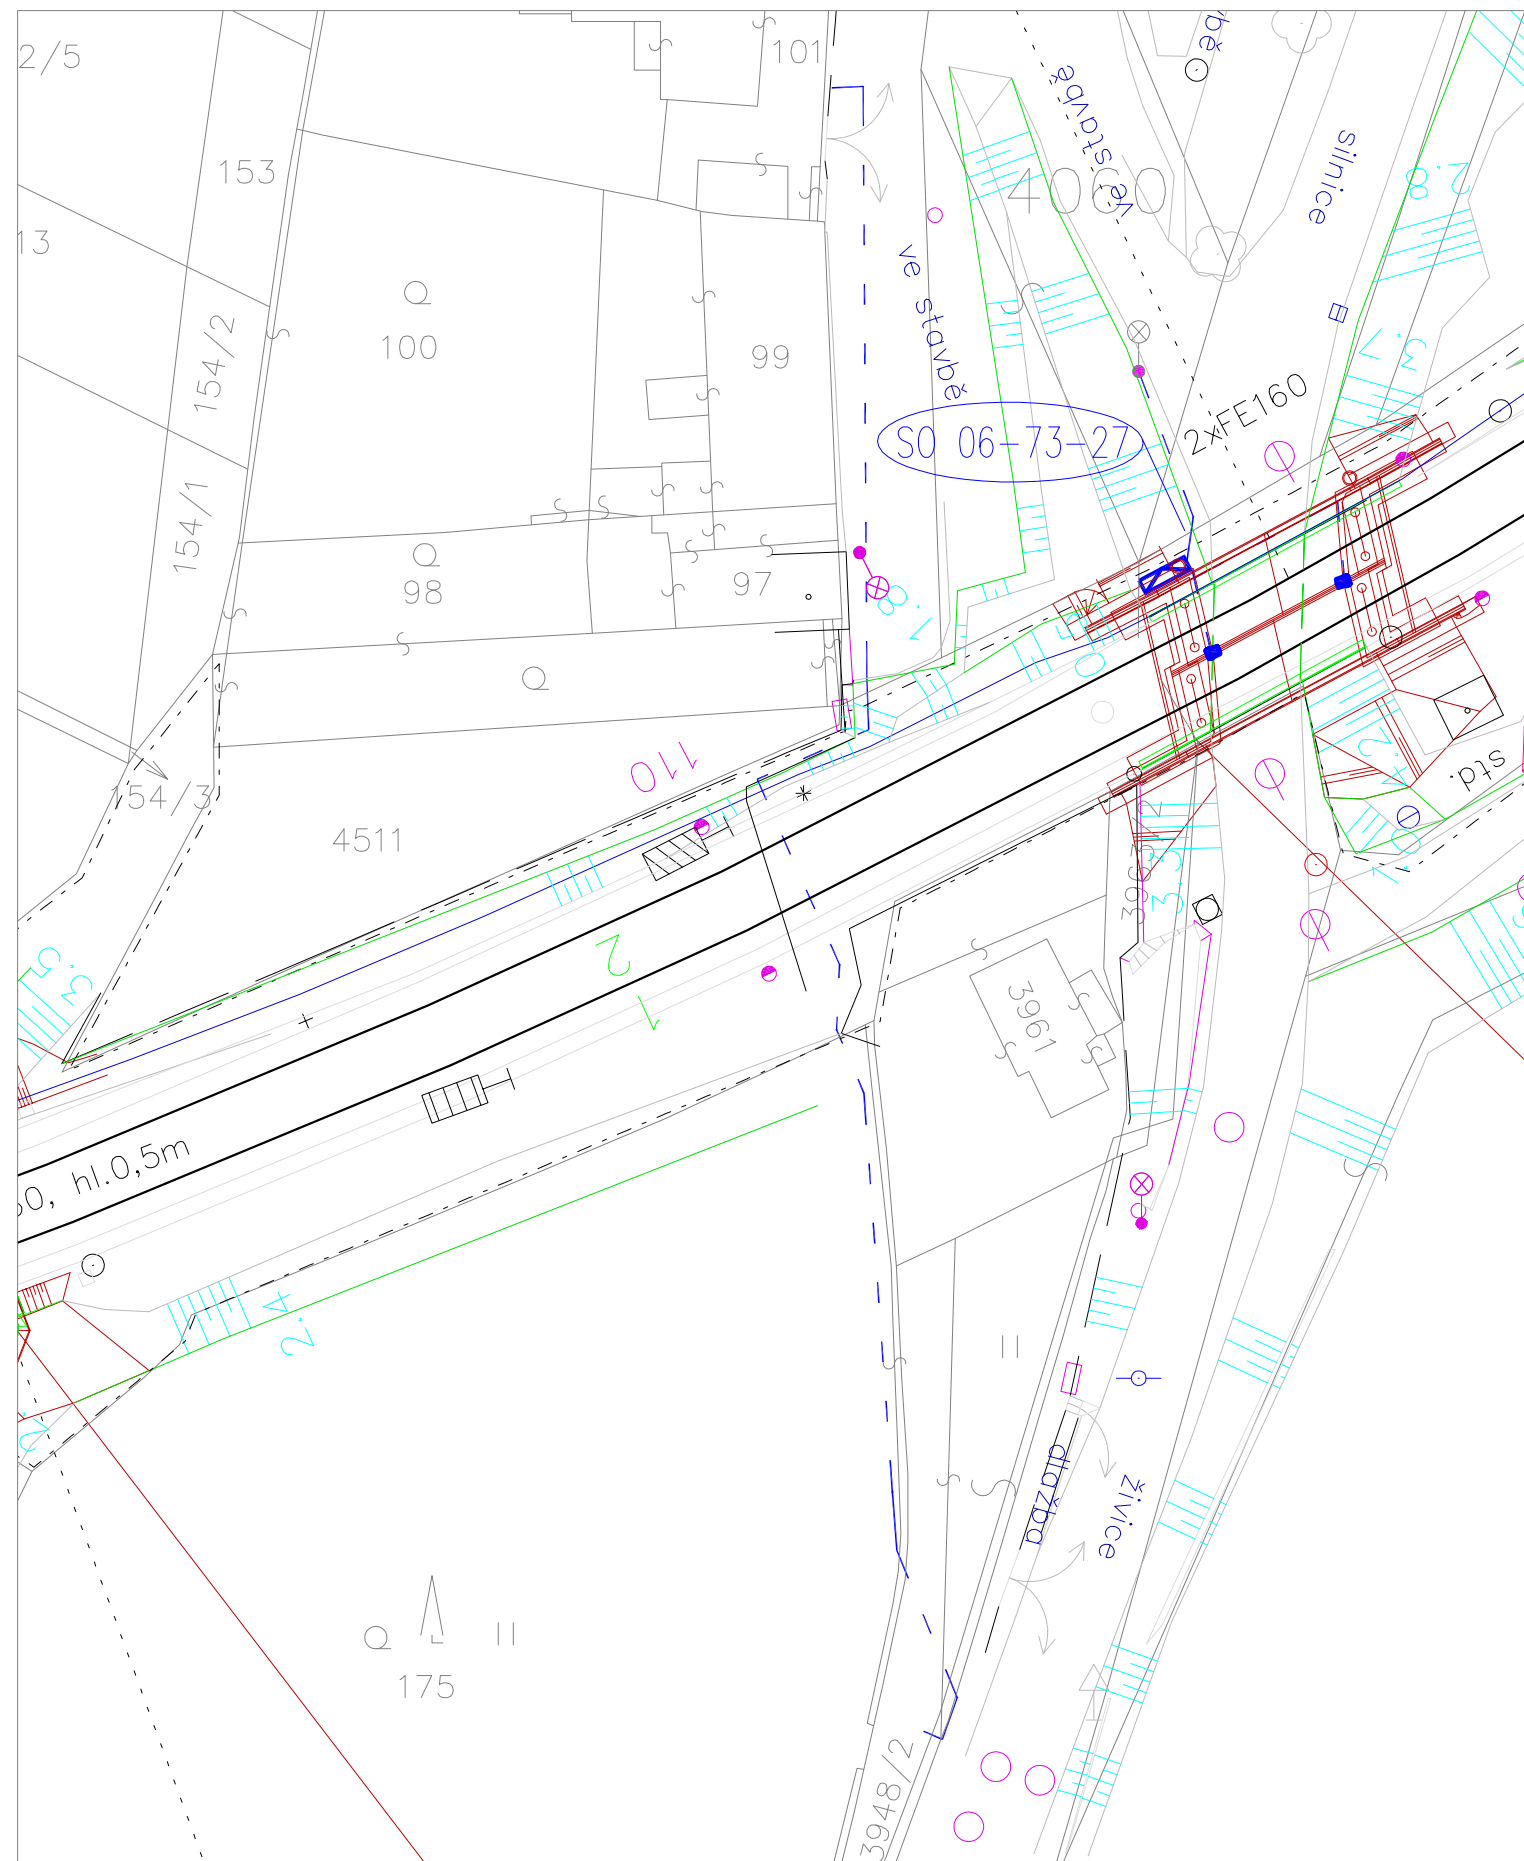

MONTÁŽ VO ČÁST. 2

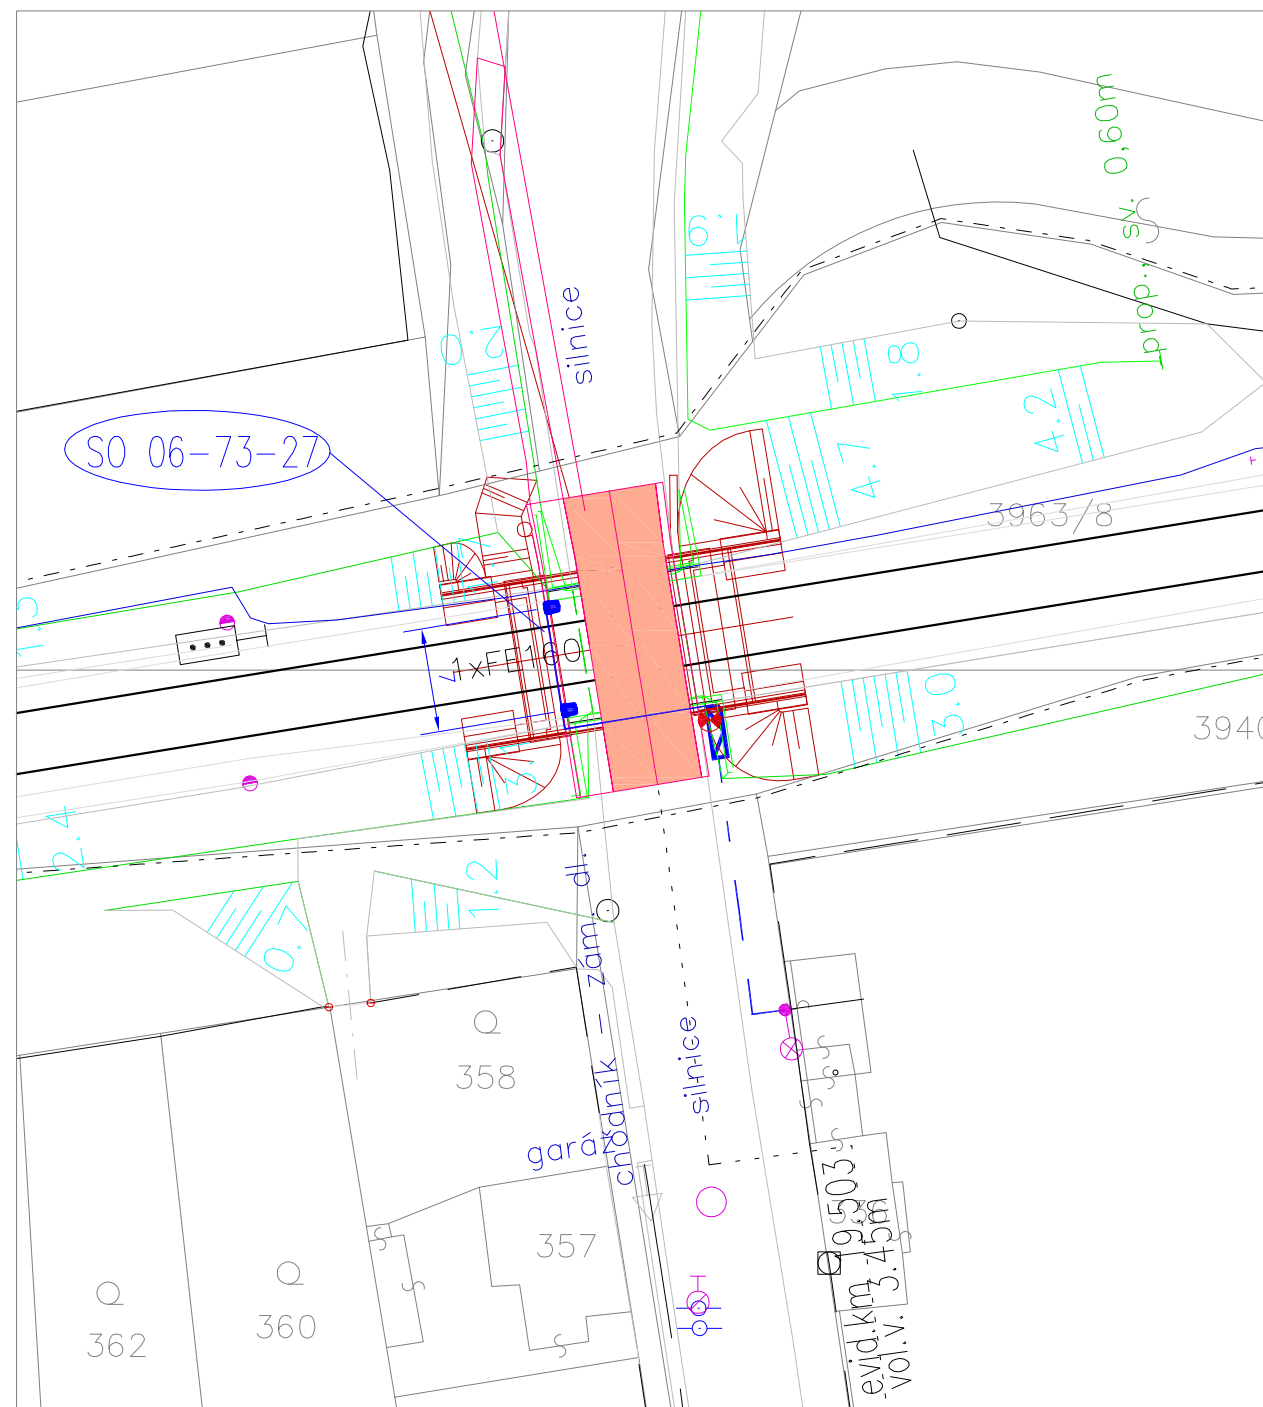

MONTÁŽ VO ČÁST. 3

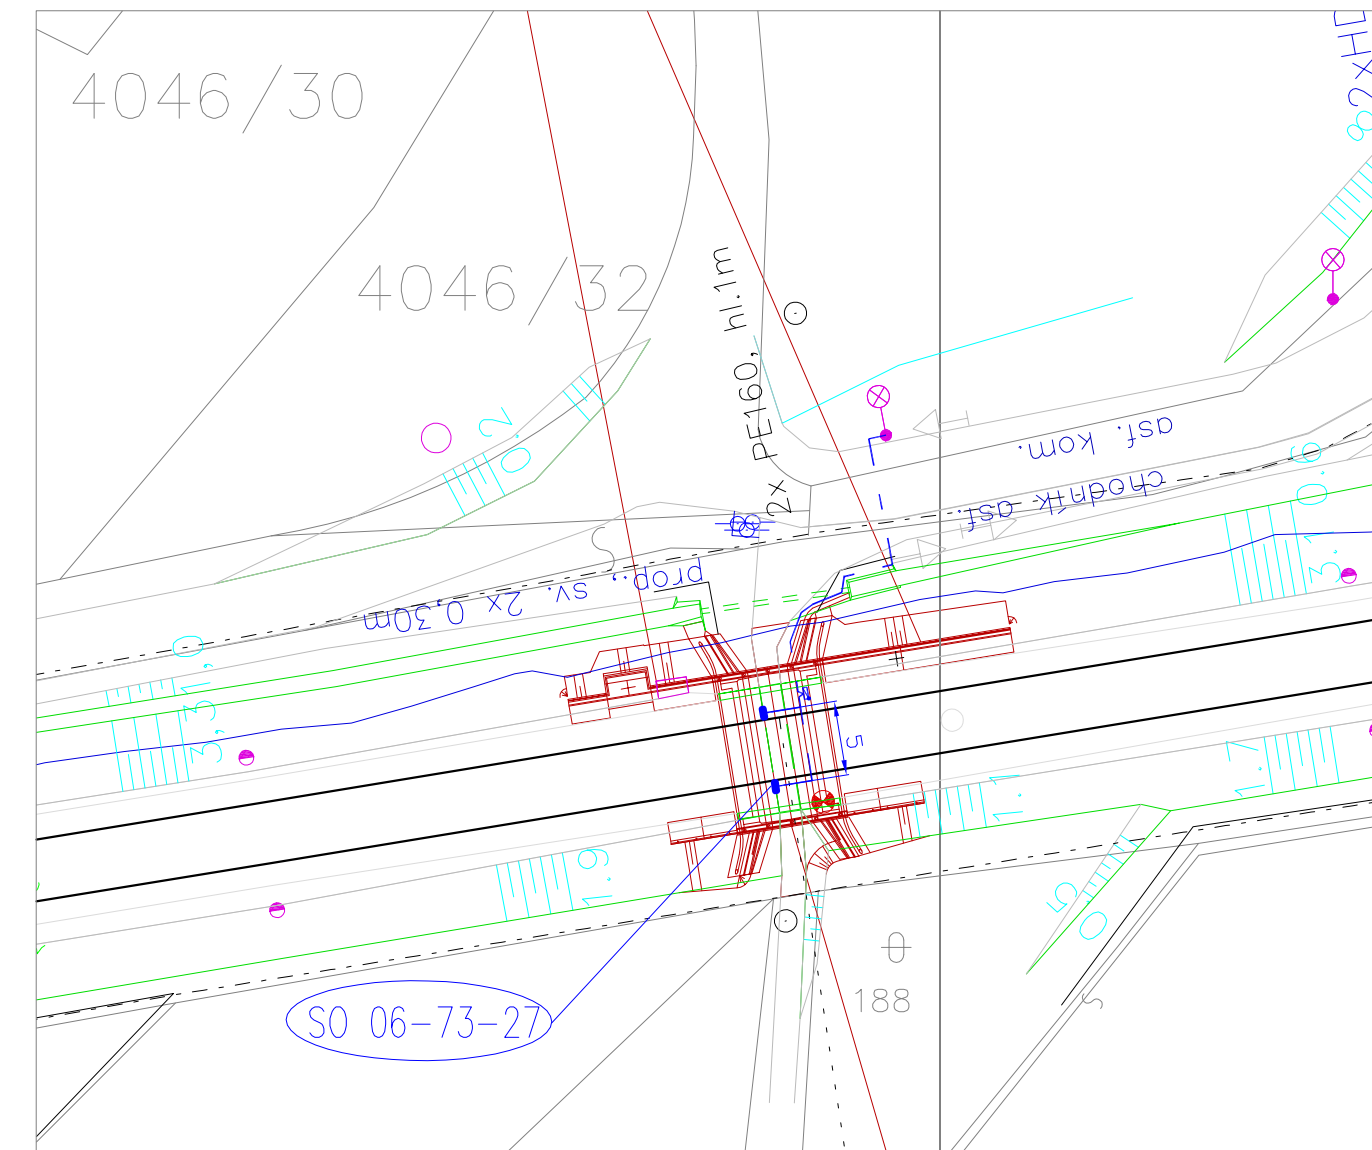

AKTUALIZACE 06/2016
VÝŠKOVÝ SYSTÉM BpV SOUŘADNICOVÝ SYSTÉM S-JTSK ±0,000 = xxx,xx m n. m.

Číslo změny:	Obsah změny:	Datum změny:
01	-	-
02	-	-
03	-	-

Investor: Správa železniční dopravní cesty, s.o.
Dlážděná 1003/7, 110 00 Praha 1
Stavební správa západ
Sokolovská 278/1955, 190 00 Praha 9

Generální projektant: SUDOP PRAHA a.s.
Olšanská 1a, 130 80 Praha 3
tel.: +420 267 094 111
fax: +420 224 230 316
e-mail: praha@sudop.cz
Hlavní inženýr projektu: ING. MICHAL MEČL
Garant profese:

Zpracovatel části: E.1.5.2.3_ELTODO
SUDOP ENERGO
Olšanská 1a, 130 80 Praha 3
tel.: +420 267 094 621
e-mail: stepanek@sudopenergo.cz

Vedoucí střediska:	Odpovědný projektant SO:	Vypracoval:	Kontroloval:
ING. ZDENĚK PEŠAVA	ZDENĚK SVOBODA	ZDENĚK SVOBODA	ING. PETR WERNER

Název akce: OPTIMALIZACE TRAŤOVÉHO ÚSEKU MSTĚTICE (MIMO) - PRAHA-VYSOČANY (VČETNĚ)	Číslo smlouvy: 15 086 201
Část: SO 06-73-27 Mstětice - Horní Počernice, úprava veřejného osvětlení ELTODO	Projektový stupeň: PD
Název přílohy: Situace SO 06-73-27 (km 18,700); (km 19,500); (km 19,150)	Datum: 08/2016
	Číslo části: SO 06-73-27
	Měřítko: 1:500
	Počet formátů: A2
	Číslo přílohy: E.1.5.2.3.02.01

LEGENDA:

- Nové kabely VO
- Svítlidlo 2x NEOS 2 / 50W / SONT-T Plus
- Svítlidlo 2x CONTILED / 8W / (8 LED)
- Nový rozvaděč VO
- Nová pojistková skříň VO
- Stávající stožár VO

Provozované napětí: 3PEN, 400/230V, 50Hz
Ochrana před nebezpečným dotykovým napětím dle
ČSN 33 2000-4-41 resp. dle normy PNE 33 0000-1 s
amočinným odpojením od zdroje