
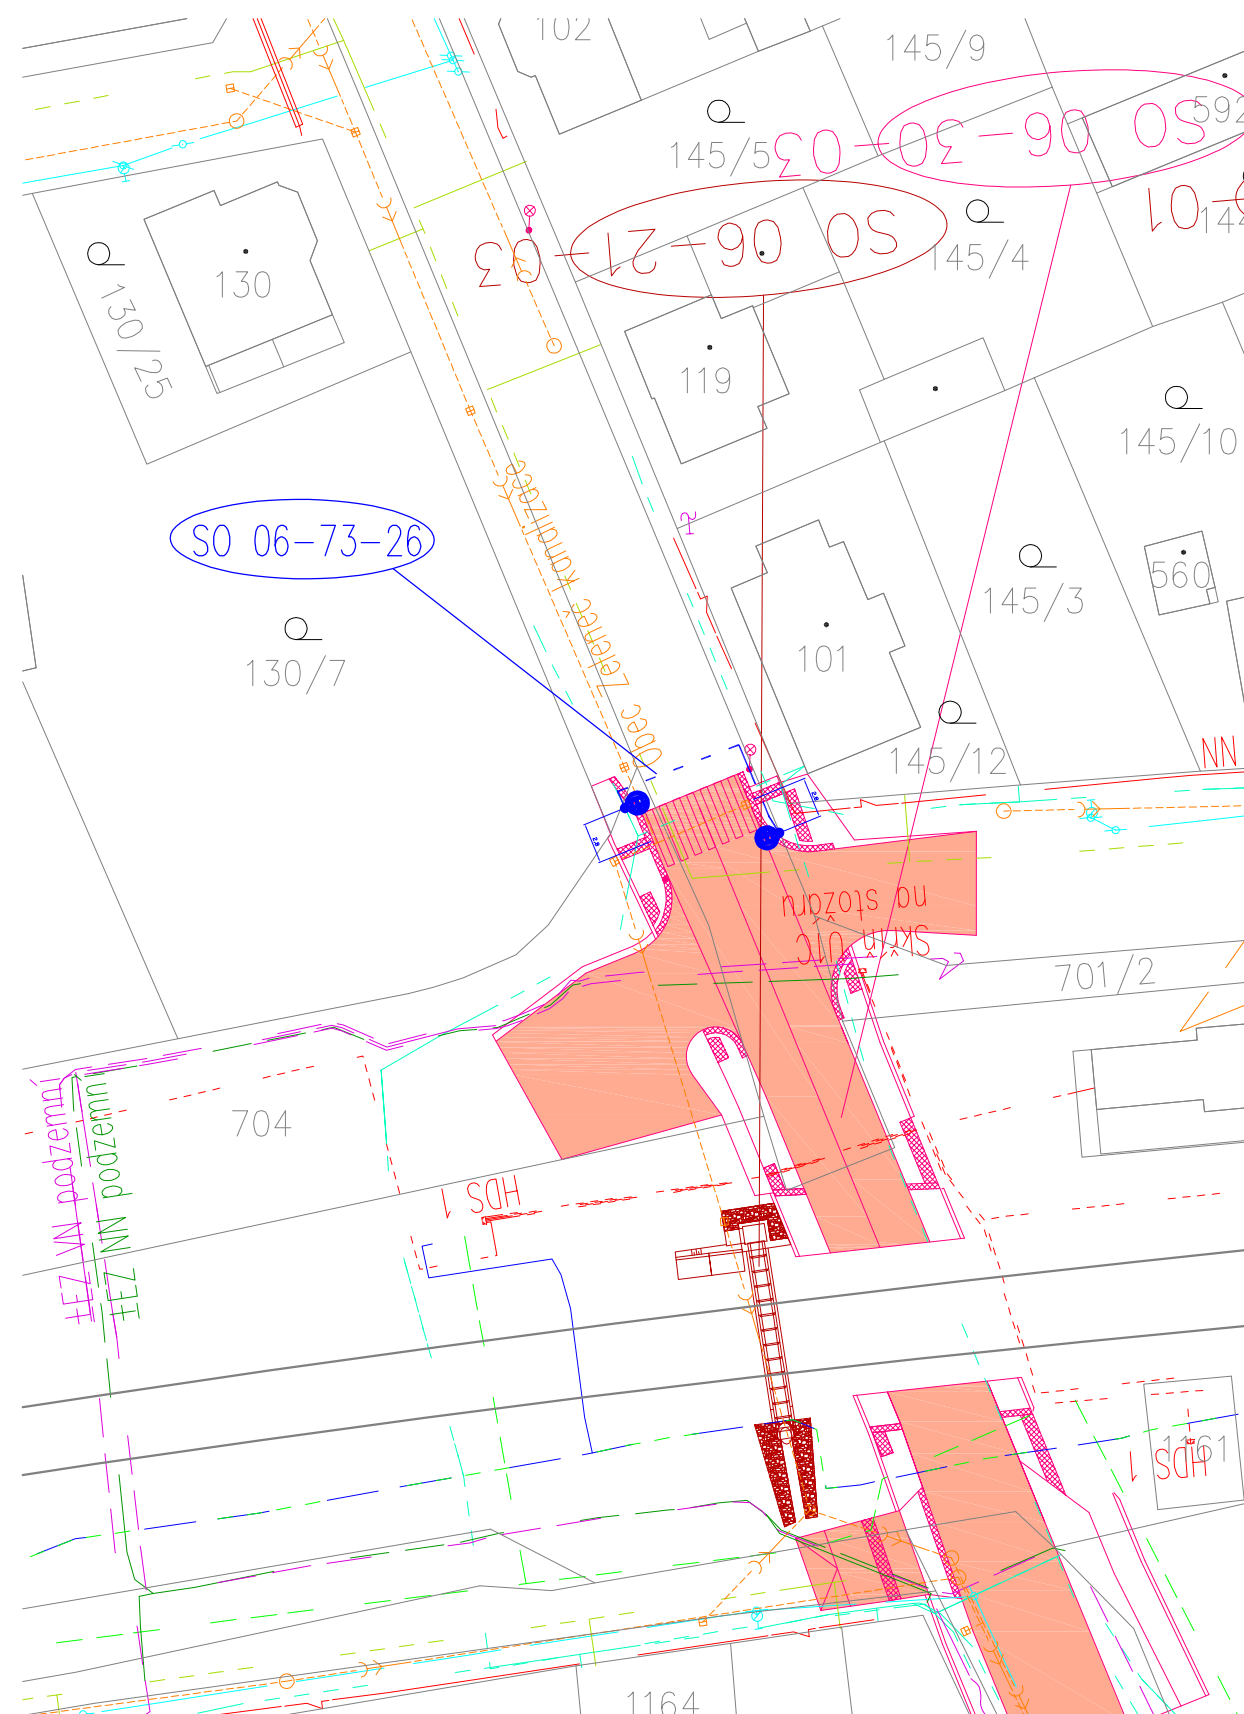


Optimalizace traťového úseku Mstětice (mimo) - Praha-Vysočany (včetně) SO 06-73-26 a SO 06-73-28

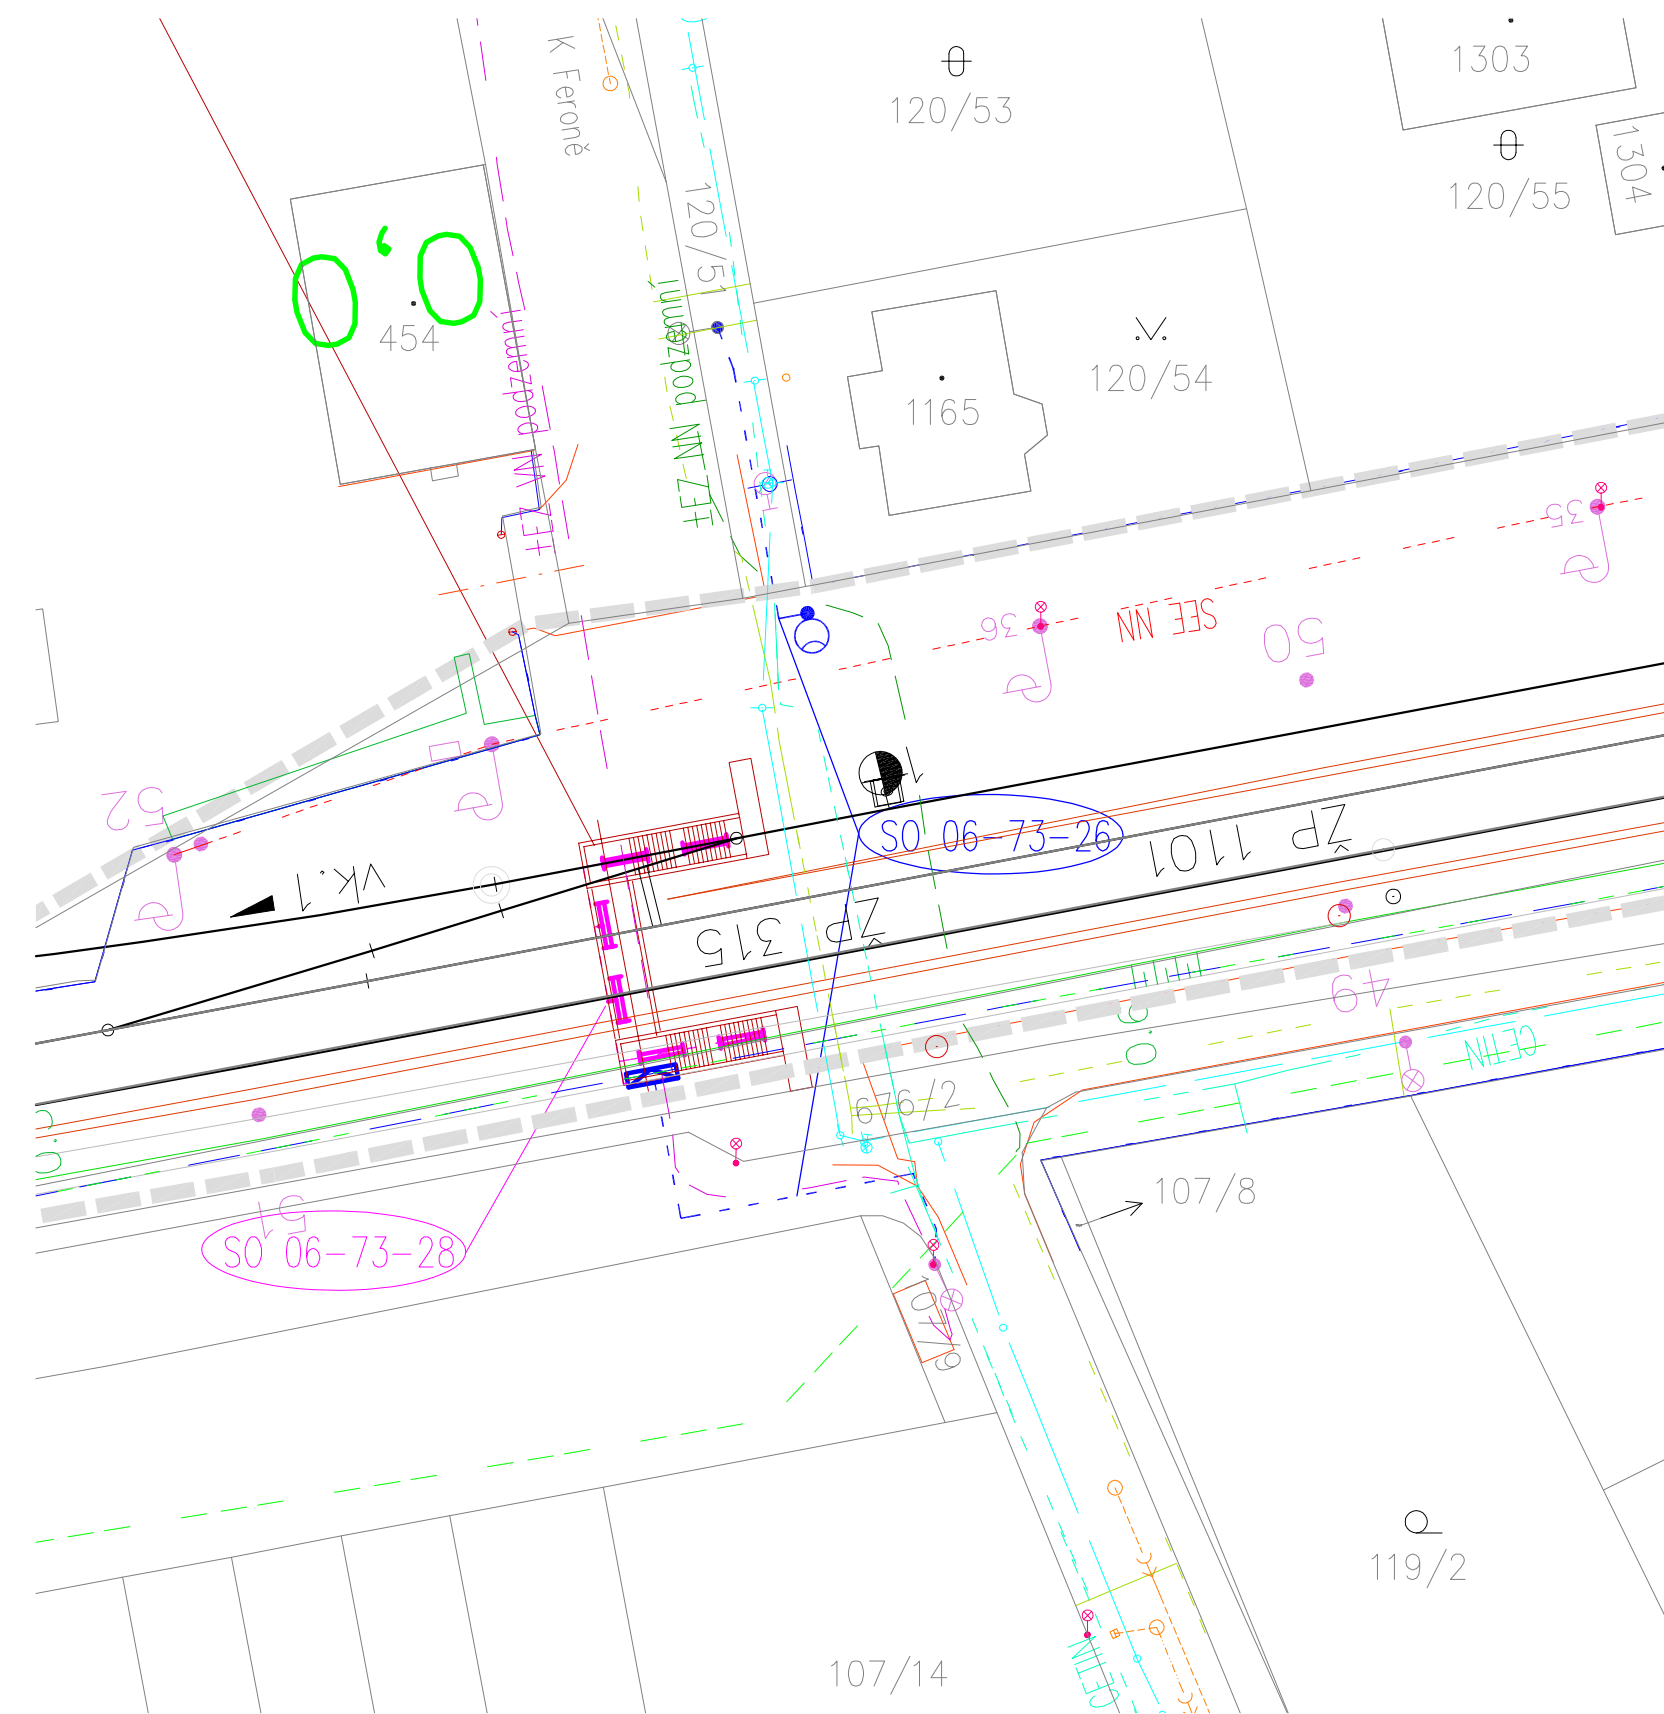


LEGENDA:

- Nový kabel VO v chrániče o Ø75
- Nový rozvaděč VO
- SVÍTIDLO, IP65
- Nové kabely pro osvětlení podchodu
- Zářivkové svítidlo do 36W
- Svítlidlo AMPERA MIDI 75W

Provozované napětí: 3PEN, 400/230V, 50Hz

Ochrana před nebezpečným dotykovým napětím dle ČSN 33 2000-4-41 resp. dle normy PNE 33 0000-1 samočinným odpojením od zdroje

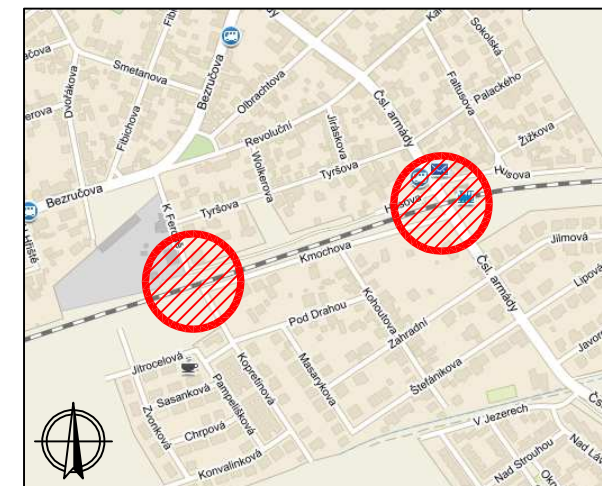

AKTUALIZACE 06/2016

VÝŠKOVÝ SYSTÉM Bpv

SOUŘADNICOVÝ SYSTÉM S-JTSK

±0,000 = xxx,xx m n. m.

Číslo změny:	Obsah změny:	Datum změny:
01	-	-
02	-	-
03	-	-

Investor:



Správa železniční dopravní cesty, s.o.
Dlážďená 1003/7, 110 00 Praha 1

Stavební správa západ
Sokolovská 278/1955, 190 00 Praha 9

Generální projektant:



SUDOP PRAHA a.s.
Olšanská 1a, 130 80 Praha 3
tel.: +420 267 094 111
fax: +420 224 230 316
e-mail: praha@sudop.cz

Hlavní inženýr projektu:

ING. MICHAL MEČL

Garant profese:

Zpracovatel části:



E.1.5.2.4 obec Zeleneč

SUDOP ENERGO
Olšanská 1a, 130 80 Praha 3
tel.: +420 267 094 621

e-mail: stepanek@sudopenergo.cz

Vedoucí střediska:	Odpovědný projektant SO:	Vypracoval:	Kontroloval:
ING. ZDENĚK PEŠAVA	ZDENĚK SVOBODA	ZDENĚK SVOBODA	ING. PETR WERNER

Název akce:

**OPTIMALIZACE TRAŤOVÉHO ÚSEKU
MSTĚTICE (MIMO) - PRAHA-VYSOČANY (VČETNĚ)**

Číslo smlouvy:

15 086 201

Projektový stupeň:

PD

Část: SO 06-73-26

Mstětice - Horní Počernice, úprava veřejného osvětlení obce Zeleneč

SO 06-73-28

Mstětice - Horní Počernice, osvětlení mostu (podchodu) v km 16,183

Datum:

08/2016

Číslo části:

SO 06-73-26

Název přílohy:

Situace SO 06-73-26 a SO 06-73-28

Měřítko:

1:500

Počet formátů:

3xA4

Číslo přílohy:

E.1.5.2.4.02.01

DOKUMENT LZE UŽÍVAT POUZE VE SMYSLU PŘÍSLUŠNÉ SMLOUVY O DÍLO. ŽÁDNÁ JEHO ČÁST NEMŮŽE BÝT DLE ZÁKONA č. 121/2000 Sb. KOPÍROVÁNA NEBO JINÝM ZPŮSOBEM ROZŠÍŘOVÁNA. BEZ SOUHLASU SUDOP PRAHA a.s.