


SO 11-71-02 ŽST Praha Vysočany, odbavovací budova, přípojka vodovodu
(MSTĚTICE - PRAHA-VYSOČANY)

Situace - přípojka odbavovací budovy

Měřítko 1 : 500

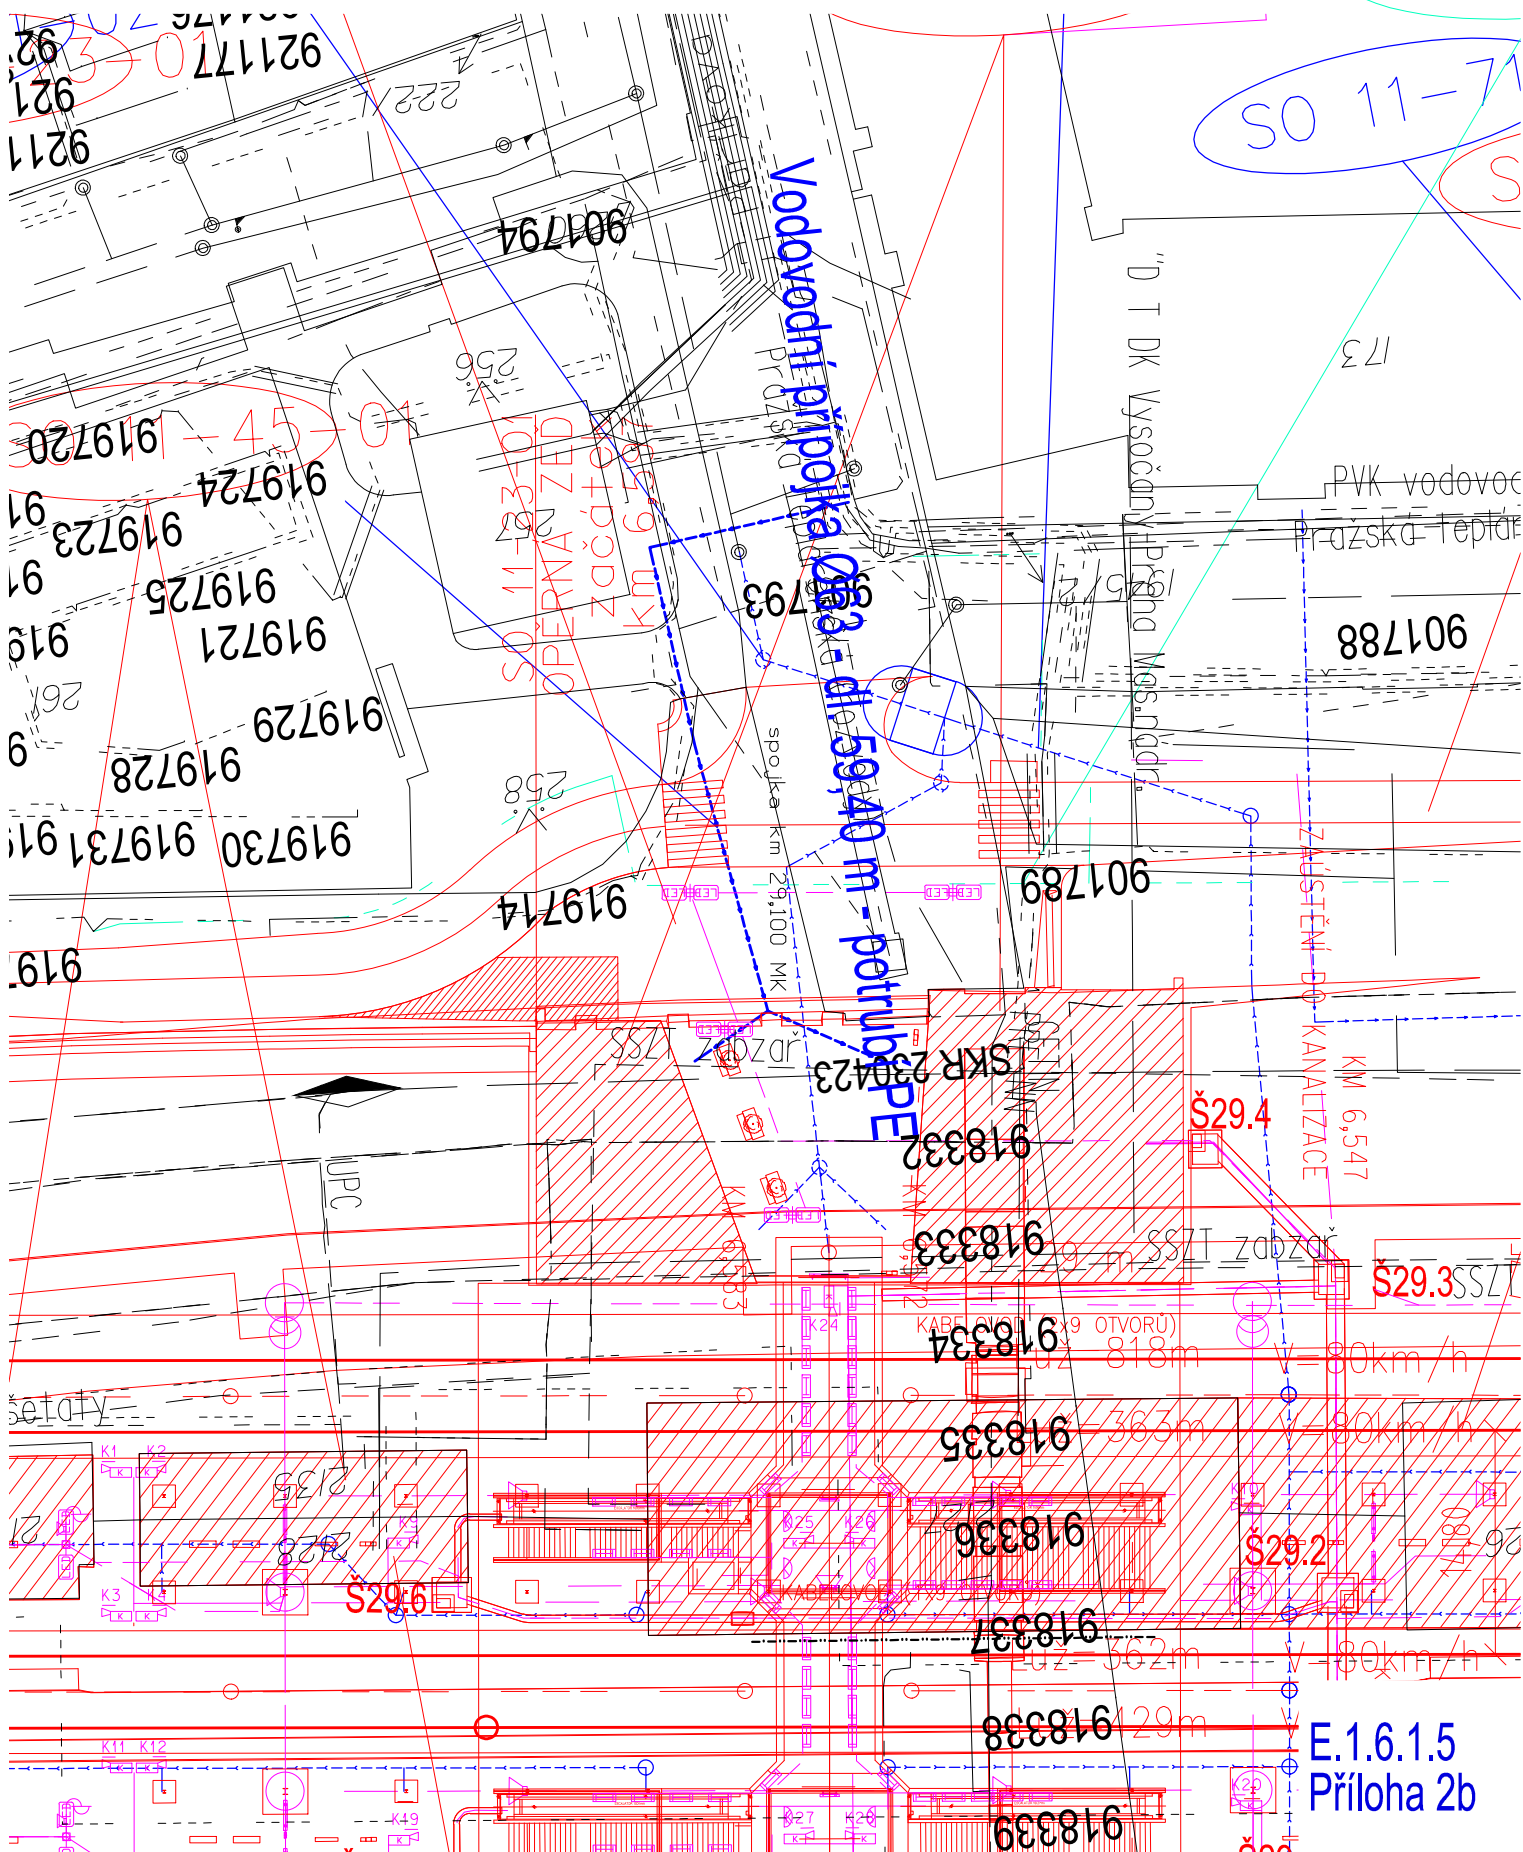

E.1.6.1.5
Příloha 2b