

LEGENDA BAREVNÉHO ROZLIŠENÍ OBJEKTŮ:

- STÁVAJÍCÍ KOLEJE A JINÉ STÁVAJÍCÍ OBJEKTY
- KATASTRÁLNÍ MAPA
- NOVÉ KOMUNIKACE A STAVEBNÍ OBJEKTY
- KABELOVODY
- TRAKČNÍ VEDENÍ, MOSTNÍ OBJEKTY
- VODOVODY
- KANALIZACE
- PLYNOVODY
- ZABEZPEČOVACÍ ZAŘÍZENÍ
- SILNOPROUD
- SDĚLOVACÍ ZAŘÍZENÍ
- PROVIZORNÍ KOMUNIKACE A PLOT
- DEMONTÁŽE
- ENERGETICKÉ ROZVODY - EG.D
- SOUVISEJÍCÍ STAVBA GASNET
- HRANICE KATASTRŮ
- HRANICE OBVODU DRÁHY - POZEMEK SŽ
- HRANICE OBVODU DRÁHY - POZEMEK ČD


LEGENDA BAREVNÉHO ROZLIŠENÍ PLOCH:

- ZELEŇ
- CHODNÍK
- VOZOVKA, ASFALTOBETONOVÝ KRYT
- VOZOVKA, KRYT ZE ŽULOVÉ KOSTKY
- VOZOVKA, ŠTĚRK
- BEZBARIÉROVÉ ÚPRAVY
- ZAŘÍZENÍ STAVENIŠTĚ

LEGENDA STÁVAJÍCÍCH INŽENÝRSKÝCH SÍTÍ:

- BVK, VAS BV, VAK VYŠKOV, BLAŽOVICE, SŽ, ČD - VODOVOD
- BVK, VAS BV, VAK VYŠKOV - KANALIZACE JEDNOTNÁ
- HOLUBICE, SŽ, ČD - KANALIZACE JEDNOTNÁ
- BVK, VAS BV, HOLUBICE, BLAŽOVICE, ŘSD, SŽ, ČD - KANALIZACE DEŠTOVÁ
- HRANICE OBVODU DRÁHY - POZEMEK SŽ
- EG.D, SŽ, ČD, CETIN, VODAFONE - NN KABELY
- TSB, GASNET, HOLUBICE, BLAŽOVICE - NN KABELY
- EG.D NN NADZEMNÍ VEDENÍ
- EG.D, SŽ - VN KABELY
- EG.D - VN NADZEMNÍ VEDENÍ
- EG.D - VVN NADZEMNÍ VEDENÍ
- HOLUBICE, FASTER, DIAL TELECOM, SMART COMP., GASNET, EG.D, VODAFONE, VIVO CONNECTION,
- GASNET, EG.D, VODAFONE, VIVO CONNECTION, CETIN, SŽ, ČD TELEMATIKA - SDĚLOVACÍ KABELY
- EG.D, CETIN - SDĚLOVACÍ NADZEMNÍ VEDENÍ
- CETIN RADIOVÉ SÍTĚ
- GASNET NTL PLYNOVOD
- GASNET STL PLYNOVOD
- CETIN, NET4GAS - RADIOVÉ SÍTĚ
- SŽ ZABEZPEČOVACÍ KABELY

SEZNAM PŘÍLOH (KLAD LISTŮ KOORDINAČNÍ SITUACE):

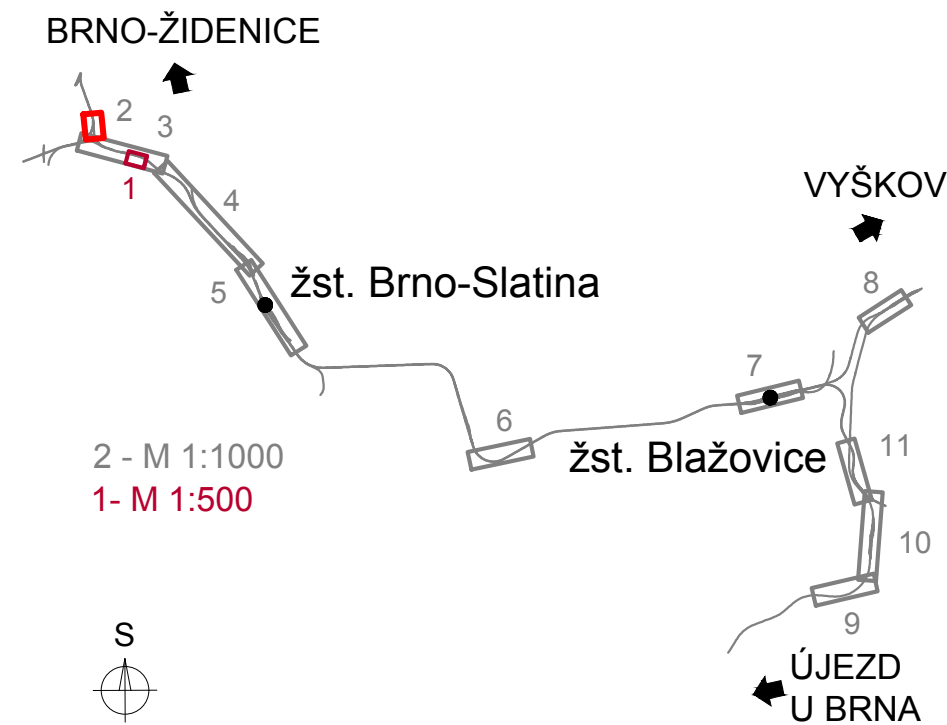

		EVROPSKÁ UNIE Evropské strukturální a investiční fondy Operační program Doprava		Ministerstvo dopravy Státní fond dopravní infrastruktury	
Jiná ověření:				Paré:	
Orientační schéma:				Razítko oprávněné osoby:	
Revize:				Datum:	
000				30.01.2023	
Popis:				Kontroloval:	
Definitivní odevzdání dokumentace				Ing. Jan Zářecký	
Stavebník/Investor:				Správa železnic, státní organizace	
Adresa:				Dlážděná 1003/7, 110 00 Praha 1	
Zástupce investora:				Stavební správa východ	
Adresa:				Nerudova 773/1, 779 00 Olomouc	
Zhotovitel díla:				SUDOP Brno, spol. s r.o.	
Adresa:				Kounicova 688/26, 611 36 Brno	
Kontakt:				T: +420 972 625 804 E: sudop@sudop-brno.cz	
Zhotovitel objektu:				SUDOP Brno, spol. s r.o.	
Adresa:				Kounicova 688/26, 611 36 Brno	
Kontakt:				T: +420 972 625 804 E: sudop@sudop-brno.cz	
Hlavní projektant (HIP):				Ing. Jan Zářecký	
Specialista:				Ing. Jan Zářecký	
Název stavby/akce:		Výstavba uzlové trakční napájecí stanice Brno-Černovice		Označení investora:	
				S621500946	
Název části:		Koordinační situační výkres		Označení zhotovitele:	
				16052-01-0817	
Název objektu/díle části:				Označení části:	
				C.3	
Název přílohy:		t.ú. Brno-Židenice - Brno-Černovice		Označení objektu/komplexu:	
Název díle části přílohy:				Číslo přílohy:	
Odpovědný projektant:		Zpracovatel přílohy:		2	
Ing. Jan Zářecký		Ing. Monika Havlátová		Stupeň dokumentace:	
Kraj:		Měřítko: 1:1000		DÚR	
Jihomoravský		Formáty: 4 x A4		Smluvní datum zpracování:	
		TUDU:		30.01.2023	
Označení investora:		Stupeň dokumentace:		Část:	
S 6 2 1 5 0 0 9 4 6		D U R X		C 3 X X X	
		Objekt:		X X X X X X X X X X X X	
		Podobjekt:		Příloha:	
				2 - 0 0 0 - 0 0 0	
				Revize:	