




Reg.šachta ŠD8 DN 1200  
s regulačním prvkem DN200 typ T  
ŘEZ A - A'

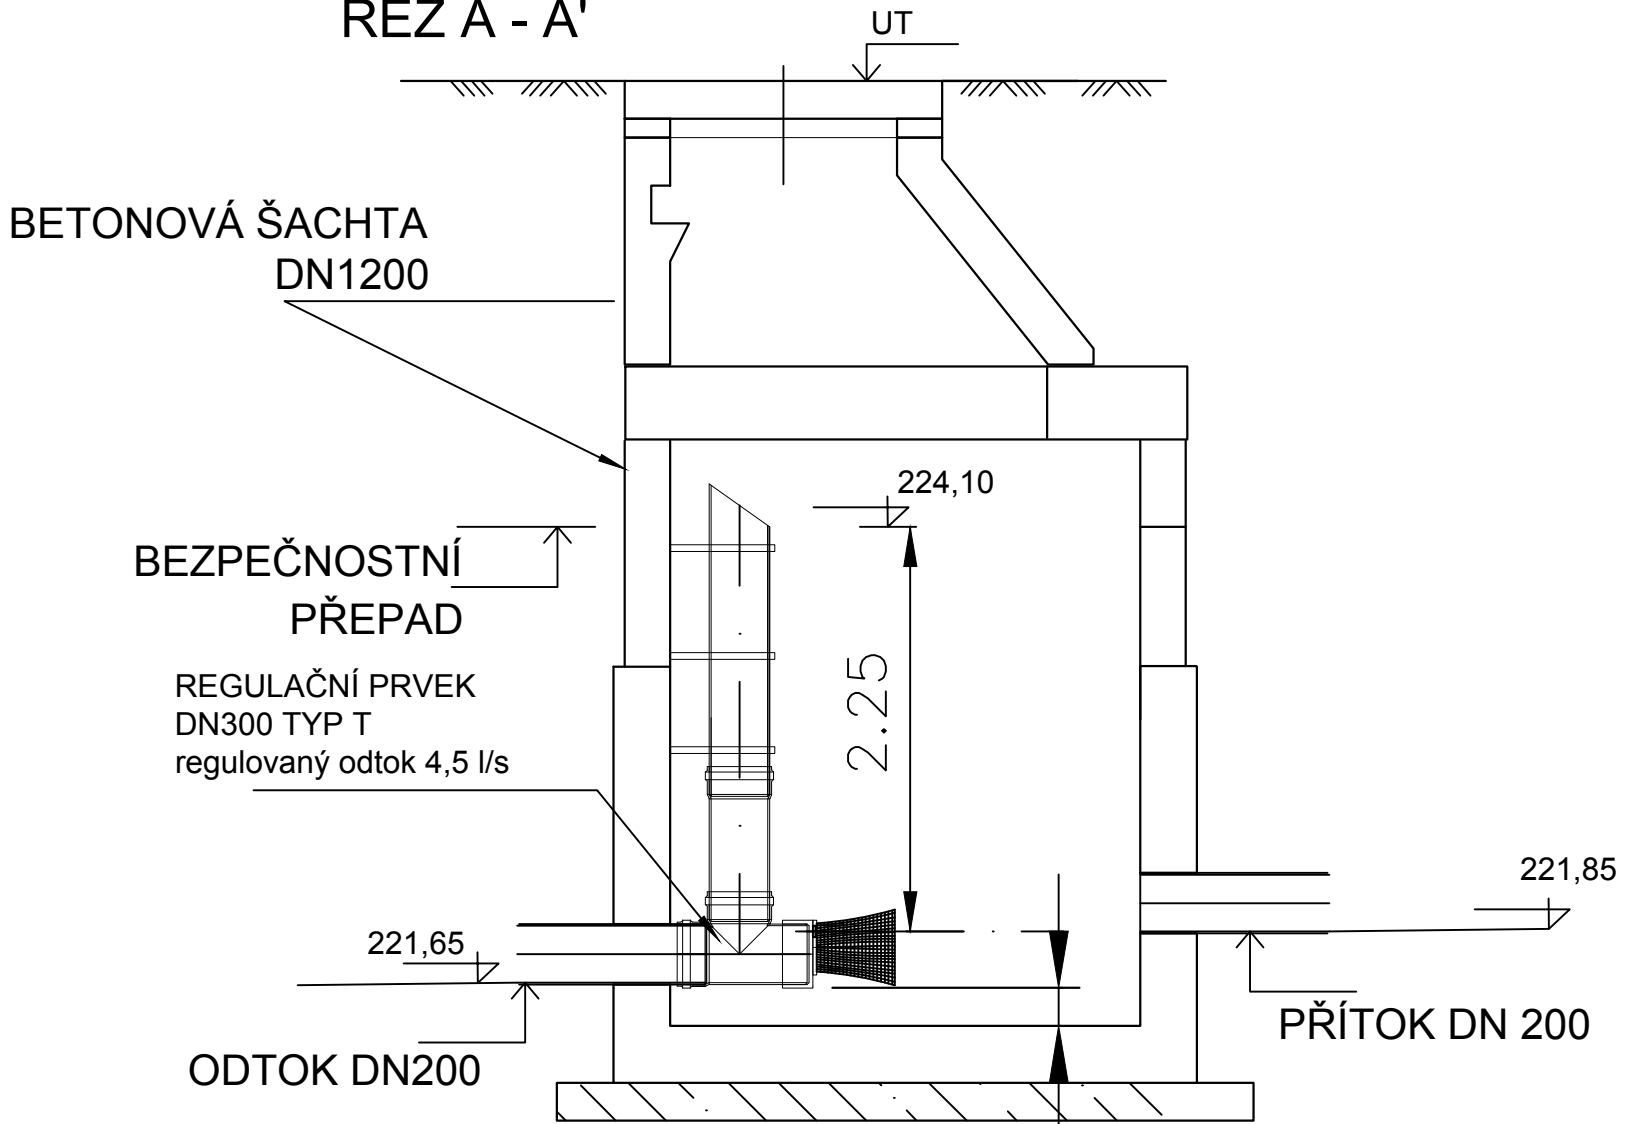

PŮDORYS

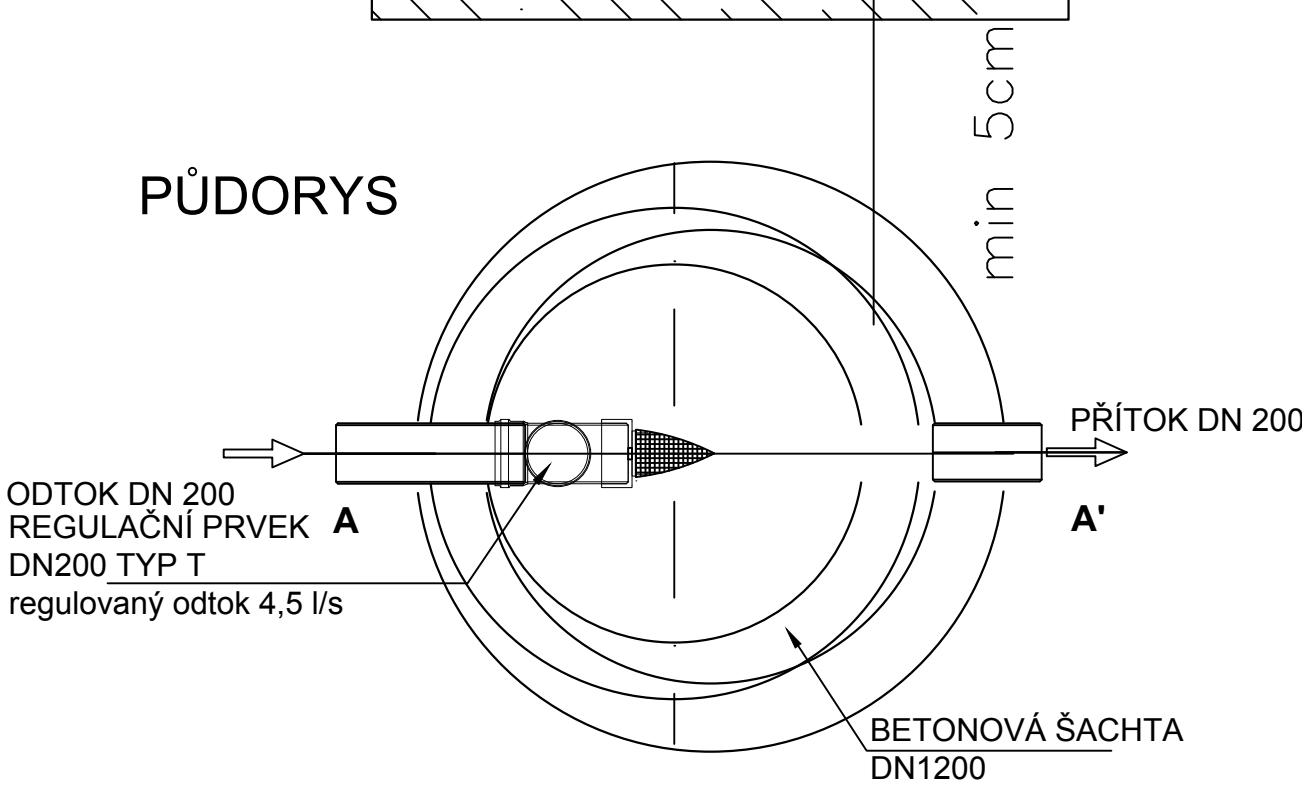

DETAIL REGUL. PRVKU

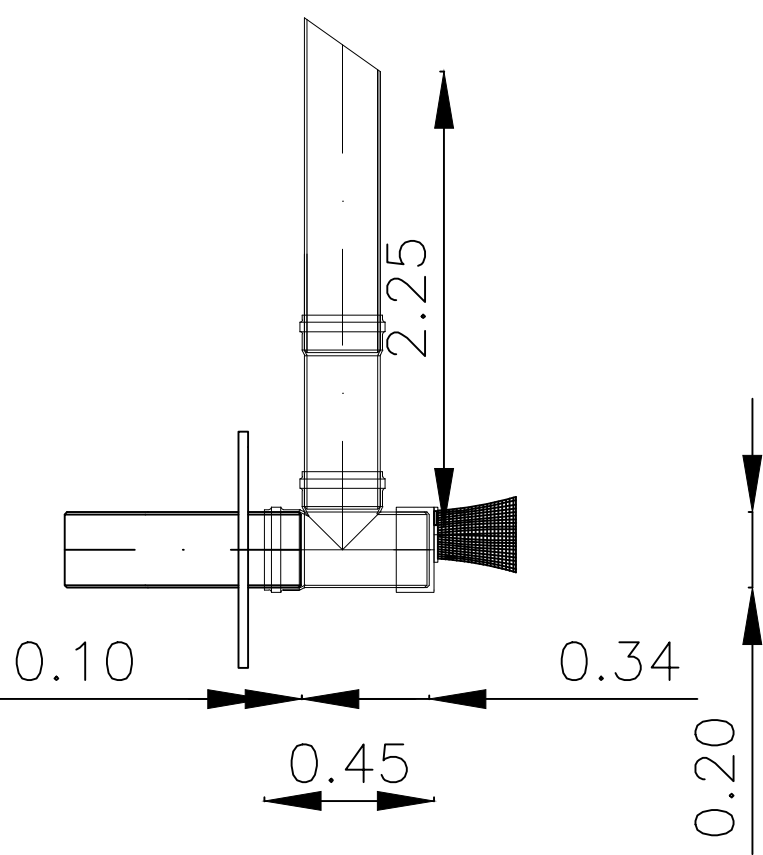

EVROPSKÁ UNIE  
Evropské strukturální a investiční fondy  
Operační program Doprava

Ministerstvo dopravy  
Státní fond dopravní infrastruktury

Jiná ověření:		Paré:	
Orientační schéma:		Razítko oprávněné osoby:	
Podpis:		Datum:	
Revize:	Datum:	Popis:	Kontroloval:
000	30.01.2023	Definitivní odevzdání dokumentace	Ing. Daniela Šimkovičová

Stavebník/Investor:	<b>Správa železnic, státní organizace</b>	
Adresa:	Dlážděná 1003/7, 110 00 Praha 1	
Zástupce investora:	Stavební správa východ	
Adresa:	Nerudova 773/1, 779 00 Olomouc	

Zhotovitel díla:	<b>SUDOP Brno, spol. s r.o.</b>	
Adresa:	Kounicova 688/26, 611 36 Brno	
Kontakt:	T: +420 972 625 804 E: sudop@sudop-brno.cz	
Zhotovitel objektu:	<b>SUDOP Brno, spol. s r.o.</b>	
Adresa:	Kounicova 688/26, 611 36 Brno	
Kontakt:	T: +420 972 625 804 E: sudop@sudop-brno.cz	
Hlavní projektant (HIP):	Ing. Jan Zářecký	Specialista: Ing. Bohdan Plch

Název stavby/akce:	<b>Výstavba uzlové trakční napájecí stanice Brno-Černovice</b>		Označení investora: S621500946
Název části:	Potrubní vedení kanalizace, plynovod, vodovod		Označení zhotovitele: 16052-01-0817
Název objektu/díleč části:	<b>TNS Brno-Černovice, kanalizace-napojení do kanalizace BVK</b>		Označení části: D.2.1.6
Název přílohy:	Regulační šachta ŠD8		Označení objektu/komplexu: <b>SO 12-31-03</b>
Název díleč části přílohy:			Číslo přílohy: <b>205</b>
Odpovědný projektant:	Zpracovatel přílohy:	Měřítko: 1:20	Stupeň dokumentace: <b>DÚR</b>
Ing. Bohdan Plch	Ing. Bohdan Plch	Formáty: 3 x A4	
Kraj:	Katastrální území:	TUDU:	Smluvní datum zpracování: <b>30.01.2023</b>
Jihomoravský	viz část A. dokumentace	viz část A. dokumentace	

Označení investora: S621500946	Stupeň dokumentace: Část: 6	Objekt: 0123103	Podoblast: X	Příloha: 2	Revize: 0