


SITUACE
1:250

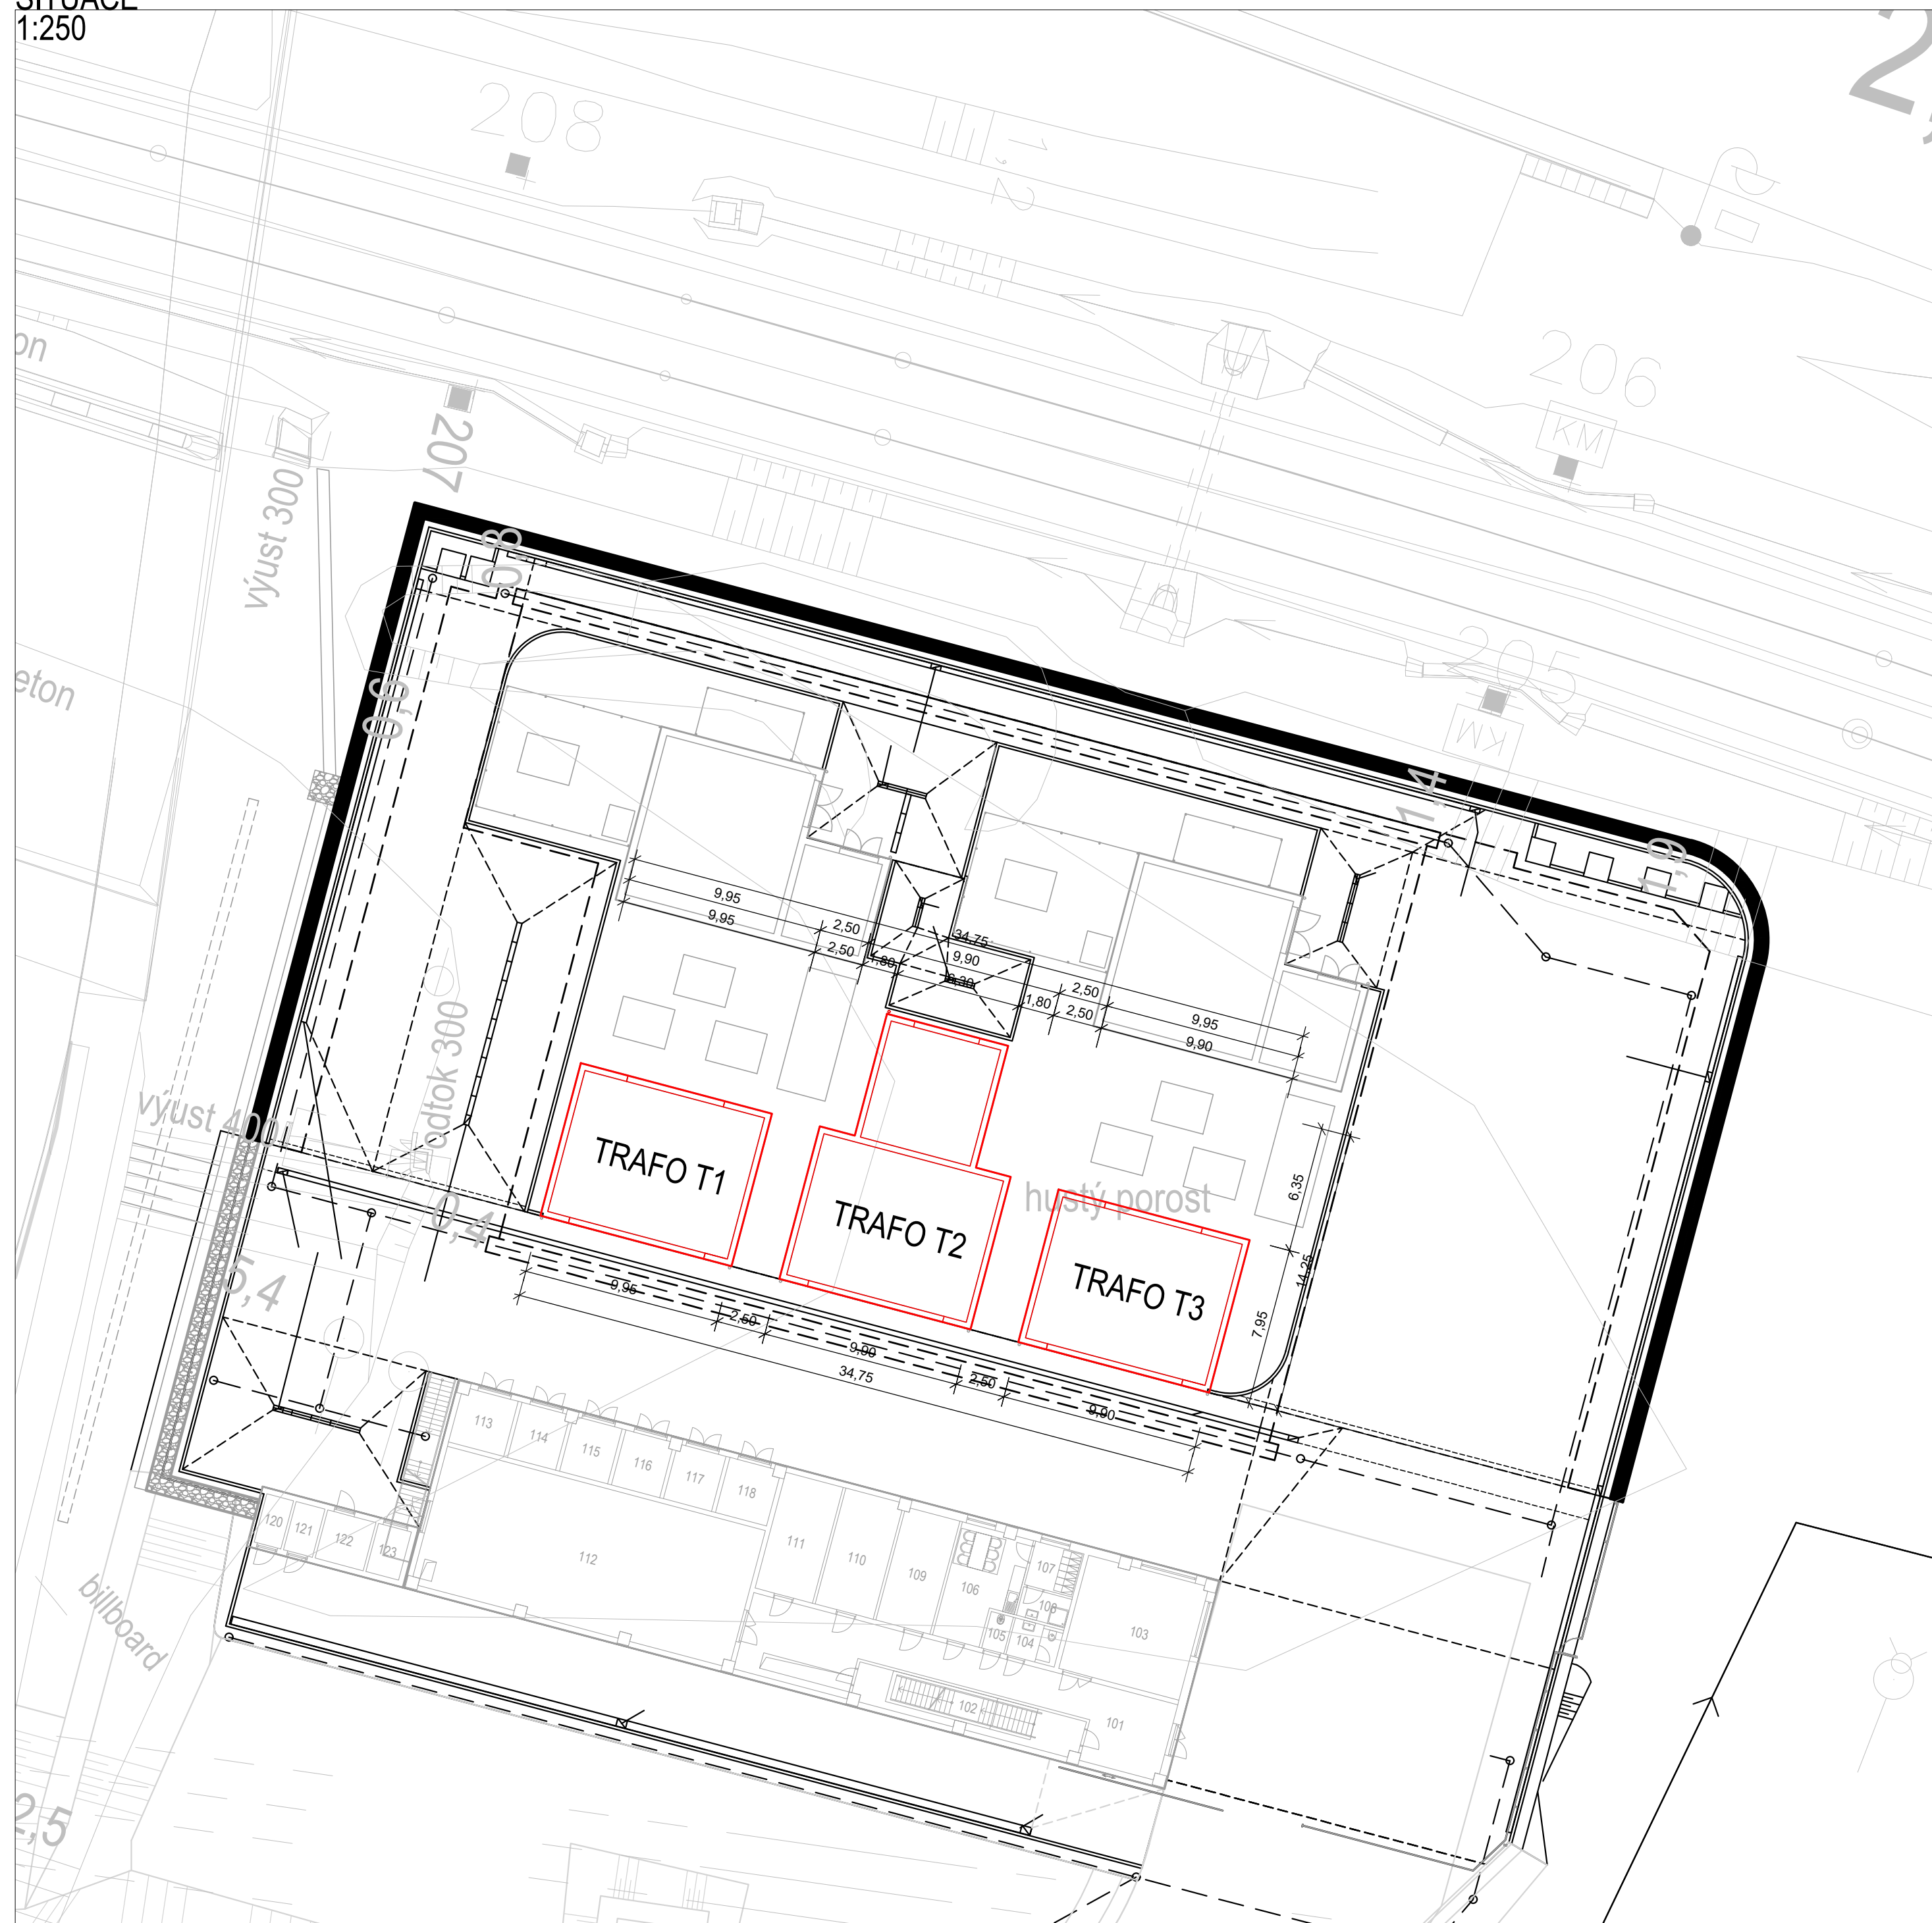

| | | | |
|--|------------|---|---|
|  <div>EVROPSKÁ UNIE Evropské strukturální a investiční fondy Operační program Doprava</div> | | <div>Ministerstvo dopravy Státní fond dopravní infrastruktury</div>  | |
| Jiná ověření: | | Paré: | |
| Orientační schéma: | | Razítko oprávněné osoby: | |
| | | Datum: | |
| Revize: | Datum: | Popis: | Kontroloval: |
| 000 | 30.01.2023 | Definitivní odevzdání dokumentace | Ing. Martin Kubečka |
| | | | |
| | | | |
| | | | |
| | | | |
| Stavebník/Investor: | | Správa železnic, státní organizace | |
| Adresa: | | Dlážděná 1003/7, 110 00 Praha 1 | |
| Zástupce investora: | | Stavební správa východ | |
| Adresa: | | Nerudova 773/1, 779 00 Olomouc | |
| | |  SPRÁVA ŽELEZNIC | |
| Zhotovitel díla: | | SUDOP Brno, spol. s r. o. | |
| Adresa: | | Kounicova 688/26, 611 36 Brno | |
| Kontakt: | | T: +420 972 625 804 E: sudop@sudop-brno.cz | |
| | |  | |
| Zhotovitel objektu: | | Dopravní projektování, spol. s r. o. | |
| Adresa: | | 28. října 3388/111, 702 00 Moravská Ostrava | |
| Kontakt: | | T: +420 595 155 011 E: ostrava@dopravniprotjektovani.cz | |
| | |  | |
| Hlavní projektant (HIP): | | Ing. Jan Zářečný | Specialista: Ing. Martin Kubečka |
| Název stavby/akce: | | Výstavba uzlové trakční napájecí stanice Brno-Černovice | |
| | | Označení investora: S62150094 | |
| Název části: | | Napájecí stanice - Stavební část | |
| | | Označení zhotovitele: 16052-01-081 | |
| Název objektu/díleč části: | | TNS Brno-Černovice, stanoviště transformátorů VVN | |
| | | Označení objektu/komplexu: SO 12-82-0 | |
| Název přílohy: | | Situace | |
| Název díleč části přílohy: | | 2. 00 | |
| Odpovědný projektant: | | Zpracovatel přílohy: Ing. Martin Kubečka | Měřítko: 1:250 |
| | | | Formáty: 6x A4 |
| Kraj: | | Katastrální území: viz část A. dokumentace | TUDU: viz část A. dokumentace |
| Jihomoravský: | | | |
| Označení investora: | | Stupeň dokumentace: Část: | Objekt: Podobjekt: Příloha: Revize: |
| S 6 2 1 5 0 0 9 4 6 | | - D U R X - D 2 3 2 2 | - S O I 2 8 2 0 2 - X X - 2 - 0 0 1 - 0 0 1 |