


LEGENDA STÁVAJÍCÍCH INŽENÝRSKÝCH SÍTÍ

- BVK, VAS BV, VAK VYŠKOV, BLAŽOVICE, SŽ, ČD - VODOVOD
- BVK, VAS BV, VAK VYŠKOV - KANALIZACE JEDNOTNÁ
- HOLUBICE, SŽ, ČD - KANALIZACE JEDNOTNÁ
- BVK, VAS BV, HOLUBICE, BLAŽOVICE, ŘSD, SŽ, ČD - KANALIZACE DEŠŤOVÁ
- BVK, VAS BV, SŽ, ČD - KANALIZACE SPLAŠKOVÁ
- EG.D NN KABELY
- EG.D NN NADZEMNÍ VEDENÍ
- EG.D VN KABELY
- EG.D VN NADZEMNÍ VEDENÍ
- EG.D VVN NADZEMNÍ VEDENÍ
- TSB, GASNET, HOLUBICE, BLAŽOVICE - NN KABELY
- CETIN, VODAFONE, DPMB - NN KABELY
- HOLUBICE, FASTER, DIAL TELECOM, SMART COMP. - SDĚLOVACÍ KABELY
- GASNET, EG.D, VODAFONE, VIVO CONNECTION - SDĚLOVACÍ KABELY
- T-MOBLE, NEJ.CZ, QUANTCOM - SDĚLOVACÍ KABELY
- EG.D SDĚLOVACÍ NADZEMNÍ VEDENÍ
- GASNET NTL PLYNOVOD
- GASNET STL PLYNOVOD
- GASNET VTL PLYNOVOD
- NET4GAS VTL PLYNOVOD
- TEPLÁRNÝ BRNO
- CETIN SDĚLOVACÍ KABELY
- CETIN SDĚLOVACÍ NADZEMNÍ VEDENÍ
- CETIN RADIOVÉ SÍTĚ
- SŽ, ČD TELEMATIKA - SDĚLOVACÍ KABELY
- SŽ, ČD - NN KABELY
- SŽ VN KABELY
- SŽ ZABEZPEČOVACÍ KABELY

SEZNAM PŘÍLOH (KLAD LISTŮ SITUACE STÁVAJÍCÍCH INŽ. SÍTÍ):

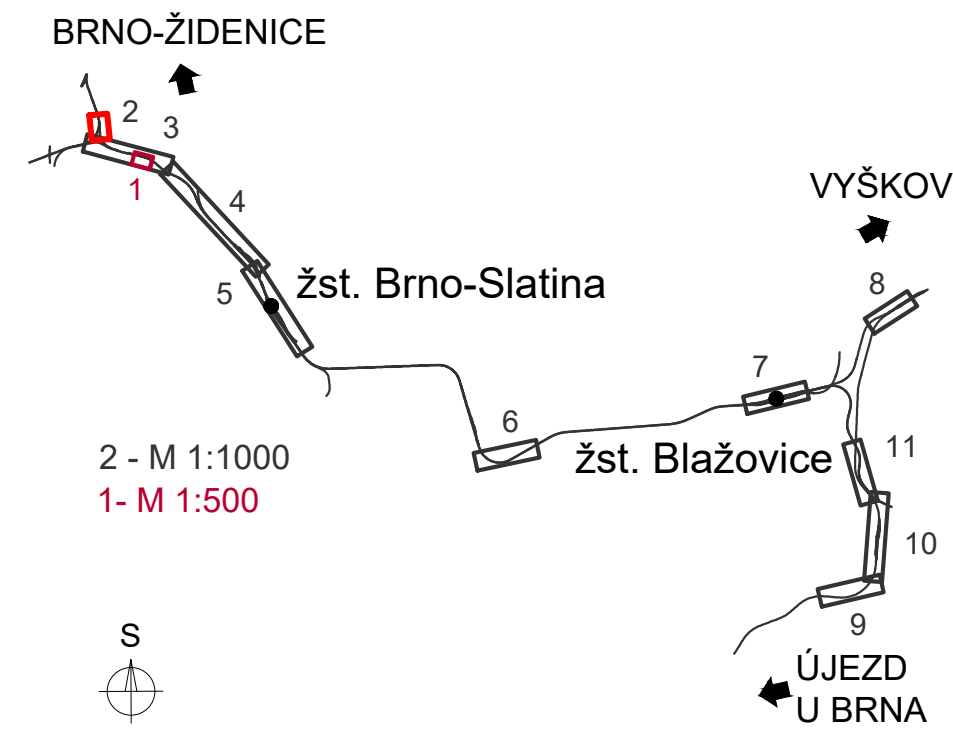

		EVROPSKÁ UNIE Evropské strukturální a investiční fondy Operační program Doprava				Ministerstvo dopravy Státní fond dopravní infrastruktury	
Jiná ověření:				Paré:			
Orientační schéma:				Razítko oprávněné osoby:			
Revize:		Datum:		Popis:		Kontroloval:	
000		30.01.2023		Definitivní odevzdání dokumentace		Ing. Jan Zářecký	
Stavebník/Investor:				Správa železnic, státní organizace			
Adresa:				Dlážděná 1003/7, 110 00 Praha 1			
Zástupce investora:				Stavební správa východ			
Adresa:				Nerudova 773/1, 779 00 Olomouc			
Zhotovitel díla:				SUDOP Brno, spol. s r.o.			
Adresa:				Kounicova 688/26, 611 36 Brno			
Kontakt:				T: +420 972 625 804 E: sudop@sudop-brno.cz			
Zhotovitel objektu:				SUDOP Brno, spol. s r.o.			
Adresa:				Kounicova 688/26, 611 36 Brno			
Kontakt:				T: +420 972 625 804 E: sudop@sudop-brno.cz			
Hlavní projektant (HIP):				Ing. Jan Zářecký		Specialista: Ing. Jan Zářecký	
Název stavby/akce:		Výstavba uzlové trakční napájecí stanice Brno-Černovice				Označení investora: S621500946	
Název části:		Situace stávajících inženýrských sítí				Označení zhotovitele: 16052-01-0817	
Název objektu/díle části:						Označení části: C.4.1	
Název přílohy:		t.ú. Brno-Židenice - Brno-Černovice				Označení objektu/komplexu:	
Název díle části přílohy:						Číslo přílohy: 2	
Odpovědný projektant:		Zpracovatel přílohy:		Měřítko: 1:1000		Stupeň dokumentace: DÚR	
Ing. Jan Zářecký		Milan Břiza		Formáty: 4 x A4			
Kraj:		Katastrální území:		TUDU:		Smluvní datum zpracování: 30.01.2023	
Jihomoravský		Židenice					
Označení investora: S 6 2 1 5 0 0 9 4 6 - D U R X - C 4 1 X X - X X X X X X X X X X X X - 2 - 0 0 0 - 0 0 0							