



- ROZVOD TOPNÉ VODY, MATERIÁL MĚĎ, V PODLAŽE BUDE ISOLOVÁNO NÁVLEKOVOU ISOLACÍ
- ROZVOD VRATNÉ VODY, MATERIÁL MĚĎ, V PODLAŽE BUDE ISOLOVÁNO NÁVLEKOVOU ISOLACÍ
- OTOPNÉ TĚLESO DESKOVÉ OCELOVÉ, PŘIPOJENÍ TOPNÉ A VRATNÉ VODY Z BOČNÍ STRANY OTOPENÉHO TĚLESA, VÝVOD ROZVODU ZE STĚNY
- OT BUDE VYBÝVENO TERMOSTATICKOU HLAVICÍ S VYSOKOU ODOLNOSTÍ (ANTIVANDAL)

- PŘED ZAHÁJENÍM PRACÍ BUDE PROVĚŘENO POLOHOPISNÉ I VÝŠKOVÉ UMÍSTĚNÍ NAPOJOVACÍCH BODŮ A BUDE PROVEDENA OPĚTOVNÁ KOORDINACE SE VŠEMI OSTATNÍMI PROFESEMI A PŘI ZJIŠTĚNÉM NESOULADU BUDE PŘED ZAHÁJENÍM MONTÁŽE PŘÍZVÁN PROJEKTANT!
- OTOPNÁ TĚLESA BUDOU OSAZENY A PŘIPOJENY DLE POKYNŮ A MONTÁŽNÍCH PŘEDPISŮ JEJICH DODAVATELE.
- PŘED JAKÝMKOLIV ZÁSAHEM DO STÁVAJÍCÍCH ROZVODŮ MUSÍ BÝT PROVEDENY SONDY A PROVĚŘENA TRASA, ZDA BUDE DOTČENÁ ČÁST ROZVODŮ VODY FUNKČNÍ.
- VEŠKERÉ ROZVODY POTRUBÍ V KONSTRUKCÍCH MUSÍ BÝT TEPELNĚ IZOLOVÁNY DLE VYHL. Č.193/2007 SB.
- PRO VNITŘNÍ ROZVODY VEDENÉ V PODLAHÁCH, STĚNÁCH, PŘEDSTĚNÁCH I POD STROPY BUDOU POUŽITO MĚŘENÉ POTRUBÍ A TO VČETNĚ TYPOVÉHO PŘÍSLUŠENSTVÍ, PODPĚR, ZÁVĚSŮ A ÚCHYTŮ.
- ROZVODY BUDOU VŽDY PROVEDENY TAK, ABY BYLA UMOŽNĚNA JEJICH DILATACE VČETNĚ TYPOVÉHO PŘÍSLUŠENSTVÍ PEVNÝCH BODŮ A KLIZNÝCH PODPĚR.

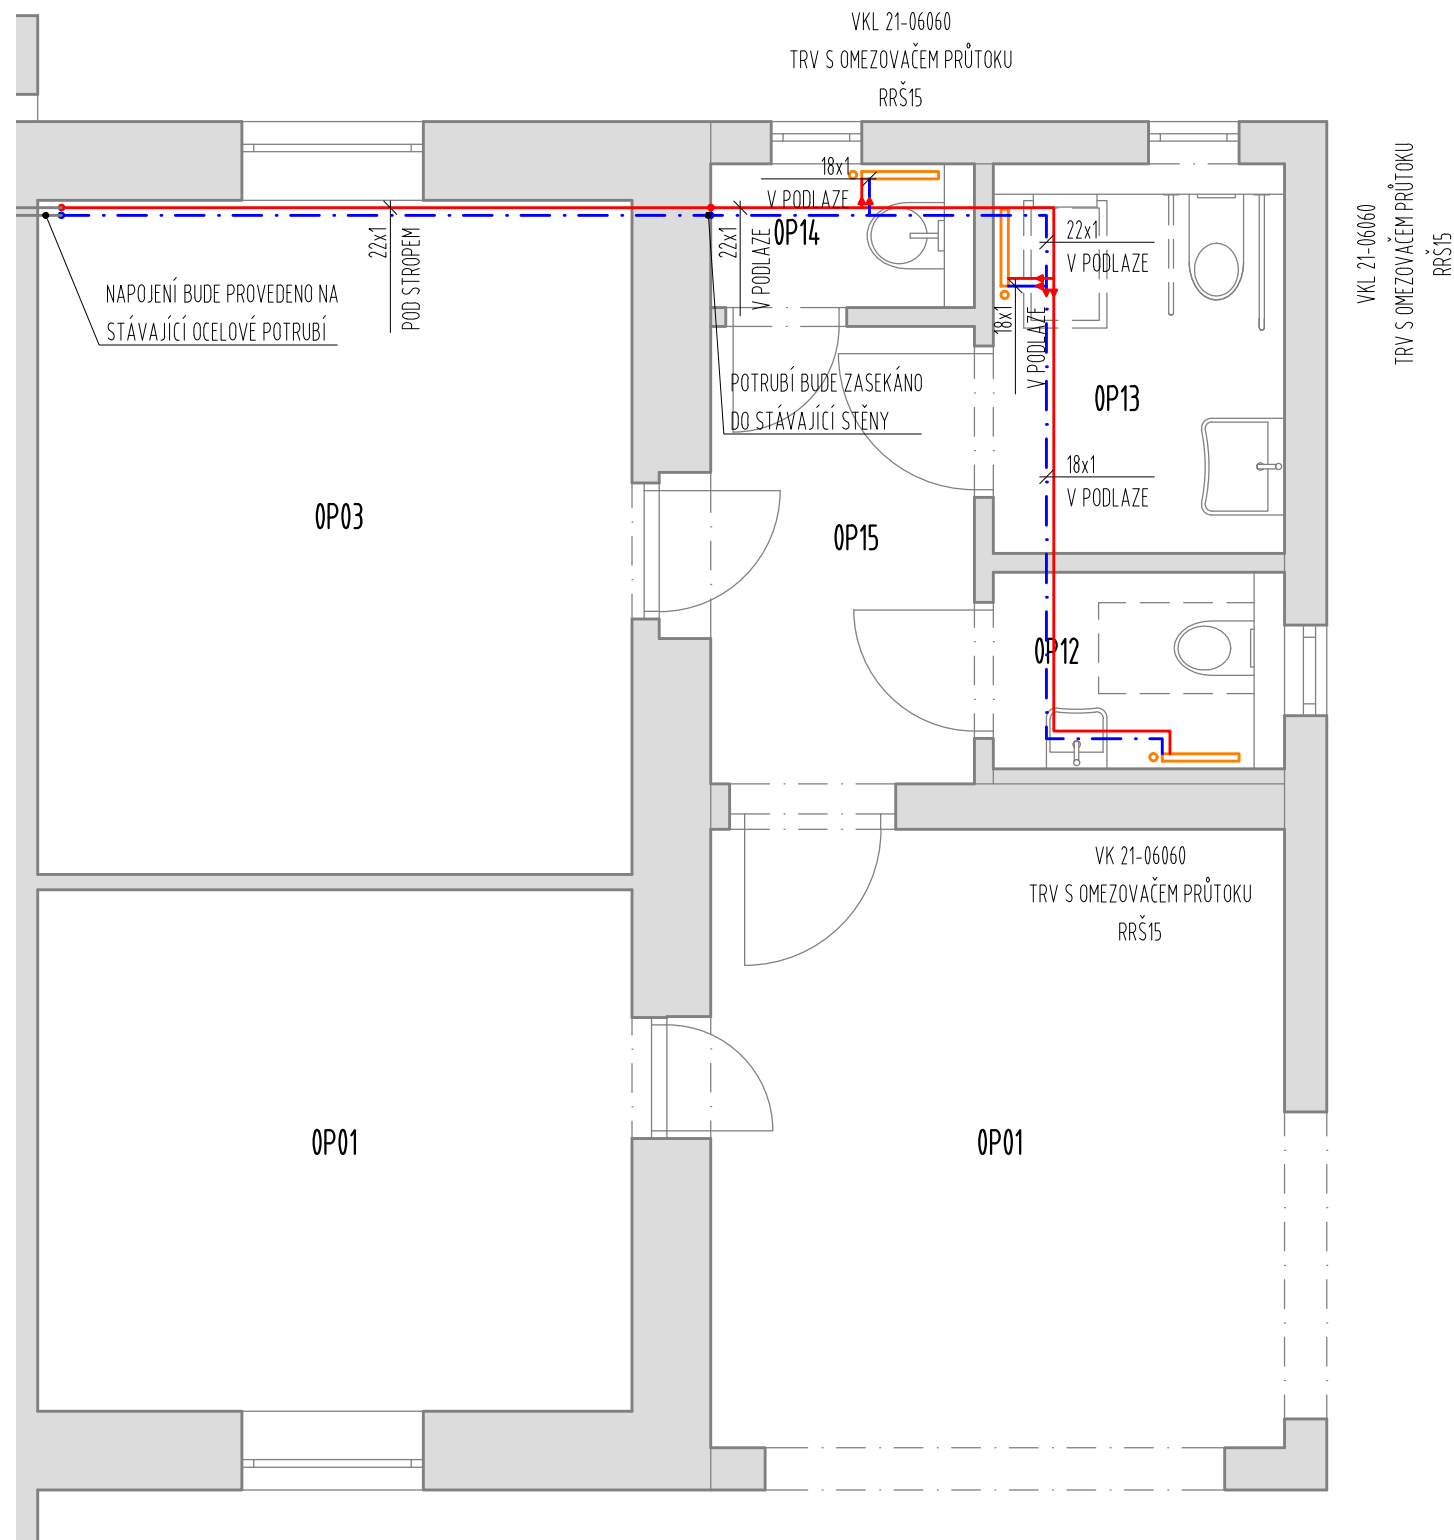

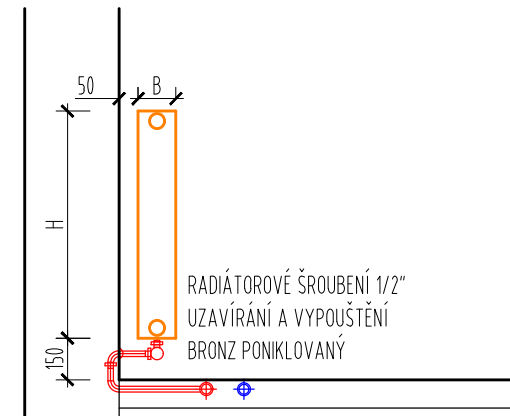

Paré:

Razítko oprávněné osoby:

Podpis: _____ Datum: _____

Revize:	Datum:	Popis:	Kontroloval:

Stavebník/Investor:	Správa železnic, státní organizace	
Adresa:	Dlážděná 1003/7, 110 00 Praha 1	
Zástupce investora:	Stavební správa východ	
Adresa:	Nerudova 773/01, 779 00 Olomouc	

Zhotovitel díla:	Správa železnic, státní organizace	 SPRÁVA ŽELEZNIC
Adresa:	Markéty Kuncové 990/12, 615 00 Brno	
Kontakt:	T: +420 972 235 830 E: O09sek@spravazeleznic.cz	

Zhotovitel části/objektu:	Správa železnic, státní organizace	 SPRÁVA ŽELEZNIC
Adresa:	Markéty Kuncové 990/12, 615 00 Brno	
Kontakt:	T: +420 972 235 830 E: O09sek@spravazeleznic.cz	

Název stavby/akce:	Rekonstrukce hygienického zázemí v žst Jilemnice, Dolní Lipka, Častolovice, Hronov, Malé Svatoňovice		Označení investora: S622200116
			Zakázka: -
Název části:	Pozemní objekty budov		Označení části: D.2.2.1
Název objektu/díleč části:	ŽST Jilemnice, hygienické zázemí - Etapa 1		Označení objektu/komplexu: SO 11-71-01.45
Název přílohy:	Zařízení pro vytápění budov		Číslo přílohy (typ/pořadí): 2. 001
Název díleč části přílohy:	Půdorys 1.NP		
Odpovědný projektant: Ing. Miroslav Revaj	Zpracovatel přílohy: Bc. Zdeněk Vejmelka	Měřítko: 1:50 Formáty: 630x297	Stupeň dokumentace: DUSP
Kraj: Liberecký	Katastrální území: Jilemnice [659959]	TUDU: -	Smluvní datum zpracování: 23.11.2023

Označení investora:													Stupeň dokumentace: Část:													Objekt:													Podobojekt:													Příloha:													Revize:												
S	6	2	2	2	2	0	0	1	1	6	-	D	U	S	P	-	D	2	2	1	X	-	S	O	1	1	7	1	0	1	-	4	5	-	2	-	0	0	1	-	0	0	0																																		
[Prostor pro další informace]																																																																													