



PŮDORYS

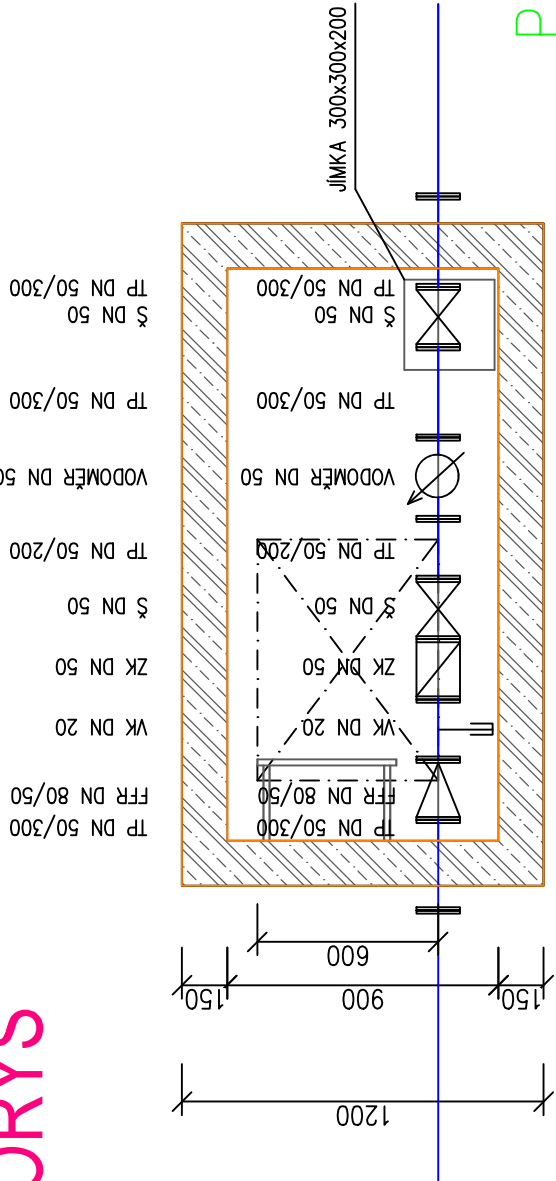

POZNÁMKA

- ŠACHTA MUSÍ BYT PROVEDENA Z VODOSTAVEBNÍHO BETONU
- POUŽITÝ ŽEBŘÍK MUSÍ BYT Z NEKORODUJÍCÍHO MATERIÁLU
- DNO ŠACHTY MUSÍ BYT SPÁDOVÁNO 3 % OD VSTUPU K ZÁCHYTNÉ JIMCE
- POKLOP ŠACHTY MUSÍ BYT UZAMÝKATELNÝ

ŘEZ

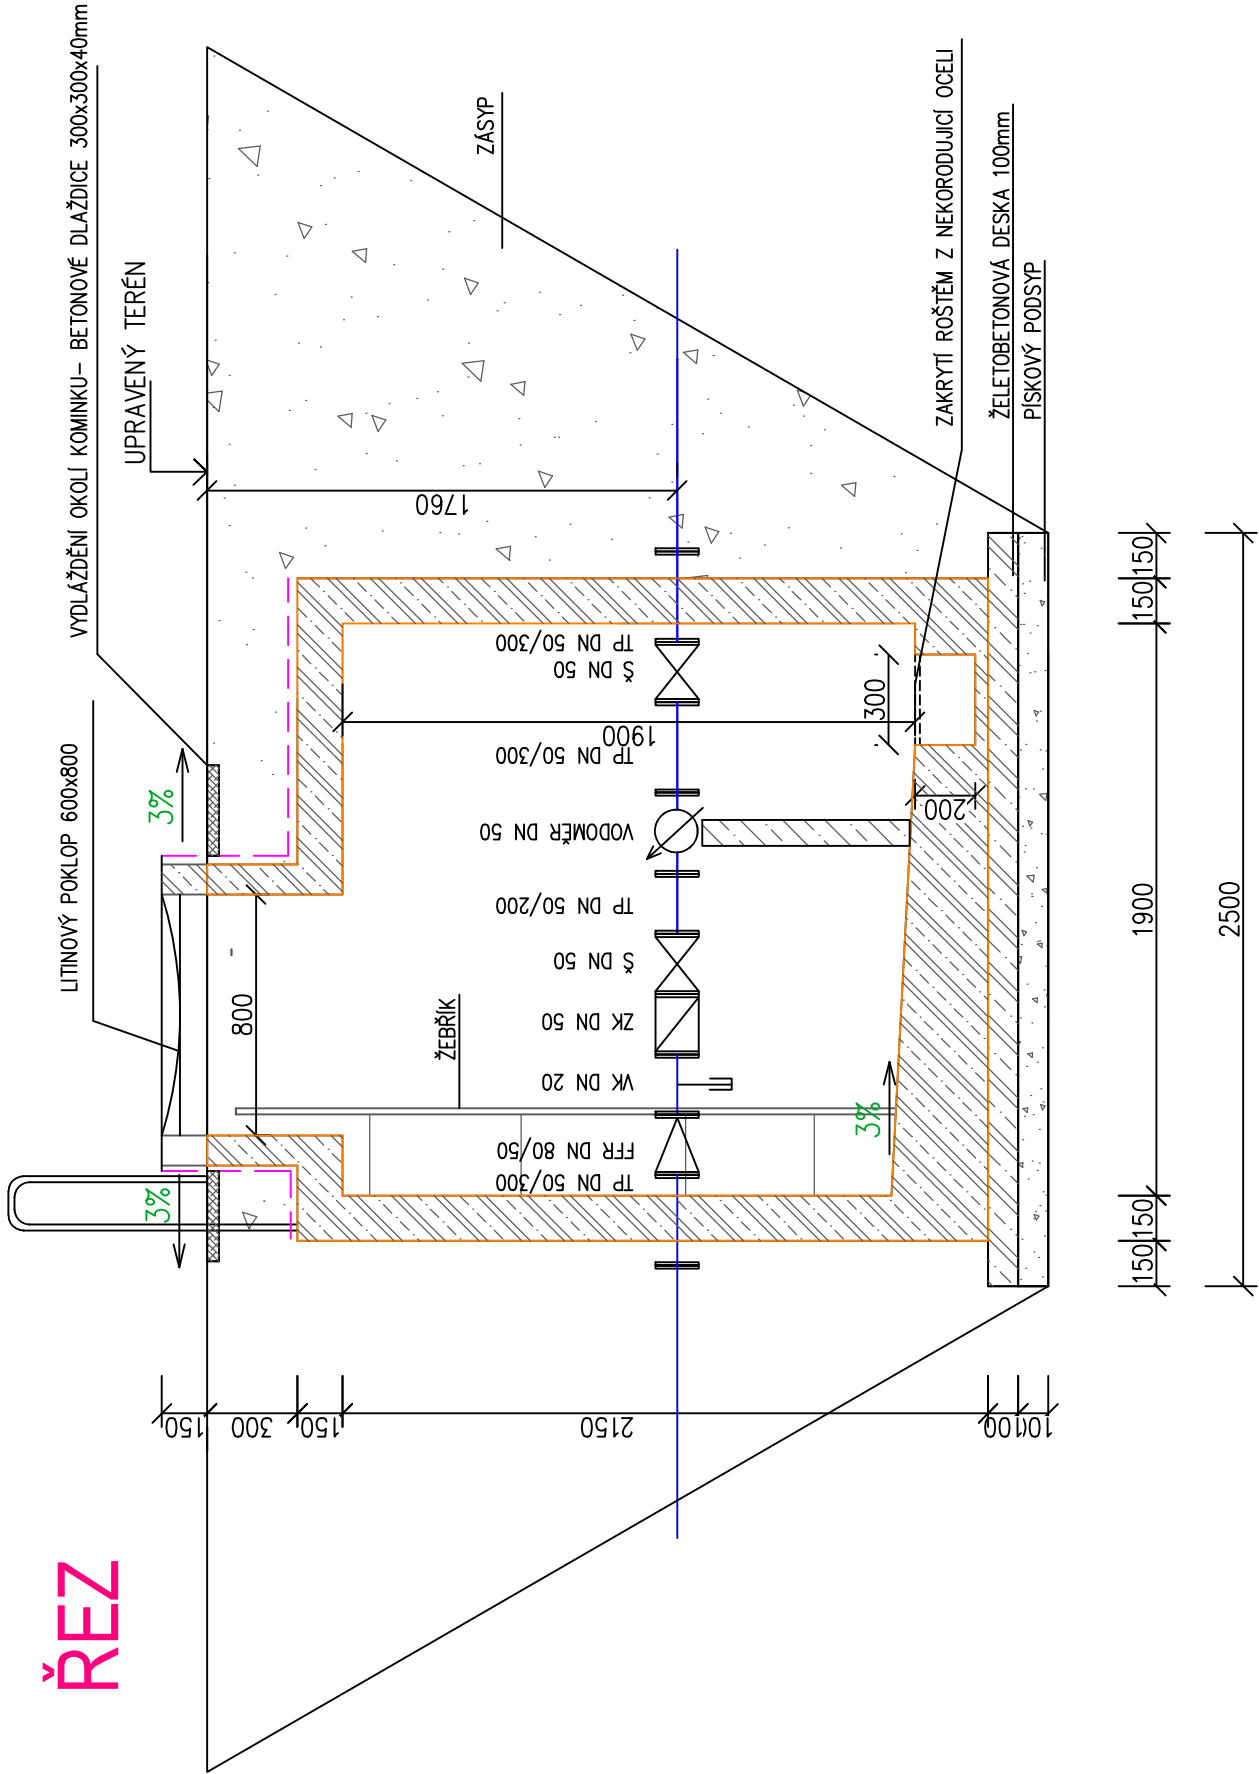

<div></div> <div>EVROPSKÁ UNIE Evropské strukturální a investiční fondy Operační program Doprava</div>		<div></div> <div>Ministerstvo dopravy Státní fond dopravní infrastruktury</div>	
Orientační schéma:			
Razítko oprávněné osoby:			
Podpis:		Datum:	
Revize:	Datum:	Popis:	Kontroloval:
[000]	30.09.2021	Odevzdání dokumentace k připomínkovému řízení investora	
[001]	31.01.2022	Odevzdání dokumentace po připomínkovém řízení investora	
Stavebník/Investor:		Správa železnic, státní organizace	
Adresa:		Dlážděná 1003/7, 110 00 Praha 1	
Zástupce investora:		Stavební správa východ	
Adresa:		Nerudova 1, 779 00 Olomouc	
Generální projektant:		MR Design CZ, s.r.o.,	
Adresa:		Nábřeží SPB 457/30, 708 00 Ostrava – Poruba	
Kontakt:		T: +420 605 258 711 E: roman@mrdesign.cz	
Projektant profese:		Lenka Jerakasová-projekce TZB	
Adresa:		Záhumnění 2226/82, 708 00 Ostrava – Poruba	
Kontakt:		T: +420 603 767 309 E: jerakasova@volny.cz	
Hlavní projektant (HIP):		Specialista:	
Ing. Roman Diehel		Lenka Jerakasová	
Odpovědný projektant:		Zpracovatel:	
Lenka Jerakasová		Lenka Jerakasová	
Název stavby/akce:		Výstavba areálu HZS Přerov	
		Označení (S-kód): S621500616	
		Označení zhotovitele: HZS Přerov	
Název části:		D2.1.3.4 - Vnitřní areálový vodovod	
Název objektu:		IO 03.04- VNITŘNÍ AREÁLOVÝ VODOVOD	
Název přílohy:		VODOMĚRNÁ ŠACHTICE VŠ 3	
Název dílčí části přílohy:		Číslo přílohy: 411	
Kraj:		katastrální území: TUDU:	
Olomoucký		Přerov [511382] [ číslo TUDU]	
Stupeň dokumentace:		Datum zpracování:	
DUSP, PDPS		04/2023	
		Formáty: 6 x A4	
		Měřítko: 1:25	