


LEGENDA


- OBVYS SO-NADZEMNÍ ČÁST
- KATASTRÁLNÍ MAPA
- HRANICE DRÁHY
- ZABORY DOČASNÉ
- OCHRANNÉ PÁSMO METRA
- OCHRANNÉ PÁSMO TRAMVAJÍ

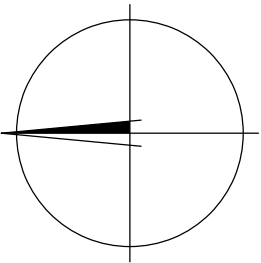

SOUVISEJÍCÍ OBJEKTY

- SO 22-71-01/SO 22-71-02 - VJ JÍŽNÍ KŘÍDLO/CENTRÁLNÍ ČÁST
- SO 22-12-01 - ÚPRAVA HRANY 1. NÁSTUPIŠTĚ
- REKONSTRUKCE ŽST PRAHA-SMÍCHOV
- VÝSTAVBA LÁVKY V ŽST PRAHA-SMÍCHOV
- REKONSTRUKCE ŽST PRAHA-SMÍCHOV
- STAVĚBNÍ ÚPRAVY SEVERNÍHO KŘÍDLA
- TERMINÁL SMÍCHOVSKÉ NÁDRAŽÍ
- SO 22-79-01 - PRVKY DROBNÉ ARCHITEKTURY

Orientační schéma:

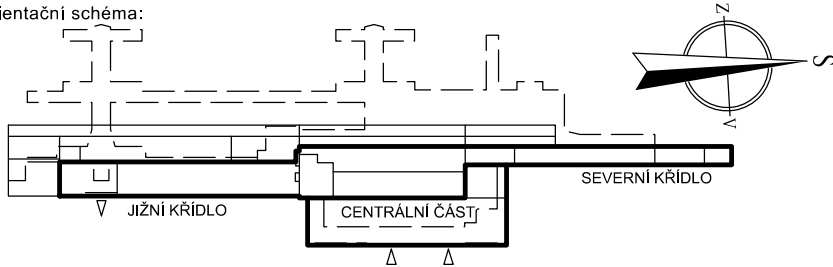

Paré:

Razítko oprávněné osoby:

Revize:	Datum:	Popis:	Podpis:	Datum:	Kontroloval:

<b>Stavebník / investor:</b>	<b>Správa železnic, státní organizace</b>
Adresa:	Dlážděná 1003/7, 110 00 Praha 1
Zástupce investora:	Stavební správa západ
Adresa:	Sokolovská 278/1955, 190 00 Praha 9



<b>Zhotovitel díla:</b>	<b>SUDOP PRAHA a. s.</b>
Adresa:	Olšanská 1a, 130 00 Praha 3
Kontakt:	T: +420 267 094 111 E: praha@sudop.cz
<b>Zhotovitel části / objektu:</b>	<b>SUDOP PRAHA a. s.</b>
Adresa:	Olšanská 1a, 130 00 Praha 3
Kontakt:	T: +420 267 094 111 E: praha@sudop.cz
Hlavní projektant (HIP):	Jan Čada
Specialista:	-



<b>Název stavby / akce:</b>	<b>REKONSTRUKCE VÝPRAVNÍ BUDOVY V ŽST. PRAHA -SMÍCHOV</b>	Označení (S-kód): <b>S631700105</b>
Název části:	Kabelovody, kolektory	Zakázka: <b>21-201.206</b>
Název objektu:	Kabelovod v 1. nástupišti	Označení části: <b>D.2.1.9</b>
Název přílohy:	Situace	Číslo objektu / komplexu: <b>SO 22-60-01</b>
Název dílčí části přílohy:	-	Číslo přílohy: <b>2.001</b>
Odpovědný projektant:	Zpracovatel přílohy: Jan Čapek	Stupeň dokumentace: <b>DUR</b>
Kraj:	Katastrální území: viz textová část	Smluvní datum zpracování: <b>08/2022</b>
Praha	Měřítko: 1:500 Formát: xA4 TUDU: 1701	

S-kód:	Stupeň dokumentace:	Část:	Objekt:	Podobjekt:	Příloha:	Revize:
S631700105	DUR	X	D219X	SO226001	XX	2001000

DO KONTAKTU LZE UŽÍVAT POUZE VE SMYSLU PŘÍSLUŠNÉ SMLUVY O DÍLO, ŽÁDNÁ JEHO ČÁST NEMŮŽE BYT DÍLE ZAKONA 121/2000 SB., KOPÍROVÁNÍ NEBO JINÝM ZPŮSOBEM ROZŠÍŘOVÁNÍ BEZ SOUHLASU SUDOP PRAHA A.S.