



PŮDORYS ESKALÁTORŮ - CE01; CE02
ÚROVEŇ:
1.NP - 2.NP

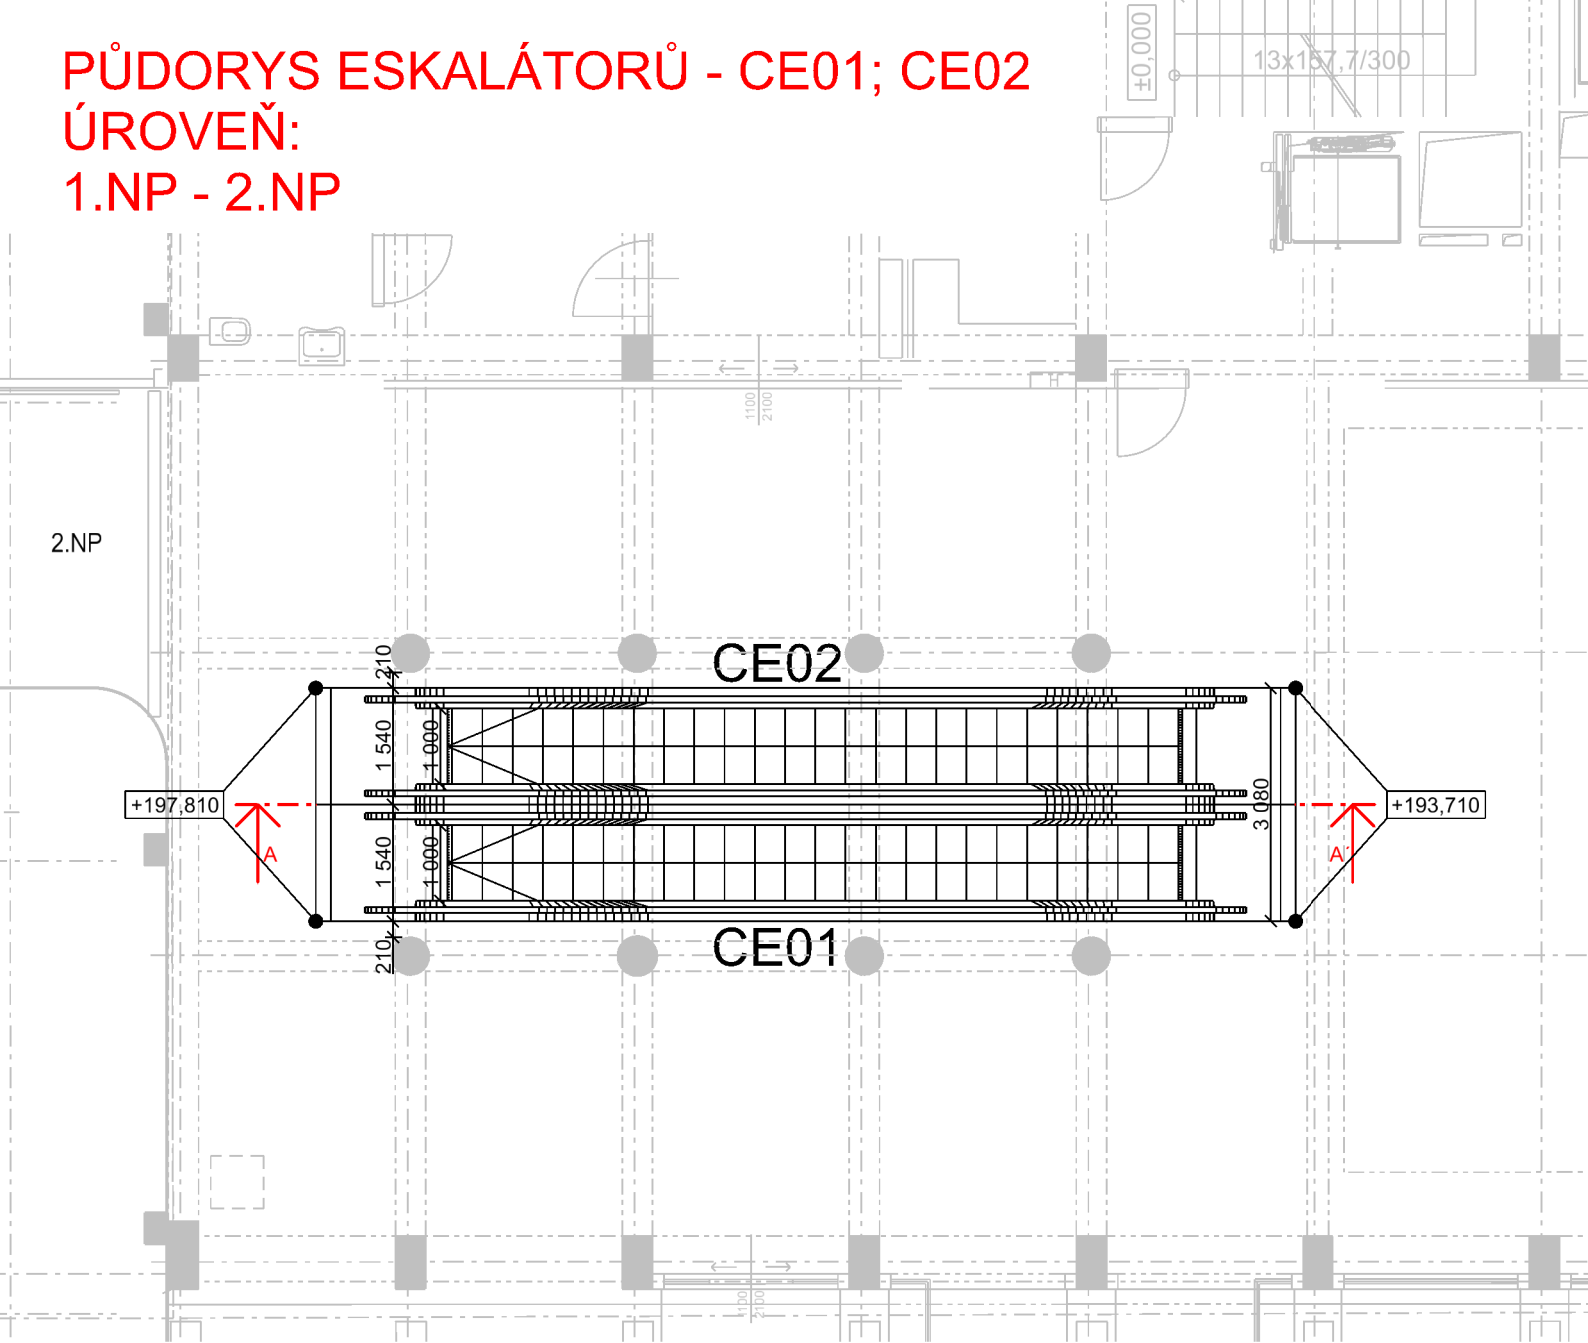

POZNÁMKA:

ESKALÁTORY BUDOU MÍT VYTÁPĚNÁ TĚLESA A MADLA (MIMO JE05A; JE05B)
BUDOU VYBAVENY VRATNÝMI (ODTLAČENÝMI) KOLY V MADLOVÝCH OBLOUCÍCH
SO 22-71-01 3g ZAŘÍZENÍ SILNOPROUDÉ ELEKTROTECHNIKY VČETNĚ OCHRANY
PŘED BLESKEM A PS 22-02-11 ÚPRAVA MÍSTNÍ KABELIZACE PŘIVEDENA VŽDY DO
SPODNÍ ÚROVNĚ ESKALÁTORŮ

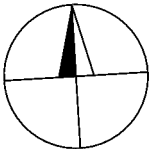

| | | | |
|----------------------------|-----------------------|---|---------------------------------------|
| Revize: | Datum: | Popis: | Kontroloval: |
| Název části: | | Osobní výtahy, schodišť. výtahy, nákl. výtahy, eskalátory | Označení části: D.1.4.1 |
| Název objektu: | | Eskalátory | Číslo objektu / komplexu: PS 22-04-21 |
| Název přílohy: | | PŮDORYSY - CE01; CE02 | Číslo přílohy: 006 |
| Název dílčí části přílohy: | | | |
| Odpovědný projektant: | | Zpracovatel přílohy: | Stupeň dokumentace: |
| Marek Vacek | | Marek Vacek | DŮR |
| Kraj: | | Měřítko: 1:100 | Smluvní datum zpracování: |
| Praha | | Formáty: 2xA4 | |
| | | TUDU: | 08/2022 |
| | | viz. textová část | |
| S-kód: | Stupeň dokumentace: | Část: | Objekt: |
| S 6 3 1 7 0 0 1 0 5 | X D Ů R X X D 1 4 1 X | P S 2 2 0 4 2 1 | X X 2 0 0 6 0 0 0 |