



PŮDORYS ESKALÁTORU - JE01
ÚROVEŇ:
PODCHOD JIH - 2.NP/NÁSTUPIŠTĚ

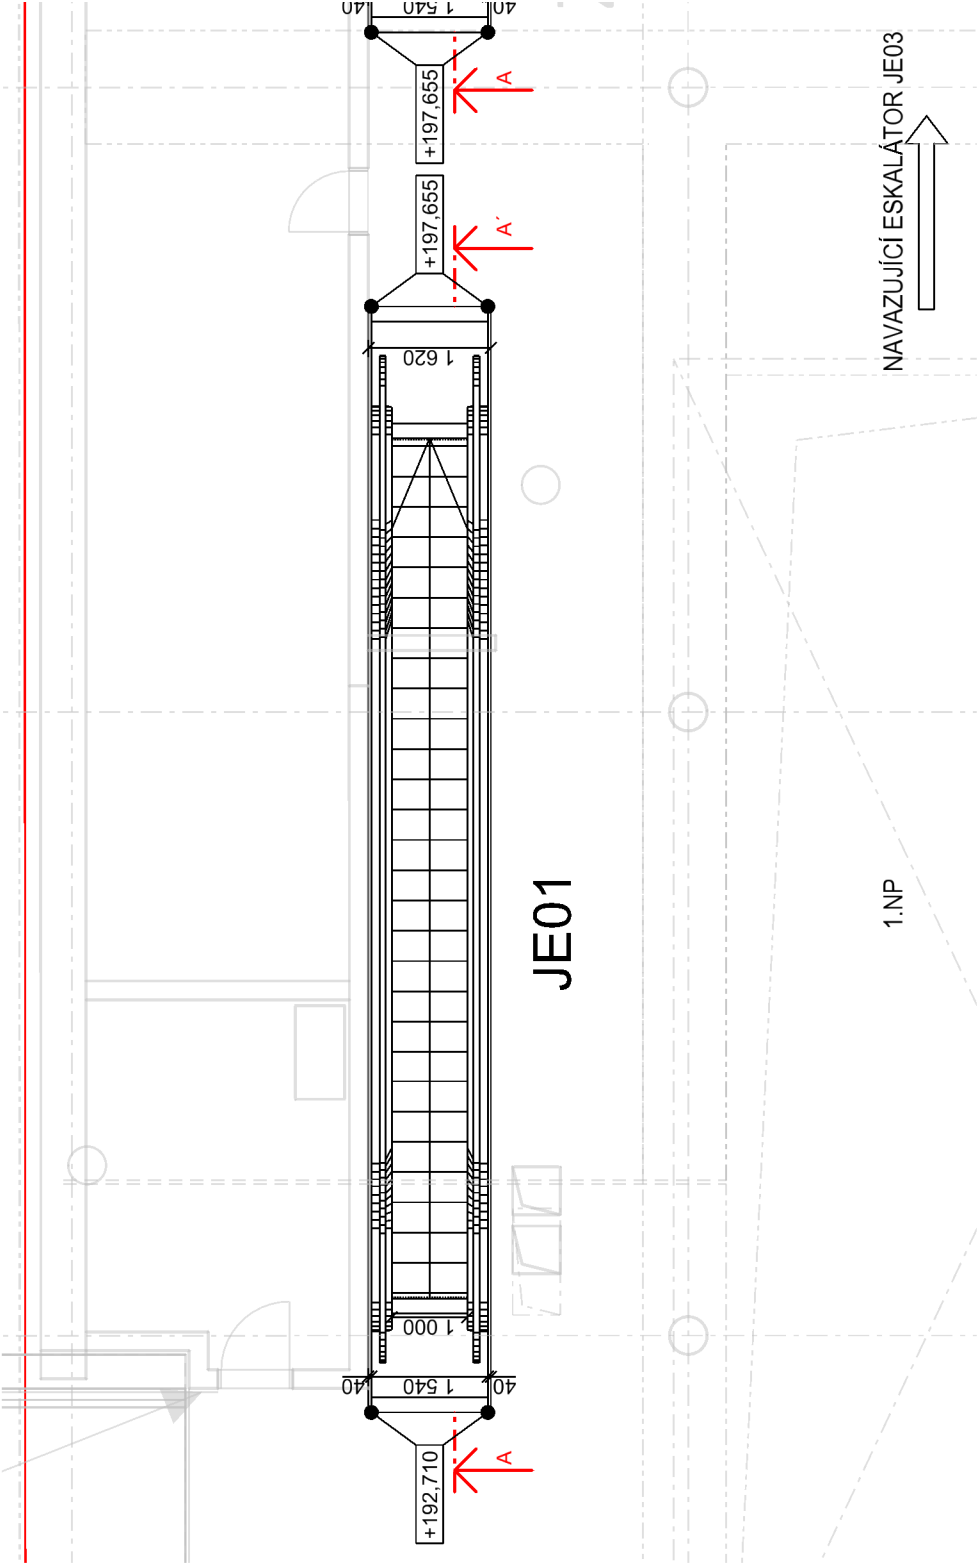


POZNÁMKA:
ESKALÁTORY BUDOU MÍT VYTÁPĚNÁ TĚLESA A MADLA
BUDOU VYBAVENY VRATNÝMI (ODTLAČENÝMI) KOLY V MADLOVÝCH OBLOUČÍCH
SO 22-71-01 3g ZAŘÍZENÍ SILNOPROUDÉ ELEKTROTECHNIKY VČETNĚ OCHRANY
PŘED BLESKEM A PS 22-02-11 ÚPRAVA MÍSTNÍ KABELIZACE PŘIVEдена VŽDY DO
SPODNÍ ÚROVNĚ ESKALÁTORŮ

PŮDORYS ESKALÁTORU - JE03
ÚROVEŇ:
2.NP/NÁSTUPIŠTĚ - 3.NP

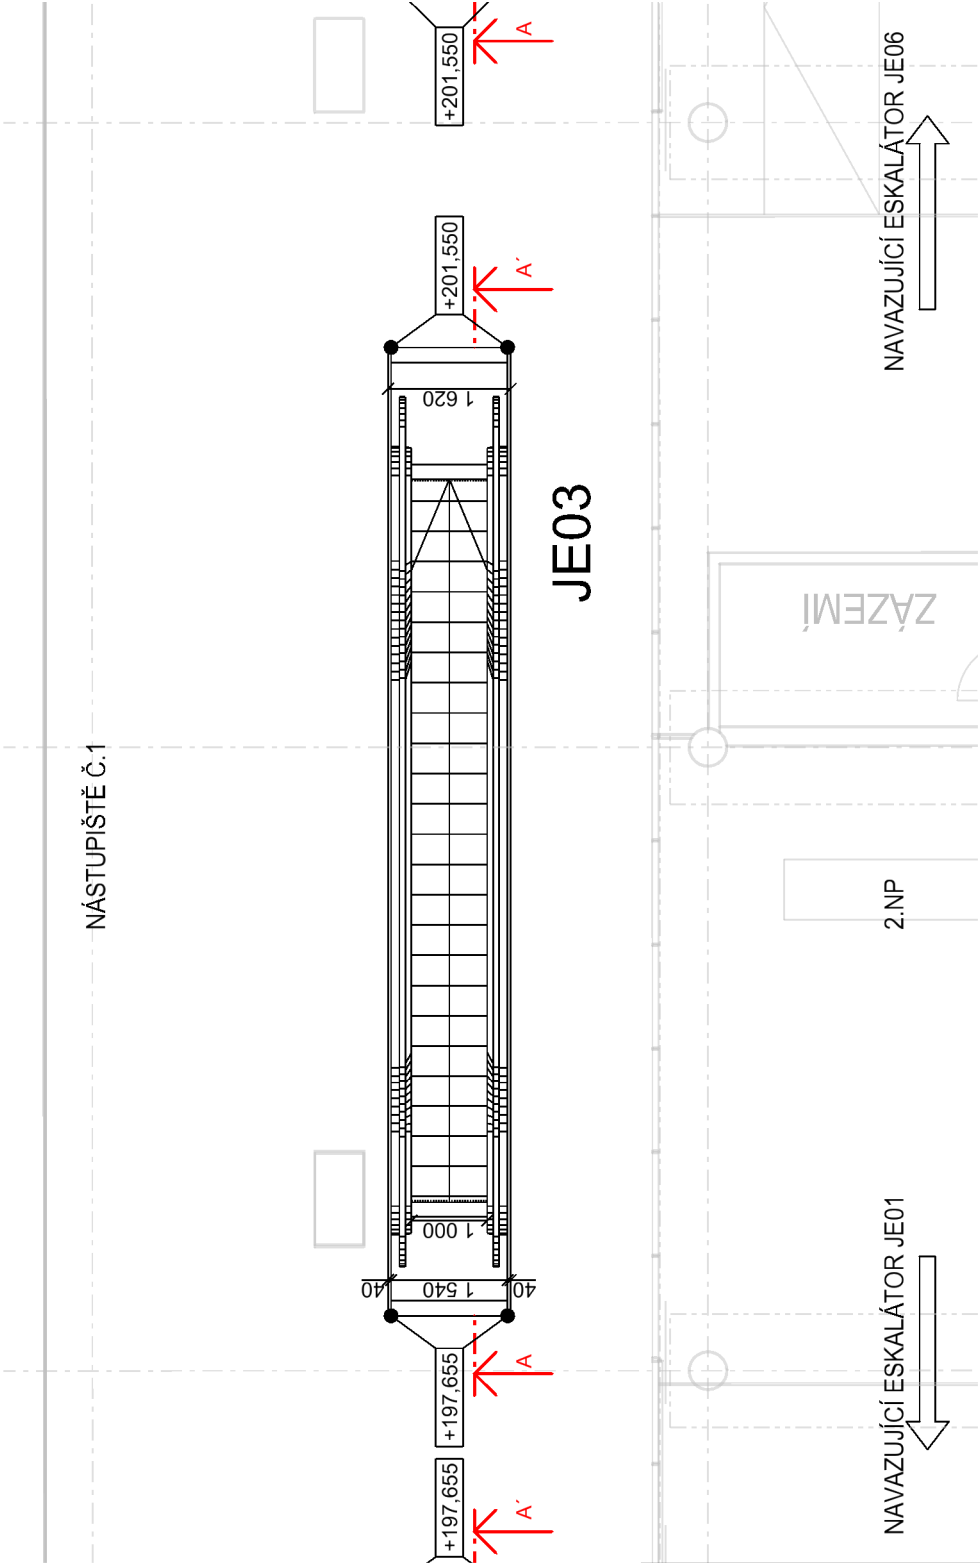

PŮDORYS ESKALÁTORU - JE06
ÚROVEŇ:
3.NP - 4.NP/PLATFORMA

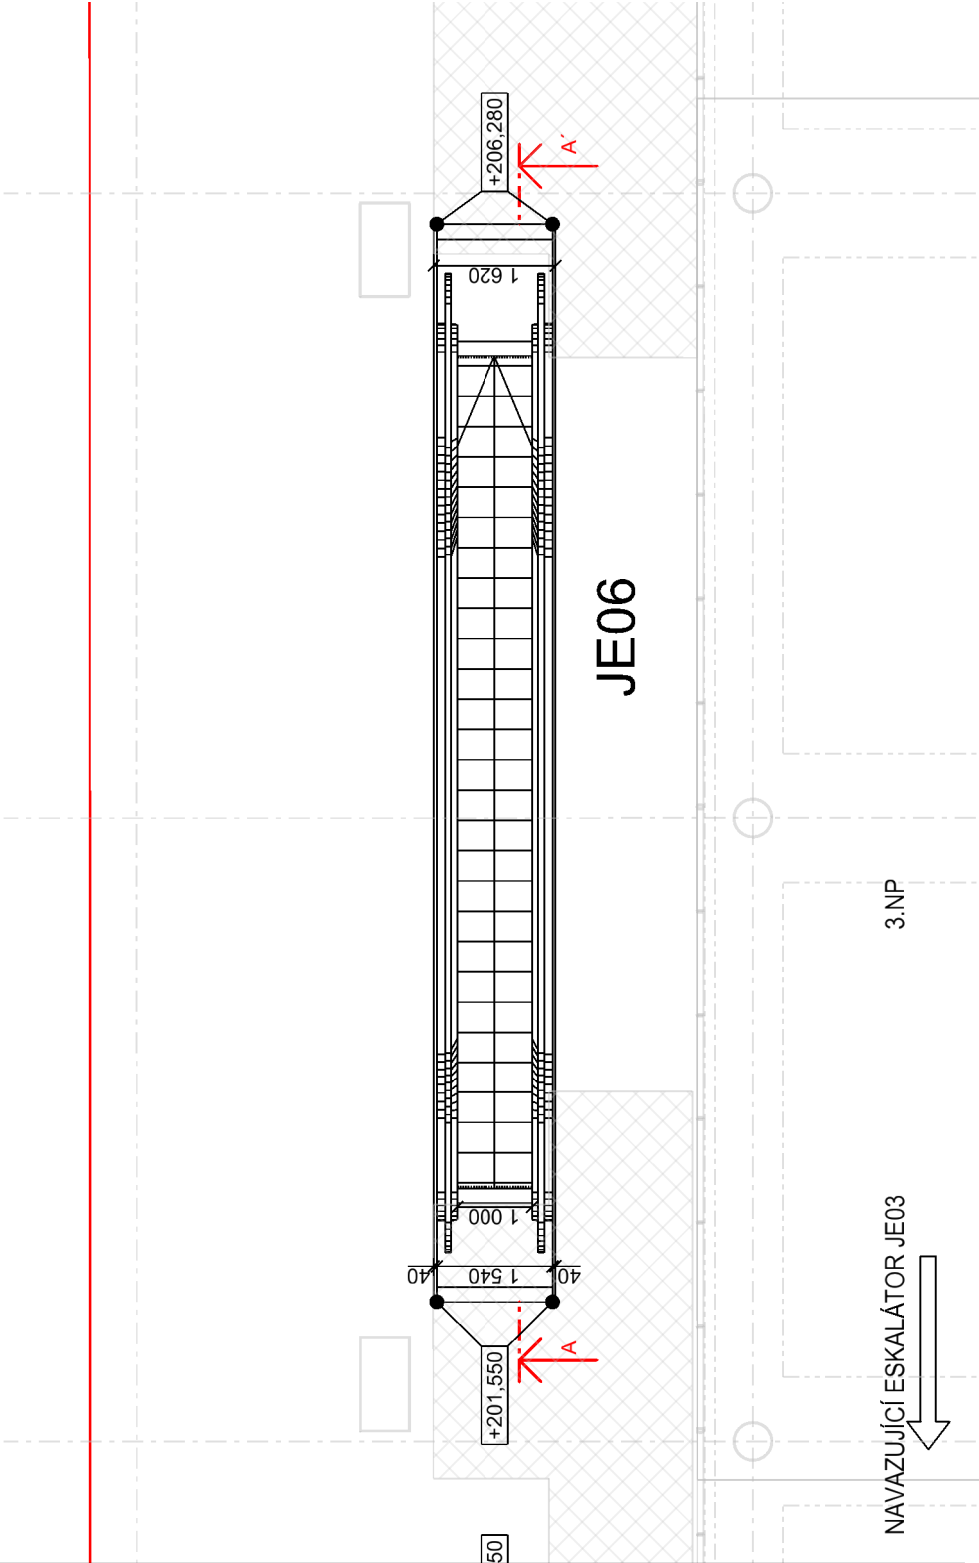

Revize:	Datum:	Popis:	Kontroloval:
Název části:	Osobní výtahy, schodišť, výtahy, nákl. výtahy, eskalátory		Označení části: D.1.4.1
Název objektu:	Eskalátory		Číslo objektu / komplexu: PS 22-04-21
Název přílohy:	PŮDORYSY - JE01; JE03; JE06		Číslo přílohy: 003
Název dílčí části přílohy:			Stupeň dokumentace: DŮR
Odpovědný projektant:	Zpracovatel přílohy:	Měřítko: 1:100	Smluvní datum zpracování: 08/2022
Marek Vacek	Marek Vacek	Formáty: 2xA4	
Kraj:	Katastrální území:	TUDU: 1701	
Praha	viz. textová část		
S-kód:	Stupeň dokumentace:	Část:	Objekt:
S 6 3 1 7 0 0 1 0 5	X D Ů R X X D 1 4 1 X	P S 2 2 0 4 2 1	X X 2 0 0 3 0 0 0