














Rekonstrukce zastávky | Lipová Lázně zastávka

SO 21 Lipová Lázně zast., nástupiště




 




 

# Situace

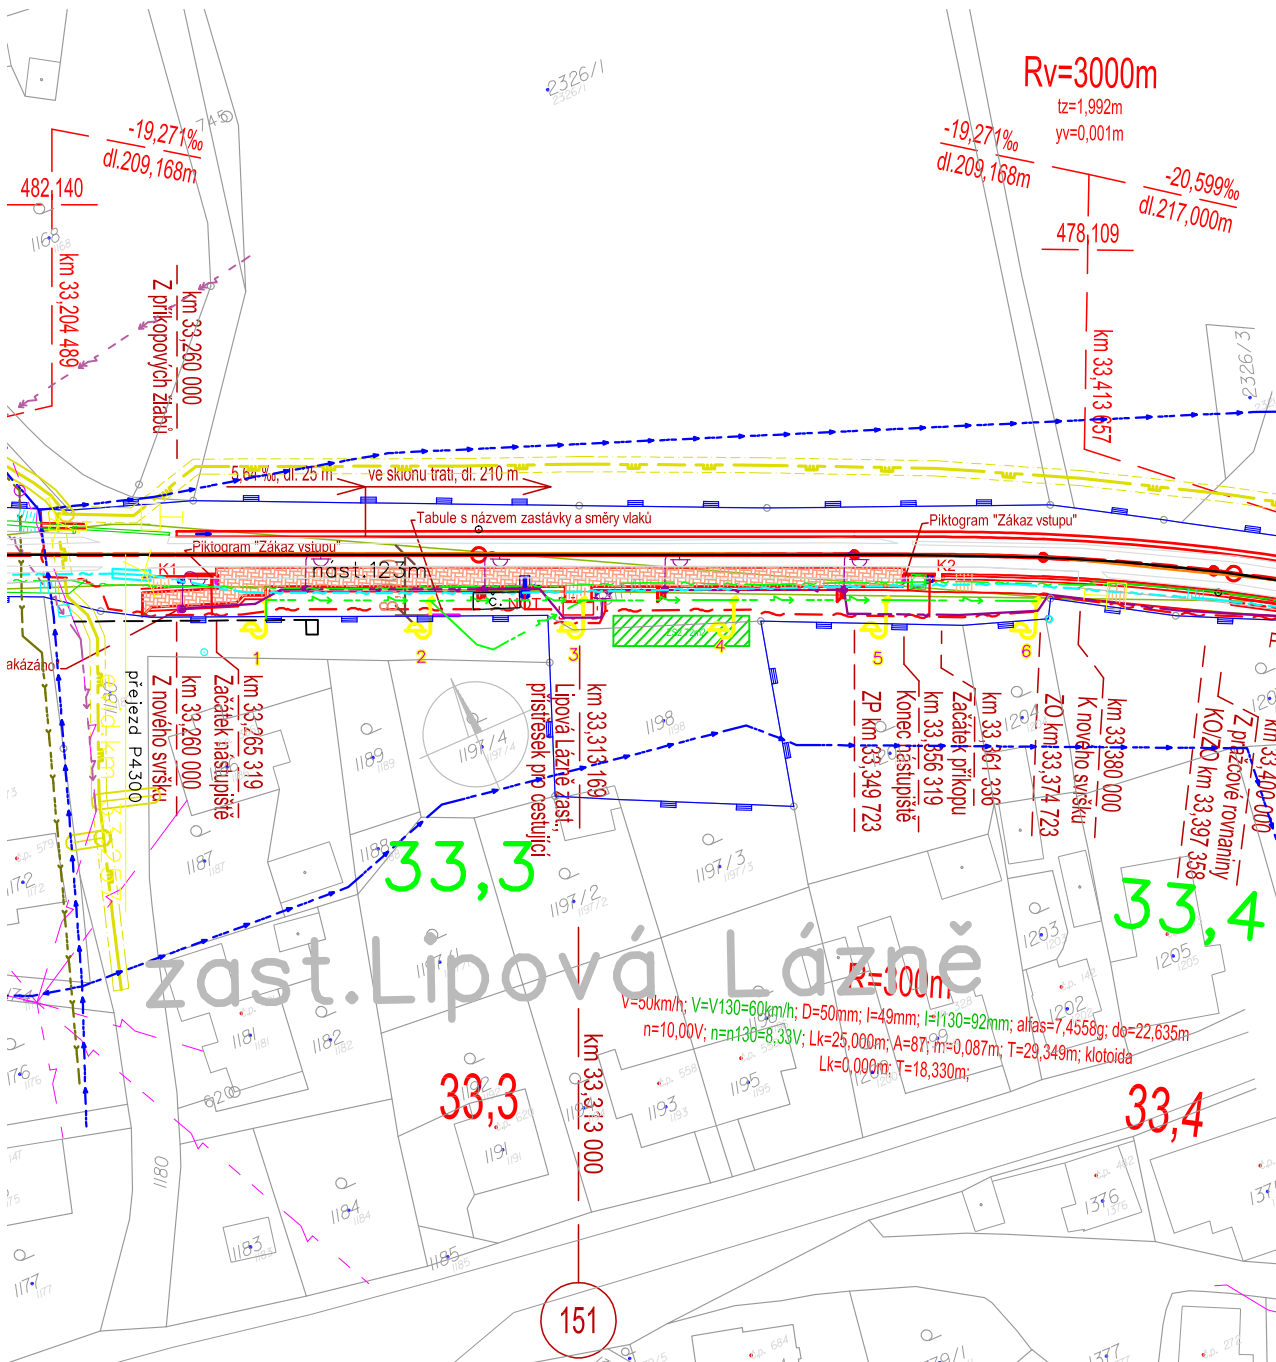
**M 1:1000**

## STÁVAJÍCÍ SÍTĚ

- |   |  |
|---|--|
|  | GasNet STL   |
|  | ČEZ D NN   |
|  | ČEZ D VN   |
|  | ČD Telematika původní  |
|  | CETIN Zaměřený průběh optického kabelu HDPE trubky<br>nebo souběh optického a metalického kabelu |
|  | CETIN Neprovozované sítě   |
|  | CETIN Nadzemní sítě  |
|  | CETIN Nezaměřený průběh metalického kabelu   |
|  | SŽDC ZZ SSZT   |
|  | SŽDC SEE NN  |
|  | SŽDC SEE (orientační zákres)   |
|  | VAK Jesenícka a.s. - vodovod (přibližná poloha)  |
|  | VAK Jesenícka a.s. - kanalizace (přibližná poloha)   |

## LEGENDA

- |  |  |
|--|--|
|  | Osa koleje, nový železniční svršek   |
|  | Osa koleje, pouze SVÚ  |
|  | Hranice drážního pozemku   |
|   | SO 21, Lipová Lázně zast., nástupiště  |
|  | Osvětlovací lampy, součásti SO 25 Lipová Lázně zast.,<br>úprava kabelových rozvodů a osvětlení |
|  | Silnoproud, součásti SO 25 Lipová Lázně zast.,<br>úprava kabelových rozvodů a osvětlení        |
|  | PS 21 Lipová Lázně zast., úprava sdělovací kabelizace SŽDC                                     |
|   | PS 22 Lipová Lázně zast., rozhlasové zařízení  |
|   | PS 24 Lipová Lázně zast., informační systém  |
|   | PS 25 Lipová Lázně zast., kamerový systém  |








			ČÍSLO SOUPRAVY:
	01/2022	ROZDĚLENÍ A AKTUALIZACE DOKUMENTACE	
REVIZE Č.	DATUM	ZMĚNA	



**EXPROJEKT s.r.o.**  
**Heršpická 758/13**  
**619 00 Brno**

tel.: +420 533 312 000  
E-mail: info@exprojekt.cz  
ID: dh84e85

OBJEDNATEL:		 Správa železnic, státní organizace Stavební správa východ, Nerudova 1, 779 00 Olomouc			
HLAVNÍ INŽENÝR PROJEKTU Ing. Jaroslav Šmíd 		ODPOVĚDNÝ PROJ. PS, SO Ing. Jaroslav Šmíd 	VYPRACOVAL Ing. Jaroslav Šmíd 	KONTROLOVAL Ing. Kateřina Peřinová 	
KRAJ: Olomoucký		POVĚŘENÝ MŮ: Lipová-lázně / k.ú. Dolní Lipová		STUPEŇ: DÚSP	
Rekonstrukce zastávky Lipová Lázně zastávka  SO 21 Lipová Lázně zast., nástupiště				ZAK. ČÍSLO 002-2019	
				MĚŘÍTKO 1:1000	POČET FORMÁTŮ 2 x A4
				DATUM: 01/2022	
Situace				ČÁST DOKUM. E.1.2.1	PŘÍLOHA 2