

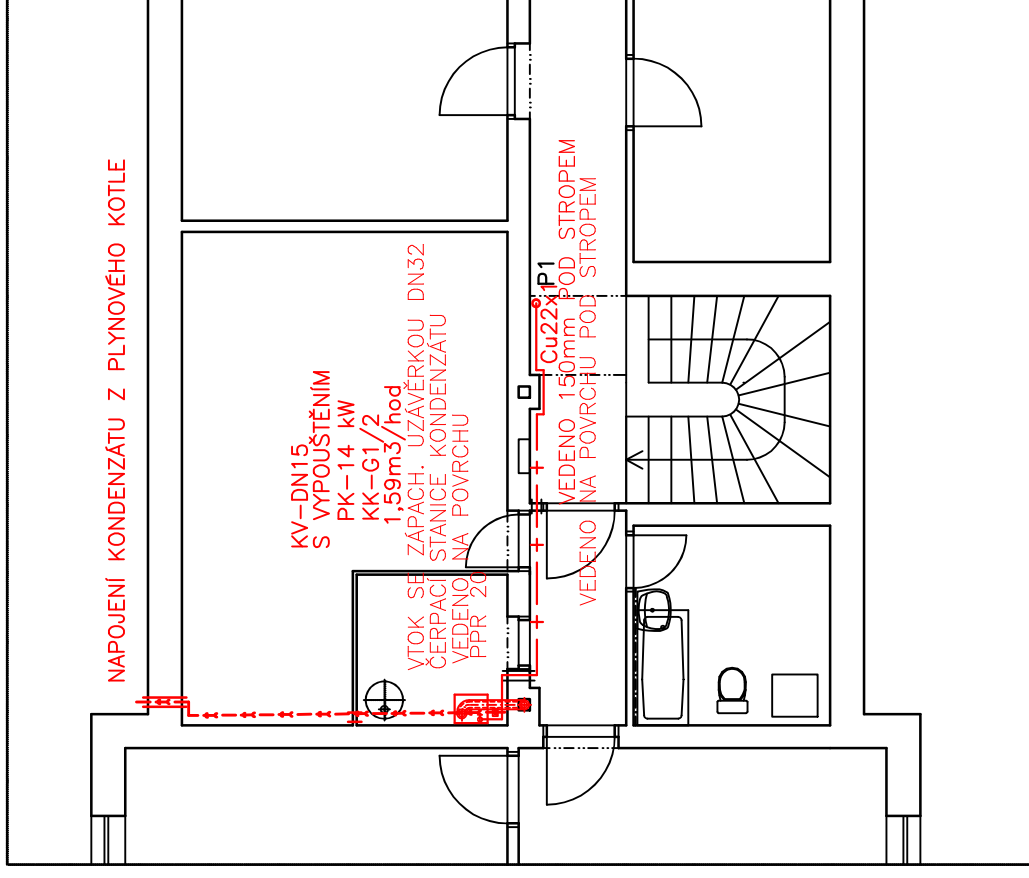


PŮDORYS 3.NP

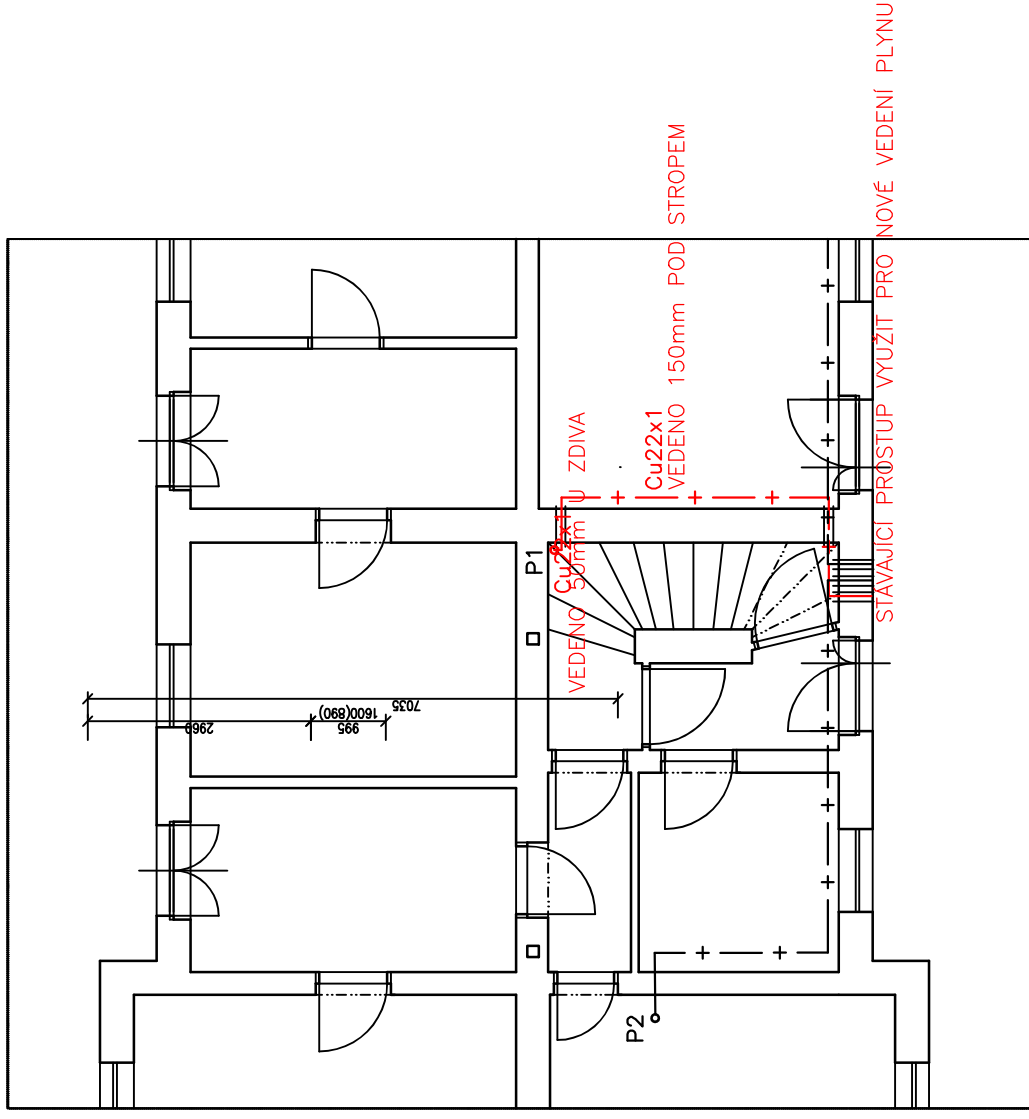

LEGENDA

PŮDORYS 2.NP

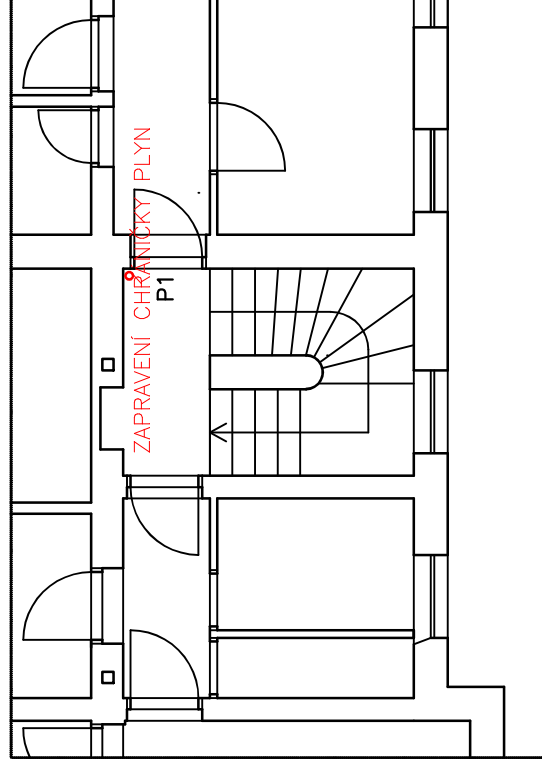


POZNÁMKA:

SPOTŘEBIČ V PROVEDENÍ C:

- 1) COPZ 80 001
- 2) ČSN 332000-7-701
- 3) TPG 704 01
- 4) PŘEDPISY VÝROBCE

ODTAH SPALIN A PŘISÁVÁNÍ Z PLYNOVÉHO KOTLE BUDE VVEDENO NAD STŘECHU

Název akce: OPRAVA VYTÁPĚNÍ BYTŮ VÝPRAVNÍ BUDOVY A OPRAVA VNITŘNÍCH POVRCHŮ BYTU V 2 NP V K.Ú. JEMNICE		Investor: <div></div> Správa železnic, státní organizace Oblastní ředitelství Brno Kounicova 26, 611 43 Brno			
Odpovědný projektant:	Ing. Tomáš Neugebauer	Datum:	10/ 2022	Zakázka č.:	SO-01
Výpracoval:	Ing. Tomáš Neugebauer	Formát:	2 x A4		
Stupeň dokumentace: Dokumentace pro STAVEBNÍ ŘÍZENÍ					
Obsah výkresu: PŮDORYS 3.NP ZTI - PLYNOINSTALACE PŮDORYS 3.NP ZTI - KANALIZACE		Měřítko 1:100		Č. výkresu: D 1.2.01	