




LEGENDA BAREVNÉHO ROZLIŠENÍ OBJEKTŮ:

- STÁVAJÍCÍ KOLEJE A JINÉ STÁVAJÍCÍ OBJEKTY
- KATASTRÁLNÍ MAPA
- NOVÉ KOLEJE, NÁSTUPÍŠTĚ, KOMUNIKACE A POZEMNÍ STAVBY
- KABELOVODY
- PROTILUKOVÉ STĚNY, IPO
- ODVODNĚNÍ KOLEJISTÉ
- PROVIZORNÍ OBJEKTY A TRASY
- SANACE MOSTNÍHO OBJEKTU
- TRAKČNÍ VEDENÍ, MOSTNÍ OBJEKTY, ODVODNĚNÍ KOMUNIKACÍ
- VODOVODY
- TEPLOVODY
- KANALIZACE
- PLYNOVODY
- ZABEZPEČOVACÍ ZAŘÍZENÍ
- SILNOPROUD
- SDĚLOVACÍ ZAŘÍZENÍ - NOVÉ
- SDĚLOVACÍ ZAŘÍZENÍ - STÁVAJÍCÍ CHRÁNIČKA
- HLAVNÍ KABELOVÁ TRASA
- ZAŘÍZENÍ STAVENÍŠTĚ
- BUDOVA S ČÍSLEM POPISNÝM - ÚPRAVY
- BUDOVA S ČÍSLEM POPISNÝM - DEMOLICE
- HRUBÉ TERÉNNÍ ÚPRAVY
- ENERGETICKÉ ROZVODY
- DEMOLICE A DEMONTÁŽE
- HRANICE KATASTRŮ
- DOPRAVNÍ TRASY
- HRANICE OBVODU DRÁHY - POZEMEK SŽ
- HRANICE OBVODU DRÁHY - POZEMEK ČD

LEGENDA STÁVAJÍCÍCH INŽENÝRSKÝCH SÍTÍ

- VODOVOD PITNÁ VODA
- VODOVOD UŽITKOVÁ VODA
- KANALIZACE
- KANALIZACE JEDNOTNÁ
- KANALIZACE DEŠŤOVÁ
- KANALIZACE SPLAŠKOVÁ
- KANALIZACE VÝTLAK
- NN KABELY
- NN NADZEMNÍ VEDENÍ
- VN KABELY
- VN NADZEMNÍ VEDENÍ
- VVN KABELY
- VVN NADZEMNÍ VEDENÍ
- NTL PLYNOVOD
- STL PLYNOVOD
- VTL PLYNOVOD
- SDĚLOVACÍ KABELY
- SDĚLOVACÍ NADZEMNÍ VEDENÍ
- RADIOVÉ SÍTĚ
- ZABEZPEČOVACÍ KABELY
- HORKOVOD
- PAROVOD
- TEPLOVOD

KLAD LISTŮ KOORDINAČNÍ SITUACE:

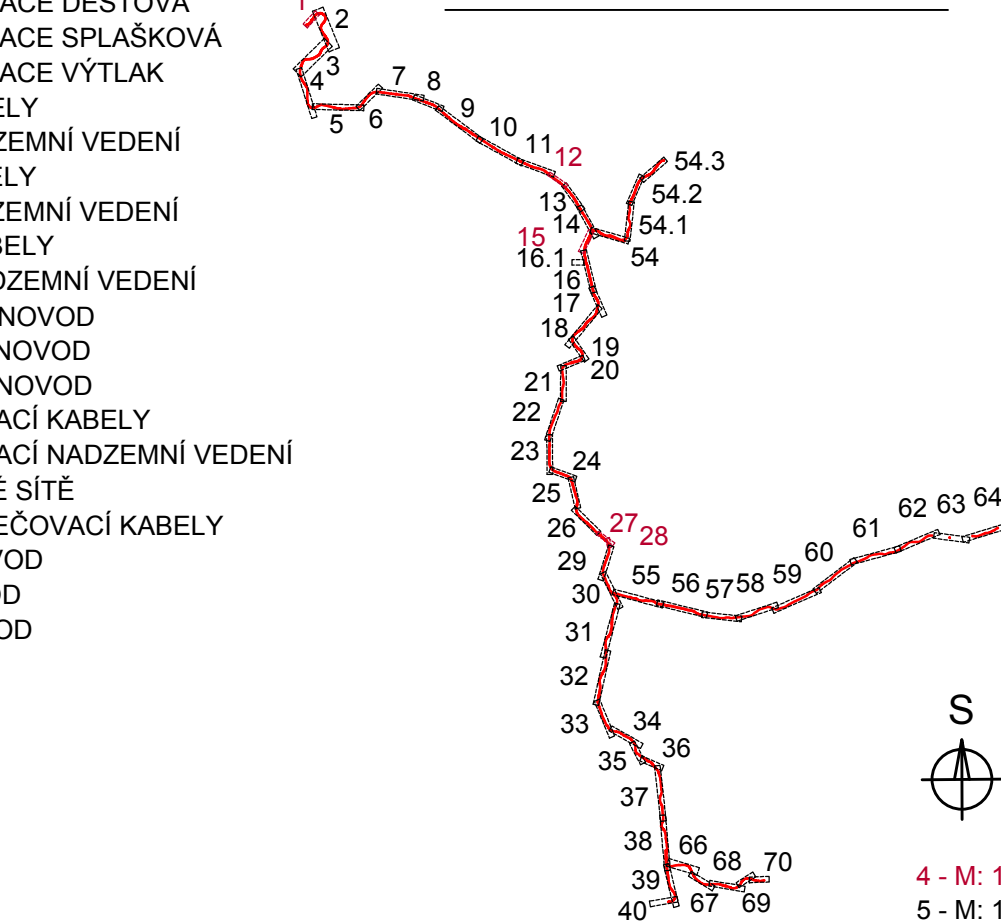

EVROPSKÁ UNIE  
Evropské strukturální a investiční fondy  
Operační program Doprava

Ministerstvo dopravy  
Státní fond dopravní infrastruktury

Jiná ověření:

Paré:

Orientační schéma:

Razítko oprávněné osoby:

Revize:

Datum:

Popis:

000

03.11.2023

Definitivní odevzdání dokumentace

Podpis:

Kontroloval:

Ing. Zdeněk Španěl

Stavebník/Investor:

Správa železnic, státní organizace

Adresa:

Dlážděná 1003/7, 110 00 Praha 1

Zástupce investora:

Stavební správa západ

Adresa:

Sokolovská 1955/278, 190 00 Praha 9

Zhotovitel díla:

Společnost SUBO-SigPro pro ZP+DÚR

Adresa:

Kounicova 688/26, 611 36 Brno

Kontakt:

T: +420 972 625 804  
E: sudop@sudop-brno.cz

Zhotovitel objektu:

SUDOP Brno, spol. s r.o.

Adresa:

Kounicova 688/26, 611 36 Brno

Kontakt:

T: +420 972 625 804  
E: sudop@sudop-brno.cz

Hlavní projektant (HIP):

Ing. Naništa Josef

Specialista:

Název stavby/akce:

GSM-R+ETCS Hranice na Moravě - Horní Lideč - Střelná, I. etapa

Označení investora:

5631500709

Název části:

-

Označení zhotovitele:

20140-01-0123

Název objektu/dílní části:

-

Označení části:

-

Název přílohy:

Situace v IŽM

Číslo přílohy:

376

Název dílní části přílohy:

Část 65

Odpovědný projektant:

Zpracovatel přílohy:

Radim Tuček

Měřítko:

1:1000

Formáty:

9x A4

Kraj:

Olomoucký, Zlínský

TUDU:

Katastrální území:

viz textová část

Stupně dokumentace:

ZDS2

Směrnice:

11/2023

(Prostor pro další informace)