


- LEGENDA BAREVNÉHO ROZLIŠENÍ OBJEKTŮ:**
- STÁVAJÍCÍ KOLEJE A JINÉ STÁVAJÍCÍ OBJEKTY
  - KATASTRÁLNÍ MAPA
  - NOVÉ KOLEJE, NÁSTUPIŠTĚ, KOMUNIKACE A POZEMNÍ STAVBY
  - KABELOVODY
  - PROTILUKOVÉ STĚNY, IPO
  - ODVODNĚNÍ KOLEJIŠTĚ
  - PROVIZORNÍ OBJEKTY A TRASY
  - SANACE MOSTNÍHO OBJEKTU
  - TRAKČNÍ VEDENÍ, MOSTNÍ OBJEKTY, ODVODNĚNÍ KOMUNIKACÍ
  - VODOVODY
  - TEPLOVODY
  - KANALIZACE
  - PLYNOVODY
  - ZABEZPEČOVACÍ ZAŘÍZENÍ
  - SÍLNOŘOD
  - SĐELOVACÍ ZAŘÍZENÍ - NOVÉ
  - SĐELOVACÍ ZAŘÍZENÍ - STÁVAJÍCÍ CHRÁNIČKA
  - HLAVNÍ KABELOVÁ TRASA
  - ZAŘÍZENÍ STAVENIŠTĚ
  - BUDOVA S ČÍSLEM POPISNÝM - ÚPRAVY
  - BUDOVA S ČÍSLEM POPISNÝM - DEMOLICE
  - HRUBÉ TERÉNNÍ ÚPRAVY
  - ENERGETICKÉ ROZVODY
  - DEMOLICE A DEMONTÁŽE
  - HRANICE KATASTRŮ
  - DOPRAVNÍ TRASY
  - HRANICE OBVODU DRÁHY - POZEMEK SŽ
  - HRANICE OBVODU DRÁHY - POZEMEK ČD
- LEGENDA STÁVAJÍCÍCH INŽENÝRSKÝCH SÍTÍ**
- VODOVOD PITNÁ VODA
  - VODOVOD UŽITKOVÁ VODA
  - KANALIZACE
  - KANALIZACE JEDNOTNÁ
  - KANALIZACE DEŠTOVÁ
  - KANALIZACE SPLAŠKOVÁ
  - KANALIZACE VÝTLAK
  - NN KABELY
  - NN NADZEMNÍ VEDENÍ
  - VN KABELY
  - VN NADZEMNÍ VEDENÍ
  - VVN KABELY
  - VVN NADZEMNÍ VEDENÍ
  - NTL PLYNOVOD
  - STL PLYNOVOD
  - VTL PLYNOVOD
  - SĐELOVACÍ KABELY
  - SĐELOVACÍ NADZEMNÍ VEDENÍ
  - RADIOVÉ SÍTĚ
  - ZABEZPEČOVACÍ KABELY
  - HORKOVOD
  - PAROVOD
  - TEPLOVOD

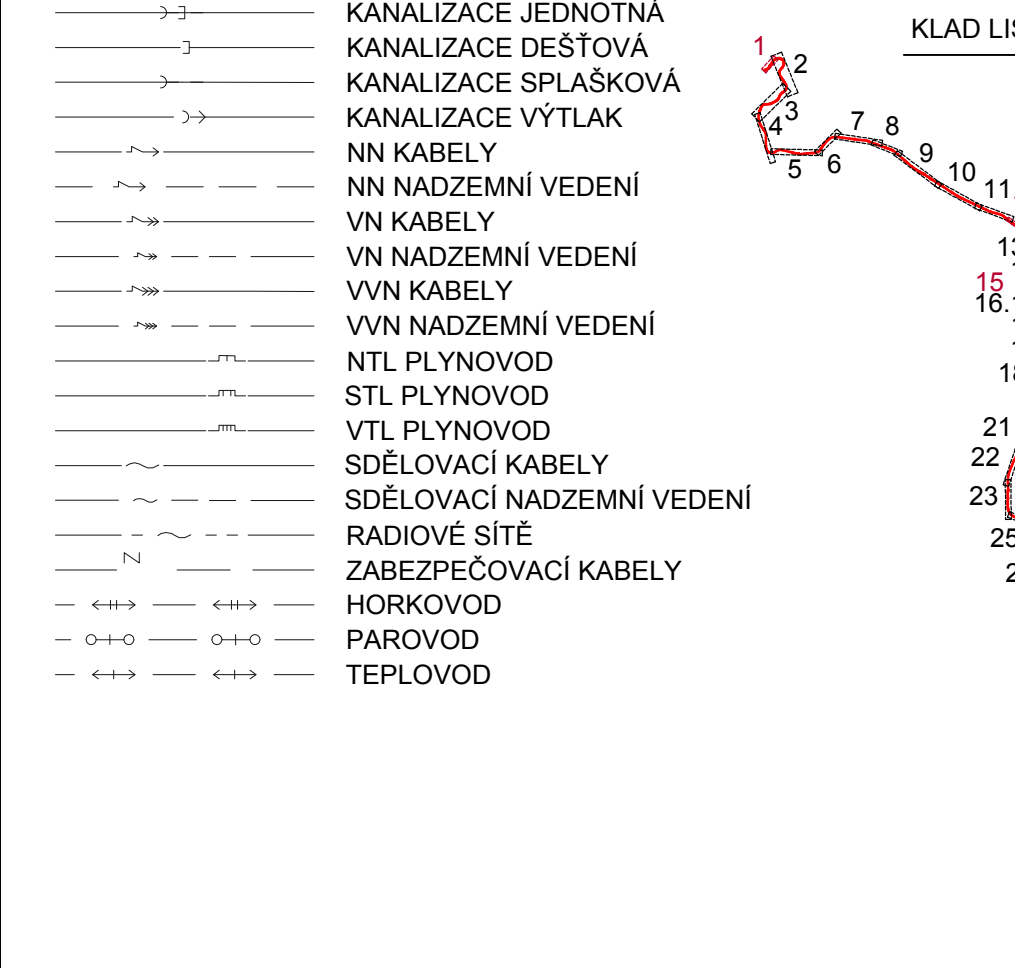

EVROPSKÁ UNIE Evropské strukturální a investiční fondy Operační program Doprava		Ministerstvo dopravy Státní fond dopravní infrastruktury	
Jiná ověření:		Paré:	
Orientační schéma:		Razítko oprávněné osoby:	
Revize: 000		Datum: 03.11.2023	
Popis: Definitivní odevzdání dokumentace		Kontroloval: Ing. Zdeněk Španěl	
Stavebník/Investor: Správa železnic, státní organizace			
Adresa: Dílažďená 1003/7, 110 00 Praha 1		Stavební správa západ	
Zástupce investora: Sokolovská 1955/278, 190 00 Praha 9		Sokolovská 1955/278, 190 00 Praha 9	
Zhotovitel díla: Společnost SUBO-SigPro pro ZP+DÚR			
Adresa: Kounicova 688/26, 611 36 Brno		T: +420 972 625 804	
Kontakt: sudop@sudop-brno.cz		E: sudop@sudop-brno.cz	
Zhotovitel objektu: SUDOP Brno, spol. s r.o.			
Adresa: Kounicova 688/26, 611 36 Brno		T: +420 972 625 804	
Kontakt: sudop@sudop-brno.cz		E: sudop@sudop-brno.cz	
Hlavní projektant (HIP): Ing. Naništa Josef		Specialista:	
Název stavby/akce: GSM-R+ETCS Hranice na Moravě - Horní Lideč - Střelná, I. etapa		Označení investora: S631500709	
Název části: -		Označení zhotovitele: 20140-01-0123	
Název objektu/díli části: -		Označení části: -	
Název přílohy: Situace v JŽM		Číslo přílohy: 338	
Název díli části přílohy: část 17		Formáty: 8x A4	
Odpovědný projektant: Zpracovatel přílohy: Radim Tužek		Měřítko: 1:1000	
Kraj: Olomoucký, Zlínský		TUDU: viz textová část	
Katastrální území: viz textová část		Smluvní datum zpracování: 11/2023	
Ověření investora: S 6 3 1 5 0 0 7 0 9 - 2 0 5 2 - X X X X - X X X X X X X X - X X		Stupeň dokumentace: Čas: Objekt: Podpis: Příloha: 0 0 0 0	
(Prostor pro další informace)			