


LEGENDA ČAR A OTOPNÝCH TĚLES – DEMONTÁŽ:

- PRAVDĚPODOBNÁ TRASA STÁVAJÍCÍHO ROZVODU TOPNÉ A VRATNÉ VODY – kompletní demontáž s příslušenstv
- STÁVAJÍCÍ ROZVOD TOPNÉ VODY HORKOVODU – lokální demontáž s příslušenstvím
- - - STÁVAJÍCÍ ROZVOD VRATNÉ VODY HORKOVODU – lokální demontáž s příslušenstvím
- ▭ STÁVAJÍCÍ OTOPNÉ TĚLESO DESKOVÉ OCELOVÉ, ČLÁNKOVÉ OCELOVÉ, ČLÁNKOVÉ LITINOVÉ – kompletní demont
- STÁVAJÍCÍ OTOPNÝ REGISTR Z HLADKÝCH TRUBEK – kompletní demontáž s příslušenstvím

JAKO PODKLAD PRO ZPRACOVÁNÍ STÁVAJÍCÍHO STAVU BYLA POUŽITA PŮVODNÍ DOKUMENTACE VYPRACOVANÁ V ROCE 1986 ČESKOSLOVENSKÝMI DRAHAMI, JIHOZÁPADNÍ DRÁHA, PROJEKTOVÉ STŘEDISKO V PLZNI


ZAKRESLENÉ ZAŘÍZENÍ PRO VYTÁPĚNÍ NEMUSÍ ODPOVÍDAT SKUTEČNOSTI A JE NUTNÁ PODROBNÁ PROHLÍDKA PŘED ZAHÁJEN

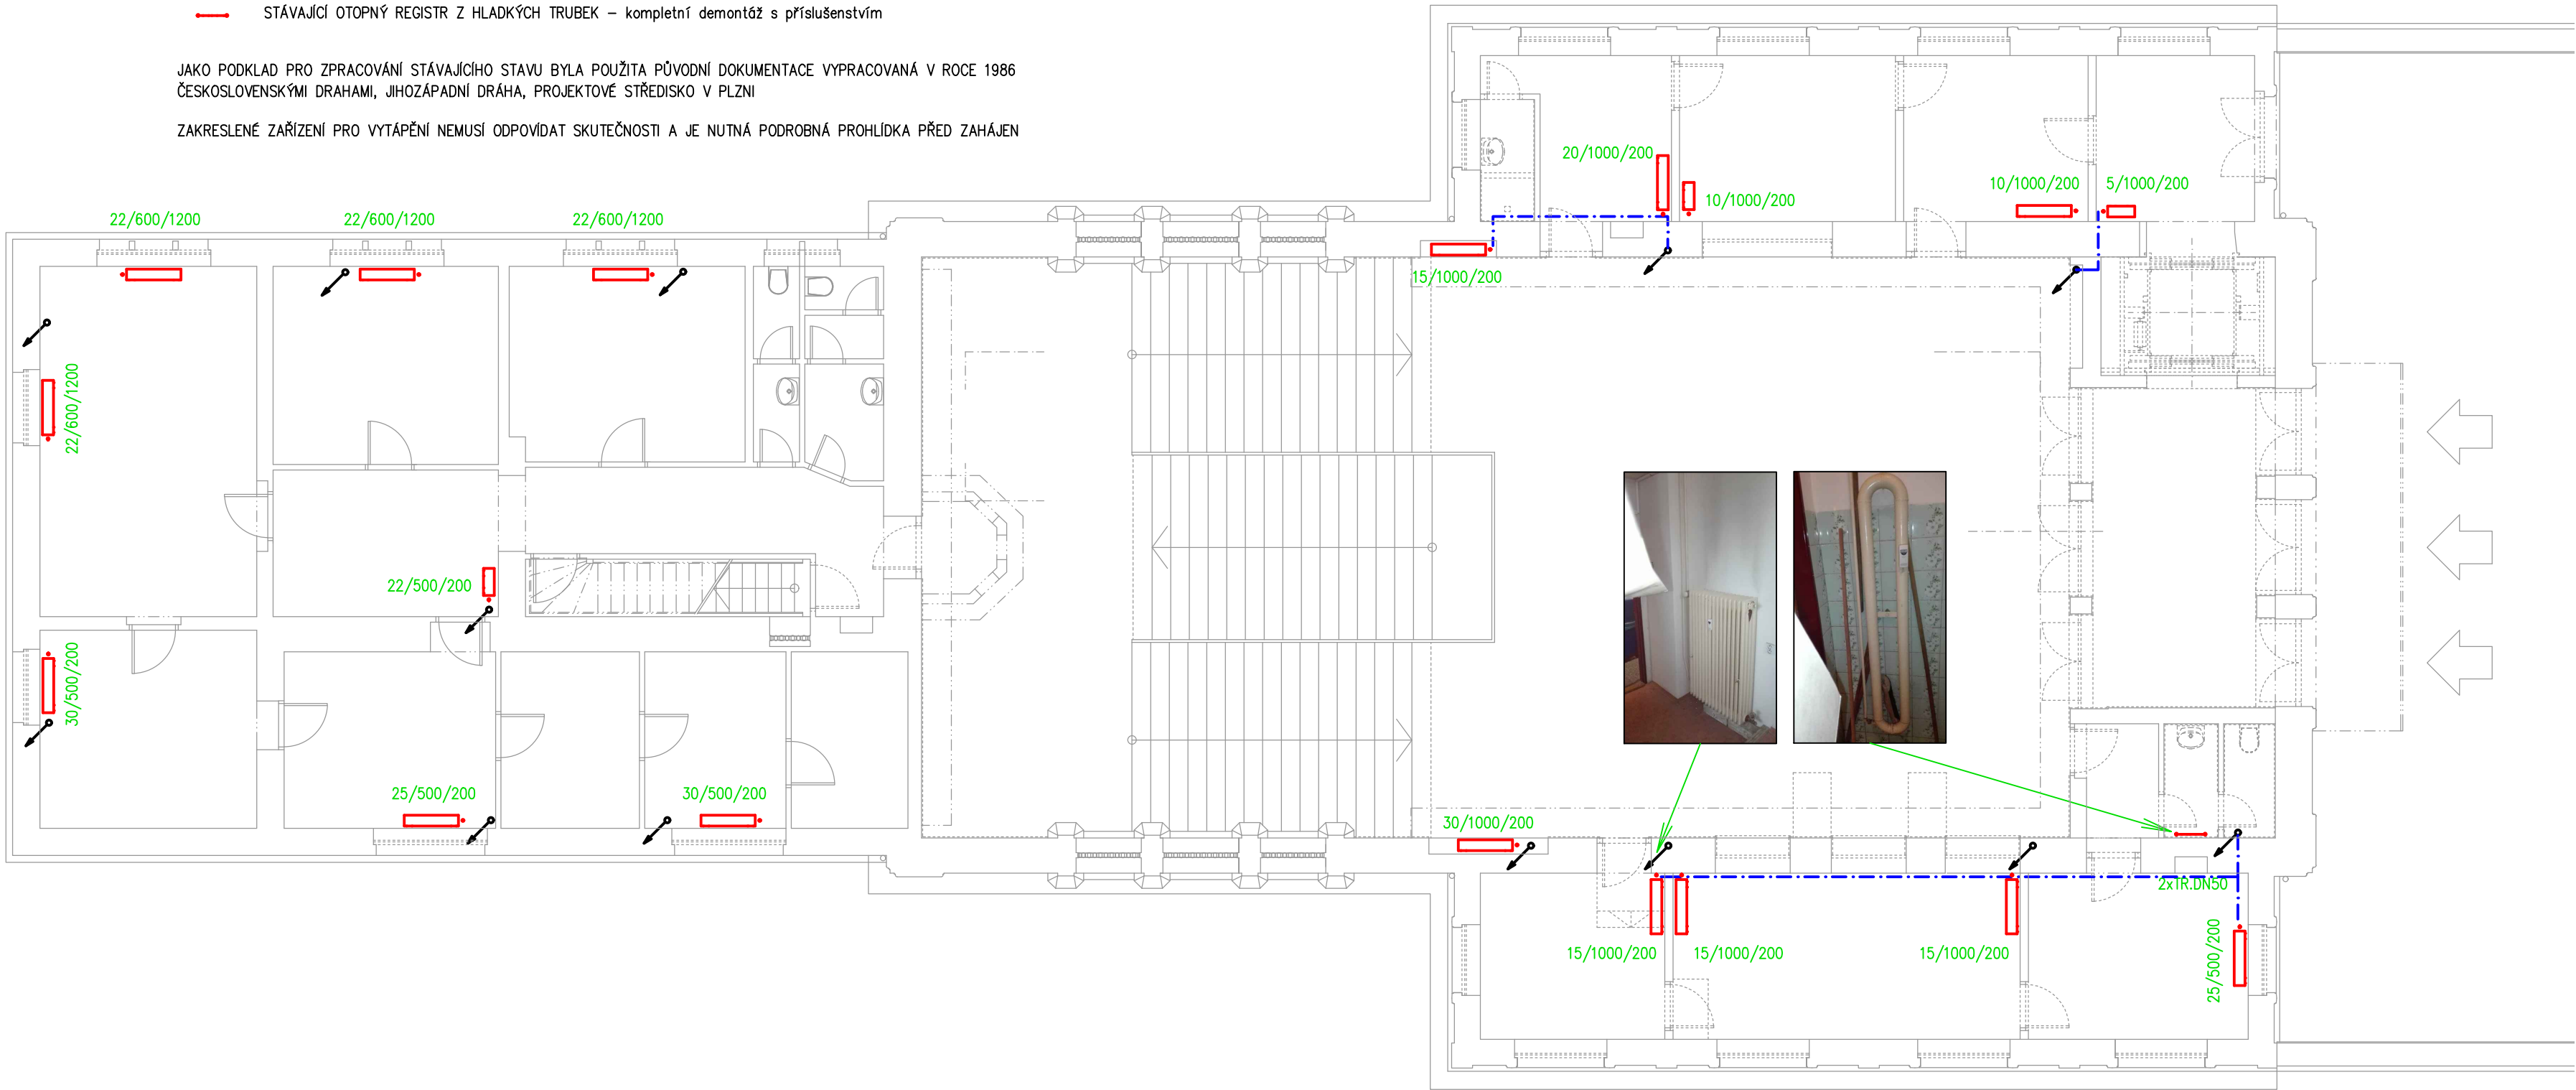

Jiná ověření:

Paré:

Orientační schéma:

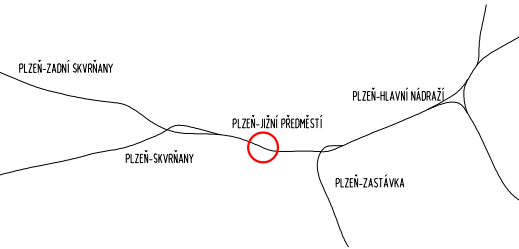



Razítko oprávněné osoby:


Podpis:

Datum:

| Revize: | Datum: | Popis: | Kontroloval: |
|---------|-----------|--------------------------------------|--------------|
| P02 | 30.8.2023 | Předložení dokumentace k připomínkám | |
| | | | |
| | | | |

| | | |
|---------------------|-------------------------------------------|-------------------------------------------------------------------------------------|
| Stavebník/Investor: | Správa železnic, státní organizace |  |
| Adresa: | Dlážděná 1003/7, 110 00 Praha 1 | |
| Zástupce investora: | Stavební správa západ | |
| Adresa: | Sokolovská 1955/278, Praha 9, 190 00 | |

| | | |
|------------------|----------------------------------------------------|-------------------------------------------------------------------------------------|
| Zhotovitel díla: | Správa železnic, státní organizace |  |
| Adresa: | Markéty Kuncové 990/12, 615 00 Brno | |
| Kontakt: | T: +420 972 235 830 E: 009sek@spravazeleznic.cz | |

| | | |
|---------------------------|----------------------------------------|--------------------------------------------------------------------------------------|
| Zhotovitel části/objektu: | SEAP |  |
| Adresa: | Na Pátku 1171, 337 01 Rokycany | |
| Kontakt: | T: +420 371 746 011 E: seap@seap.cz | |

| | | | |
|--------------------------|-------------|--------------|---------------------------|
| Hlavní projektant (HIP): | Jan Karásek | Specialista: | Ing. Jaroslav Stáňa, DiS. |
|--------------------------|-------------|--------------|---------------------------|

| | | | |
|----------------------------|------------------------------------------------------------------------------------------|-----------------------------|-----------------------|
| Název stavby/akce: | Rekonstrukce výpravní budovy v ŽST Plzeň-Jižní Předměstí | Označení investora: | S631900277 |
| | | Zakázka: | 120 047 |
| Název části: | Technika prostředí staveb | Označení části: | D.2.2.1.3.3 |
| Název objektu/díleč části: | Výpravní budova v ŽST Plzeň-Jižní Předměstí Zařízení pro vytápění budov | Označení objektu/komplexu: | SO 65-71-65.01 |
| Název přílohy: | Půdorys 1.NP | Číslo přílohy (typ/pořadí): | 2 103 |
| Název díleč části přílohy: | Stávající stav - kompletní demontáže topného systému s přísl. | Stupeň dokumentace: | PDPs |
| Odpovědný projektant: | Zpracovatel přílohy: Ing. Jaroslav Stáňa, DiS. | Měřítko: | 1:100 |
| Kraj: | Katastrální území: Plzeň [721981] | Formáty: | 700x297 |
| Plzeňský | | TUDU: | 0203 B1 |
| | | Smluvní datum zpracování: | 30.11.2023 |

| | | | | | | |
|-------------------------------|---------------------|-------|---------|------------|-------------|---------------------|
| Označení investora: | Stupeň dokumentace: | Část: | Objekt: | Podobjekt: | Příloha: | Revize: |
| S 6 3 1 9 0 0 2 7 7 | P | D | P | S | D 2 2 1 3 3 | S 0 6 5 7 1 6 5 0 1 |
| [Prostor pro další informace] | | | | | | |