


LEGENDA STÁVAJÍCÍCH INŽENÝRSKÝCH SÍTÍ

- BVK, VAS BV, VAK VÝŠKOV, BLAŽOVICE, SŽ, ČD - VODOVOD
- BVK, VAS BV, VAK VÝŠKOV - KANALIZACE JEDNOTNÁ
- HOLUBICE, SŽ, ČD - KANALIZACE JEDNOTNÁ
- BVK, VAS BV, HOLUBICE, BLAŽOVICE, RSD, SŽ, ČD - KANALIZACE DEŠŤOVÁ
- BVK, VAS BV, SŽ, ČD - KANALIZACE SPLAŠKOVÁ
- EG.D NN KABELY
- EG.D NN NADZEMNÍ VEDENÍ
- EG.D VN KABELY
- EG.D VN NADZEMNÍ VEDENÍ
- EG.D VVN NADZEMNÍ VEDENÍ
- TSB, GASNET, HOLUBICE, BLAŽOVICE - NN KABELY
- CETIN, VODAFONE, DPMB - NN KABELY
- HOLUBICE, FASTER, DIAL TELECOM, SMART COMP. - SĐELOVACÍ KABELY
- GASNET, EG.D, VODAFONE, VIVO CONNECTION - SĐELOVACÍ KABELY
- T-MOBLE, NEI.CZ, QUANTCOM - SĐELOVACÍ KABELY
- EG.D SĐELOVACÍ NADZEMNÍ VEDENÍ
- GASNET NTL PLYNOVOD
- GASNET STL PLYNOVOD
- GASNET VTL PLYNOVOD
- NET4GAS VTL PLYNOVOD
- TEPLÁRNÝ BRNO
- CETIN SĐELOVACÍ KABELY
- CETIN SĐELOVACÍ NADZEMNÍ VEDENÍ
- CETIN RADIOVÉ SÍTĚ
- SŽ, ČD TELEMATIKA - SĐELOVACÍ KABELY
- SŽ, ČD - NN KABELY
- SŽ VN KABELY
- SŽ ZABEZPEČOVACÍ KABELY

SEZNAM PŘÍLOH (KLAD LISTŮ SITUACE STÁVAJÍCÍCH INŽ. SÍTÍ):

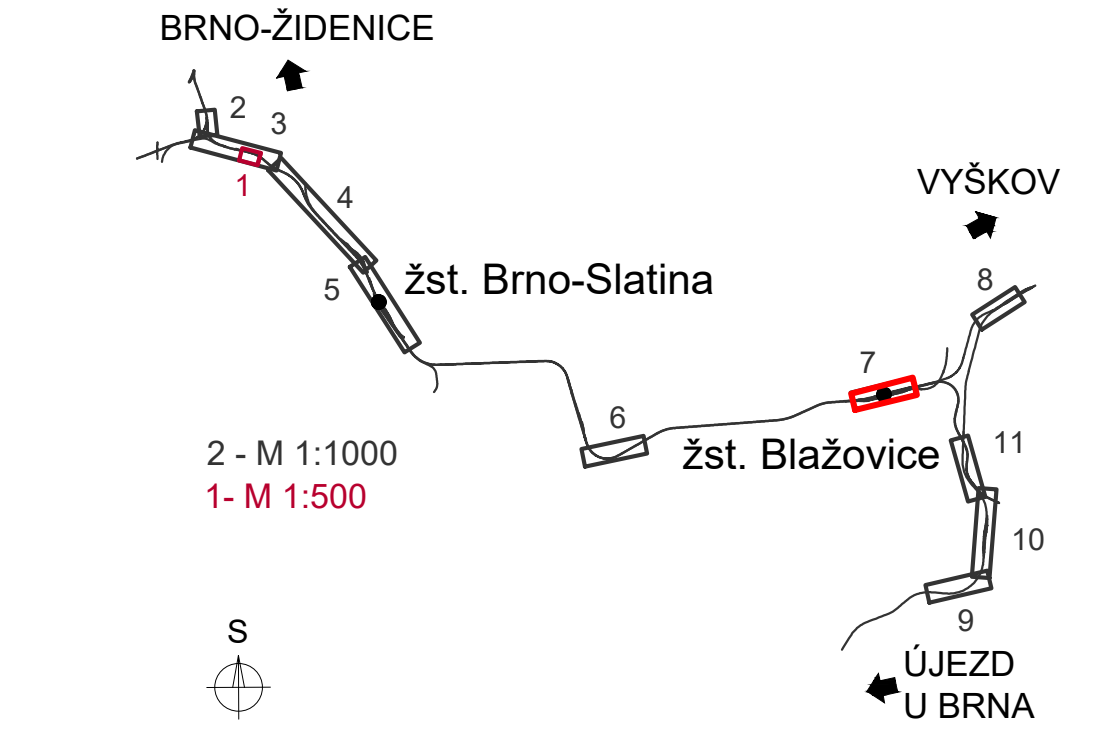

		Ministerstvo dopravy Státní fond dopravní infrastruktury	
Jiná ověření:		Paré:	
Orientační schéma:		Razítko oprávněné osoby:	
Revize:	Datum:	Popis:	Kontroloval:
000	30.01.2023	Definitivní odevzdání dokumentace	Ing. Jan Zářecký
Stavebník/Investor:		SPRÁVA ŽELEZNIC	
Adresa:		Dlážděná 1003/7, 110 00 Praha 1	
Zástupce investora:		Stavební správa východ	
Adresa:		Nerudova 773/1, 779 00 Olomouc	
Zhotovitel díla:		SUDOP BRNO, spol. s r.o.	
Adresa:		Kounicova 688/26, 611 36 Brno	
Kontakt:		T: +420 972 625 804 E: sudop@sudop-brno.cz	
Zhotovitel objektu:		SUDOP BRNO, spol. s r.o.	
Adresa:		Kounicova 688/26, 611 36 Brno	
Kontakt:		T: +420 972 625 804 E: sudop@sudop-brno.cz	
Hlavní projektant (HIP):		Ing. Jan Zářecký	
Specialista:		Ing. Jan Zářecký	
Název stavby/akce:		Výstavba uzlové trakční napájecí stanice Brno-Černovice	
Označení investora:		S621500946	
Název části:		Situace stávajících inženýrských sítí	
Označení zhotovitele:		16052-01-0817	
Název objektu/díli části:		Situace stávajících inženýrských sítí	
Označení části:		C.4.1	
Název přílohy:		ŽST Blažovice	
Označení objektu/komplexu:		C.4.1	
Název díli části přílohy:		ŽST Blažovice	
Číslo přílohy:		7	
Odpovědný projektant:		Ing. Jan Zářecký	
Stupeň dokumentace:		DÚR	
Ing. Jan Zářecký		Měřítko: 1:1000	
Kraj:		Formáty: 7 x A4	
Jihomoravský		TUDU:	
Katastrální území:		Slapanice u Brna, Ponětovice	
Smluvní datum zpracování:		30.01.2023	
Označení investora:		S621500946	
Stupeň dokumentace:		Část:	
Objekt:		Příloha:	
Podoba:		Revize:	
5 6 2 1 5 0 0 9 4 6		D U R X - C 4 1 X X - X X X X X X X X - X X - 7 - 0 0 0 - 0 0 0	