


- LEGENDA BAREVNÉHO ROZLIŠENÍ OBJEKTŮ:

 - STÁVAJÍCÍ KOLEJE A JINÉ STÁVAJÍCÍ OBJEKTY
 - KATASTRÁLNÍ MAPA
 - NOVÉ KOMUNIKACE A STAVEBNÍ OBJEKTY
 - KABELOVODY
 - TRAKČNÍ VEDENÍ, MOSTNÍ OBJEKTY
 - VODOVODY
 - KANALIZACE
 - PLYNOVODY
 - ZABEZPEČOVACÍ ZAŘÍZENÍ
 - SILNOPROUD
 - SĐELOVACÍ ZAŘÍZENÍ
 - PROVIZORNÍ KOMUNIKACE A PLOT
 - DEMONTÁŽE
 - ENERGETICKÉ ROZVODY - EG.D
 - SOUVISEJÍCÍ STAVBA GASNET
 - HRANICE KATASTRŮ
 - HRANICE OBVODU DRÁHY - POZEMEK SŽ
 - HRANICE OBVODU DRÁHY - POZEMEK ČD
- LEGENDA BAREVNÉHO ROZLIŠENÍ PLOCH:

 - ZELEŇ
 - CHODNÍK
 - VOZOVKA, ASFALTOBETONOVÝ KRYT
 - VOZOVKA, KRYT ZE ŽULOVÉ KOSTKY
 - VOZOVKA, ŠTERK
 - BEZBARIEROVÉ ÚPRAVY
 - ZAŘÍZENÍ STAVENISŤE

- LEGENDA STÁVAJÍCÍCH INŽENÝRSKÝCH SÍTÍ:
- BVK, VAS BV, VAK VÝŠKOV, BLAŽOVICE, SŽ, ČD - VODOVOD
 - BVK, VAS BV, VAK VÝŠKOV - KANALIZACE JEDNOTNÁ
 - HOLUBICE, SŽ, ČD - KANALIZACE JEDNOTNÁ
 - BVK, VAS BV, HOLUBICE, BLAŽOVICE, RSD, SŽ, ČD - KANALIZACE DEŠŤOVÁ
 - HRANICE OBVODU DRÁHY - POZEMEK SŽ
 - EG.D, SŽ, ČD, CETIN, VODAFONE - NN KABELY
 - TSB, GASNET, HOLUBICE, BLAŽOVICE - NN KABELY
 - EG.D NN NADZEMNÍ VEDENÍ
 - EG.D, SŽ - VN KABELY
 - EG.D - VN NADZEMNÍ VEDENÍ
 - EG.D - VVN NADZEMNÍ VEDENÍ
 - HOLUBICE, FASTER, DIAL TELECOM, SMART COMP., GASNET, EG.D, VODAFONE, VIVO CONNECTION, GASNET, EG.D, VODAFONE, VIVO CONNECTION, CETIN, SŽ, ČD, TELEMATIKA - SĐELOVACÍ KABELY
 - EG.D, CETIN - SĐELOVACÍ NADZEMNÍ VEDENÍ
 - CETIN RADIOVÉ SÍTĚ
 - GASNET NTL PLYNOVOD
 - GASNET STL PLYNOVOD
 - CETIN, NET4GAS - RADIOVÉ SÍTĚ
 - SŽ ZABEZPEČOVACÍ KABELY

SEZNAM PŘÍLOH (KLAD LISTŮ KOORDINAČNÍ SITUACE):

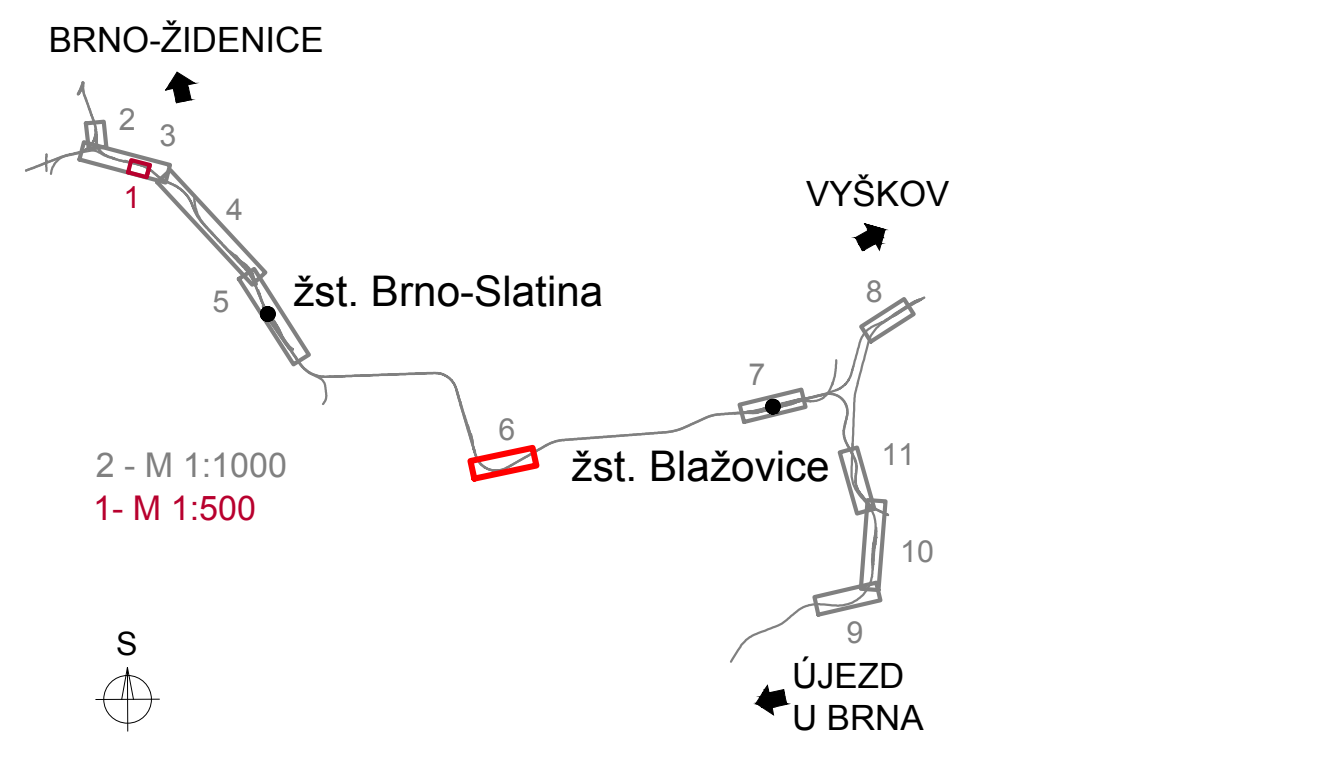

Jiná ověření:		Paré:	
Orientační schéma:		Razítko oprávněné osoby:	
Revize:		Datum:	
000		30.01.2023	
Popis:		Definitivní odevzdání dokumentace	
Kontroloval:		Ing. Jan Zářecký	
Stavebník/Investor:		Správa železnic, státní organizace	
Adresa:		Dlážděná 1003/7, 110 00 Praha 1	
Zástupce investora:		Stavební správa východ	
Adresa:		Nerudova 773/1, 779 00 Olomouc	
Zhotovitel díla:		SUDOP Brno, spol. s r.o.	
Adresa:		Kounicova 688/26, 611 36 Brno	
Kontakt:		T: +420 972 625 804 E: sudop@sudop-brno.cz	
Zhotovitel objektu:		SUDOP Brno, spol. s r.o.	
Adresa:		Kounicova 688/26, 611 36 Brno	
Kontakt:		T: +420 972 625 804 E: sudop@sudop-brno.cz	
Hlavní projektant (HIP):		Ing. Jan Zářecký	
Specialista:		Ing. Jan Zářecký	
Název stavby/akce:		Výstavba uzlové trakční napájecí stanice Brno-Černovice	
Označení investora:		S621500946	
Označení zhotovitele:		16052-01-0817	
Název části:		Koordináční situační výkres	
Označení části:		C.3	
Název objektu/díli části:			
Označení objektu/komplexu:			
Název přílohy:		t.ú. Šlapanice - Blazovice	
Číslo přílohy:		6	
Odpovědný projektant:		Zpracovatel přílohy:	
Ing. Jan Zářecký		Ing. Monika Havlátová	
Kraj:		Měřítko: 1:1000	
Jihomoravský		Formáty: 7 x A4	
Katastrální území:		TUDU:	
Šlapanice u Brna, Ponětovice			
Smluvní datum zpracování:		30.01.2023	
Označení investora:		Stupeň dokumentace:	
5 6 2 1 5 0 0 9 4 6		Číslo:	
D U R X - C 3 X X X - X X X X X X X X - X X - 6 - 0 0 0 - 0 0 0		Objekt:	
		Podobjekt:	
		Příloha:	
		Revize:	