


rováno

temperováno

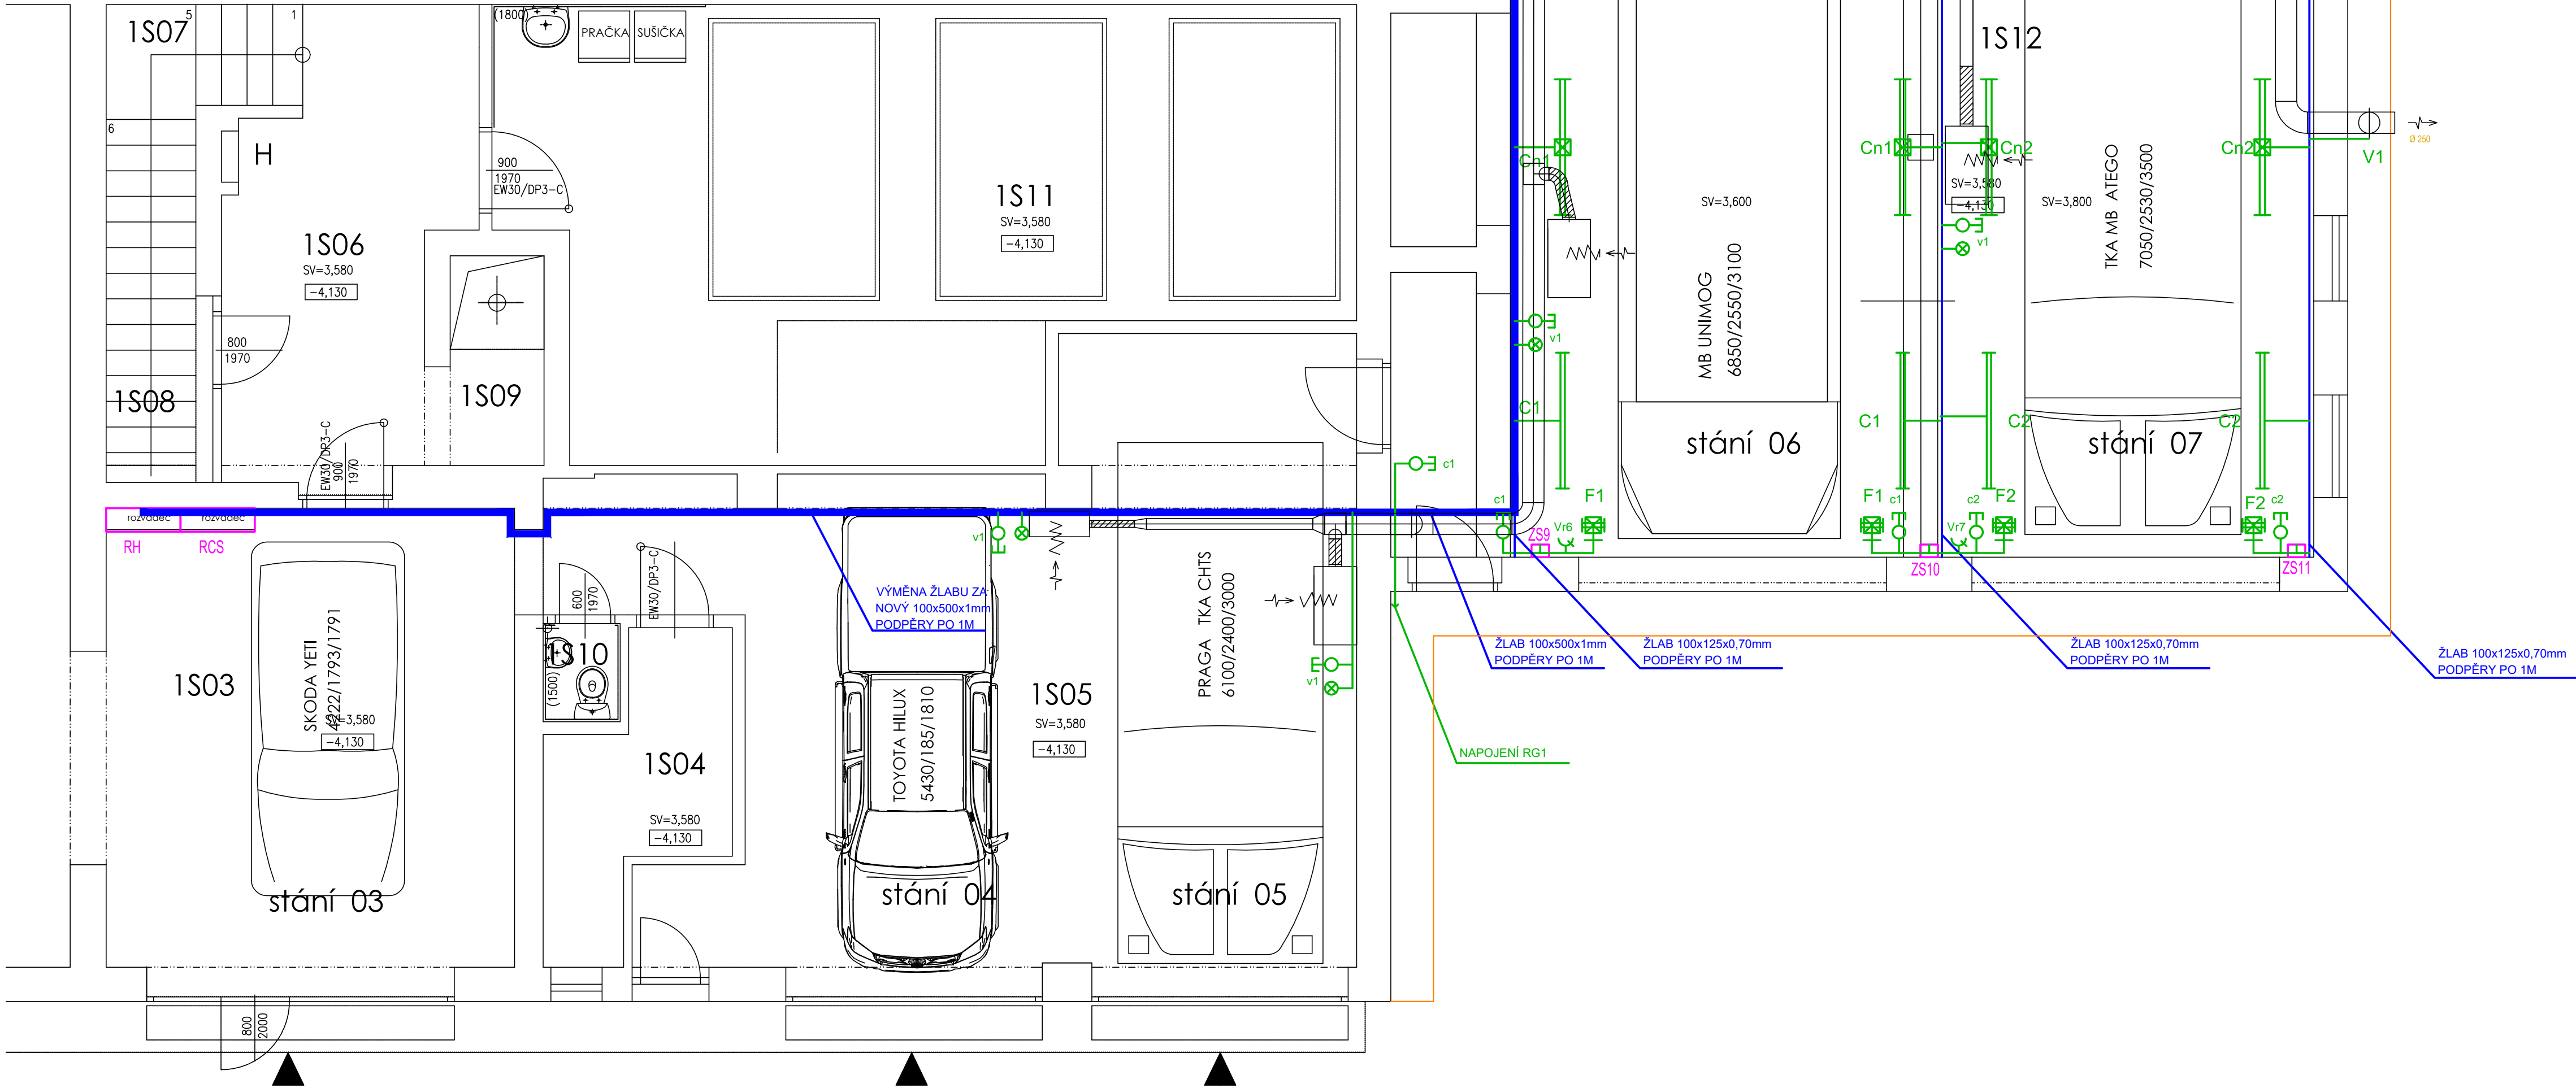

LEGENDA OKRUHŮ		
OKRUH	KABEL	POPIS
C1, F1	CYKY-J 5x1,5, CYKY-O 2x1,5	OSVĚTLENÍ STÁNÍ 6 VČ. NOUZOVÉHO
C2, F2	CYKY-J 5x1,5, CYKY-O 2x1,5	OSVĚTLENÍ STÁNÍ 7 VČ. NOUZOVÉHO
VR6	CYKY-J 5x2,5	POHON VRAT, STÁNÍ 6
VR7	CYKY-J 5x2,5	POHON VRAT, STÁNÍ 7
ZS9	CYKY-J 5x6	ZÁSUVKOVÁ SKŘÍŇ 9
ZS10	CYKY-J 5x6	ZÁSUVKOVÁ SKŘÍŇ 10
ZS11	CYKY-J 5x6	ZÁSUVKOVÁ SKŘÍŇ 11
ZS12	CYKY-J 5x4	ZÁSUVKOVÁ SKŘÍŇ 12
ZS13	CYKY-J 5x4	ZÁSUVKOVÁ SKŘÍŇ 13

LEGENDA PROFESÍ

- ROZVADĚČE NN
- ELEKTROINSTALACE
- ŽLABY
- UZEMNĚNÍ
- STĚNY STAVEBNÍHO OBJEKTU
- HROMOSVOD
- VZDUCHOTECHNIKA, ORIENTAČNÍ ZÁKRES

LEGENDA PŘÍSTROJŮ

- SPINAČ JEDNOPOLOVÝ NÁSTĚNNÝ, 250V, 10A, IP20, ŘAZENÍ 1, TYP TANGO
- PŘEPÍNAČ SERIOVÝ NÁSTĚNNÝ, 250V, 10A, IP20, ŘAZENÍ 5, TYP TANGO
- PŘEPÍNAČ STŘÍDAVÝ NÁSTĚNNÝ, 250V, 10A, IP20, ŘAZENÍ 6, TYP TANGO
- PŘEPÍNAČ KŘÍŽOVÝ NÁSTĚNNÝ, 250V, 10A, IP20, ŘAZENÍ 7, TYP TANGO
- SPINAČ PAČKOVÝ TROJPOLOVÝ, 400V, 16A, IP20, TYP TANGO
- ZÁSUVKA JEDNONÁSOBNÁ NÁSTĚNNÁ, 250V, 16A, IP20, ŘAZENÍ 2P+PE, TYP TANGO
- ZÁSUVKA DVOJNÁSOBNÁ NÁSTĚNNÁ, 250V, 16A, IP20, ŘAZENÍ 2x(2P+PE), TYP TANGO
- ZÁSUVKA NÁSTĚNNÁ, 400V, 16A, IP44, ŘAZENÍ 3P+N+PE
- PROSTOROVÝ TERMOSTAT
- SVÍTIDLO ZÁŘÍVKOVÉ STROPNÍ, POPIS VIZ LEGENDA SVÍTIDEL
- PŘÍMOTOP NÁSTĚNNÝ
- DOMOVNÍ ZVONEK URMET LTW 1101 6-8V/0,8A
- PŘÍVODKA 400V, 63A, IP20, ŘAZENÍ 3P+N+PE
- ZNAČKY SPINAČŮ, ZÁSUVEK A PŘÍVODKÝ S VYPLNĚNÁM STŘEDEM JSOU V POUŽITÍ
- IP44

LEGENDA SVÍTIDEL

- A - ŽÁROVKOVÁ SVÍTIDLA NA STĚNU, 150W, IP MIN.44, S FOTOBÚŇKOU, TYP DLE POŽADAVKŮ INVESTORA
- C - LED SVÍTIDLA SPÍŠTĚNÁ NA LANKÁCH DO VÝŠKY 3,5M NAD PODLAŽÍ, 803SLM, 73W, IP MIN.65, TYP DLE POŽADAVKŮ INVESTORA
- D - LED SVÍTIDLA 417SLM, 34W, IP MIN.40, TYP DLE POŽADAVKŮ INVESTORA
- E - LED SVÍTIDLA PŘÍSAŽENÁ NA STROP, 386SLM, 35W, IP MIN.40, TYP DLE POŽADAVKŮ INVESTORA
- F - NOUZOVÁ LED SVÍTIDLA S POTSÍKEM, 8W, BATERIE MIN. 1HOD, IP MIN.42, TYP DLE POŽADAVKŮ INVESTORA
- Xn - DOPLNĚNÍ SVÍTIDEL O MODUL NOUZOVÉHO OSVĚTLENÍ, BATERIE MIN. 1HOD.

POZNÁMKY

ELEKTROINSTALACE BUDE PROVEDENA KABELY TYPY CYKY ULOŽENÍMI V LIŠTÁCH A KABELOVÝCH ŽLABECH DLE PŮDORYSU. SPOJOVÁNÍ A ROZBOČOVÁNÍ KABELŮ JE PROVEDENO V INSTALAČNÍCH KRABICÍCH LK80 POMOCÍ SVOREK WAGO.
VYPÍNAČE A ZÁSUVKY BUDOU UMÍSTĚNY DO VÝŠE 1,2 M NAD PODLAŽÍ, ZÁSUVKY PRO DOBÍJENÍ VOZIDEL DLE POKYNU SPRÁVCE OBJEKTU, NUTNO DODRŽET VÝŠKU DLE PŘÍSTAVENÉHO TYPU VOZIDLA. VYPÍNAČE A ZÁSUVKY BUDOU POUŽITY DO RAMEČKŮ BARVA BILÁ. A BUDE VYUŽITO VŠECH MOŽNÝCH KOMBINACÍ - DVOURÁMĚČEK, TROJRÁMĚČEK ATD.
U TLAČÍTEK PRO VENTILÁTORY BUDE UMÍSTĚNÁ SIGNÁLKA SIGNALIZUJÍCÍ CHOD VENTILÁTORU.
STAVBA BUDE ZATEPLENA Z VNITŘNÍ STRANY, JE NUTNÉ POD PŘÍSTROJE INSTALOVAT MONTÁŽNÍ DESKY DO ZATEPLENÍ.
3-PEN, 3x400/230V, 50Hz, TN-C, OCHRANNÁ OPATŘENÍ - AUTOMATICKÉ ODPOJENÍ OD ZDROJE NADPROUDOVÝMI OCHRANNÝMI PŘÍSTROJI.
3+N+PE, 3x400/230V, 50Hz, TN-C-S, OCHRANNÁ OPATŘENÍ - AUTOMATICKÉ ODPOJENÍ OD ZDROJE NADPROUDOVÝMI OCHRANNÝMI PŘÍSTROJI, DOPLŇKOVÁ OCHRANA - PROUDOVÝM OHRANIČEM.

SO 01 Přístavba administrativního objektu

Veškerá práva vyhrazena. Tento výkres a detail je majetkem projektanta a nesmí být použit celý ani z části bez písemného souhlasu.

VYPRACOVAL BC.R.MORAWITZ <i>MD</i>	ZODP.PROJEKTANT BC.R.MORAWITZ <i>MD</i>	GENERALNÍ PROJEKTANT TAPA projekt TAPA projekt s.r.o. Waldhauserova 948 580 01 Havlíčkův Brod tel. +420 569 333 273 e-mail: posta@tapa-p.cz
OBEC: HAVLÍČKŮV BROD	KRAJ: VYSOČINA	PROJEKTANT ČESTI signal PROJEKT Signal Projekt s.r.o., Brno Videňská 55 fax: +420 543 331 046 tel: +420 543 233 962
INVESTOR: SPRÁVA ŽELEZNIČNÍ DOPRAVNÍ CESTY, s.o. DLÁŽDĚNÁ 1003/7, 110 00, PRAHA 1		DATUM 8/2020
PARKOVACÍ HALA HZS JPO Havlíčkův Brod SO 01 Přístavba administrativního objektu D.2.2.a.6 Elektroinstalace k.ú. Havlíčkův Brod st.par.č. 6114, par.č.2010/11		ÚČEL DUSP
NÁZEV VÝKRESU: PŮDORYS 1.PP		ZAK.Č. 19017
		MĚŘÍTKO 1:50
		Č.KOPIE
		Č.v. D.2.2.a.6-3