 
 



Pro finální uložení kabelů je mimo tunel trasa shodná se stavem před rekonstrukcí.  
Zabezpečovací kabely není nutno překládat, pouze dočasně bezpečně ukončit







- Kabelová spojka

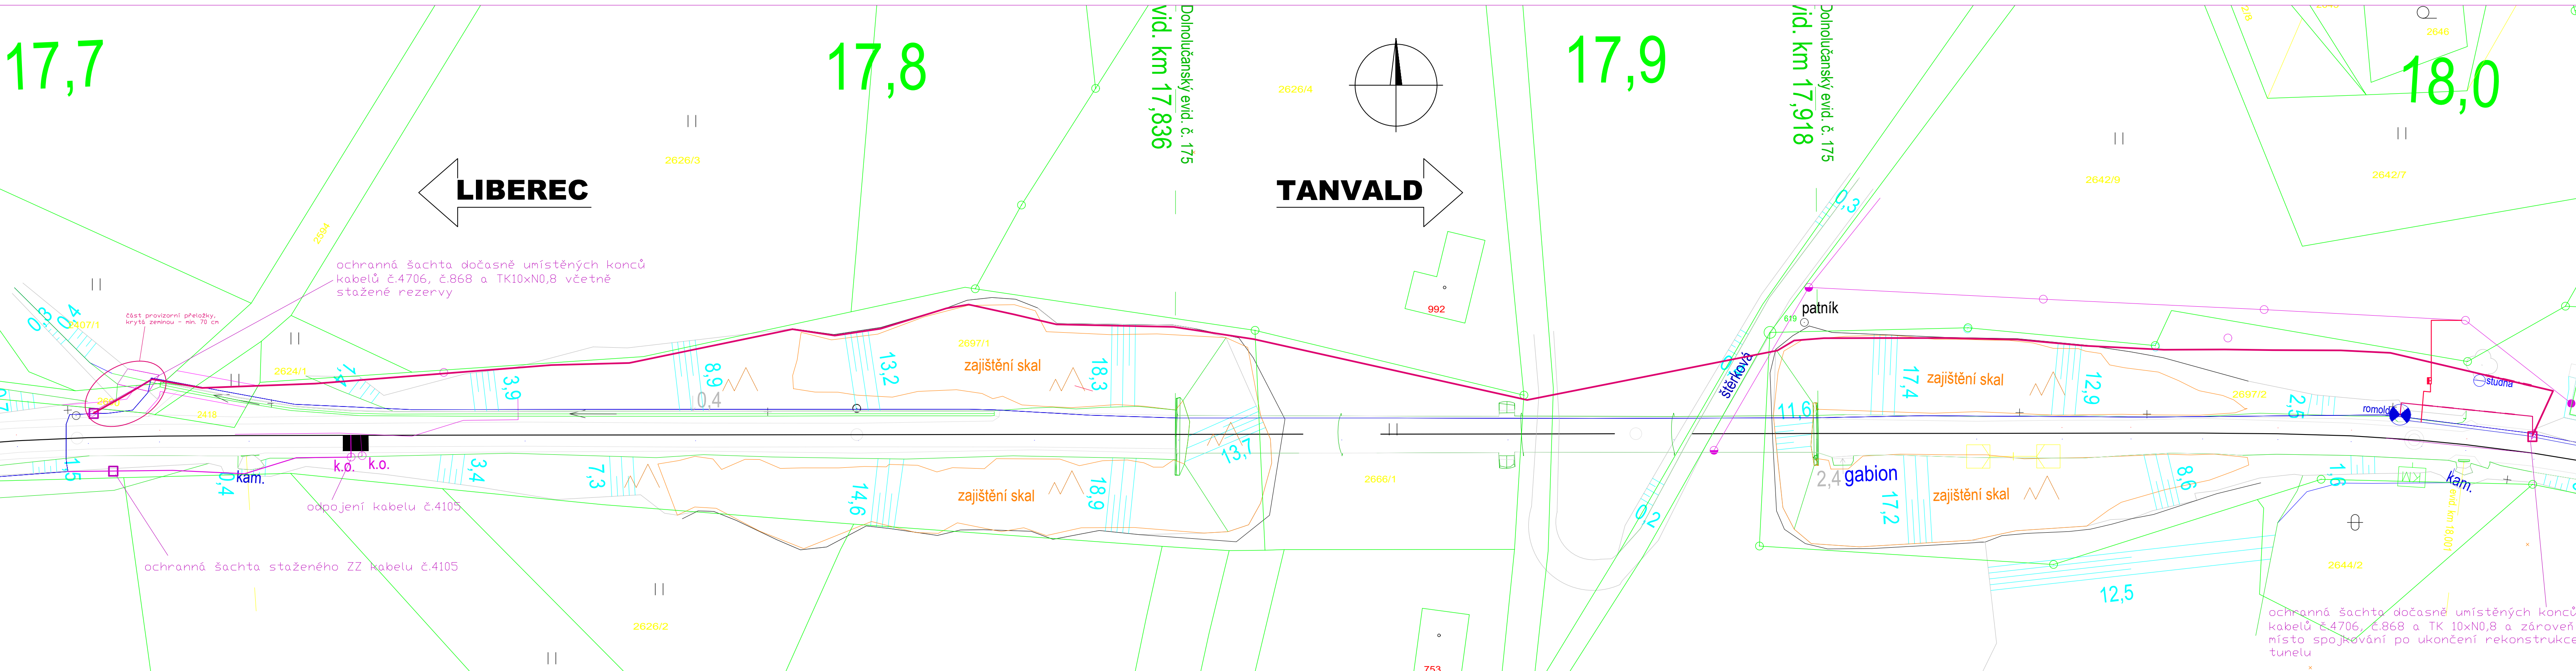

## Kabelová ochranná šachta



 <div>EVROPSKÁ UNIE Evropské strukturální a investiční fondy Operační program Doprava</div>		<div>Ministerstvo dopravy Státní fond dopravní infrastruktury</div> 	
Jiná ověření:		Paré:	
<div>Orientační schéma:</div> 		<div>Razítko oprávněné osoby:</div> <div>Podpis: _____ Datum: _____</div>	
Revize:	Datum:	Popis:	Kontroloval:
000	27.10.2023	Definitivní odevzdání dokumentace	Ing. Václav Koch
Stavebník/Investor:		Správa železnic, státní organizace	
Adresa:		Dlážděná 1003/7, 110 00 Praha 1	
Zástupce investora:		Ing. Jiří Záruba	
Adresa:		Ke Štvanici 656/3, 186 00 Praha 8 - Karlín	
			
Zhotovitel díla:		Sdružení "SAGAMB Liberec - Tanvald"	
Adresa:		Novodvorská 1010/14, 142 00, Praha 4 - Lhotka	
Kontakt:		T: +420 261 344 100 E: info@sagasta.cz	
			
Zhotovitel části/objektu:		SAGASTA s.r.o.	
Adresa:		Novodvorská 1010/14, 142 00, Praha 4 - Lhotka	
Kontakt:		T: +420 261 344 100 E: info@sagasta.cz	
			
Hlavní projektant (HIP):		Ing. Libor Mařík 	Specialista: Ing. Zbyněk Lejskec 
Název stavby/akce:	REKONSTRUKCE DOLNOLUČANSKÉHO TUNELU V TRATI LIBEREC - HARRACHOV		Označení investora: S63160040 Zakázka: 120 14
Název části:	ZABEZPEČOVACÍ ZAŘÍZENÍ		Označení části: D.1.1.
Název objektu/díleč části:	PŘELOŽKA ZABEZPEČOVACÍCH KABELŮ		Označení objektu/komplexu: PS 01-01-20
Název přílohy:	SITUACE		Číslo přílohy (typ/pořadí): 2.001
Název díleč části přílohy:	Odpovědný projektant: Ing. Václav Koch	Zpracovatel přílohy: Ing. Zbyněk Lejskec	Stupeň dokumentace: DSP+PDPS
Kraj:	Katastrální území: Lučany nad Nisou [688258]	Měřítko: 1:400 Formáty: 5 x A4	Smluvní datum zpracování: 10/2023
Kraj:	Liberecký	TUDU: 167114	
S-kód:	Štupně dokumentace: Číslo:	Objekt:	Příloha: Revize:
5 1 3 1 3 5 2 0 0 3 3	- P D P S 1 0 1 2 -	- P S 0 1 0 1 2 0 - X X	- 2 - 0 0 1 - 0 0 1