


PŮDORYS


1:50

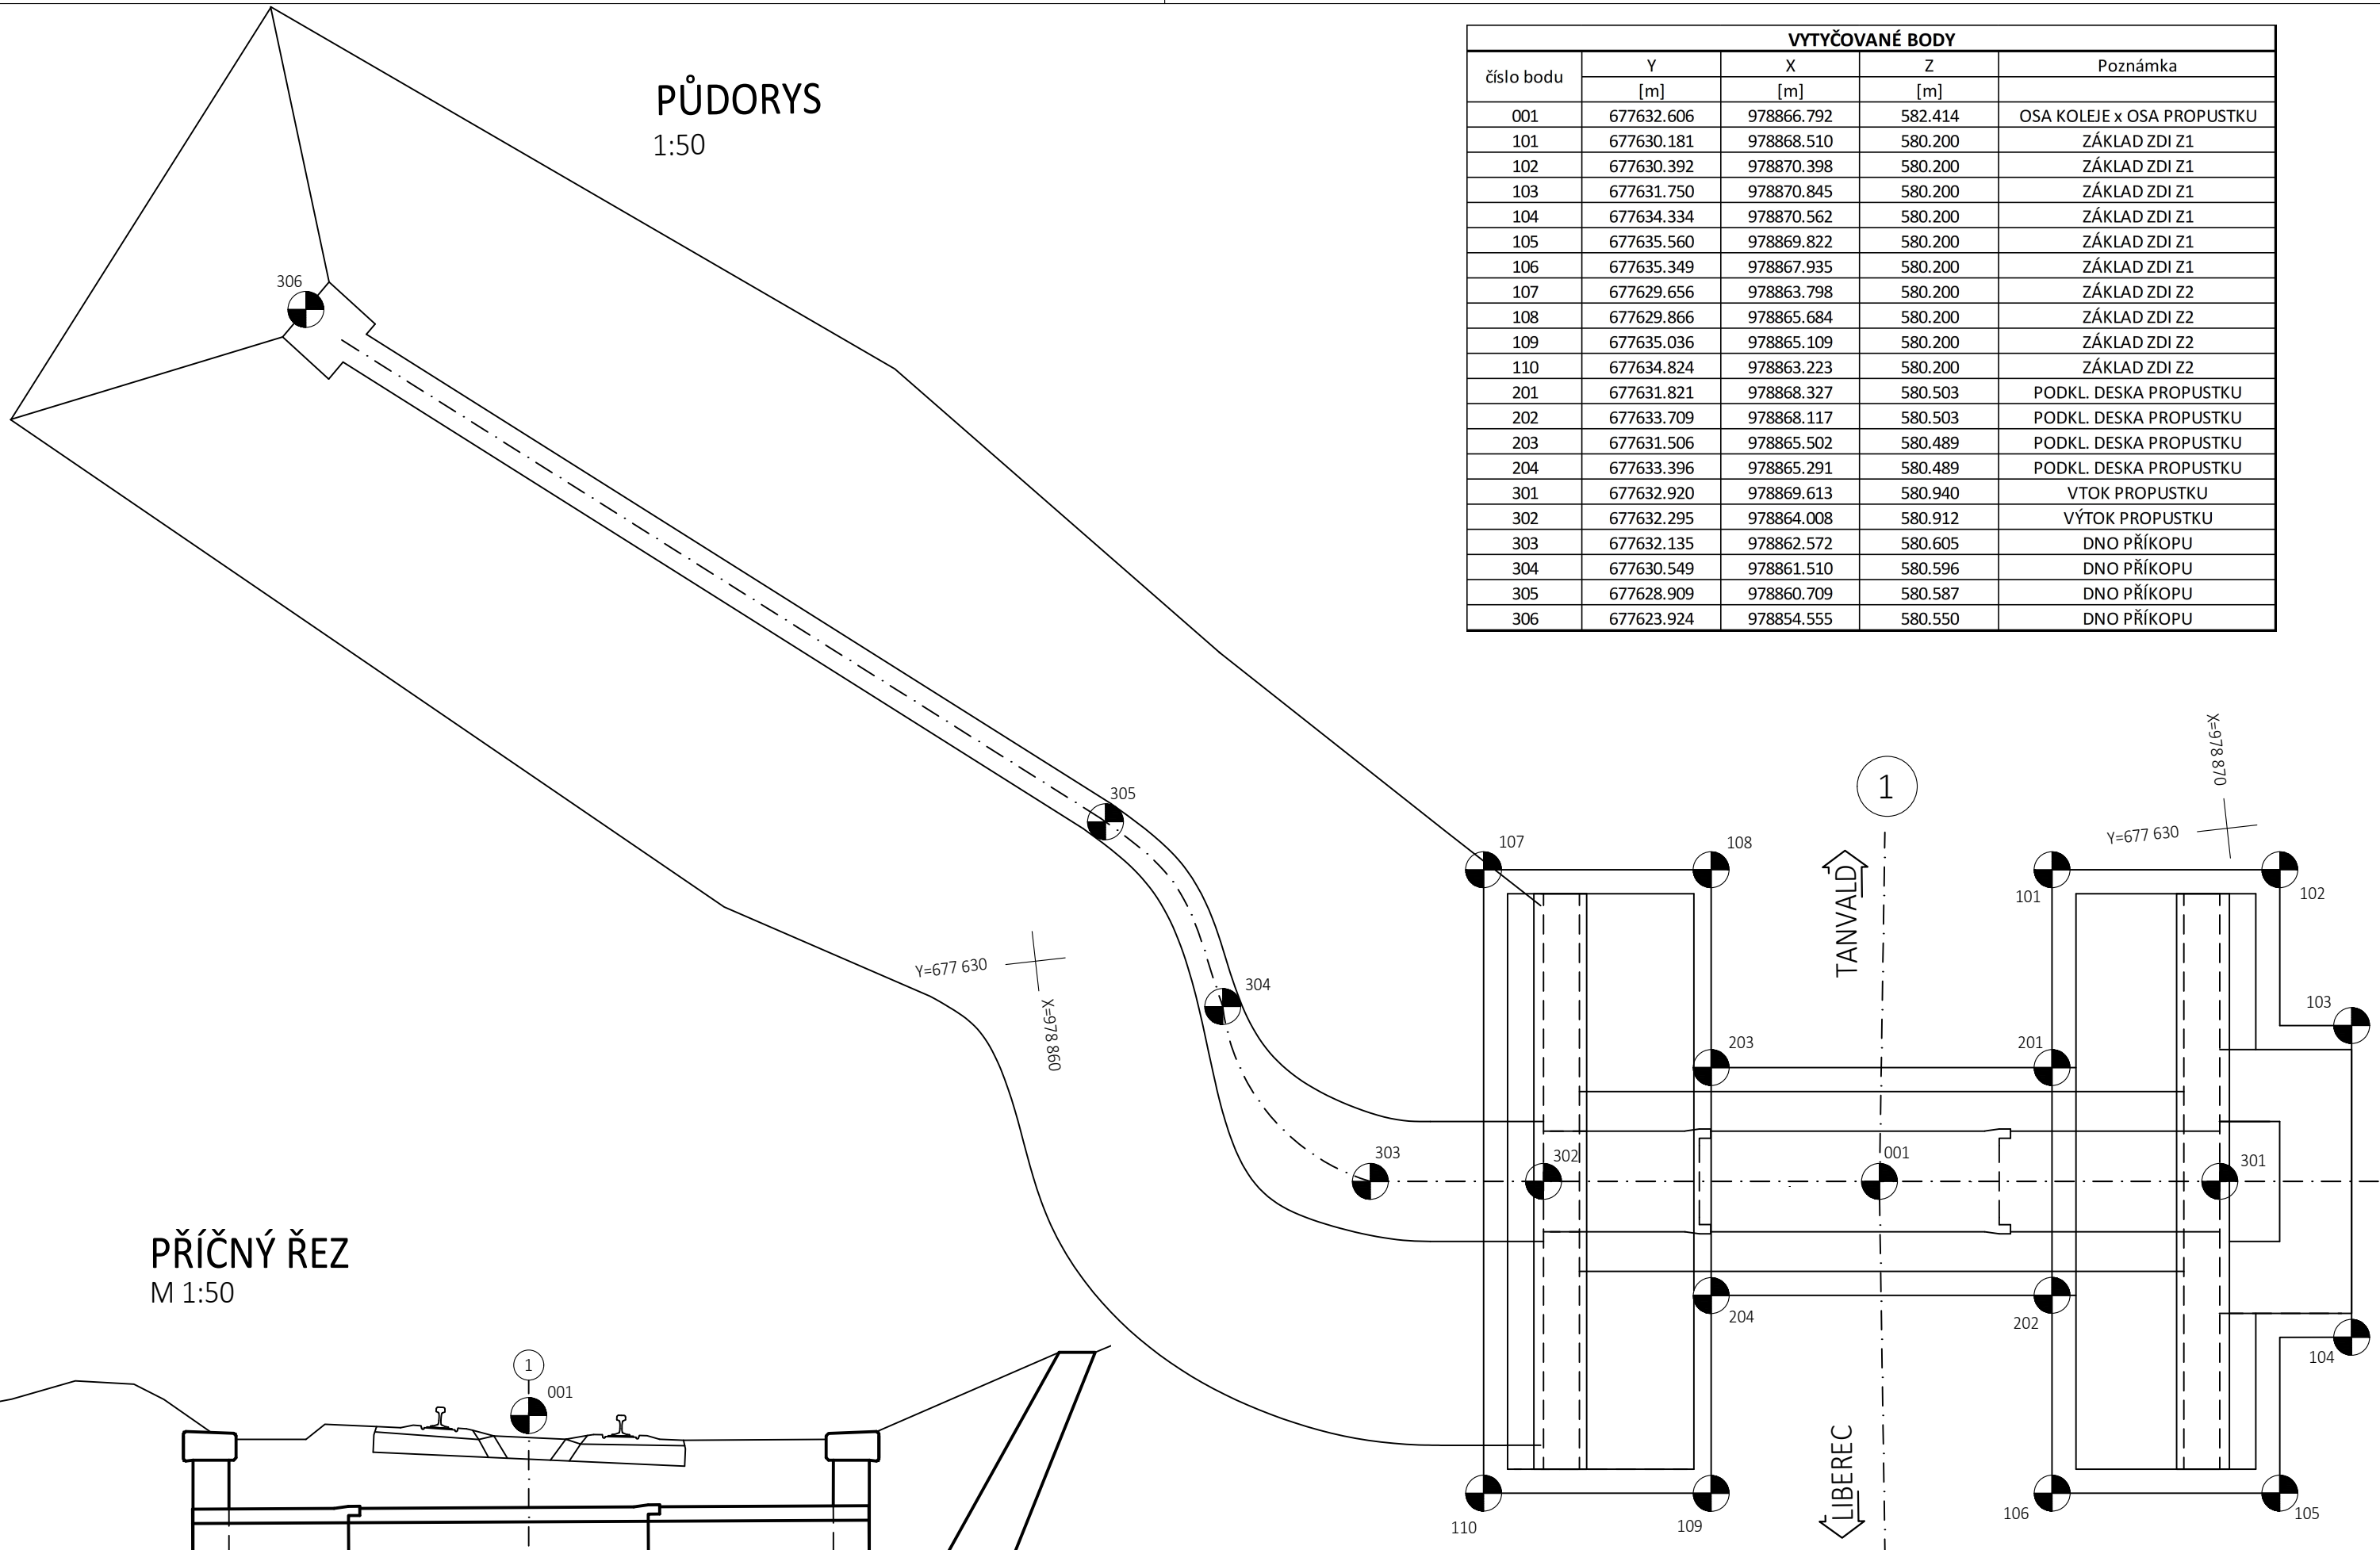

VYTÝČOVANÉ BODY				
číslo bodu	Y [m]	X [m]	Z [m]	Poznámka
001	677632.606	978866.792	582.414	OSA KOLEJE x OSA PROPUSTKU
101	677630.181	978868.510	580.200	ZÁKLAD ZDI Z1
102	677630.392	978870.398	580.200	ZÁKLAD ZDI Z1
103	677631.750	978870.845	580.200	ZÁKLAD ZDI Z1
104	677634.334	978870.562	580.200	ZÁKLAD ZDI Z1
105	677635.560	978869.822	580.200	ZÁKLAD ZDI Z1
106	677635.349	978867.935	580.200	ZÁKLAD ZDI Z1
107	677629.656	978863.798	580.200	ZÁKLAD ZDI Z2
108	677629.866	978865.684	580.200	ZÁKLAD ZDI Z2
109	677635.036	978865.109	580.200	ZÁKLAD ZDI Z2
110	677634.824	978863.223	580.200	ZÁKLAD ZDI Z2
201	677631.821	978868.327	580.503	PODKL. DESKA PROPUSTKU
202	677633.709	978868.117	580.503	PODKL. DESKA PROPUSTKU
203	677631.506	978865.502	580.489	PODKL. DESKA PROPUSTKU
204	677633.396	978865.291	580.489	PODKL. DESKA PROPUSTKU
301	677632.920	978869.613	580.940	VÝTOK PROPUSTKU
302	677632.295	978864.008	580.912	VÝTOK PROPUSTKU
303	677632.135	978862.572	580.605	DNO PŘÍKOPU
304	677630.549	978861.510	580.596	DNO PŘÍKOPU
305	677628.909	978860.709	580.587	DNO PŘÍKOPU
306	677623.924	978854.555	580.550	DNO PŘÍKOPU

PŘÍČNÝ ŘEZ

M 1:50

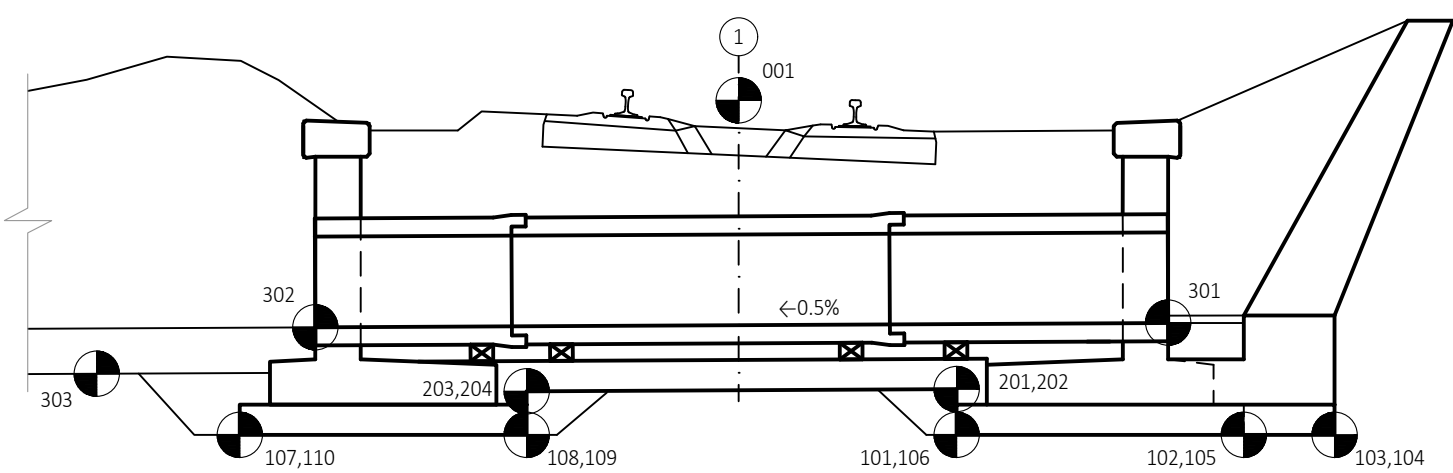

POZNÁMKY:

- SOUŘADNICOVÝ SYSTÉM S-JTSK
- VÝŠKOVÝ SYSTÉM Bpv
- PRO VYTÝČENÍ BUDE POUŽITÁ PLATNÁ A OVĚŘENÁ VYTÝČOVACÍ SÍŤ STAVBY
- PŘESNOST VYTÝČENÍ DLE ČSN 730420-1 A 730420-2




EVROPSKÁ UNIE  
Evropské strukturální a investiční fondy  
Operační program Doprava

Ministerstvo dopravy  
Státní fond dopravní  
infrastruktury



Jiná ověření: Paré:

Orientační schéma: Razítko oprávněné osoby:

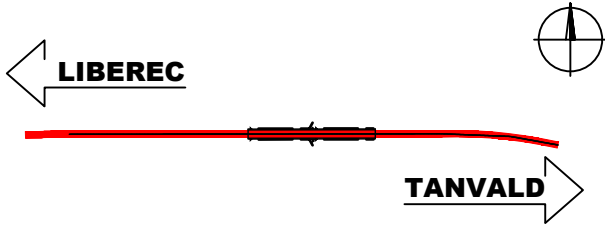

Podpis: Datum:

Revize:	Datum:	Popis:	Kontroloval:
000	27.10.2023	Definitivní odevzdání dokumentace	Ing. Vladimír Prajzler

Stavebník/Investor:	Správa železnic, státní organizace	
Adresa:	Dlážděná 1003/7, 110 00 Praha 1	
Zástupce investora:	Ing. Jiří Záruba	
Adresa:	Ke Štvanici 656/3, 186 00 Praha 8 - Karlín	

Zhotovitel díla:	Sdružení "SAGAMB Liberec - Tanvald"	
Adresa:	Novodvorská 1010/14, 142 00, Praha 4 - Lhotka	
Kontakt:	T: +420 261 344 100 E: info@sagasta.cz	

Zhotovitel části/objektu:	SAGASTA s.r.o.	
Adresa:	Novodvorská 1010/14, 142 00, Praha 4 - Lhotka	
Kontakt:	T: +420 261 344 100 E: info@sagasta.cz	

Hlavní projektant (HIP):	Ing. Libor Mařík	Specialista:	Ing. Michal Hacapierka
--------------------------	------------------	--------------	------------------------

Název stavby/akce:	REKONSTRUKCE DOLNOLUČANSKÉHO TUNELU V TRATI LIBEREC - HARRACHOV	Označení investora: S631600409	
		Zakázka: 120 142	
Název části:	INŽENÝRSKÉ OBJEKTY - PROPUSTKY	Označení části: D.2.1.4	
Název objektu/díleční části:	PROPUSTEK V EV. KM 18,001	Označení objektu/komplexu: SO 11-21-02	
Název přílohy:	VYTÝČOVACÍ VÝKRES	Číslo přílohy (typ/pořadí): 2.008	
Název díleční části přílohy:			
Odpovědný projektant:	Zpracovatel přílohy: Ing. Libor Mařík	Měřítko: 1:50 Formáty: 3 x A4	Stupeň dokumentace: PDPS
Kraj:	Katastrální území: Lučany nad Nisou [688258]	TUDU: 167114	Smluvní datum zpracování: 10/2023
S-kód: Stupeň dokumentace: Část: Objekt: Podobjekt: Příloha: Revize:			
5 5 1 3 5 2 0 0 3 3 P D P S D 2 1 4 X S O 1 1 2 1 0 2 X X 2 0 0 8 O 0 0			